
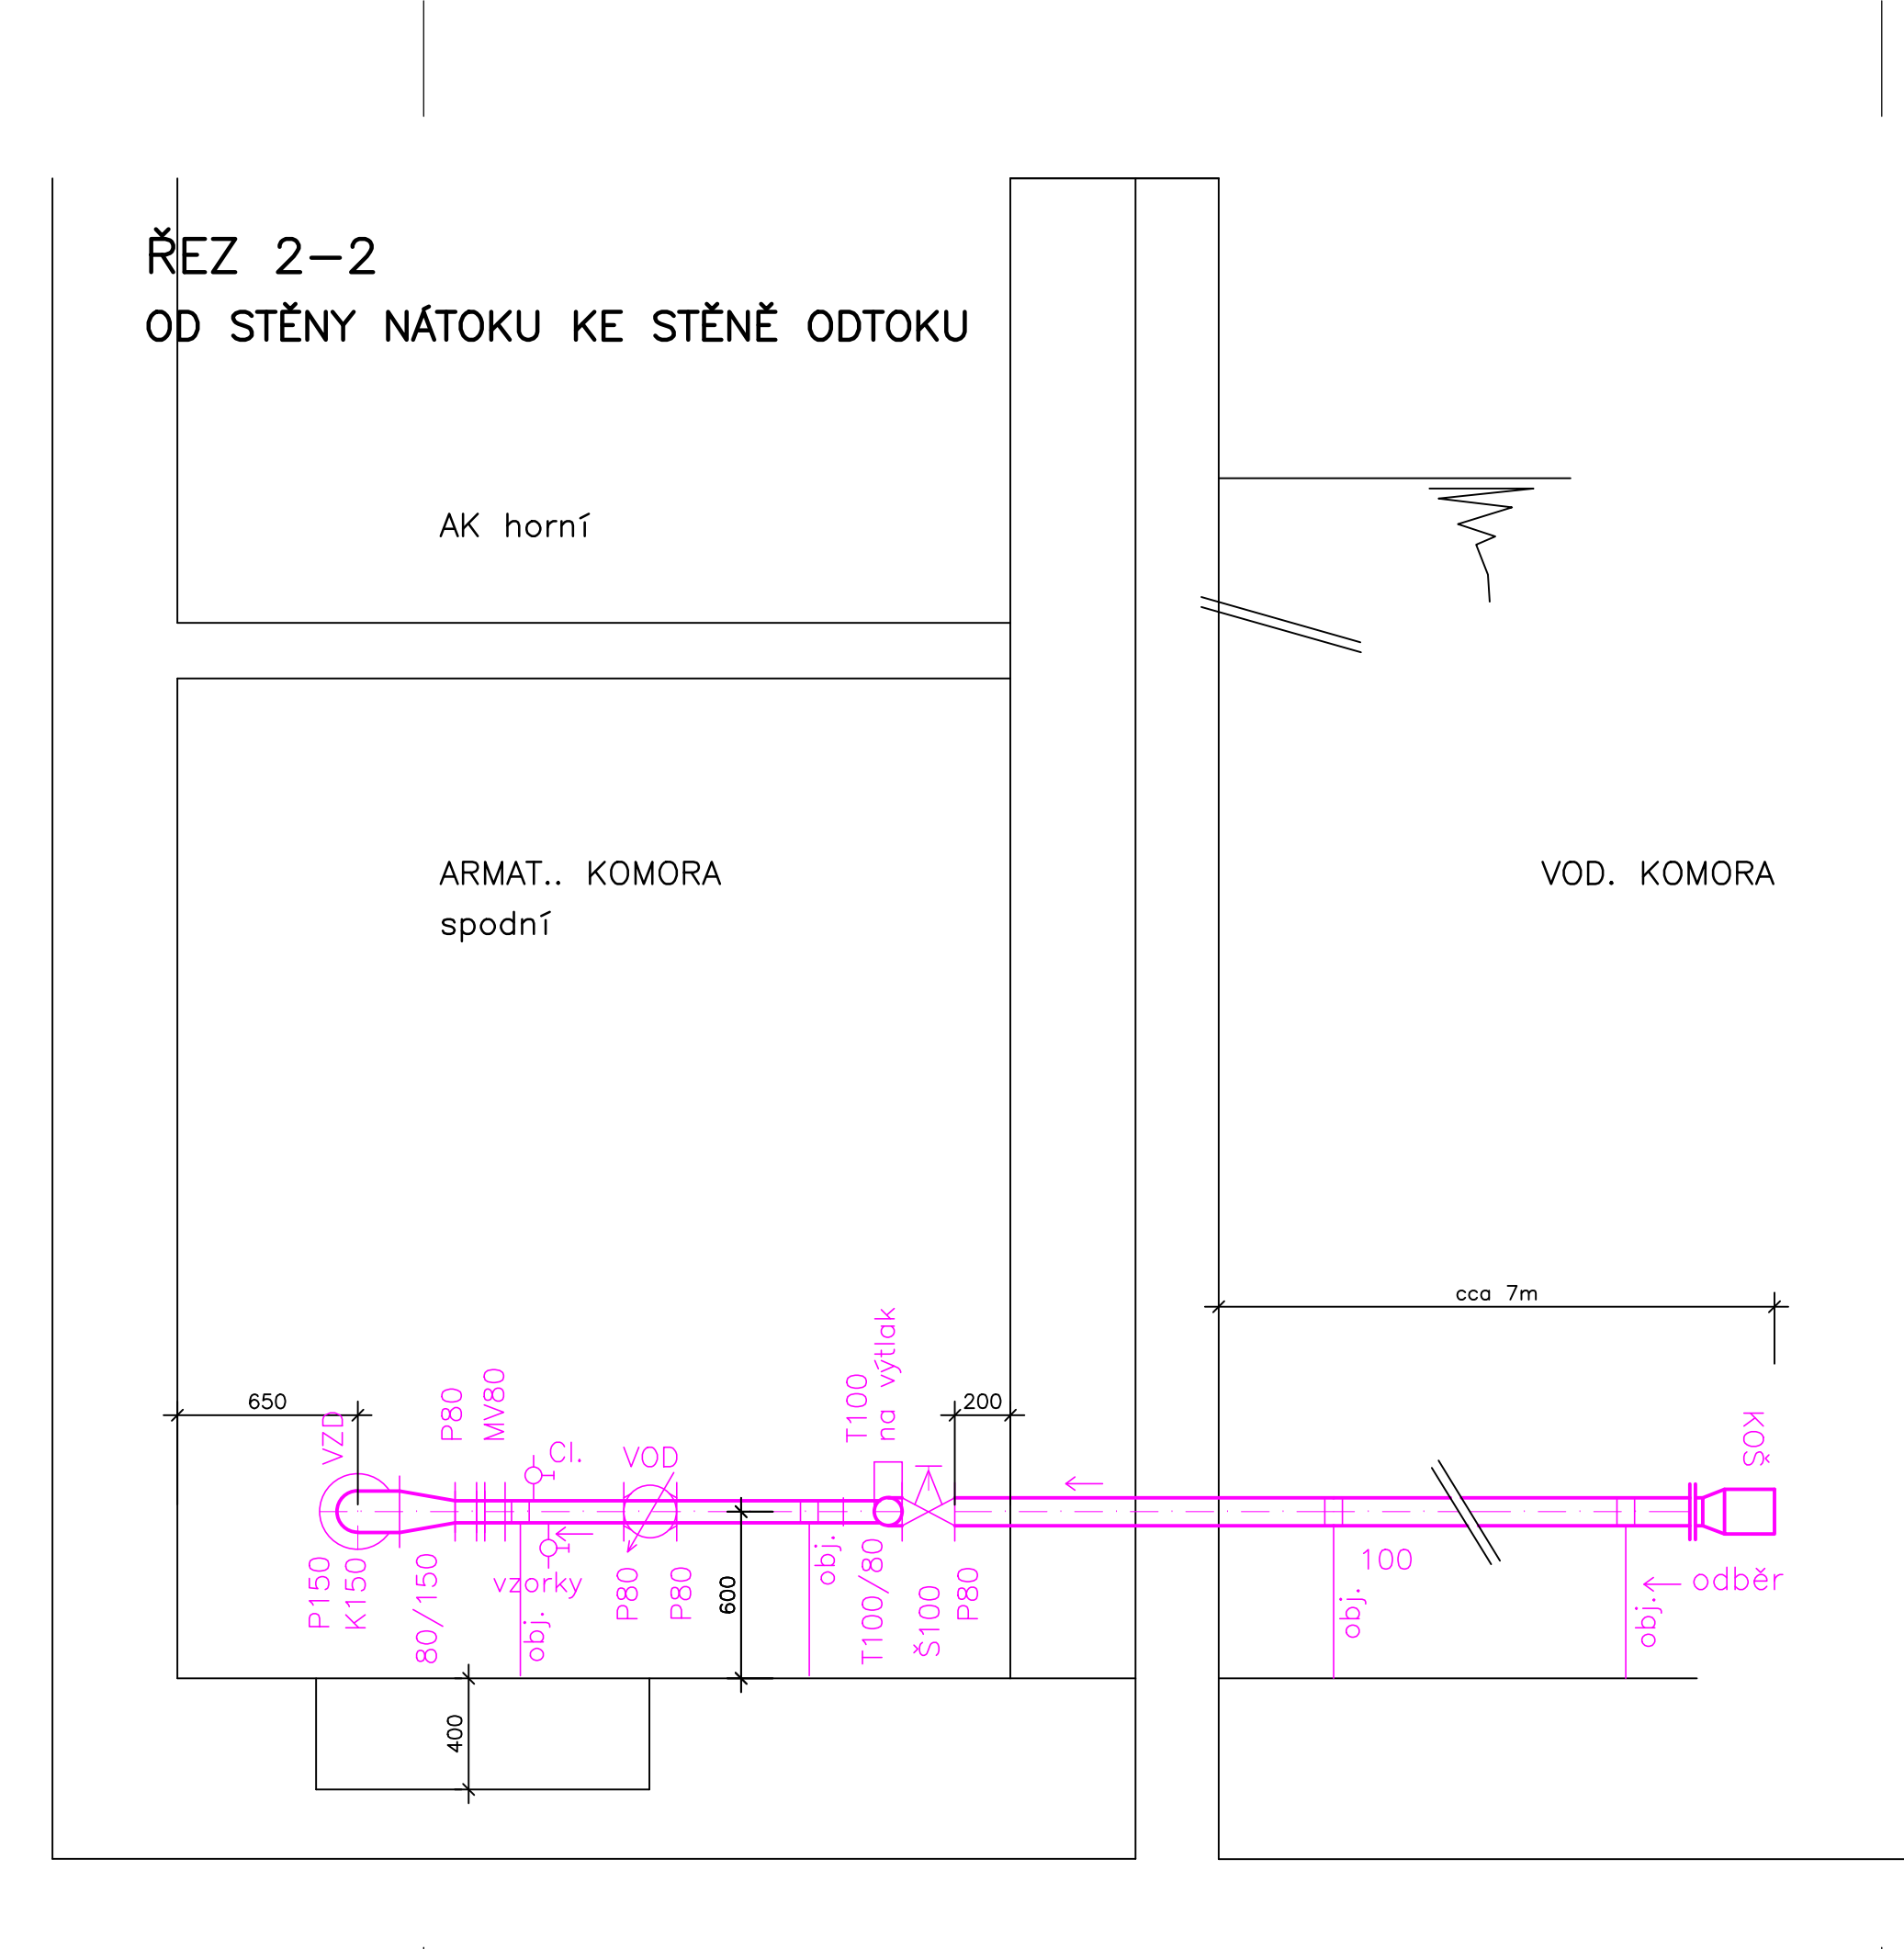


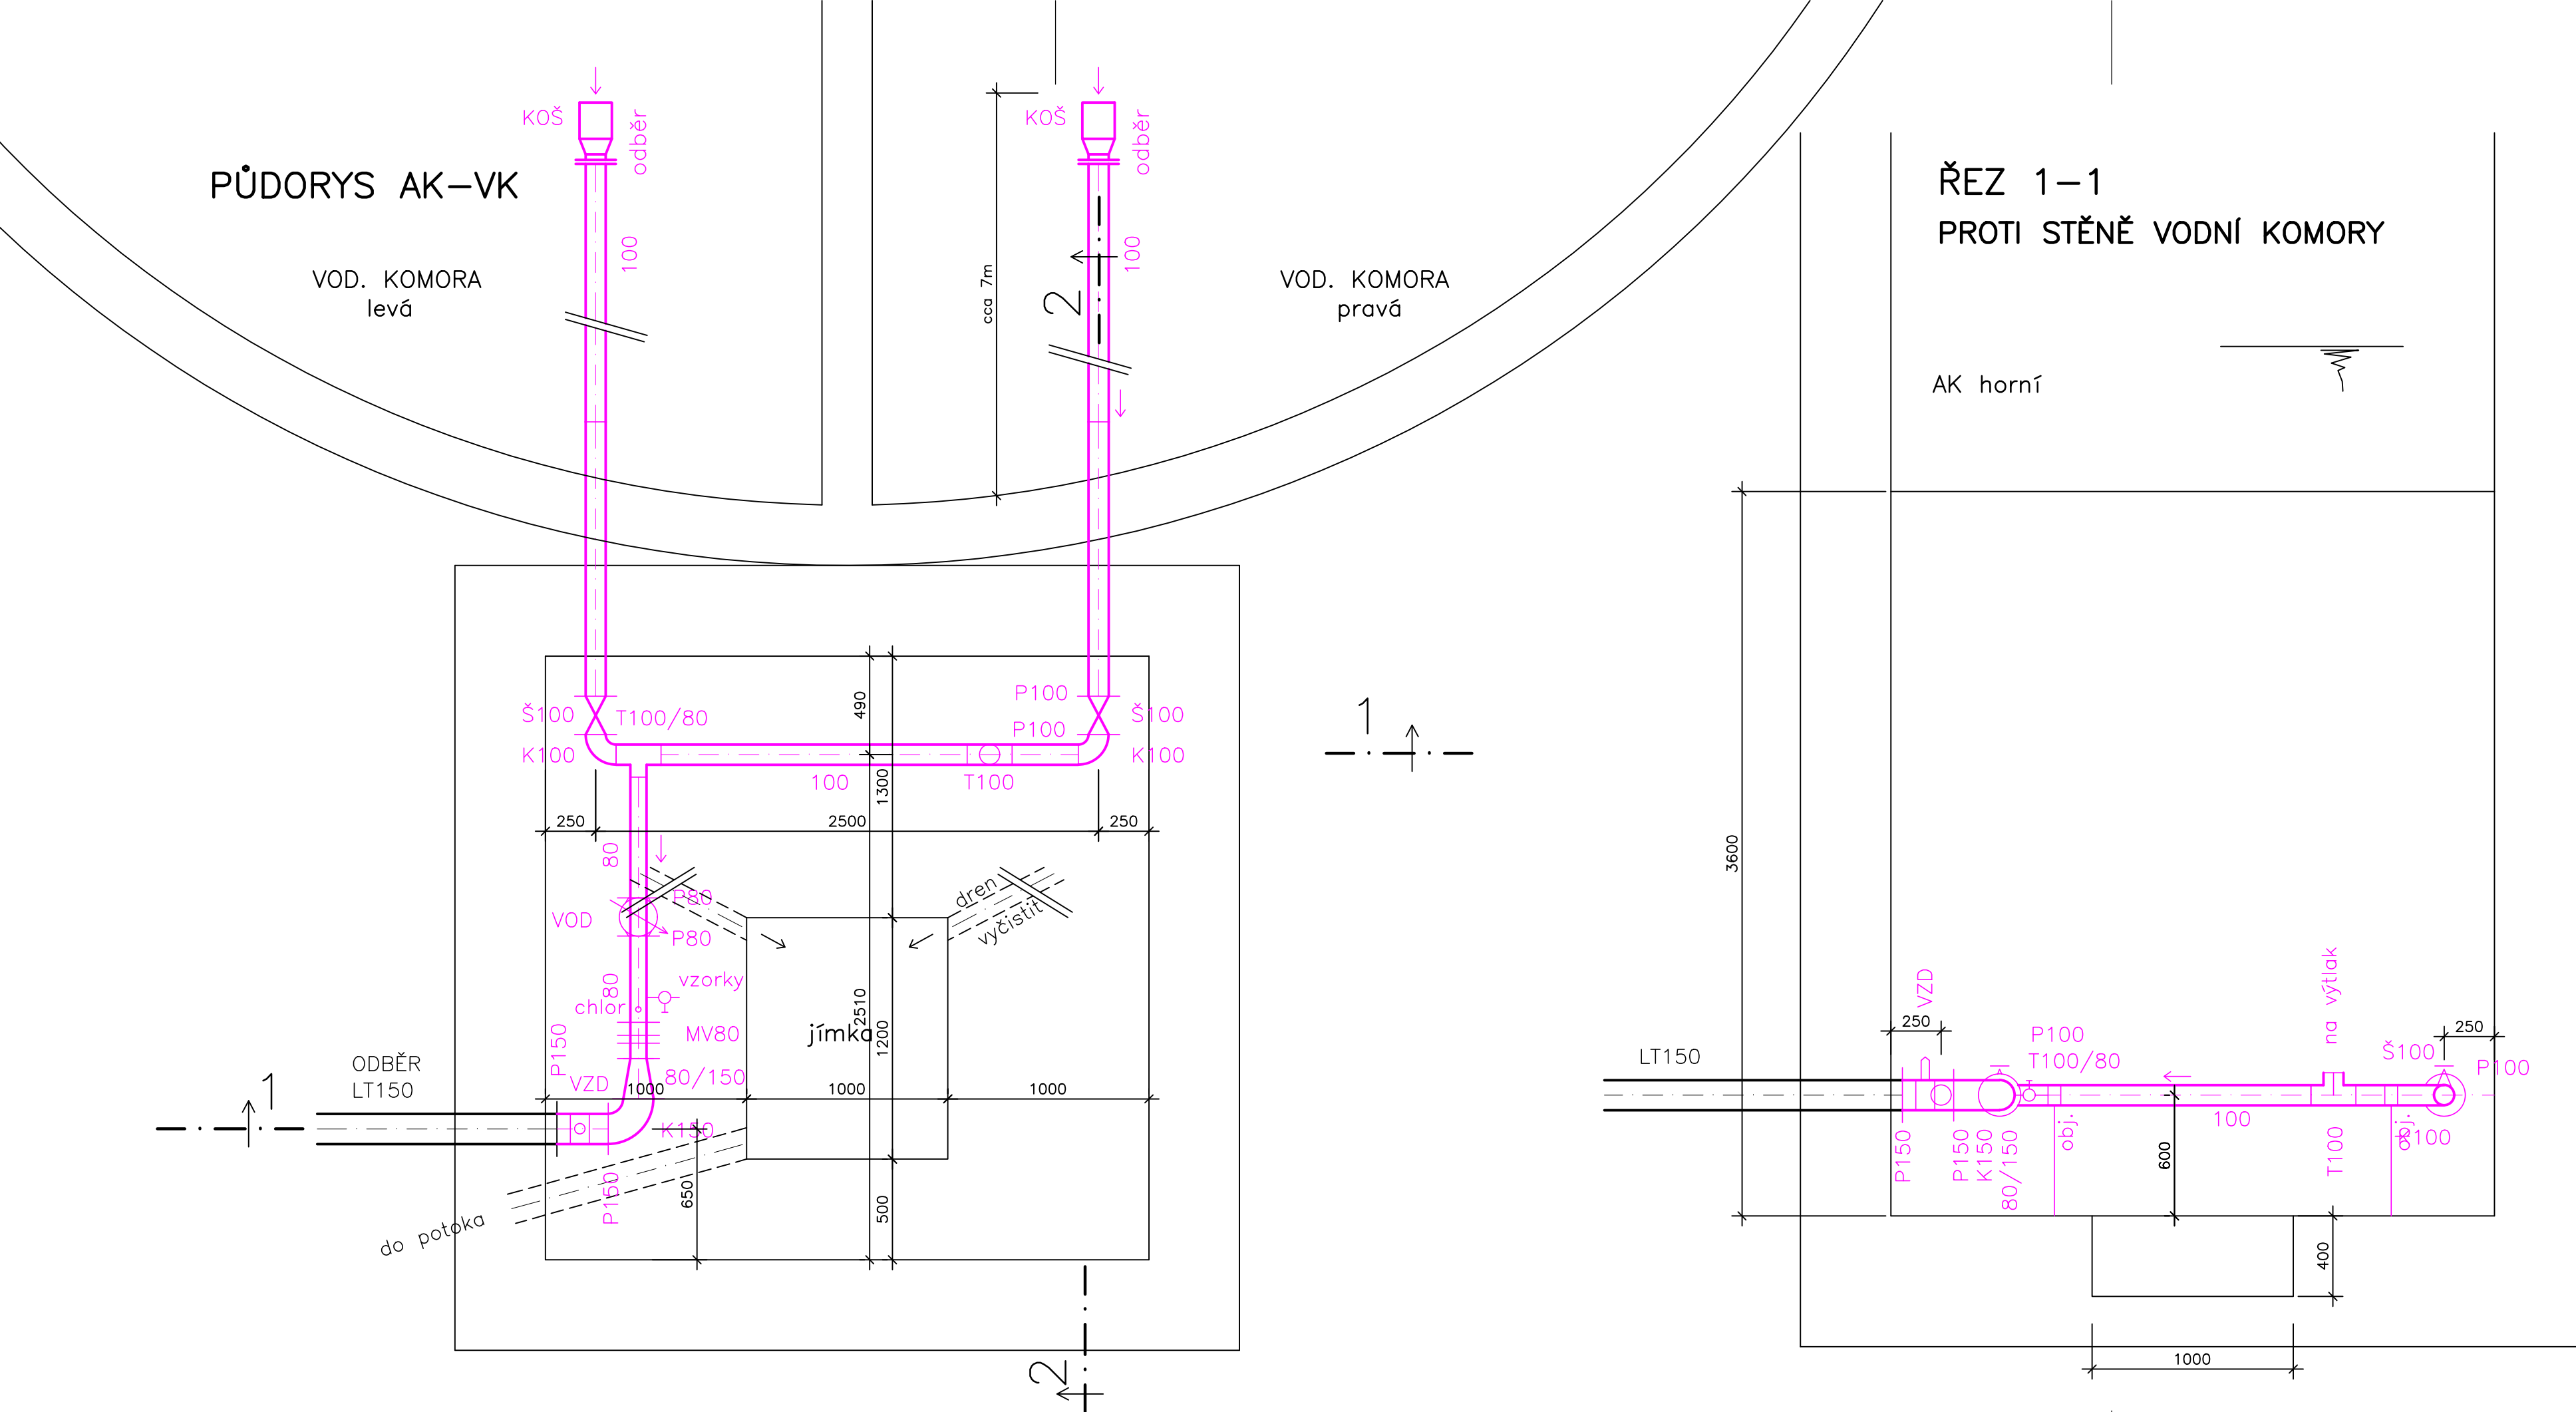

LEGENDA POTRUBÍ						NOVÁ POTRUBÍ BUDOU UMÍSTĚNA DO POLOH PŮVODNÍCH PROSTUPŮ					
ODBĚRNÉ POTRUBÍ–NEREZ DN100											
Investor město Rtyně v Podkrk.						VODOHOSPODÁŘSKÁ projektční, inženýrská a konzultační KANCELAŘ TRUTNOV					
Rtyně v Podkrk.				Kraj Královéhradecký							
Č. zak. 2023.8		Stupeň DVZ		Vypracoval Ing. Novotný		Projektant Ing. Novotný		Datum 06.2023		Měřítko 1:25	
Akce MĚSTO RTYNĚ V PODKRKONOŠÍ REKONSTRUKCE VODOJEMU BRODKA										Č. přílohy D4	
Příloha ODBĚRNÉ POTRUBÍ–PŮDORYS, ŘEZY											