



SVĚTELNÉ VÝVODY

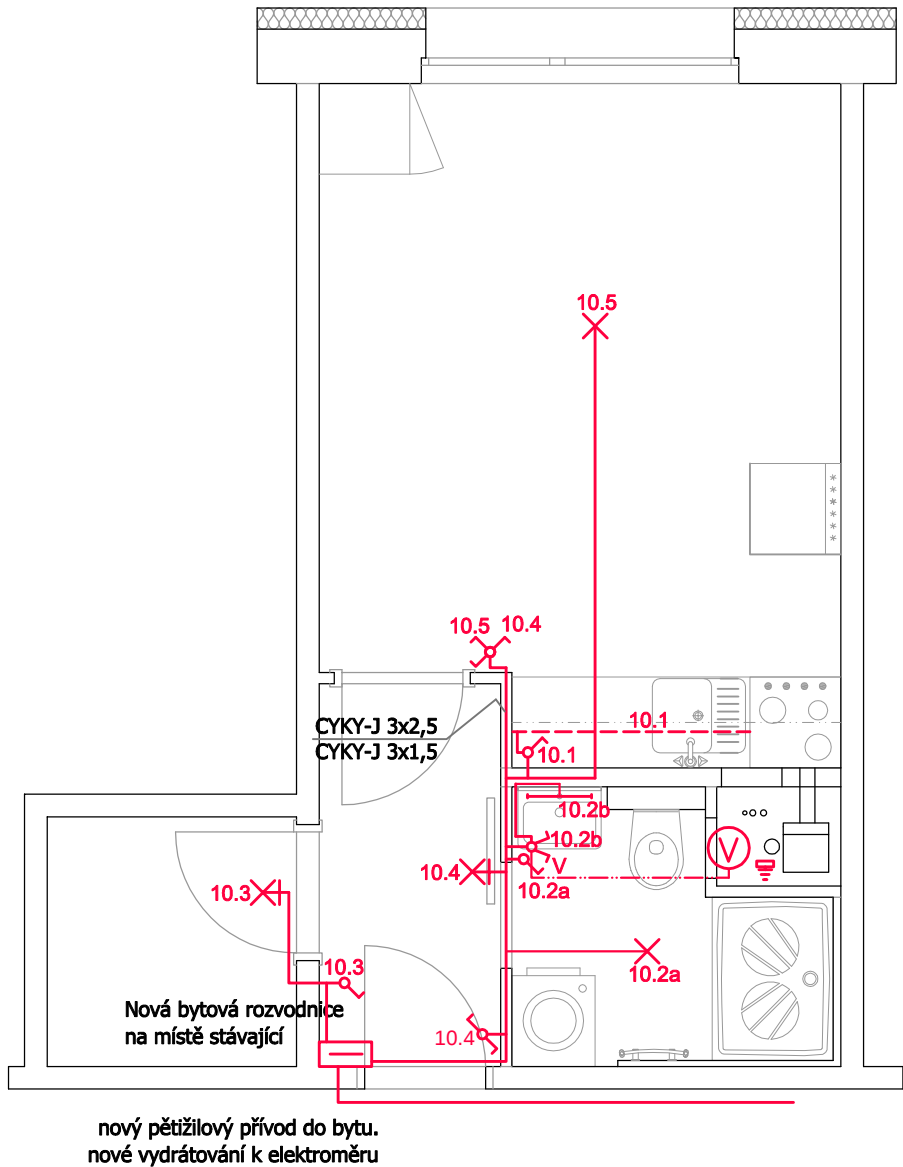

ZÁSUVKOVÉ VÝVODY  
SLABOPROUD

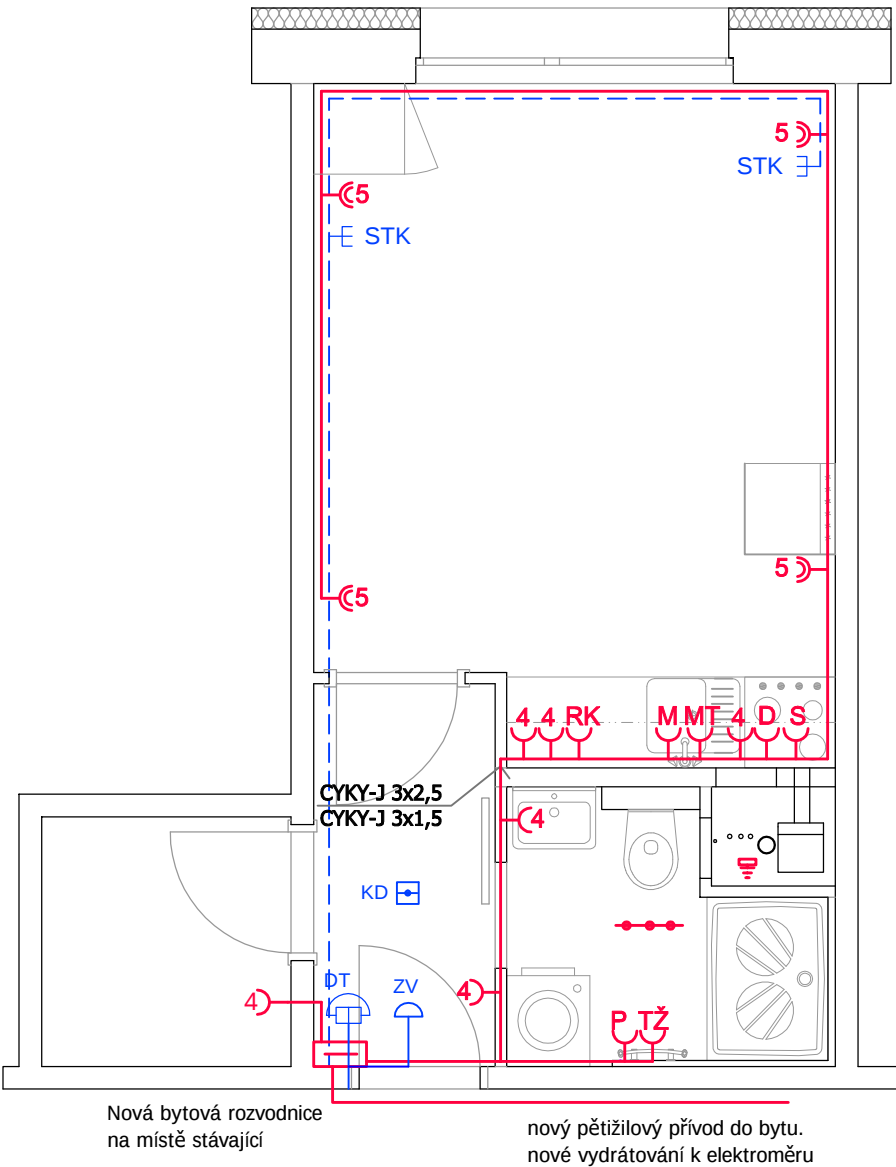

LEGENDA

- Dvojitá zásuvka pod omítku, 230V, 16A, x - číslo vývodu
- Jednoduchá zásuvka pod omítku, 230V, 16A, x - číslo vývodu
- Jednoduchá zásuvka pod omítku, 230V, 16A, pro pračku, výška 900 mm
- Jednoduchá zásuvka pod omítku, 230V, 16A, pro myčku, výška 600 mm (rezerva)
- Jednoduchá zásuvka pod omítku, 230V, 16A, pro mikrovlnnou troubu, výška 1950 mm
- Jednoduchá zásuvka pod omítku, 230V, 16A, pro digestoř, výška 1950 mm
- Jednoduchá zásuvka pod omítku, 230V, 16A, pro rychlovarnou konvici, výška 1200 mm
- Jednoduchá zásuvka pod omítku, 230V, 16A, pro topný žebřík, výška 900 mm
- Jednoduchá zásuvka pod omítku, 230V, 16A pro el. sporák
- Doplňující pospojování (baterie, kovové potrubí, vana nebo sprcha, trouba), vodič CYA 4
- Kabel pro napájení ventilátoru CYKY 5x1,5 - rezerva pro případnou instalaci ventilátoru s integrovaným doběhem nebo s více stupni otáček
- Krabice na omítku pro ukončení rezervních vývodů min. 100x100x40, např. KSK 100
- Jednopolový vypínač, řaz.1
- Seriový vypínač, řaz.5
- Schodišťový přepínač, řaz. 6
- Sériový vypínač, řaz. 7
- Vratný spínač (tlačítko) pro spínání ventilátoru, doběhové relé DT4 pod spínačem v koupelně a v kuchyni
- LED pásek integrovaný po celé délce kuchyňské linky
- LED svítidlo stropní/nástěnné, 1800 lm, 2x10W, opálový difuzor, 3000K, Ra>80
- Ekvipotenciální svorkovnice doplňujícího pospojování EPS1
- LED svítidlo nástěnné nad zrcadlo, difuzor, přímé osvětlení, min. 1600lm, 12W, 3000K, Ra>80
- Nástěnný ventilátor 230V, bez doběhu, dodávka profese VZT
- Autonomní kouřový detektor - bateriový
- Nový domácí telefon
- Nový zvonek
- Nová datová zásuvka - 1xRJ45 - 1x TV

POZNÁMKA

- veškeré pracovní postupy budou provedeny dle technologických předpisů daného výrobce proškolenou firmou
- při nejasnostech ohledně postupu stavebních prací je nutné přizvat odpovědného projektanta
- zhotovitel stavby zodpovídá za dodržování BOZP, PO a ostatních právních předpisů a norem ČSN při provádění díla např. (zákon č.350/2012 Sb. - Stavební zákon, vyhláška č.268/2009 Sb. o technických požadavcích na stavby.
- veškeré rozměry je zhotovitel povinen ověřit přímo na stavbě před zahájením prací.

POZNÁMKA

Svorkovnice doplňujícího pospojování bude umístěna v instalační šachtě a bude k vodiči PEN v bytové rozvodnici připojena vodičem CY6  
Nová kabeláž bude vedena z rozvaděče v nové liště Elegant do podlahy, případně bude vedena v rohové liště pod stropem, a dále v novém zdivu v drážce nebo podhledu  
Vypínač nad pracovní plochou bude spínat napájecí zdroj LED pásku. Pásek i napájecí zdroj jsou součástí dodávky kuchyňské linky  
Svítidlo nad zrcadlem v koupelně bude umístěno ve výšce min. 1,8m. Svítidlo bude mít vnější části vyrobené z trvanlivého izolantu a světelný zdroj bude kryt ochranným sklem  
Svítidlo na stropě v koupelně bude mít spodní kryt výše než 2,25m. Vypínače a zásuvka v koupelně budou umístěny ve výšce min. 1,2m (spodní okraj rámečku). Vzhledem k malému prostoru bude spínač ventilace umístěn ve dvojklapce s osvětlením nad zrcadlem a dále od dveří bude zásuvka. Ventilátor a digestoř jsou dodávkou profese VZT.

Vypínače a zásuvky nad pracovní plochou linky budou umístěny v pětirámečku, přičemž vpravo bude umístěn vypínač osvětlení linky a dále v pořadí dle zakreslení v půdorysu. Výška 1,2 m na střed. Je nutné dbát na to, aby tyto přístroje nebyly umístěny v umývacím prostoru dřezu (min. 200 mm od hrany dřezu). Zásuvka pro myčku bude instalována jako rezerva pro případnou instalaci myčky uživatelem bytu.

POZNÁMKA

- Rozvodná soustava NN: 3+PE+N, 400/230V, 50Hz, TN-C-S.
- Ochrana před úrazem el. proudem dle ČSN 33 2000-4-41 ed.2

|                                                 |                                                              |          |                    |
|-------------------------------------------------|--------------------------------------------------------------|----------|--------------------|
| ODPOVĚDNÝ PROJEKTANT:                           | Ing. Radek Vlašín                                            |          |                    |
| PROJEKTANT:                                     | Ing. Radek Vlašín                                            |          |                    |
| STAVEBNÍK:                                      | Statutární město Brno, MČ Brno-Židenice, Gajdošova 7, 615 00 |          |                    |
| MÍSTO STAVBY:                                   | Stará Osada 3982/28, Brno-Židenice 615 00                    |          |                    |
| STAVBA:                                         |                                                              | FORMÁT:  | A3                 |
| OPRAVA BYTOVÉ JEDNOTKY č.10 v BD Stará Osada 28 |                                                              | STUPEŇ:  | DPS                |
| Brno-Židenice, 615 00                           |                                                              | DATUM:   | 08.2021            |
| ARCHITEKTONICKO STAVEBNÍ ŘEŠENÍ                 |                                                              | MĚŘÍTKO: | 1:50               |
| VÝKRES:                                         | ELEKTROINSTALACE - zásuvky a světla, SLP                     | PARÉ     | Č. VÝKRESU D1-1.10 |