


Kanalizace Stříbrná Skalice - III. etapa

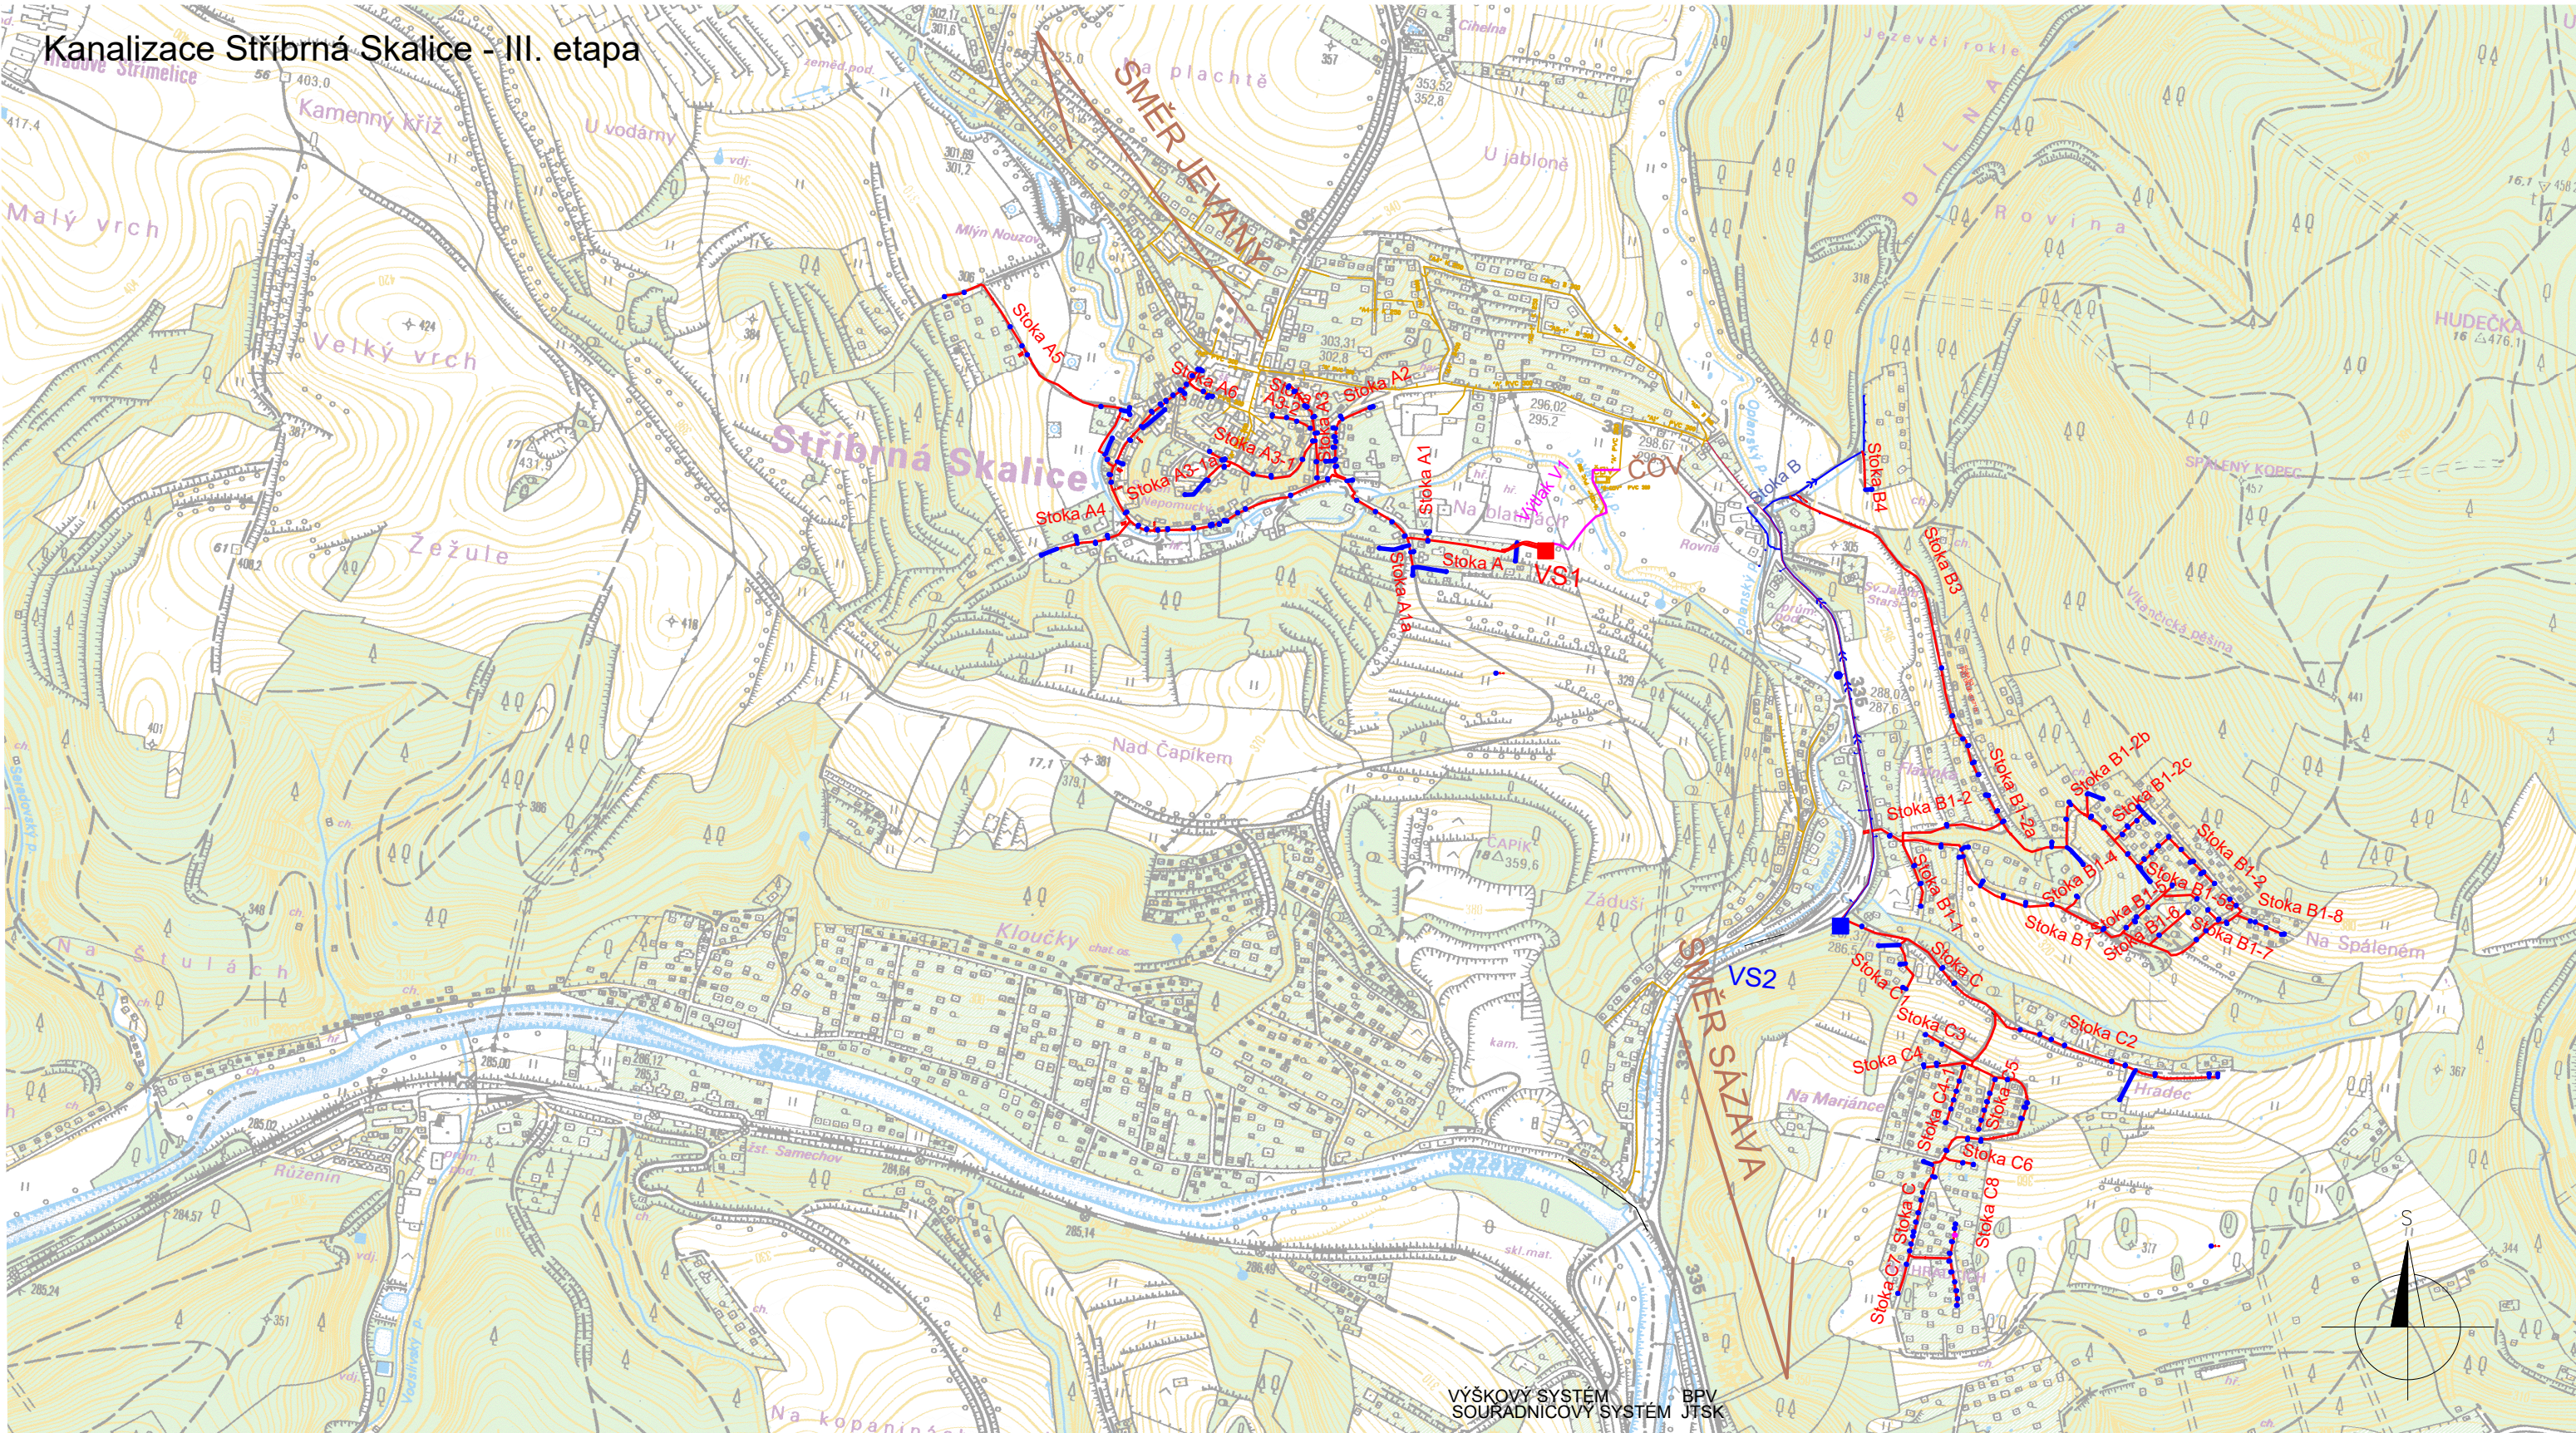

- Stavební objekty:**
SO 1.01 – Podtlaková stanice VS1
SO 1.03 – Podtlaková stanice VS1 – rozvody elektro a hromosvod
- Inženýrské objekty**
IO 1.01 – Stoková síť podtlakové kanalizace
IO 1.05 – Výtlak V1
IO 1.06 – Podtlaková stanice VS1 – přípojka nn(elektro)
- Provozní soubory:**
PS 1.01 – Podtlaková stanice VS1 - technologie

LEGENDA:

NÁVRH

STÁVAJÍCÍ

KANALIZACE PODTLAKOVÁ

PODTLAKOVÉ PŘÍPOJKY

KANALIZACE VÝTLAK

GRAVITAČNÍ KANALIZACE

PODTLAKOVÁ STANICE

Kreslil ING.MGR. P. DVOŘÁK 	Navrhl ING.MGR. P. DVOŘÁK 	Odp. projektant ING. JAN OHLÁŘ 	Techn. kontrola ING. JAN OHLÁŘ 	 VODOHOSPODÁŘSKÝ ROZVOJ A VÝSTAVBA a.s. Nábřeží 4 150 56 Praha 5
Kraj STŘEDOČESKÝ KRAJ	Obec STŘÍBRNÁ SKALICE	Soubor c1_PREHLEDNA_SITUACE_kanal.dwg		
Investor OBEC STŘÍBRNÁ SKALICE				Formát 2A4
Kanalizace Stříbrná Skalice-III.etapa				Datum 03/2019
C. SITUACE				Stupeň DPS
C.1. SITUAČNÍ VÝKRES ŠIRŠÍCH VZTAHŮ				Zakázka 4025/002
Měřítko M 1:10 000				Č. výkresu C.1