



BIOLOGICKÝ FILTR - PODTLAKOVÁ STANICE VS1

Půdorys:

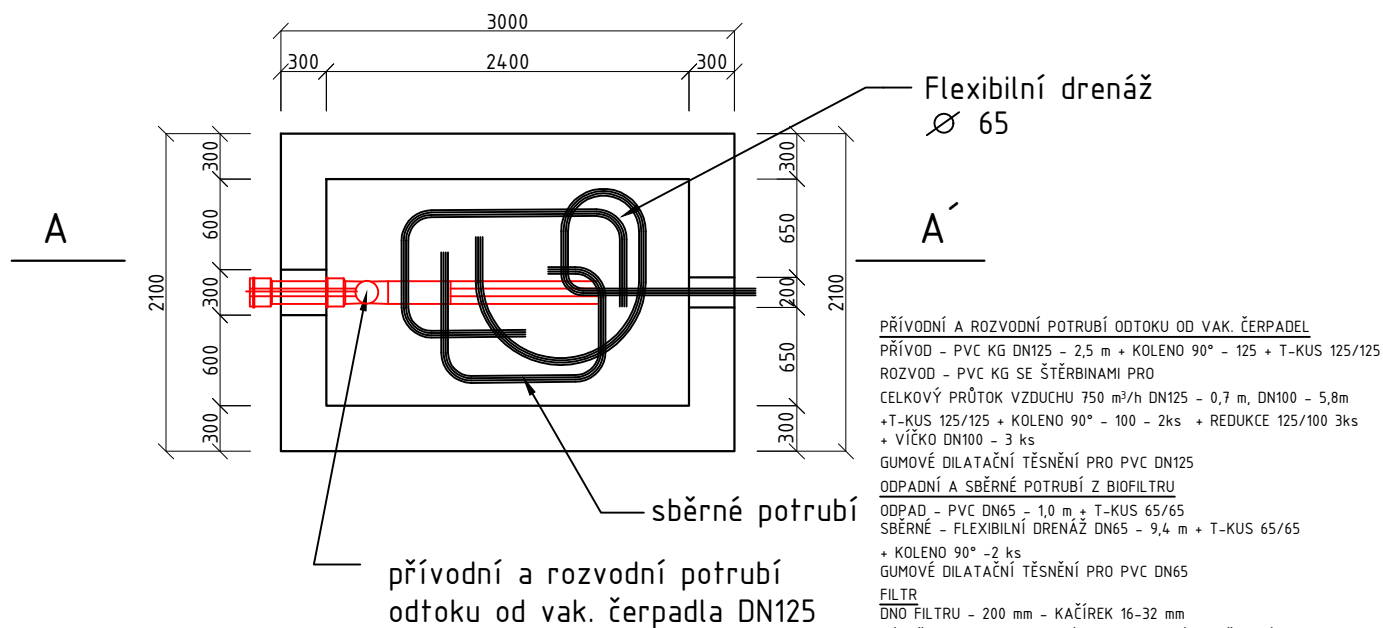

Řez A-A':

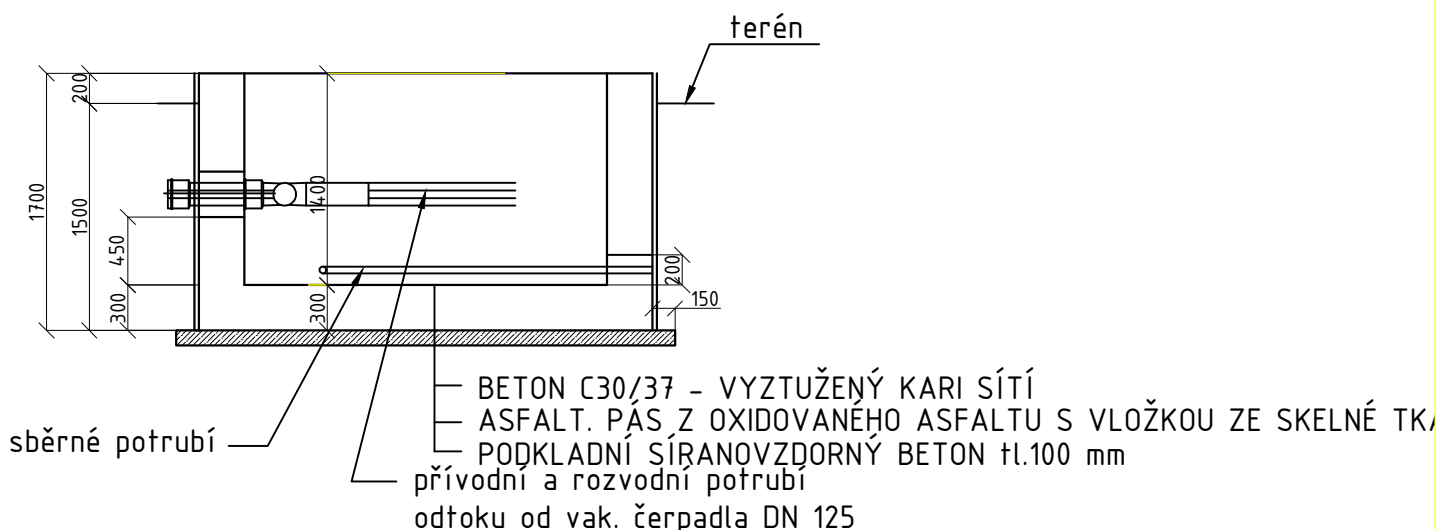

VÝŠKOVÝ SYSTÉM

BPV

SOUŘADNICOVÝ SYSTÉM JTSK

Kreslil ING.MGR. P. DVOŘÁK 	Navrhl ING.MGR. P. DVOŘÁK 	Odp. projektant ING. JAN OHLÁŘ 	Techn. kontrola ING. JAN OHLÁŘ 	 VODOHOSPODÁŘSKÝ ROZVOJ A VÝSTAVBA a.s. Nábřeží 4 150 56 Praha 5	
Kraj STŘEDOČESKÝ KRAJ	Obec STŘÍBRNÁ SKALICE				
Investor OBEC STŘÍBRNÁ SKALICE				Soubor Biologický filtr VS1.dwg	
ODKANALIZOVÁNÍ OBCE STŘÍBRNÁ SKALICE—III.etapa				Formát 1 A4	
				Datum 03/2019	
				Stupeň DPS	
				Zakázka 4025/002	
D.1.2.4. BIOLOGICKÝ FILTR				Měřítko M 1:50	Č. výkresu D.1.2.4.

Tento výkres a jeho přílohy jsou duševním vlastnictvím akciové společnosti Vodohospodářský rozvoj a výstavba, a.s.