





ŘEZ BB

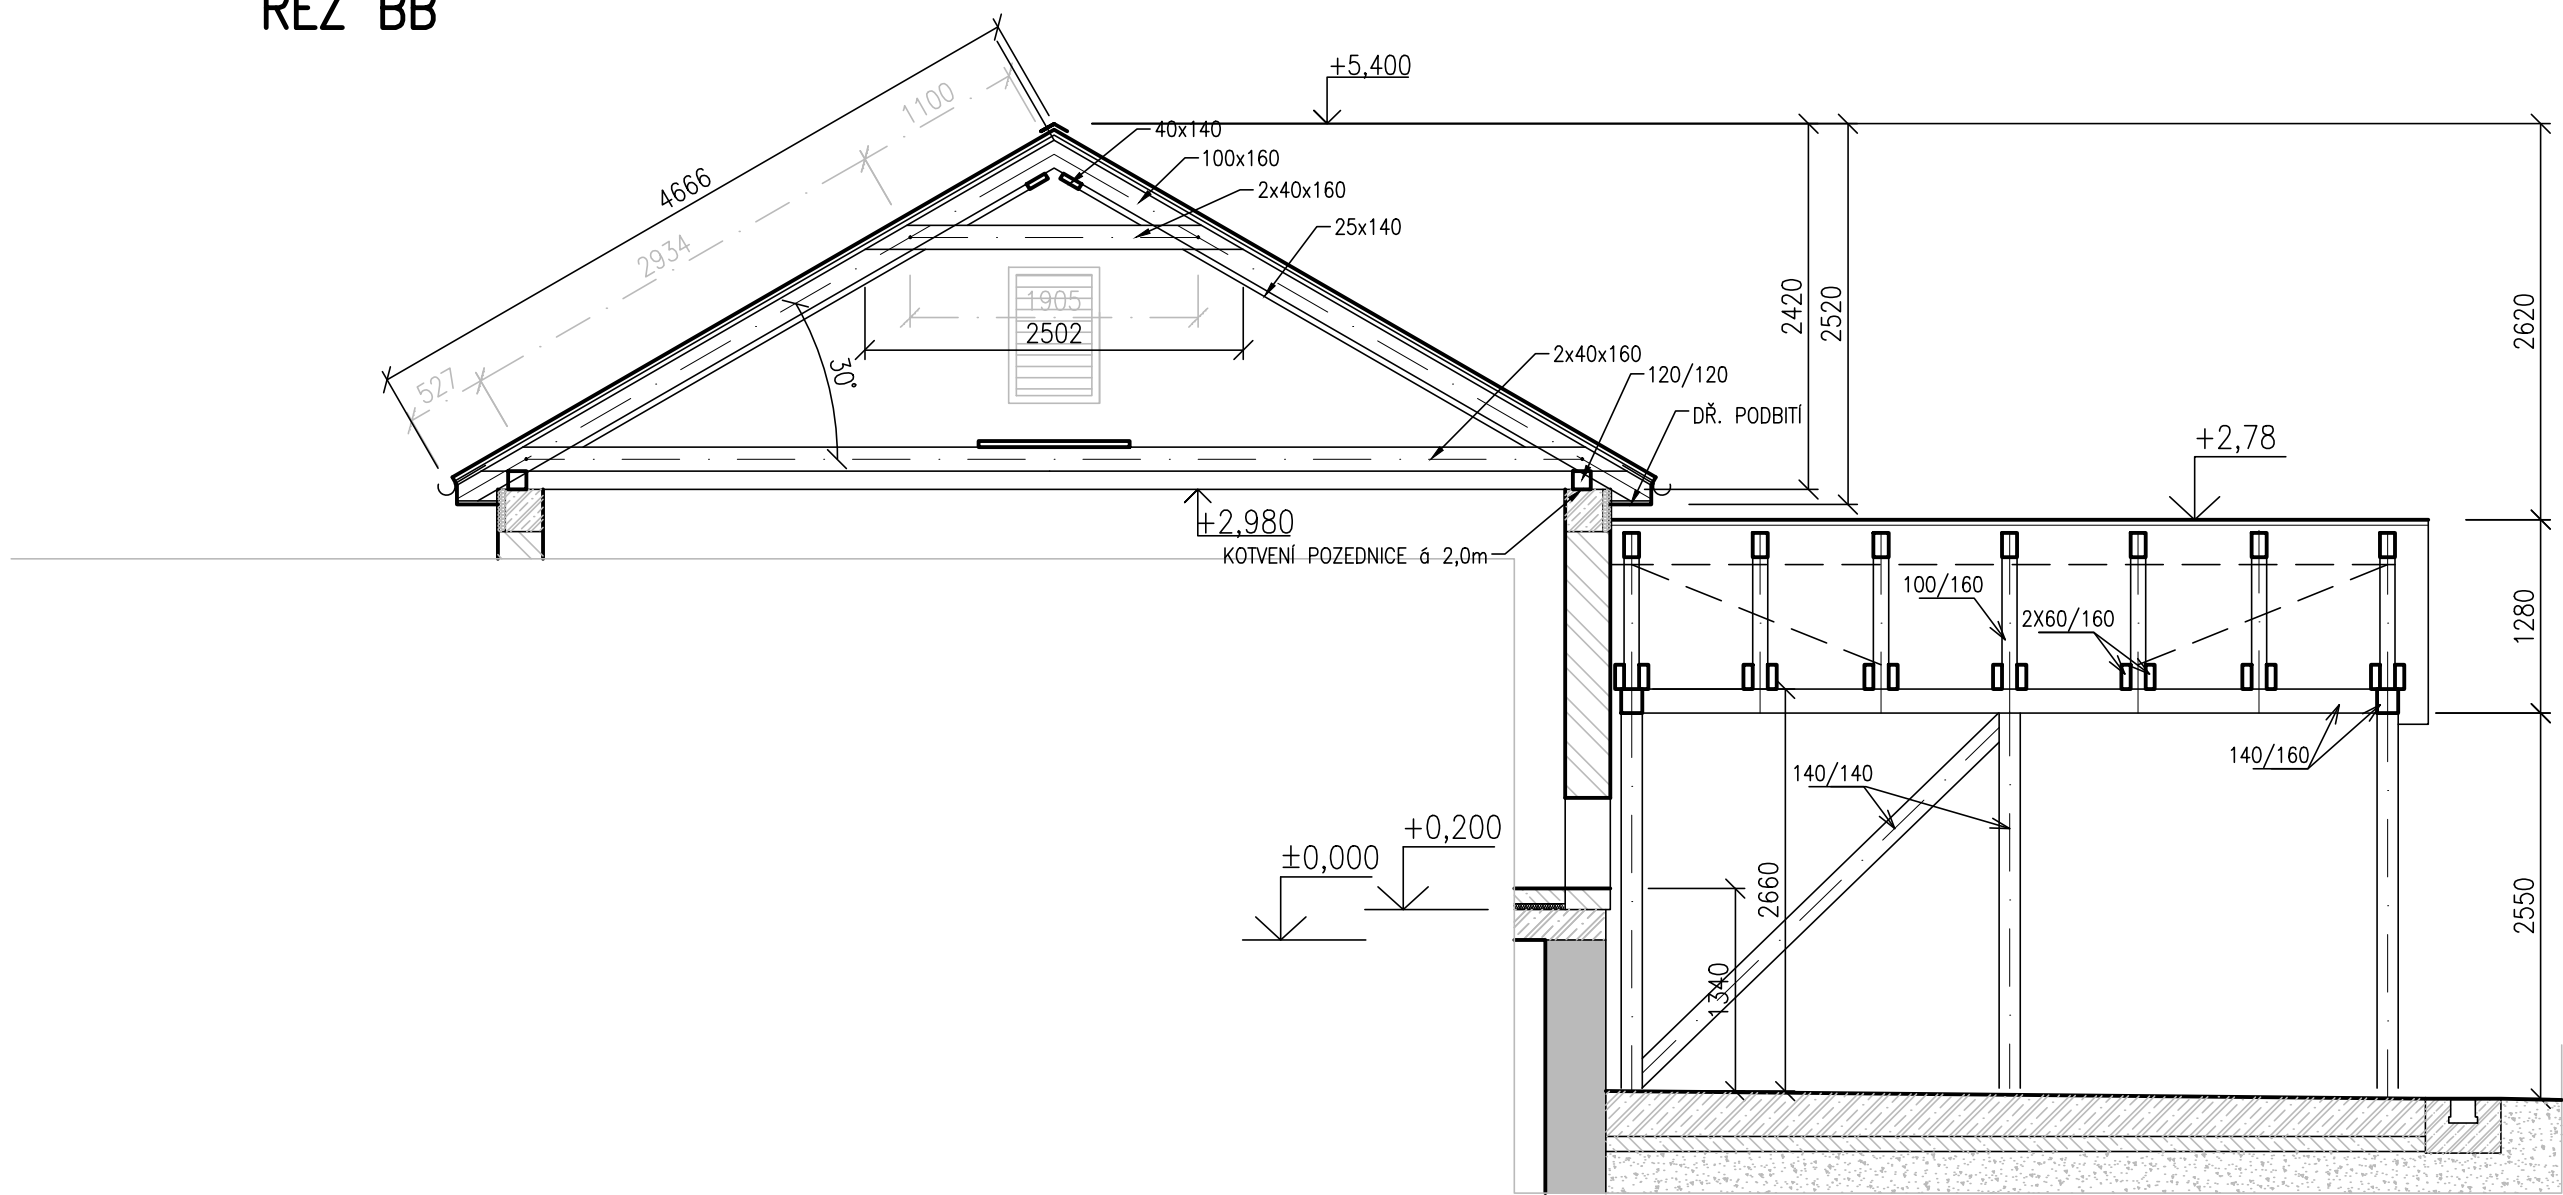

PŮDORYS

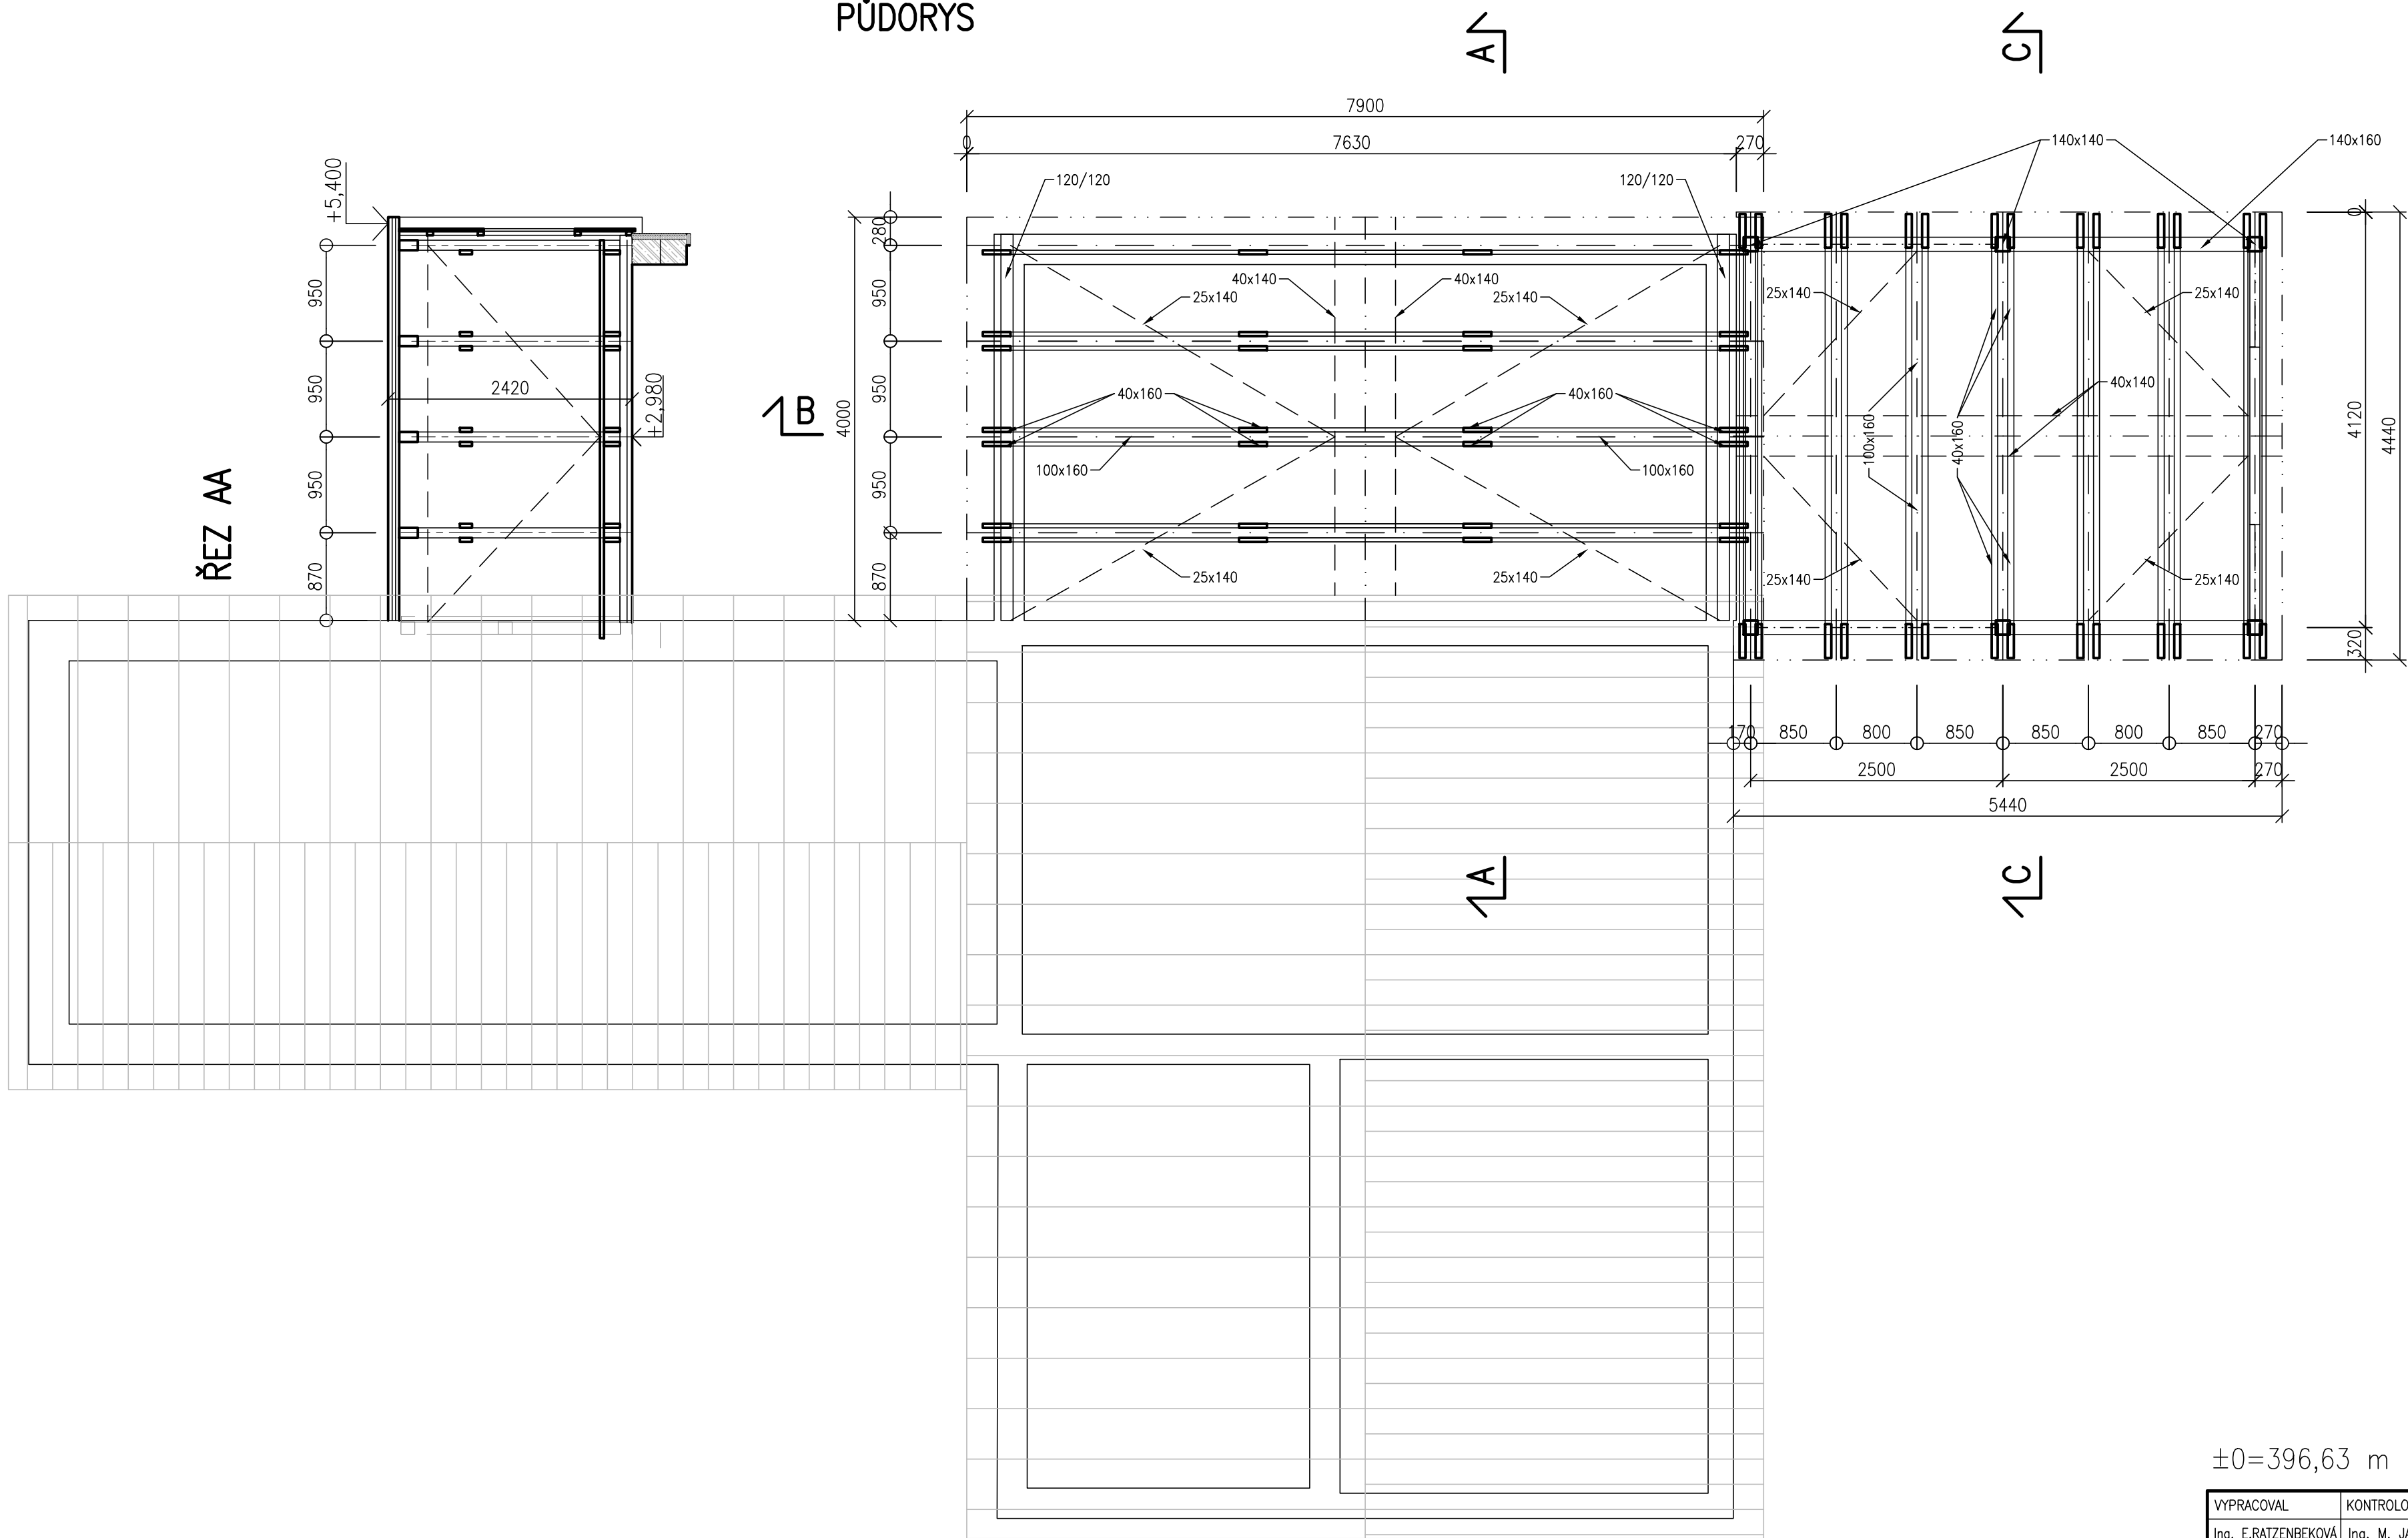

ŘEZ CC

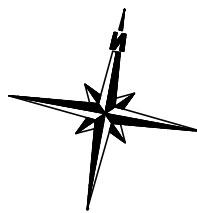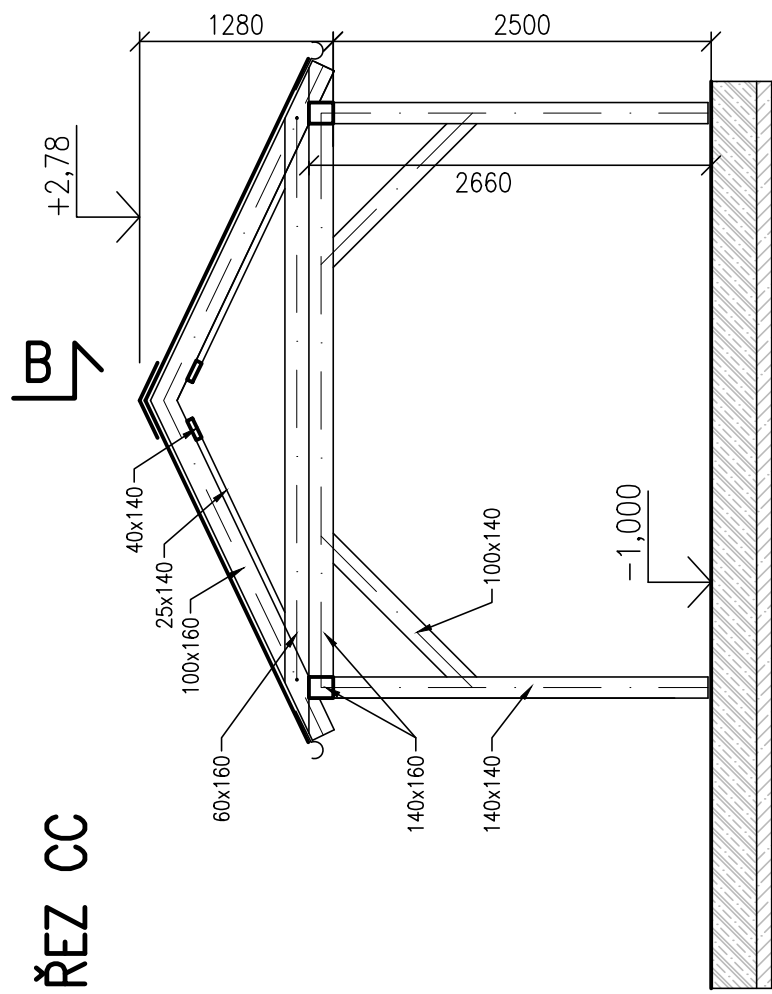

±0=396,63 m n.m. B.p.v. – HORNÍ HRANA AKTIVAČNÍ NÁDRŽE

VYPRACOVAL Ing. E.RATZENBEKOVA	KONTROLOVAL Ing. M. JANIČEK	ZODP. PROJ. Ing. P. PLICHTA	HIP Ing. E.RATZENBEKOVA	PROVOD inž. spol. s r.o. V Podnějí 226/28 400 01 Ústí n/L tel.: 475 201 580 provod@provod.cz http://www.provod.cz	
STAVEBNÍ ÚŘAD: Magistrát města Plzně – OŽP, OÚ Štěnovice – SÚ				FORMÁT 6x4	ČÍSLO PARÉ
INVESTOR: Obec Štěnovický Borek				STUPEŇ DZS	
STAVBA:				DATUM 8/2016	
ŠTĚNOVICKÝ BOREK – ROZŠÍŘENÍ ČOV D1.1 – STAVEBNĚ TECHNICKÉ ŘEŠENÍ				MĚŘÍTKO 1:50	
				kótováno v mm	
OBSAH: OBJEKT ČOV KROV				Č. ZAKÁZKY 275	D1.1_07
				Č. VÝKRESU	