
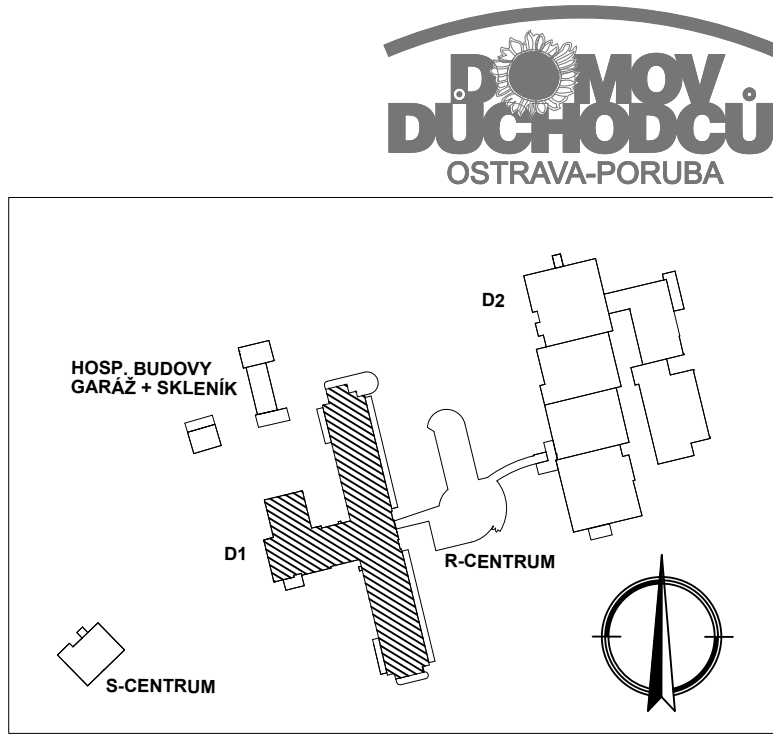


LEGENDA MÍSTNOSTÍ :

Čís.M.	Název místnosti	Čís.M.	Název místnosti	Čís.M.	Název místnosti
501	CHODBA	531	KLUBOVNA	561	POKOJ
502	SKLAD	532	KAPLE + SAKRISTIE	562	POKOJ
503	SKLAD	533	ROZVOZ JÍDLA	563	POKOJ
504	POKOJ	534	KUŘARNA	564	POKOJ
505	POKOJ	535	OKLID	565	POKOJ
506	POKOJ	536	TECH. MÍSTNOST PRO SLABOPR. ZAR.	566	POKOJ
507	POKOJ	537	WC INVALIDE	567	SKLAD
508	POKOJ	538	Y	568	SKLAD
509	POKOJ	539	SKLAD		
510	POKOJ	540	SESTERNA		
511	POKOJ	541	KUCHYŇKA + KULTURNÍ MÍSTNOST		
512	POKOJ	542	WC ZAMĚSTNANCÍ		
513	POKOJ	543	WC		
514	POKOJ	544	WC INVALIDE		
515	POKOJ	545	KOUPELNA		
516	SKLAD	546	SANITÁRNÍ MÍSTNOST		
517	UNIKOVÉ SCHODIŠTĚ	547	POKOJ		
518	SKLAD	548	POKOJ		
519	POKOJ	549	POKOJ		
520	POKOJ	550	POKOJ		
521	POKOJ	551	WC		
522	POKOJ	552	CHODBA		
523	POKOJ	553	UNIKOVÉ SCHODIŠTĚ		
524	KOUPELNA	554	WC INVALIDE		
525	SANITÁRNÍ MÍSTNOST	555	POKOJ		
526	WC INVALIDE	556	POKOJ		
527	WC ZAMĚSTNANCÍ	557	POKOJ		
528	KUCHYŇKA + KULTURNÍ MÍSTNOST	558	POKOJ		
529	KANCELÁŘ SDC PRAC.	559	POKOJ		
530	SKLAD	560	POKOJ		

5.NP

- LEGENDA
- SK - slaboproudý rozváděč RACK - STÁVAJÍCÍ
 - SK - zásuvka dvouzvuková
 - SK - jednotkový zakončený RJ45 - příprava pro WIFI
 - SK - kabel UTP cat 6 LSZH B2ca-s1-d1-a1
 - SK - optický kabel SvL SM OM3 125 um - propoj mezi RACK
 - Stoupací vedení

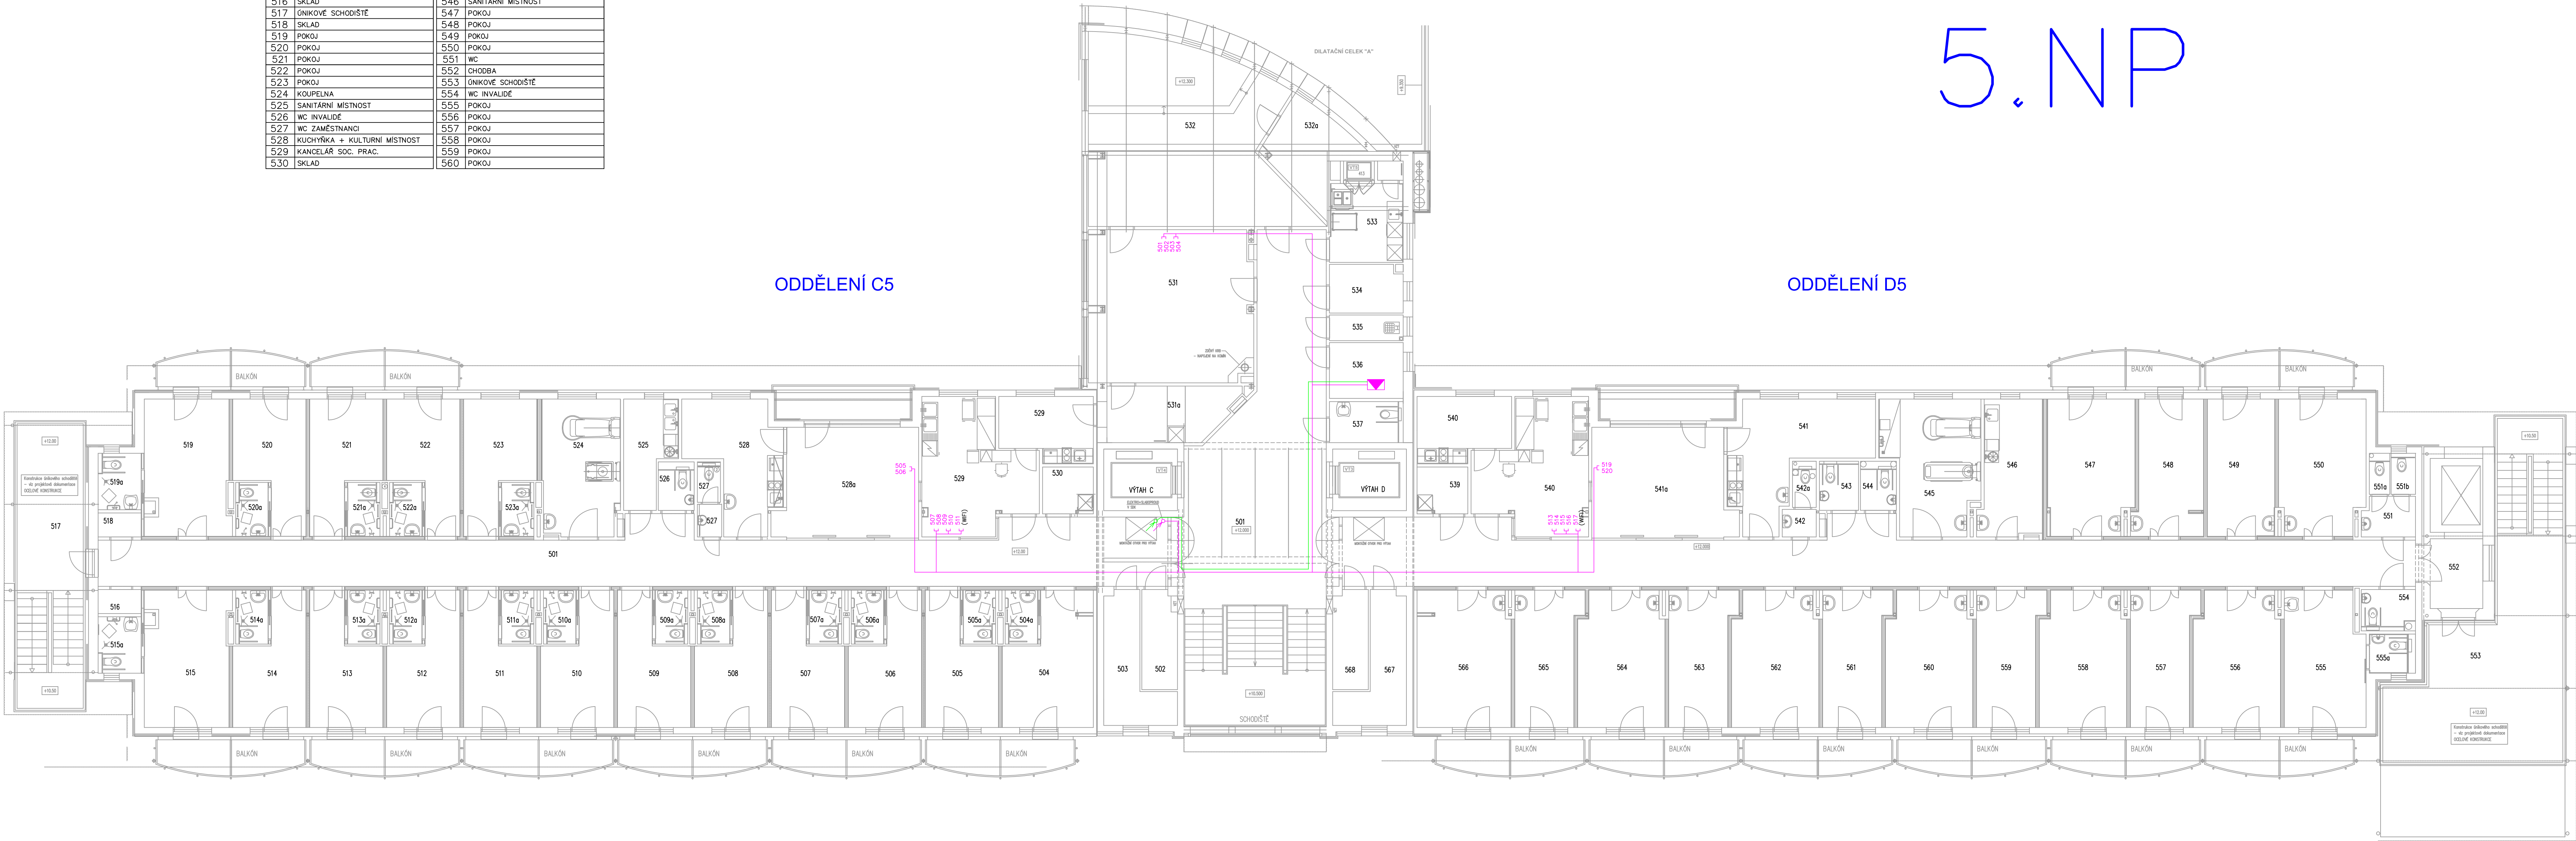

± 0,00 = 259,360 (ÚROVEŇ ČISTÉ PODLAHY 1.N.P.)

VYPRACOVAL LACNA	ODP.PROJ.PROFESSE ING. VANK	KONTROLOVAL ING. VANK	ODP.PROJ.STAVBY	TEMAR s.r.o.
OBEC: OSTRAVA				
INVESTOR: Domov Slunečnice Ostrava, p.o., Opavská 447276, Ostrava				
IČO: 60318929 DIČ: CZ60318929				
Domov Slunečnice Ostrava STRUKTUROVANÁ KABELÁŽ				FORMAT: 12 A4
budova D1 - SITUACE 5.NP				DATA: 4.10.2023
				STUPĚŇ: DVZ
				MĚŘÍTKO: 1 : 100
				PRŮJED: 300438
				ARCHIVNÍ ČÍSLO: 300438
				Č. VÝPISU: 108