

LEGENDA

- e2

e2 - VÝSTUP ČERSTVÉHO VZDUCHU Z JEDNOTKY DO MÍSTNOSTI
- e1

e1 - VÝSTUP ČERSTVÉHO VENKOVNÍHO VZDUCHU DO JEDNOTKY
- i1


i1 - VSTUP ODPADNÍHO VZDUCHU DO JEDNOTKY
- i2

i2 - VÝSTUP ODPADNÍHO VZDUCHU Z JEDNOTKY

Legenda pozic je v samostatné příloze
KO těsné kontrolní-(revizní) otvory do potrubí

POZNÁMKA

PŘIPOJENÍ VĚTRACÍCH JEDNOTEK NA ZDROJ
CHLADU JE ŘEŠENO V ČÁSTI CHLAZENÍ
Kondenzát z jednotek VZT odvádět plastovým potrubím
D 32 přes sifon do nejbližší kanalizace
K JEDNOTKÁM VZT ZAJISTIT PŘÍSTUP PRO ÚDRŽBU

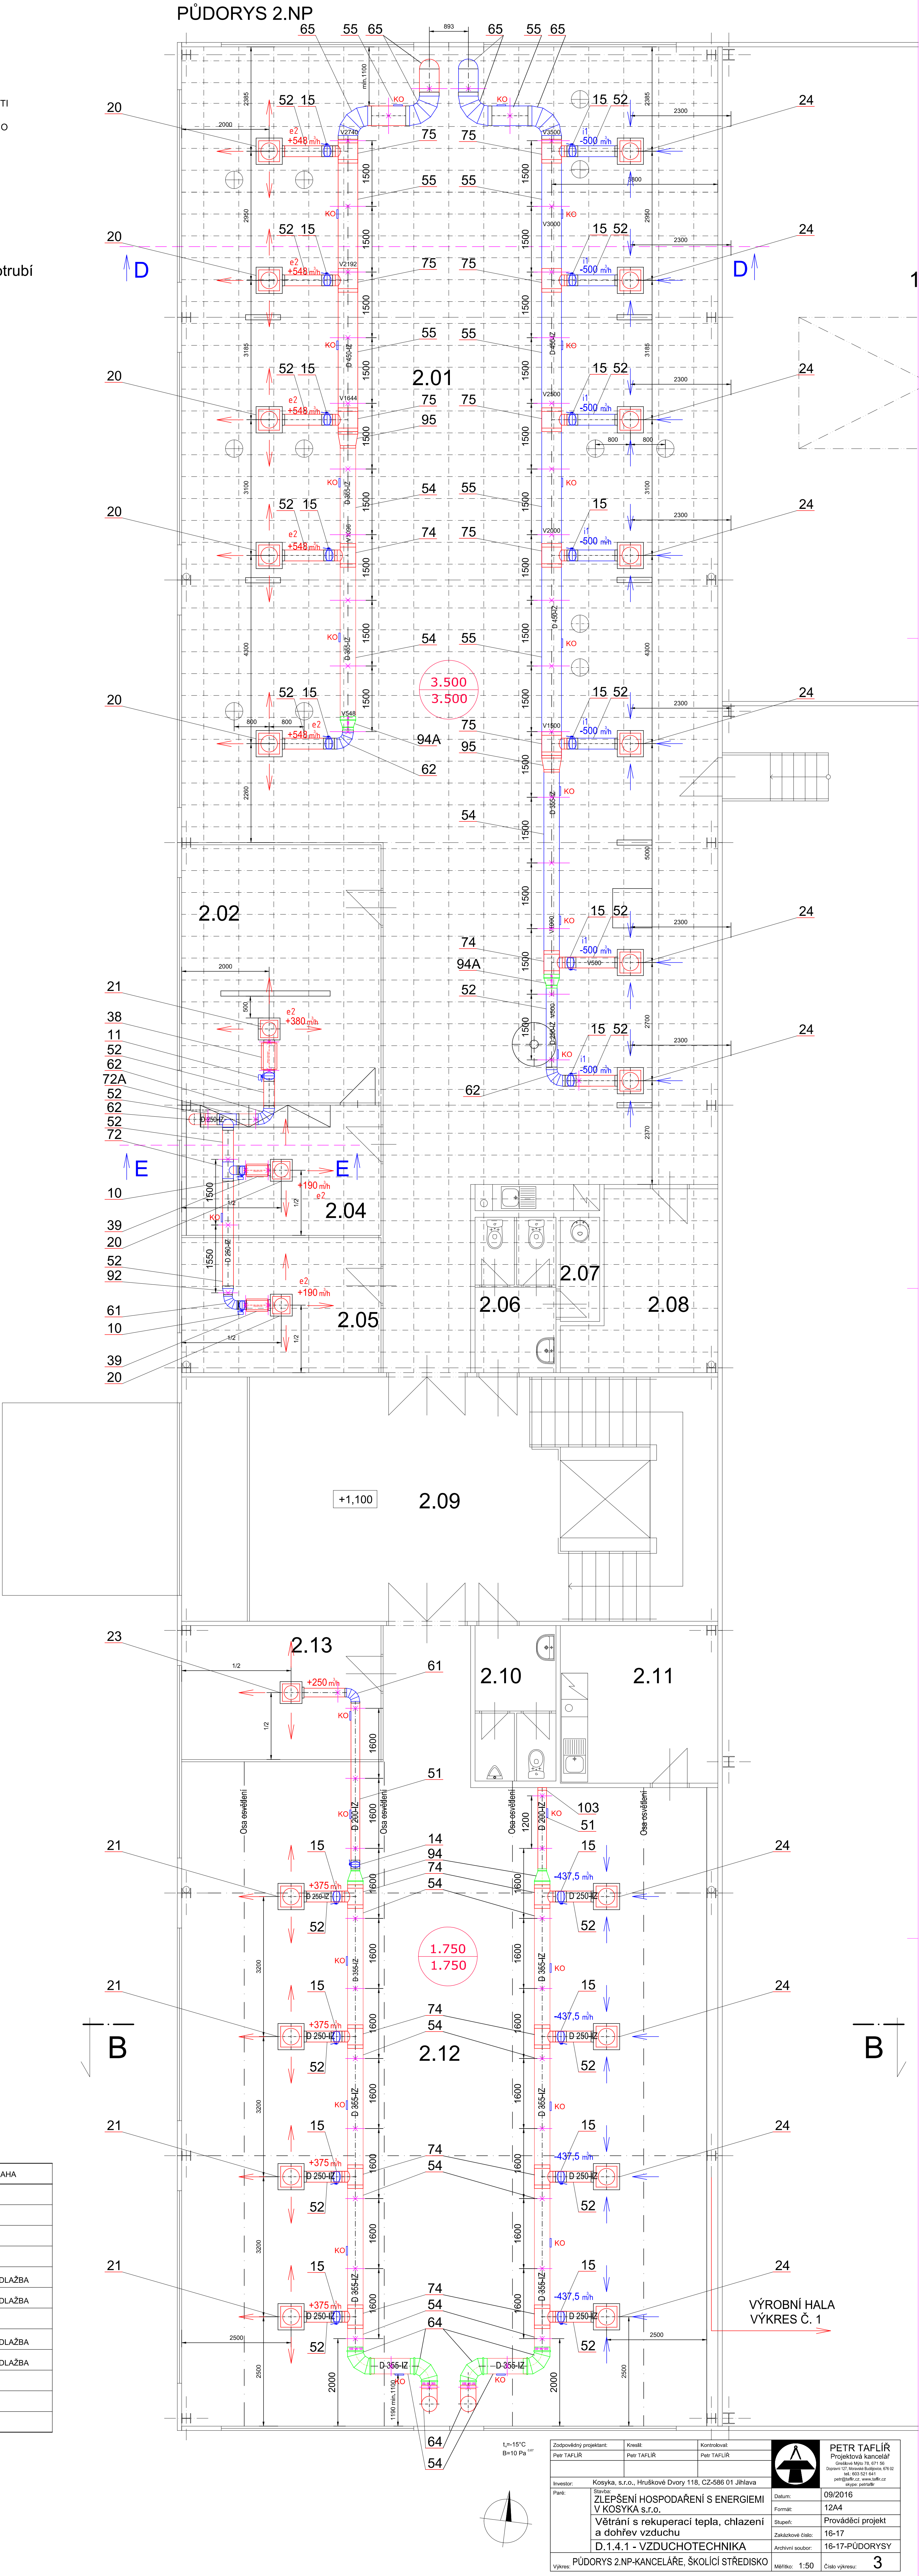

LEGENDA MÍSTNOSTÍ:

Č.M.	ÚČEL	PLOCHA (M²)	PODLAHA
2.01	KANCELÁŘ	263,11	PVC
2.02	KANCELÁŘ	25,30	PVC
2.04	KANCELÁŘ	14,48	PVC
2.05	KANCELÁŘ	14,05	PVC
2.06	WC S PŘEDSÍNI ŽENY	6,57	KERAMICKÁ DLAŽBA
2.07	UKLIDOVÁ MÍSTNOST	2,14	KERAMICKÁ DLAŽBA
2.08	SERVER	10,43	PVC
2.09	SCHODIŠTĚ + VÝTAH	58,76	KERAMICKÁ DLAŽBA
2.10	WC S PŘEDSÍNI MUŽI	6,57	KERAMICKÁ DLAŽBA
2.11	ČAJOVÁ KUCHYŇE	12,96	PVC
2.12	ŠKOLICI STŘEDISKO	203,24	PVC
2.13	KANCELAR	14,05	

Zodpovědný projektant: Petr TAFILR	Kvalifikace: Petr TAFILR	Kontroloval: Petr TAFILR	 PETR TAFILR Projektová kancelář Ústecká 166, 411 01 Ústí nad Labem IČO: 418 511 641 DIČ: 418 511 641
Investor: Petr	Kosyška, s.r.o., Hruškové Dvory 118, CZ-586 01 Jihlava	Datum: 09/2016	
Zlepšení hospodárení s energiemi v Kosyška s.r.o. Větrání s rekuperací tepla, chlazení a dohřev vzduchu D.14.1 - VZDUCHOTECHNIKA			Formát: 12A4
Výkres: PŮDORYS 2NP-KANCELÁŘE, ŠKOLICI STŘEDISKO			Stupeň: 16-17
Měřítko: 1:50			Provedení projektu: 16-17-PŮDORYSY
Číslo výkresu: 3			