
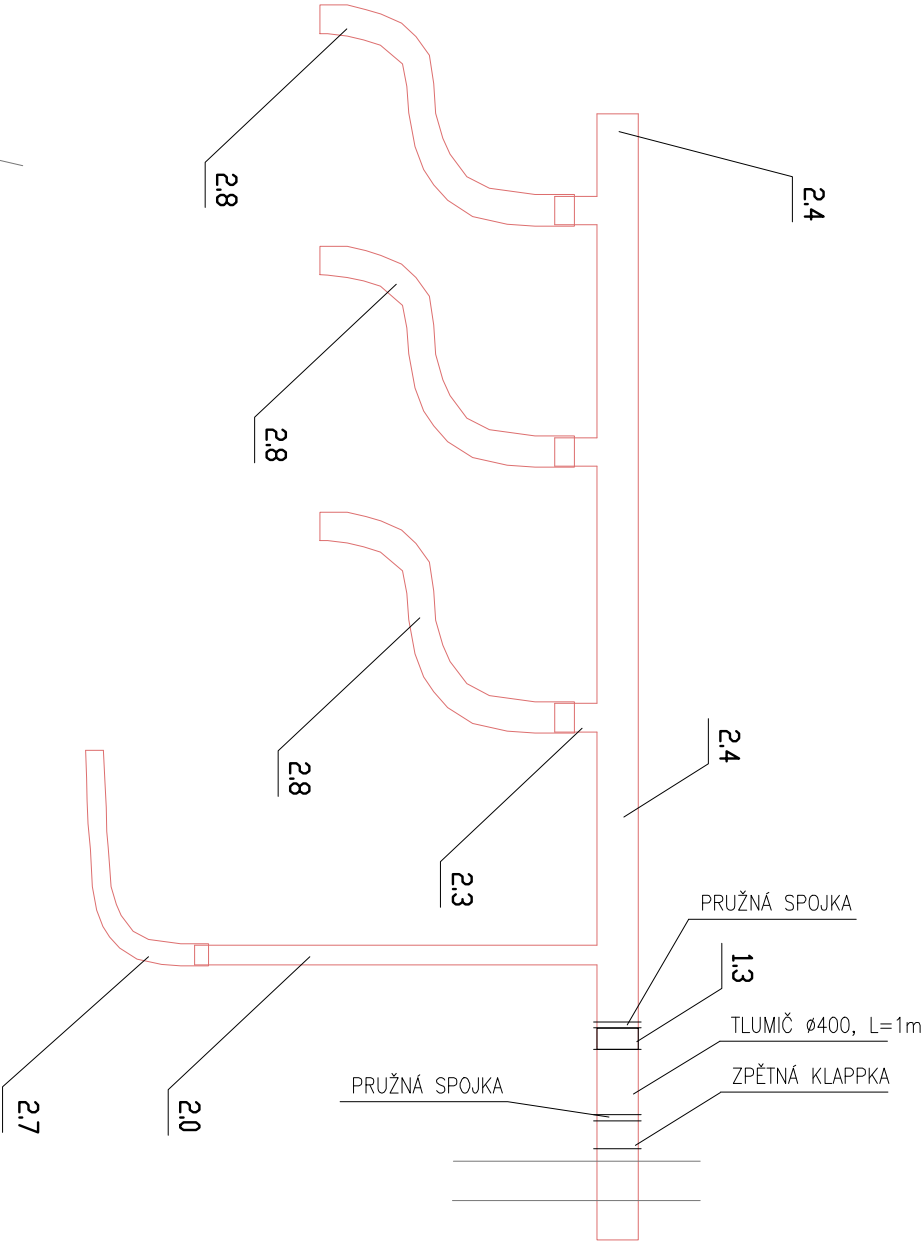


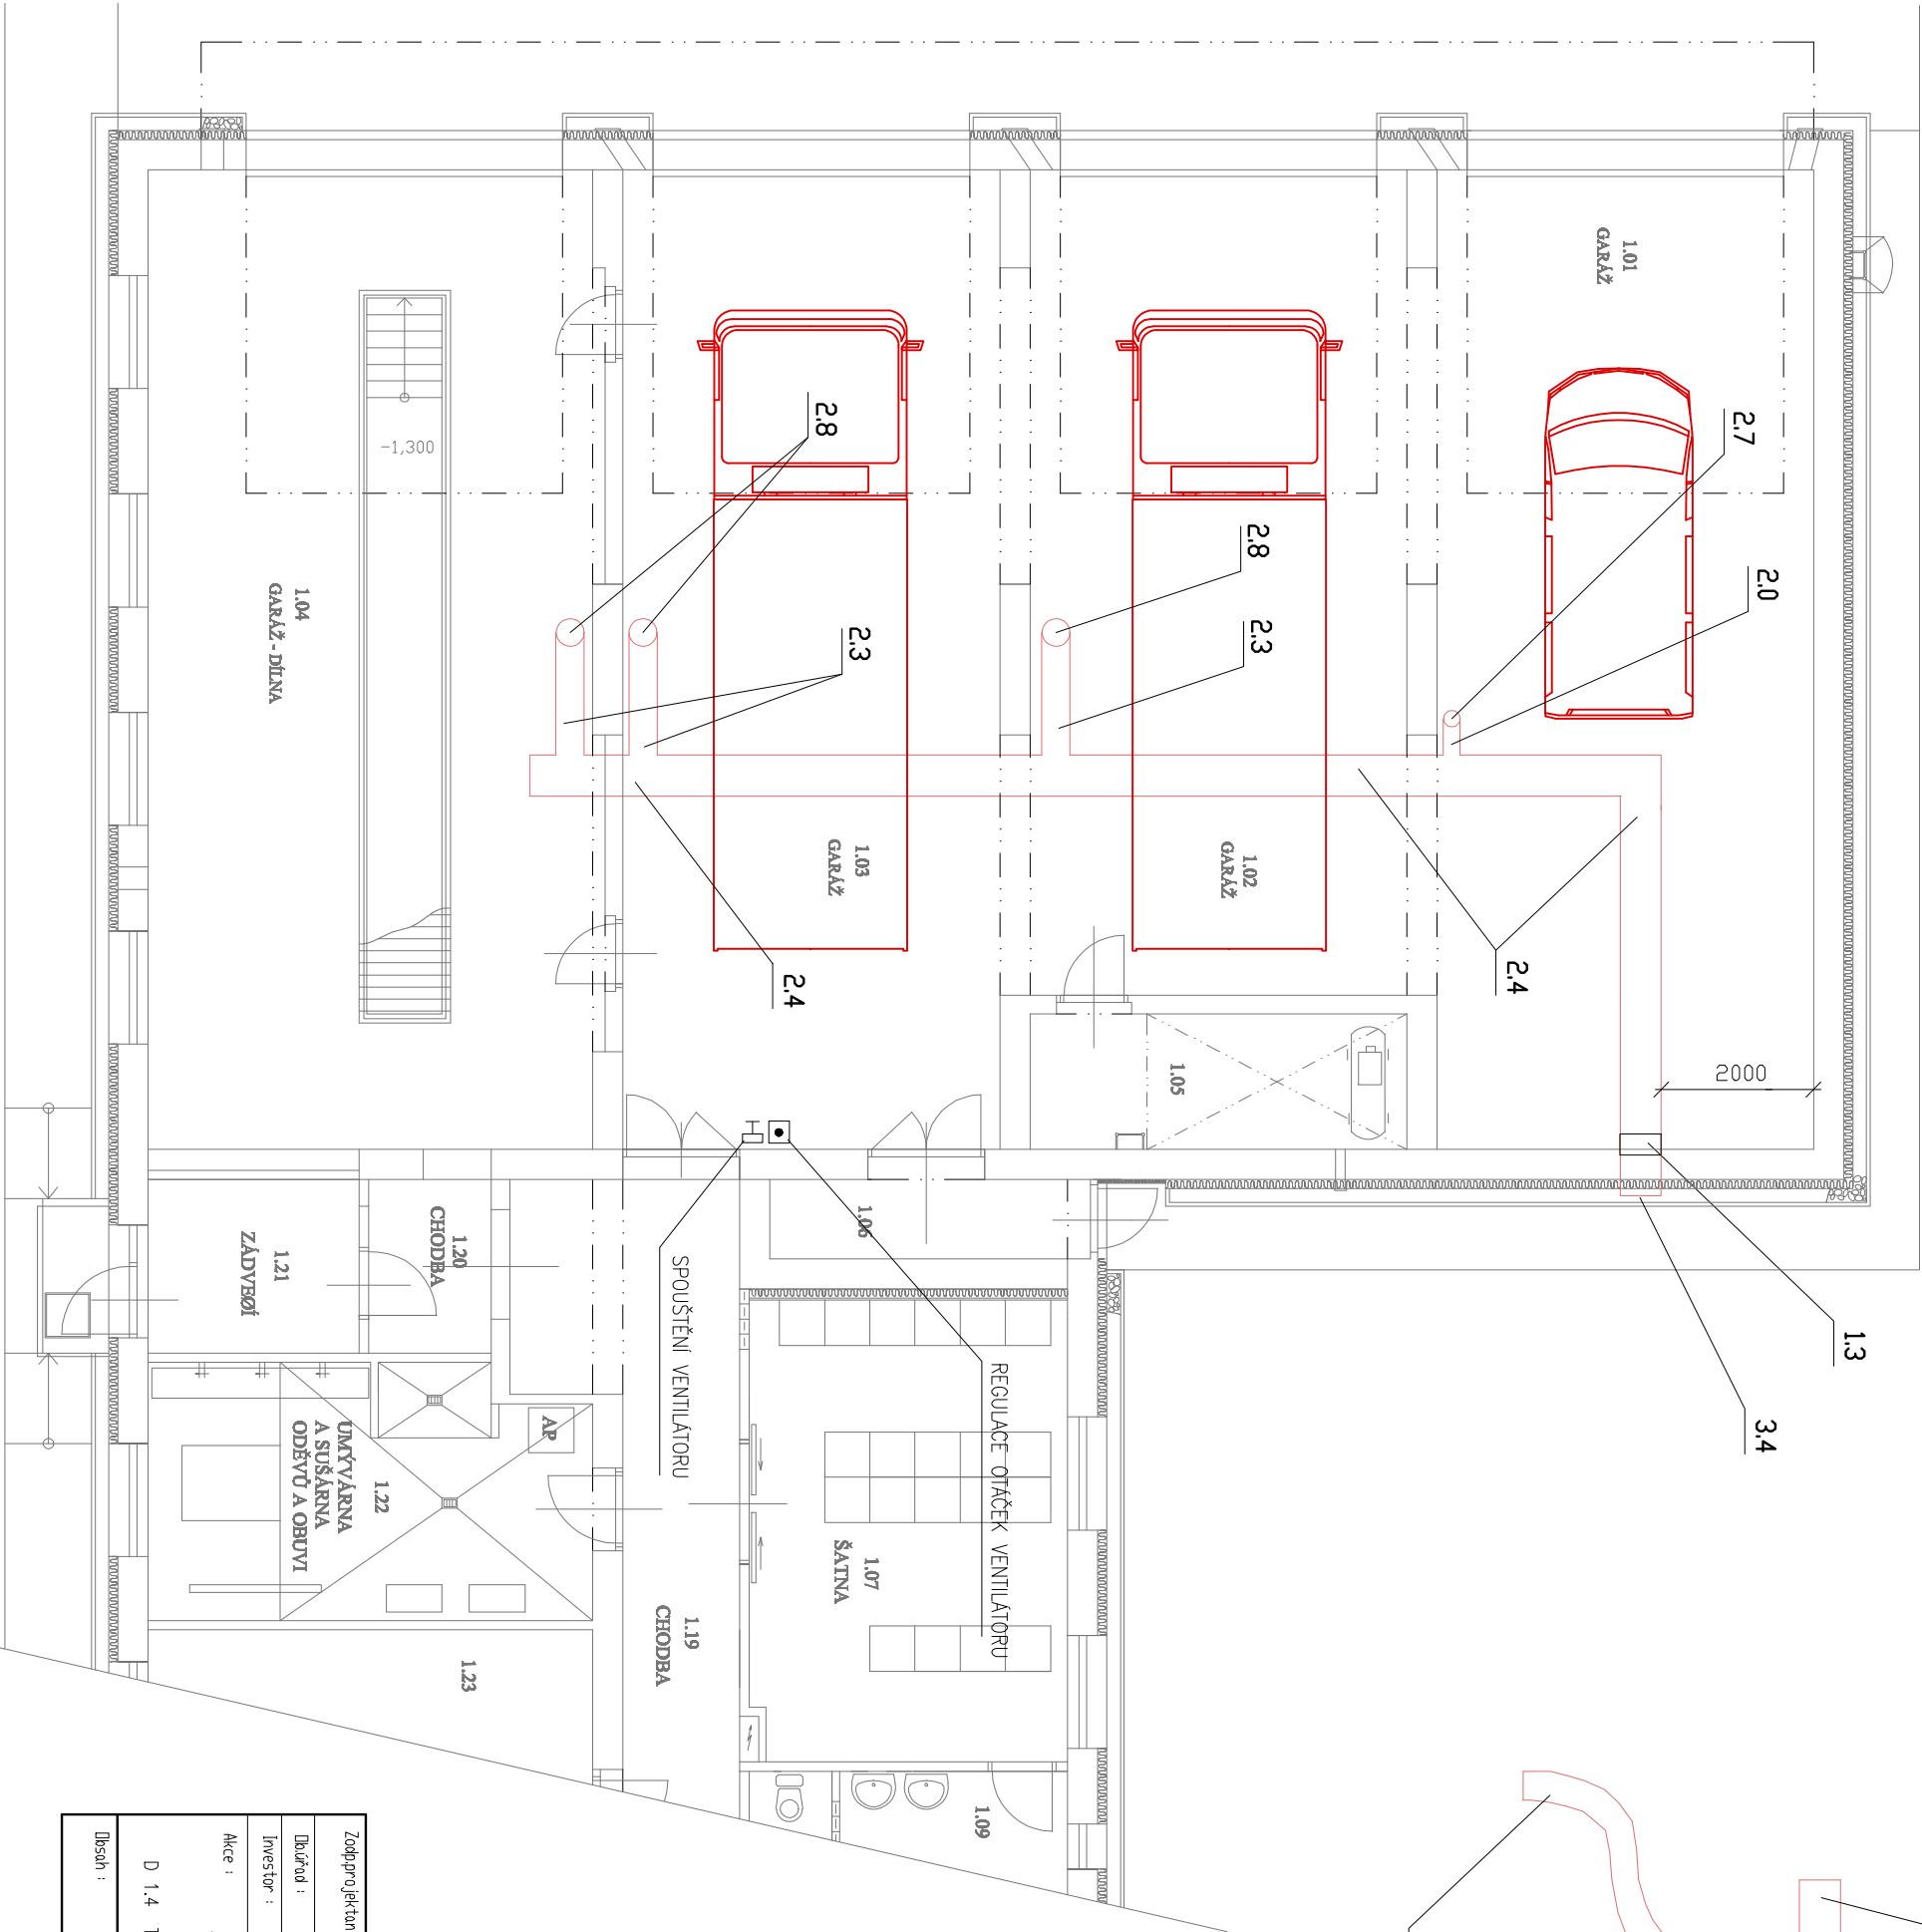

- 1.3 AXIÁLNÍ VENTILÁTOR 3500m³/hod S REGULACÍ OTÁČEK
- 2.0 SPIRO POTRUBÍ Ø80
- 2.3 SPIRO POTRUBÍ Ø200
- 2.4 SPIRO POTRUBÍ Ø400
- 2.7 SACÍ HADICE PRO ODVOD VĚFUKOVÝCH PLYNŮ Z VĚFUKU AUTOMOBILŮ Ø75/89mm
- 2.8 SACÍ HADICE PRO ODVOD VĚFUKOVÝCH PLYNŮ Z VĚFUKU AUTOMOBILŮ Ø200/214mm
- 3.4 PLASTOVÁ SAMOTIŽNÁ ŽALUZIE Ø400

VZDUCHOTECHNICKÉ POTRUBÍ JE OCELOVÉ SPIRO
REGULACE OTÁČEK VENTILÁTORU
A SPOUŠTĚNÍ VENTILÁTORU BUDOU UMÍSTĚNY DLE VÝKRESU ELEKTRO

Zodpovírá: Ing. Roman PECIN		Projektant: Ing. Roman PECIN	
Durad: Žirovnice	Msto: Žirovnice	Formát: A4	
Investor: Město Žirovnice, Cholutská 665, 394 68 Žirovnice		Datum: 10.2016	
Akce: ZVÝŠENÍ ODLINOSTI HASIČSKÉ ZBRONICE		Stupeň: SP	
por.č. st. 1099/1 Kú.: Žirovnice		Arch.:	
D 1.4 TECHNICKÁ PROSTŘEDÍ		Měřítko: 1:100	
Obsah: VZDUCHOTECHNICKÁ - ODVĚTRÁNÍ GARÁŽÍ		Výřec: 6	