


LEGENDA

- A1–F1 – SVÍTIDLO
- PČ


POŽÁRNÍ ČIDLO
- REVIZNÍ DVÍŘKA PODHLEDU
- VÝUSTKA VZT V PODHLEDU
- POHYBOVÝ DETEKTOR
- DETEKTOR KOUŘE (POŽÁRU)
- NP1

NOUZOVÉ OSVĚTLENÍ SE SMĚREM ÚNIKU

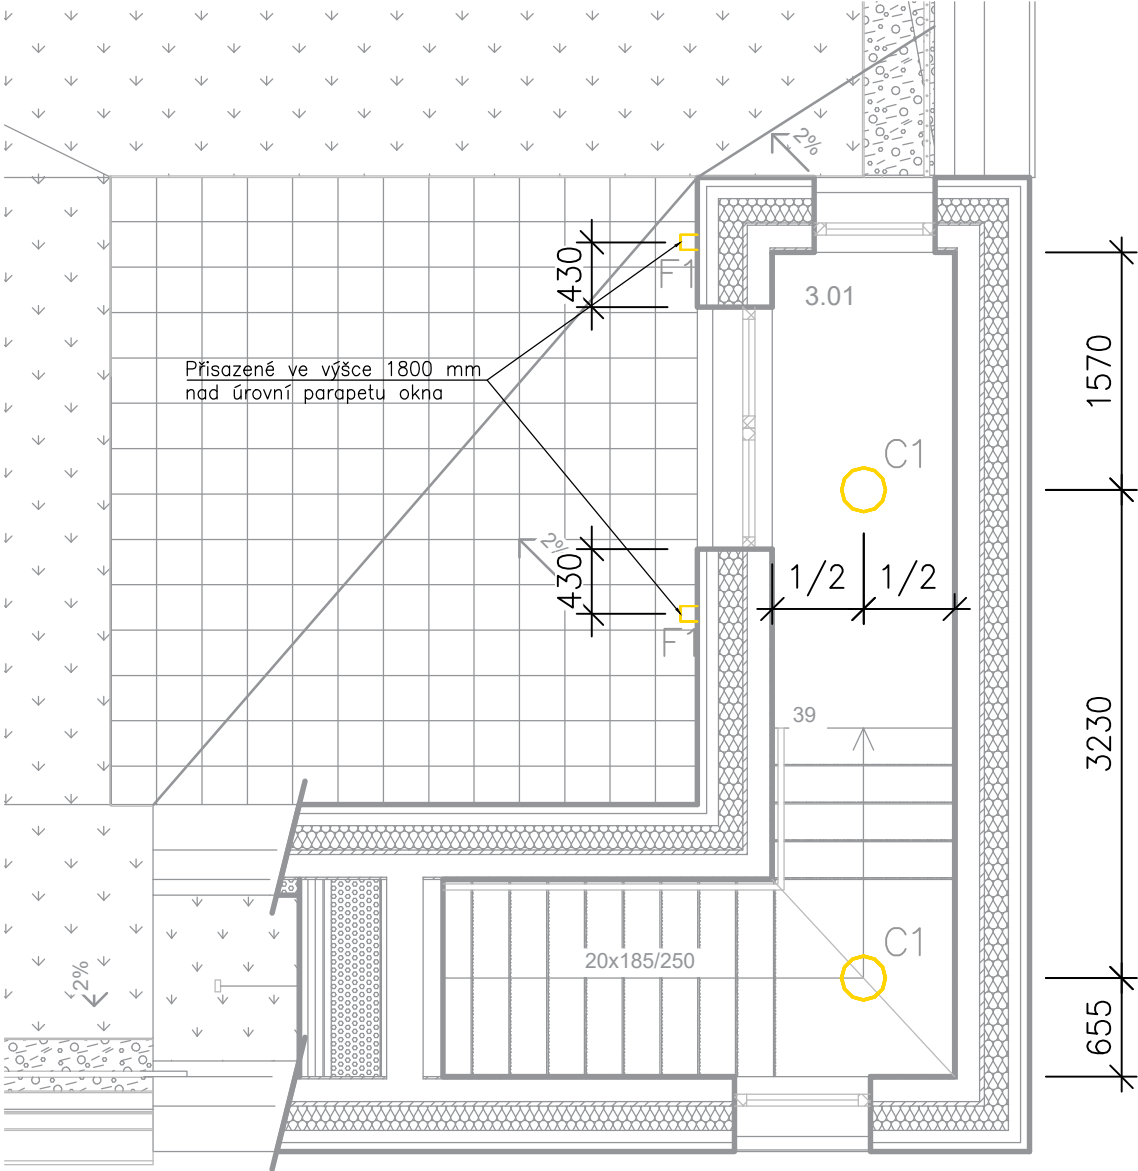

POZN. ROZMÍSTĚNÍ SVÍTIDEL BUDE PROVEDENO DLE TOHOTO VÝKRESU, VE VÝKRESECH
ELEKTROINSTALACE JSOU SVÍTIDLA UMÍSTĚNA SCHÉMATICKY

Tato dokumentace je autorským dílem a může být užita výhradně k účelu na ní uvedenému a smluvně dohodnutému mezi autorem a objednatelem.
Užití pro jiné účely, kopírování, reprodukce, nebo seznámení třetích osob s obsahem této dokumentace je možné jen v rozsahu smluvně dohodnutém.

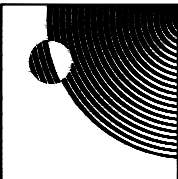stavba: STAVEBNÍ ÚPRAVY A NÁSTAVBA BUDOVA OKOL LEITNEROVA p.č. 1527/11, Staré Brno [610089]										architekt:  MoonArch																								
vypracoval: ING. PAVEL PRAŽÁK										kontroloval: ING. PAVEL PRAŽÁK										zodpovědný projektant: ING. PETR NOVOTNÝ														
investor: TECHNICKÉ SÍTĚ BRNO, a.s., Barvířská 822/5, Zábrdovice 602 00 BRNO																																		
obsah: VÝKRES PODHLEDŮ - SCHODIŠTĚ NA TERASU																																		
č. výkresu: D.1.1. b-402					měřítko: 1:50					formát: 2xA4					č. zakázky: 20024_45					stupeň: DPS/DZS					datum: 4/2024					č. paré:				
