

WC - ZÁCHODOVÁ MÍSA - 2:

- KLOZET ZÁVĚSNÝ KERAMICKÝ BÍLÝ S HLUBOKÝM SPLACHOVÁNÍM, ZADNÍ ODPAD
- DUROPLASTOVÉ SEDÁTKO S POKLOPEM
- MONTÁŽNÍ PRVEK PRO WC DO SDK PŘEDSTĚNY

P - PISOÁR - 1x
- NÁSTĚNNÝ PISOÁR S RADATOVÝM SPLACHOVÁNÍM-napájení ze sítě
- PISOÁROVÝ SIFON
- CHROMOVÝ ROHOVÝ VENTIL 1/2"-3/8"

U - UMYVADLO - 3x
 - UMYVADLO KERAMICKÉ BÍLÉ
 - ZÁPACHOVÁ UZÁVĚRKA DN40
 - SMĚŠOVACÍ PÁKOVÁ STOJÁNKOVÁ BATERIE UMYVADLOVÁ
 - 2x CHROMOVÝ ROHOVÝ VENTIL 1/2"-3/8"

SK1 - SPRCHOVÝ KOUT - 1x
 - NÁSTĚNNÁ SPRCHOVÁ BATERIE S RUČNÍ SPRCHOU, ROZTEČ 150 mm
 - SPRCHOVÁ VANIČKA 800x800
 ZÁPACHOVÁ UZÁVĚRKA SPRCHOVÁ, PŘIPOJENÍ DN50 - vertikální, 0,46 l/s
 - ZÁSTĚNA Z BEZPEČNOSTNÍHO SKLAMATNÁ

SK2 - SPRCHOVÝ KOUT - 1x
 - NÁSTĚNNÁ SPRCHOVÁ BATERIE S RUČNÍ SPRCHOU, ROZTEČ 150 mm
 - ODTOKOVÝ SPRCHOVÝ ŽLAB ROVNÝ, VČETNĚ ROŠTU, DÉLKA 600 mm,
 ZAPACHOVÁ UZÁVĚRKA, PŘIPOJENÍ DN50 - vertikální, 0,46 l/s
 - ZÁŠTĚNA Z BEZPEČNOSTNÍHO SKLA

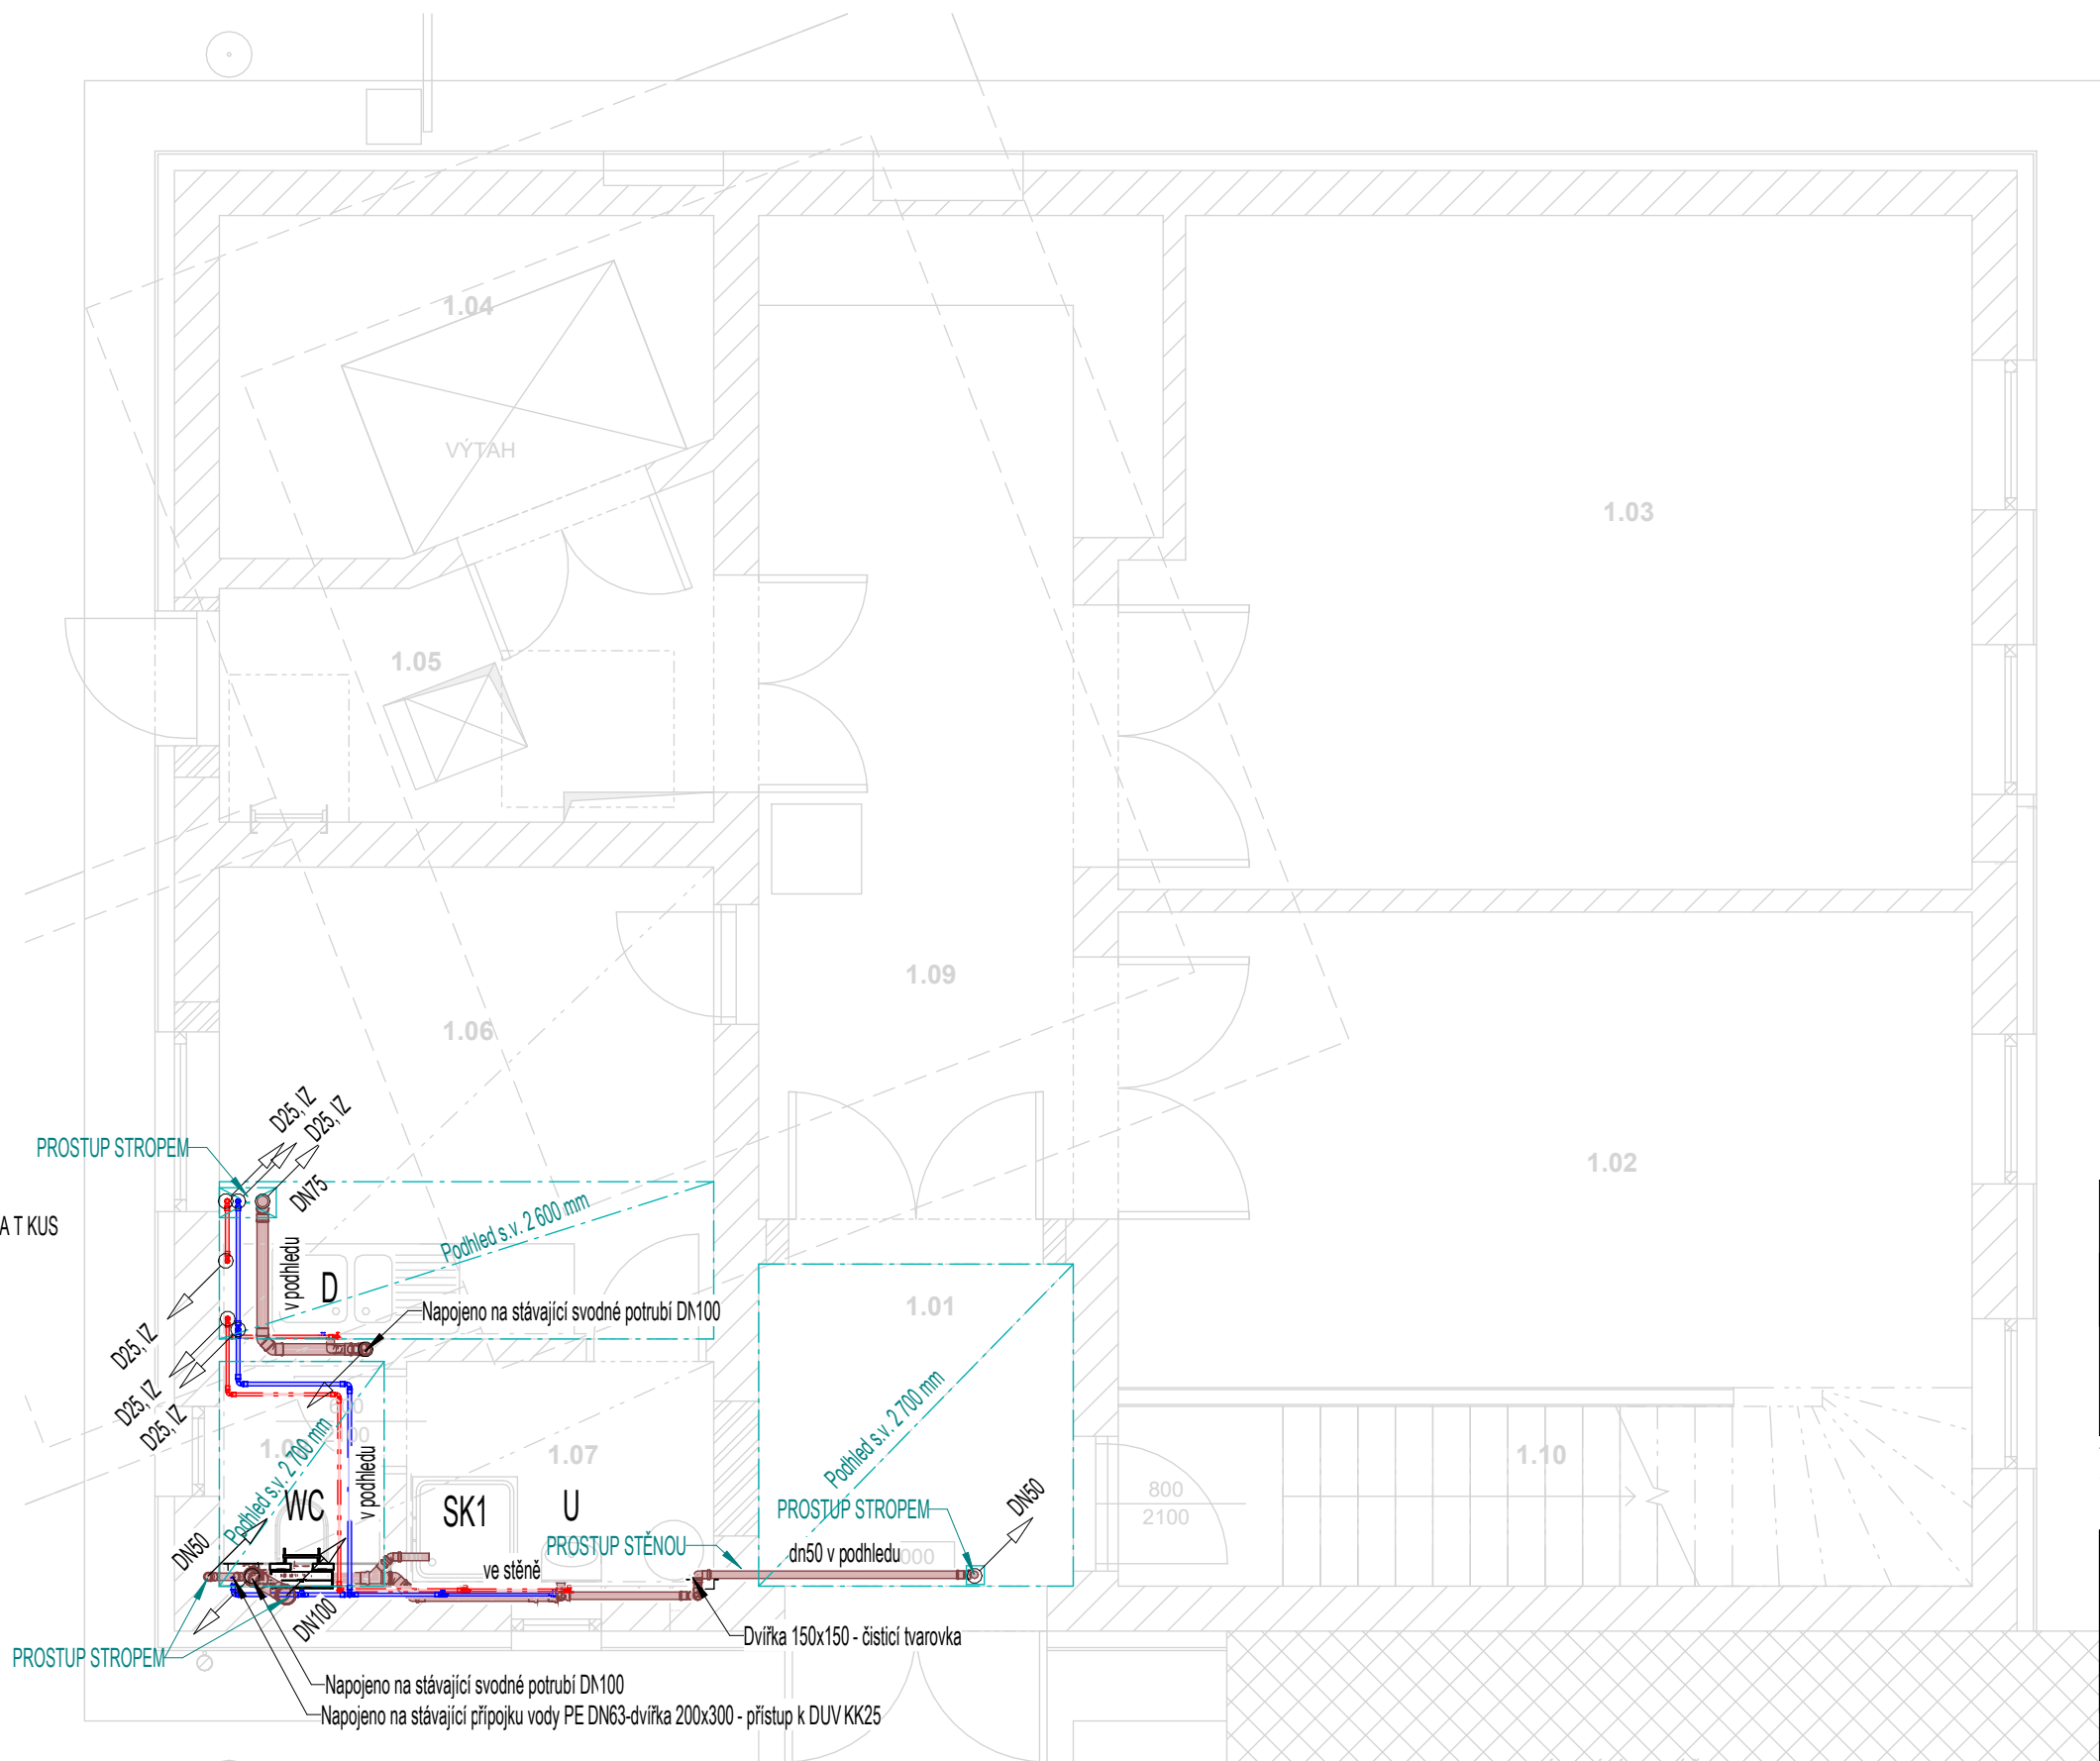
D - KUCHYŇSKÝ DŘEZ - 2x
 - NEREZOVÝ ZÁPUSTNÝ DŘEZ DO SKŘÍŇKY - TYP DLE KUCHYŇSKÉHO STUDIA
 - ZÁPACHOVÁ UZÁVĚRKA DŘEZOVÁ DN50
 - DŘEZOVÁ PÁKOVÁ STOJÁNKOVÁ BATERIE
 - 2x ROHOVÝ VENTIL 1/2"-3/8"

VZT - VZDUCHOTECHNICKÁ JEDNOTKA - 1x

- ZÁPACHOVÁ UZÁVĚRKA S KULIČKOU PRO ODVOD KONDENZÁTU
- DOPOJENA DO POTRUBÍ KONDENZAČNÍ HADIČKA OD STUPAČÍHO POTRUBÍ VÝFUKU-NAPOJENO NA T KUS

DUV - HLAVNÍ UZÁVĚR VODY - 1x
- KULOVÝ KOHOUT DN25

TUV - OHŘÍVAČ TEPLÉ VODY 250l - 1x
 - TEPLÁ VODA: KULOVÝ KOHOUT DN20
 - STUDENÁ VODA: KULOVÝ KOHOUT DN20, ZPĚTNÁ KLAPKA DN20, POJISTNÝ VENTIL 6bar
 - CÍRKULACE: 2x KULOVÝ KOHOUT DN20, ZPĚTNÁ KLAPKA DN20, FILTR MECH. NEČISTOT DN20
 - EXPANZNÍ NÁDOBA O OBJEMU 12l

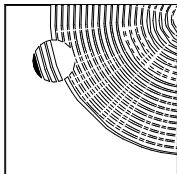
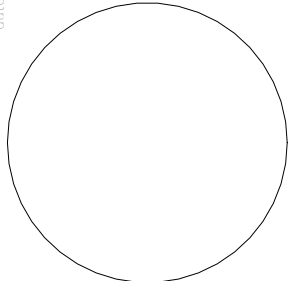


 PITNÁ VODA STUĐENÁ (SV)
 TEPLÁ VODA (TV)
 SPLAŠKOVÁ KANALIZACE
 ODPADNÍ POTRUBÍ UKONČENO PŘÍVZDUŠŇOVACÍM VENTILEM

MATERIÁL PE-Xa/Al/PE		IZOLACE STUDENÁ VODA	IZOLACE TEPLÁ VODA
DN	Dxt		
16	16,2 x 2,6	POLYETHYLEN 9 mm	POLYETHYLEN 13 mm
20	20 x 2,9	POLYETHYLEN 13 mm	POLYETHYLEN 20 mm
25	25 x 3,7	POLYETHYLEN 13 mm	POLYETHYLEN 25 mm
32	32 x 4,7	POLYETHYLEN 20 mm	POLYETHYLEN 25 mm
40	40 x 5,5	POLYETHYLEN 20 mm	
50	50 x 6,9	POLYETHYLEN 25 mm	
63	63 x 8,6	POLYETHYLEN 25 mm	

Poznámky:

- Nedílnou součástí projektové dokumentace je technická zpráva.
- Vnitřní rozvody vody jsou navrženy ve vícevrstvé trubce materiálu PE-Xa/Al/PE.
- Potrubí vnitřní kanalizace je navrženo ze zvukové izolačního potrubí. Potrubí bude uchyceno dle návodu výrobce. Pro zvukové izolační potrubí bude použit originální systém uchycení dvojité objímky.
- Připojovací potrubí vést v minimálním sklon 3 %.
- V projektové dokumentaci jsou definovány zařizovací předměty typovými prvky.

ZPRACOVATEL DÍLČÍHO PROJEKTU SPECIALIZACE										projektant:  GREEN ENERGY PROJEKCE - REALIZACE - SERVIS
EVORA CZ, s.r.o.										
vypracoval: ING. KRISTÝNA CIGÁNKOVÁ			kontroloval: ING. KRISTÝNA CIGÁNKOVÁ			zodpovědný projektant: ING. JIŘÍ ŠÍMA, PH.D.				
Tato dokumentace je autorským dílem a má být užita výhradně k účelu na ní uvedenému a smluvně dohodnutému mezi autorem a objednatелеm. Užití pro jiné účely, kopírování, reprodukce, nebo seznámení třetích osob s obsahem této dokumentace je možné jen v rozsahu smluvně dohodnutém.										
Stavební úpravy a nástavba budovy OKOL TSB Leitnerova p.č. 1527/11, Staré Brno, Brno, JM kraj										architekt:  MoonArch 
vypracoval: ING. PAVEL PRAŽÁK			kontroloval: ING. PAVEL PRAŽÁK			zodpovědný projektant: ING. PETR NOVOTNÝ				
INVESTOR: TECHNICKÉ SÍTĚ BRNO, a.s., Barvířská 822/5, Zábřdovice, 602 00 Brno										
OBJEDNATEL: ZDRAVOTNĚTECHNICKÉ INSTALACE - PŮDORYS 1.NP										
č. výkresu: D.1.4.1.4	měřítko: 1:50	formát: ISO A3.2	č. základový: 20024_45	stůpek: JDS	datum: 02/2021	č. paré:				

