

LEGENDA ZAŘIZOVACÍCH PŘEDMĚTŮ

- WC - ZÁCHODOVÁ MÍSA - 2x
- KLOZET ZÁVĚSNÝ KERAMICKÝ BÍLÝ S HLUBOKÝM SPLACHOVÁNÍM, ZADNÍ ODPAD
 - DUROPLASTOVÉ SEDÁTKO S POKLOPEM
 - MONTÁŽNÍ PRVEK PRO WC DO SDK PŘEDSTĚNY

- P - PISOÁR - 1x
- NÁSTĚNNÝ PISOÁR S RADATOVÝM SPLACHOVÁNÍM-napájení ze sítě
 - PISOÁROVÝ SIFON
 - CHROMOVÝ ROHOVÝ VENTIL 1/2"-3/8"

- U - UMYVADLO - 3x
- UMYVADLO KERAMICKÉ BÍLÉ
 - ZÁPACHOVÁ UZÁVĚRKA DN40
 - SMĚŠOVACÍ PÁKOVÁ STOJÁNKOVÁ BATERIE UMYVADLOVÁ
 - 2x CHROMOVÝ ROHOVÝ VENTIL 1/2"-3/8"

- SK1 - SPRCHOVÝ KOUT - 1x
- NÁSTĚNNÁ SPRCHOVÁ BATERIE S RUČNÍ SPRCHOU, ROZTEČ 150 mm
 - SPRCHOVÁ VANIČKA 800x800
 - ZÁPACHOVÁ UZÁVĚRKA SPRCHOVÁ, PŘIPOJENÍ DN50 - vertikální, 0,46 l/s
 - ZÁSTĚNA Z BEZPEČNOSTNÍHO SKLAMATNÁ


- SK2 - SPRCHOVÝ KOUT - 1x
- NÁSTĚNNÁ SPRCHOVÁ BATERIE S RUČNÍ SPRCHOU, ROZTEČ 150 mm
 - ODTOKOVÝ SPRCHOVÝ ŽLAB ROVNÝ, VČETNĚ ROŠTU, DÉLKA 600 mm,
 - ZÁPACHOVÁ UZÁVĚRKA, PŘIPOJENÍ DN50 - vertikální, 0,46 l/s
 - ZÁSTĚNA Z BEZPEČNOSTNÍHO SKLA

- D - KUCHYŇSKÝ DŘEZ - 2x
- NEREZOVÝ ZÁPUSTNÝ DŘEZ DO SKŘÍŇKY - TYP DLE KUCHYŇSKÉHO STUDIA
 - ZÁPACHOVÁ UZÁVĚRKA DŘEZOVÁ DN50
 - DŘEZOVÁ PÁKOVÁ STOJÁNKOVÁ BATERIE
 - 2x ROHOVÝ VENTIL 1/2"-3/8"

- VZT - VZDUCHOTECHNICKÁ JEDNOTKA - 1x
- ZÁPACHOVÁ UZÁVĚRKA S KULIČKOU PRO ODVOD KONDENZÁTU
 - DOPOJENA DO POTRUBÍ KONDENZAČNÍ HADIČKA OD STOUPAČIHO POTRUBÍ VÝFUKU-NAPOJENO NA T KUS

- DUV - HLAVNÍ UZÁVĚR VODY - 1x
- KULOVÝ KOHOUT DN25


- TUV - OHŘÍVAČ TEPLÉ VODY 250l - 1x
- TEPLÁ VODA: KULOVÝ KOHOUT DN20
 - STUDENÁ VODA: KULOVÝ KOHOUT DN20, ZPĚTNÁ Klapka DN20, POJISTNÝ VENTIL 6bar
 - CÍRKULACE: 2x KULOVÝ KOHOUT DN20, ZPĚTNÁ Klapka DN20, FILTR MECH. NEČISTOT DN20
 - EXPANZNÍ NÁDOBA O OBJEMU 12l

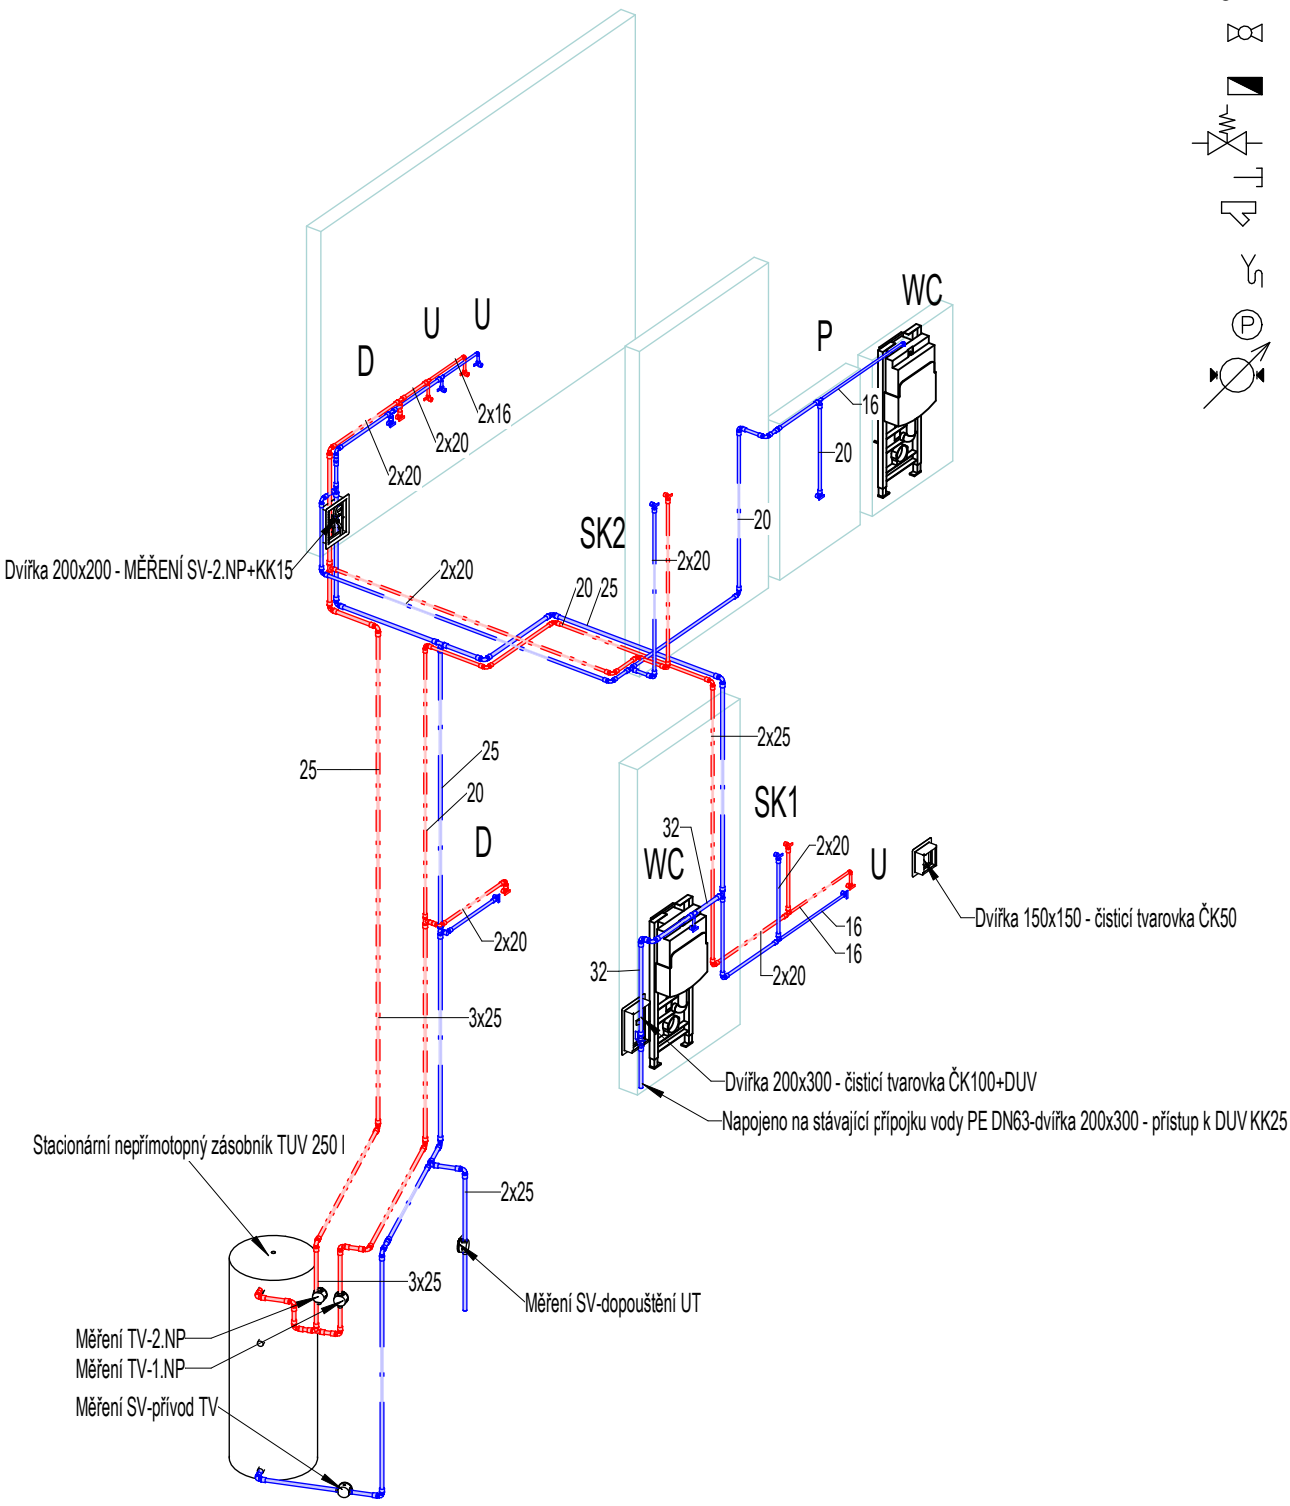

LEGENDA

- KK KULOVÝ KOHOUT
- ZK ZPĚTNÁ Klapka
- PJV POJISTNÝ VENTIL PŘÍMÝ
- VK VYPOUŠTĚCÍ KOHOUT
- F FILTR
- ZTI ODTOKOVÉ POTRUBÍ
- P MANOMETR
- VODOMĚR

SCHÉMA ZAPOJENÍ ZÁSOBNÍKU TUV

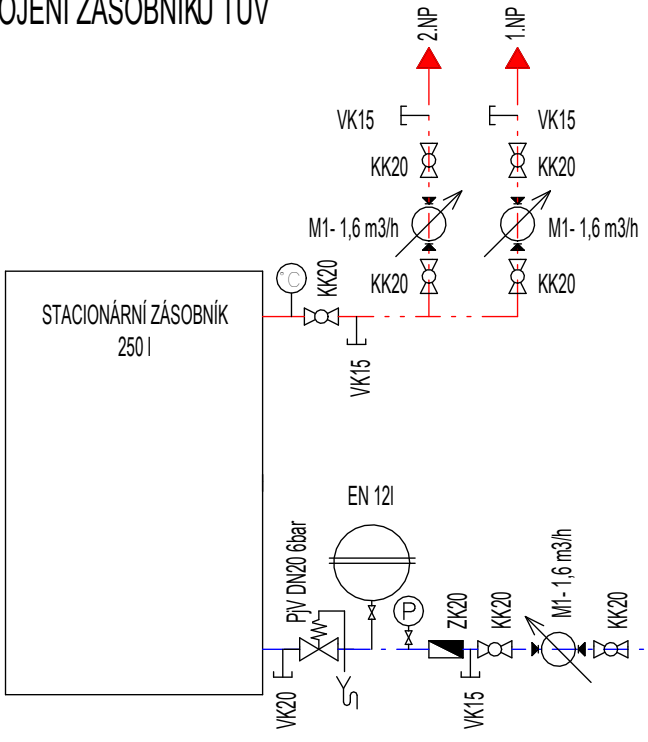

LEGENDA

- PITNÁ VODA STUDENÁ (SV)
- TEPLÁ VODA (TV)
- SPLAŠKOVÁ KANALIZACE
- ODPADNÍ POTRUBÍ UKONČENO PŘÍVZDUŠŇOVACÍM VENTILEM



LEGENDA DIMENZE POTRUBÍ

MATERIÁL PE-Xa/Al/PE		IZOLACE STUDENÁ VODA	IZOLACE TEPLÁ VODA
DN	Dxt		
16	16,2 x 2,6	POLYETHYLEN 9 mm	POLYETHYLEN 13 mm
20	20 x 2,9	POLYETHYLEN 13 mm	POLYETHYLEN 20 mm
25	25 x 3,7	POLYETHYLEN 13 mm	POLYETHYLEN 25 mm
32	32 x 4,7	POLYETHYLEN 20 mm	POLYETHYLEN 25 mm
40	40 x 5,5	POLYETHYLEN 20 mm	POLYETHYLEN 25 mm
50	50 x 6,9	POLYETHYLEN 25 mm	POLYETHYLEN 25 mm
63	63 x 8,6	POLYETHYLEN 25 mm	POLYETHYLEN 25 mm

- Poznámky:
- Nedílnou součástí projektové dokumentace je technická zpráva.
 - Vnitřní rozvody vody jsou navrženy ve vícevrstvé trubce materiálu PE-Xa/Al/PE.
 - Potrubí vnitřní kanalizace je navrženo ze zvukově izolačního potrubí. Potrubí bude uchyceno dle návodu výrobce. Pro zvukově izolační potrubí bude použit originální systém uchycení dvojité objímky.
 - Připojovací potrubí vést v minimálním sklon 3 %.
 - V projektové dokumentaci jsou definovány zařizovací předměty typovými prvky.

ZPRACOVATEL DÍLČÍHO PROJEKTU SPECIALIZACE			projektant:  evora GREEN ENERGY PROJEKCE - REALIZACE - SERVIS
EVORA CZ, s.r.o.			
vypracoval: ING. KRISTÝNA CIGÁNKOVÁ	kontroloval: ING. KRISTÝNA CIGÁNKOVÁ	zodpovědný projektant: ING. JIŘÍ ŠÍMA, PH.D.	

Tato dokumentace je autorským dílem a má být užita výhradně k účelu na ní uvedenému a smluvně dohodnutému mezi autorem a objednatelem. Užití pro jiné účely, kopírování, reprodukce, nebo seznámení třetích osob s obsahem této dokumentace je možné jen v rozsahu smluvně dohodnutém.

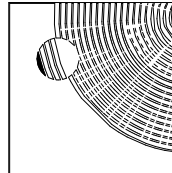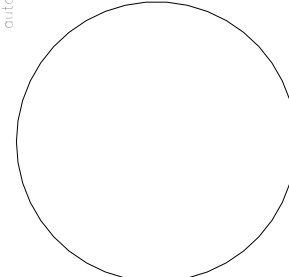stavba: Stavební úpravy a nástavba budovy OKOL TSB Leitnerova p.č. 1527/11, Staré Brno, Brno, JM kraj										architekt:  MoonArch			
vypracoval: ING. PAVEL PRAŽÁK			kontroloval: ING. PAVEL PRAŽÁK			zodpovědný projektant: ING. PETR NOVOTNÝ			autorizace:				
investor: TECHNICKÉ SÍTĚ BRNO, a.s., Barviřská 822/5, Zábřovice, 602 00 Brno													
obsah: ZDRAVOTNĚTECHNICKÉ INSTALACE - AXONOMETRIE VODA													
č. výkresu: D.1.4.1.6		měřítko: 1:50		formát: ISO A3.2		č.zakázky: 20024_45		stupeň: JDS			datum: 02/2021		č. poré: