


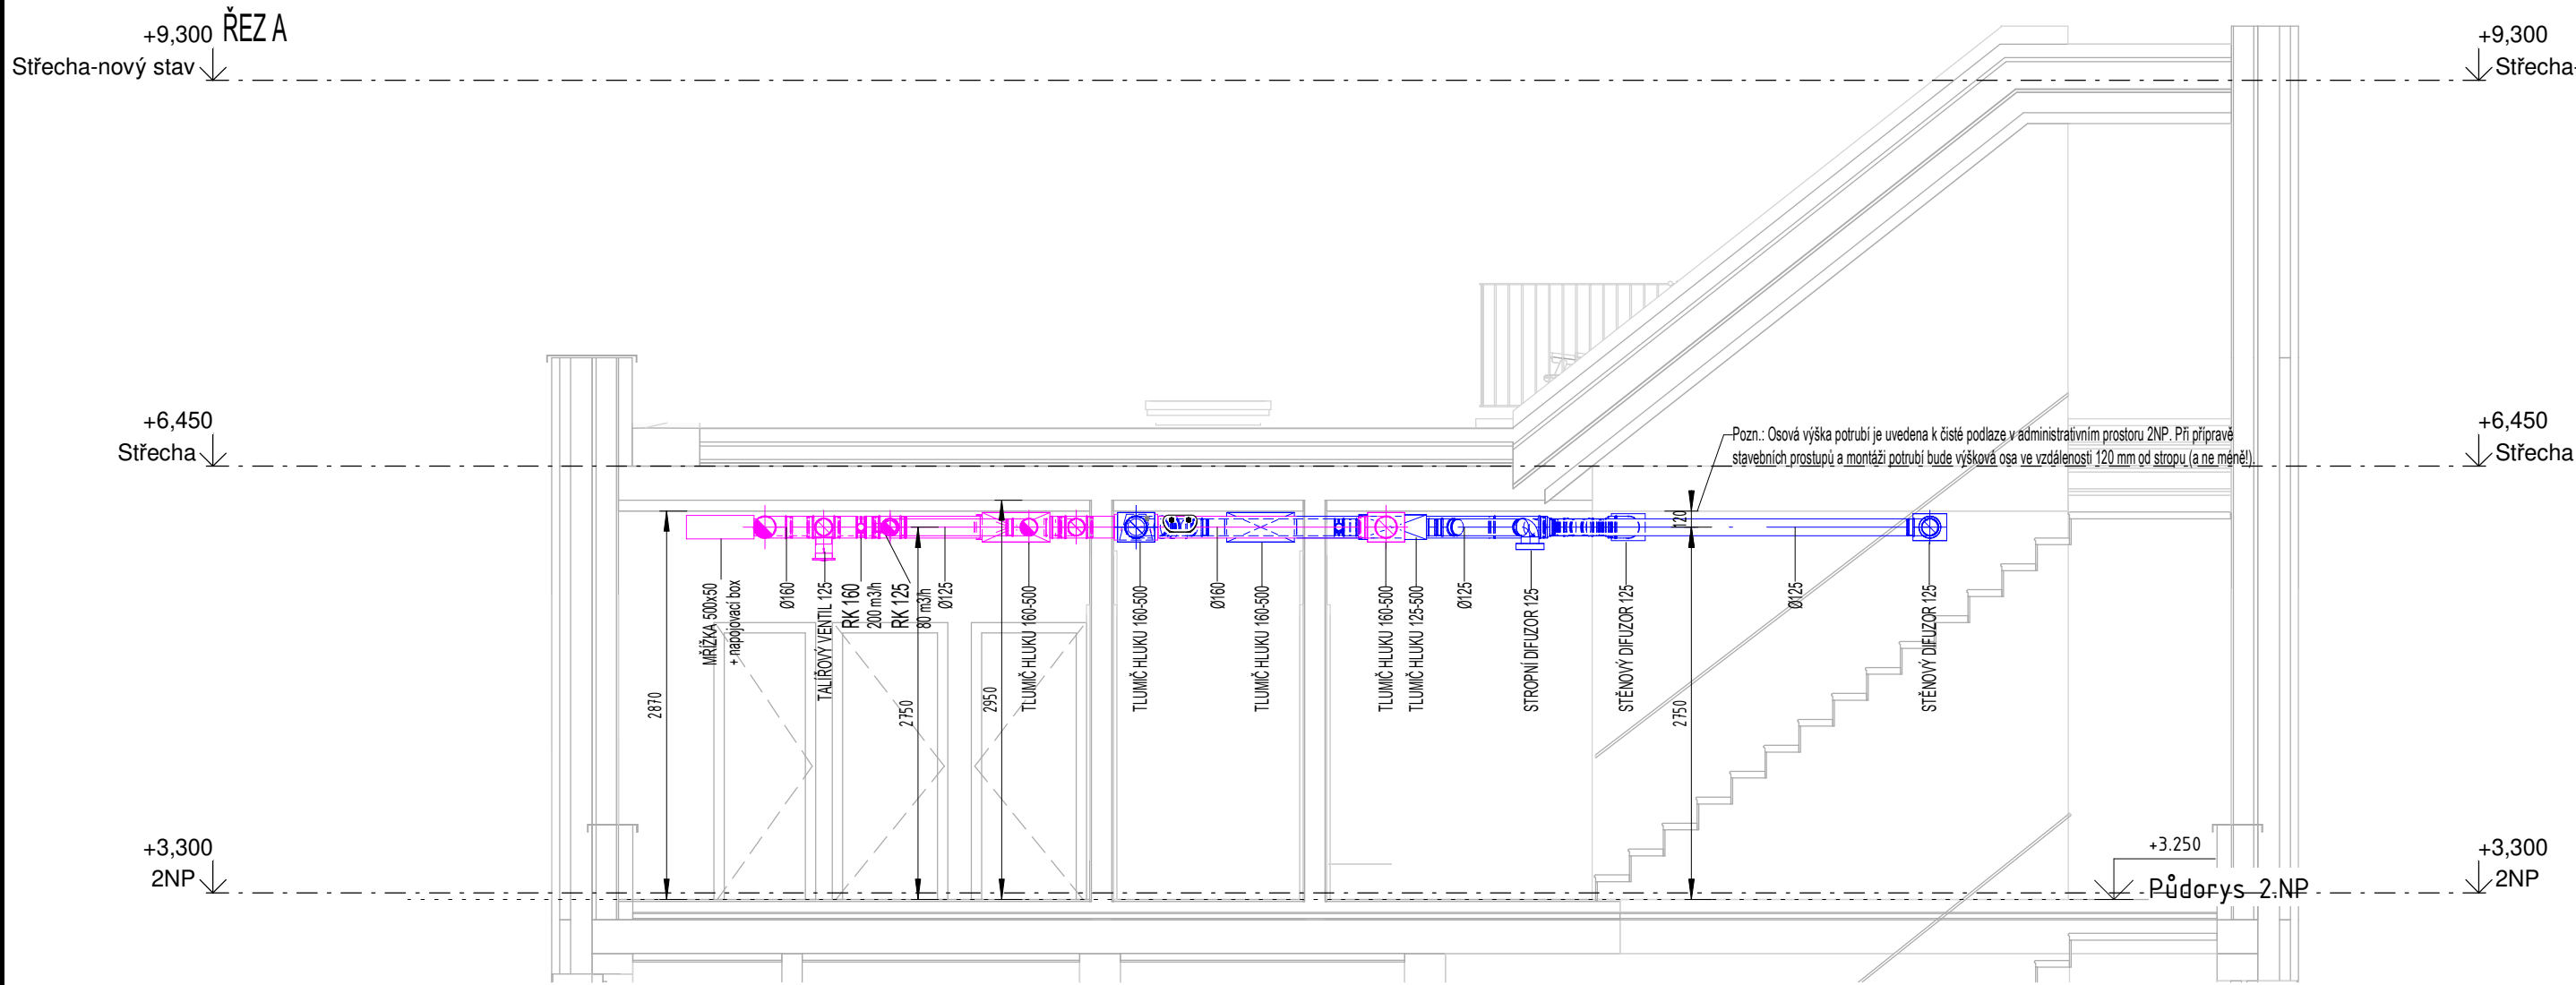



SCHÉMA VZT JEDNOTKY


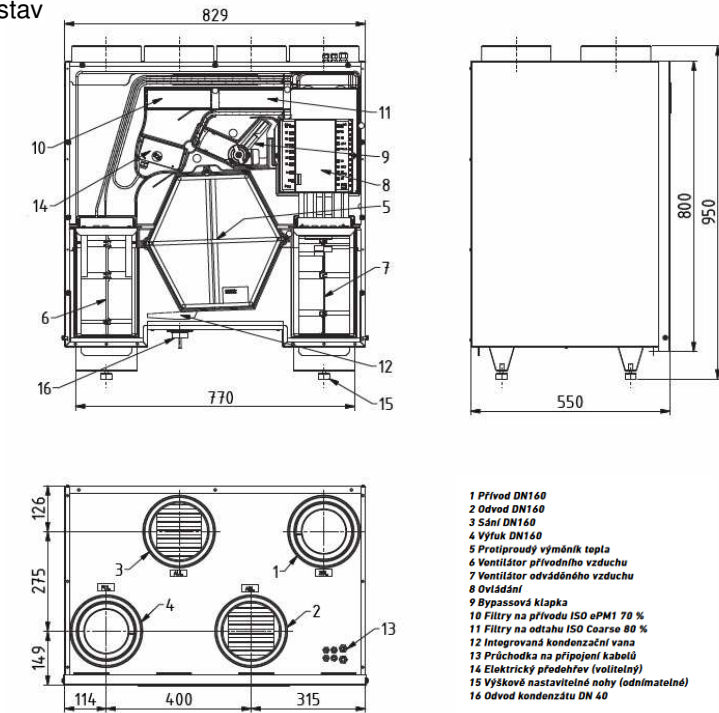


LEGENDA

- POTRUBÍ - SÁNÍ (ODA)
- POTRUBÍ - VÝFUK (EHA)
- POTRUBÍ - PŘÍVOD (SUP)
- POTRUBÍ - ODVOD (ETA)
- TEPELNÁ IZOLACE
- TLUMIČ HLUKU
- MNOŽSTVÍ PŘÍVÁDĚNÉHO VZDUCHU m³/h
- MNOŽSTVÍ ODVÁDĚNÉHO VZDUCHU m³/h
- VÝŠKA OSY (od čisté podlahy)
- ODA SÁNÍ VZDUCHU
- EHA VÝFUK VZDUCHU
- SUP PŘÍVOD VZDUCHU
- ETA ODVOD VZDUCHU

ŘEZA B

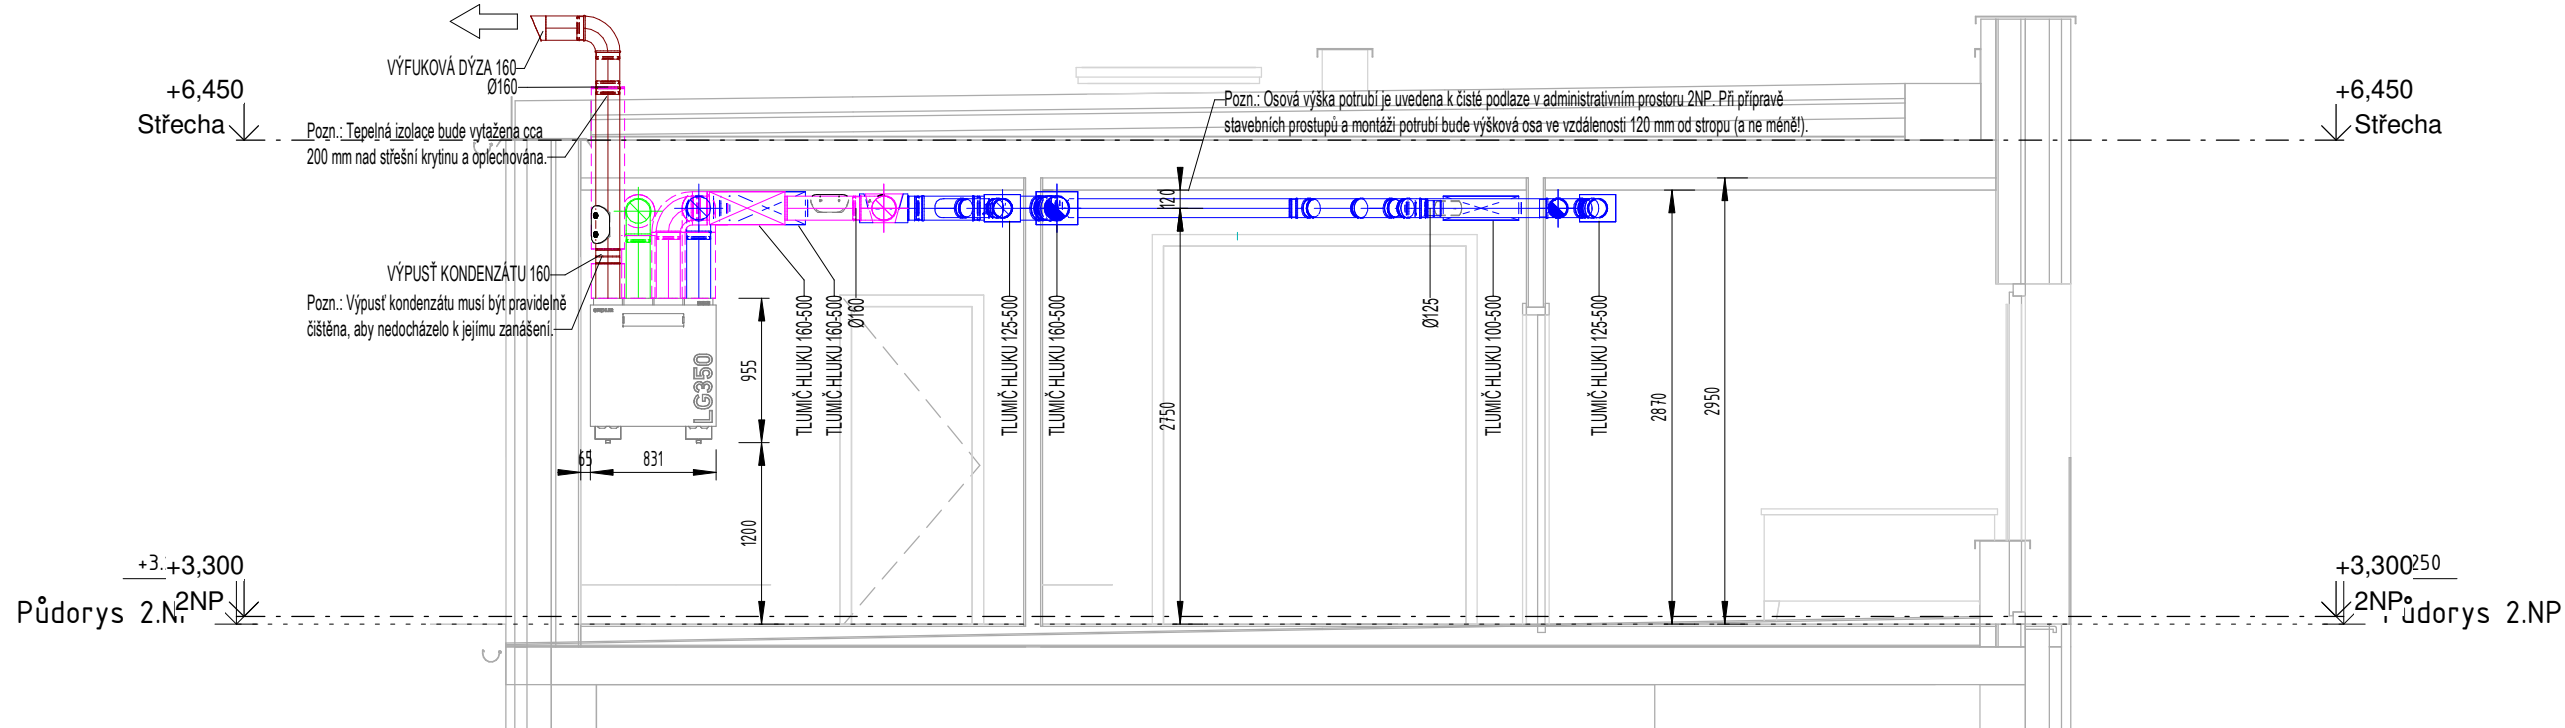

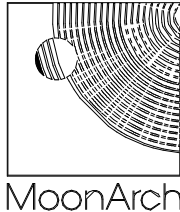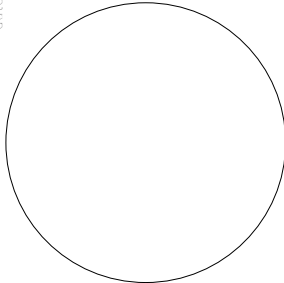ZPRACOVATEL DÍLČÍHO PROJEKTU SPECIALIZACE										projektant:  PROJEKCE - REALIZACE - SERVIS					
EVORA CZ, s.r.o.															
vyrábí: ING. TEREZA SNÁŠELOVÁ			kontroluje: ING. JIŘÍ ŠÍMA, PH.D.			zodpovědný projektant: ING. JIŘÍ ŠÍMA, PH.D.									
Tato dokumentace je autorským dílem a může být užita výhradně k účelu na ní uvedenému a smluvně dohodnutému mezi autorem a objednatелеm. Užití pro jiné účely, kopírování, reprodukce, nebo seznámení třetích osob s obsahem této dokumentace je možné jen v rozsahu smluvně dohodnutém.															
stavba: Stavební úpravy a nástavba budovy OKOL TSB Leitnerova p.č. 1527/11, Staré Brno, Brno, JM kraj										architekt: 					
vyrábí: ING. PAVEL PRAŽÁK			kontroluje: ING. PAVEL PRAŽÁK			zodpovědný projektant: ING. PETR NOVOTNÝ									
investor: TECHNICKÉ SÍTĚ BRNO, a.s., Barvířská 822/5, Zábrdovice, 602 00 Brno															
obsah: ZAŘÍZENÍ VZDUCHOTECHNIKY - ŘEZY A a B										autor/zprac: 					
č. výkresu: D.1.4.4		měřítko: 1:50		formát: A3.2		č. zakázky: 20024_45		stupeň: JDS				datum: 1/2021		č. paré: 	