
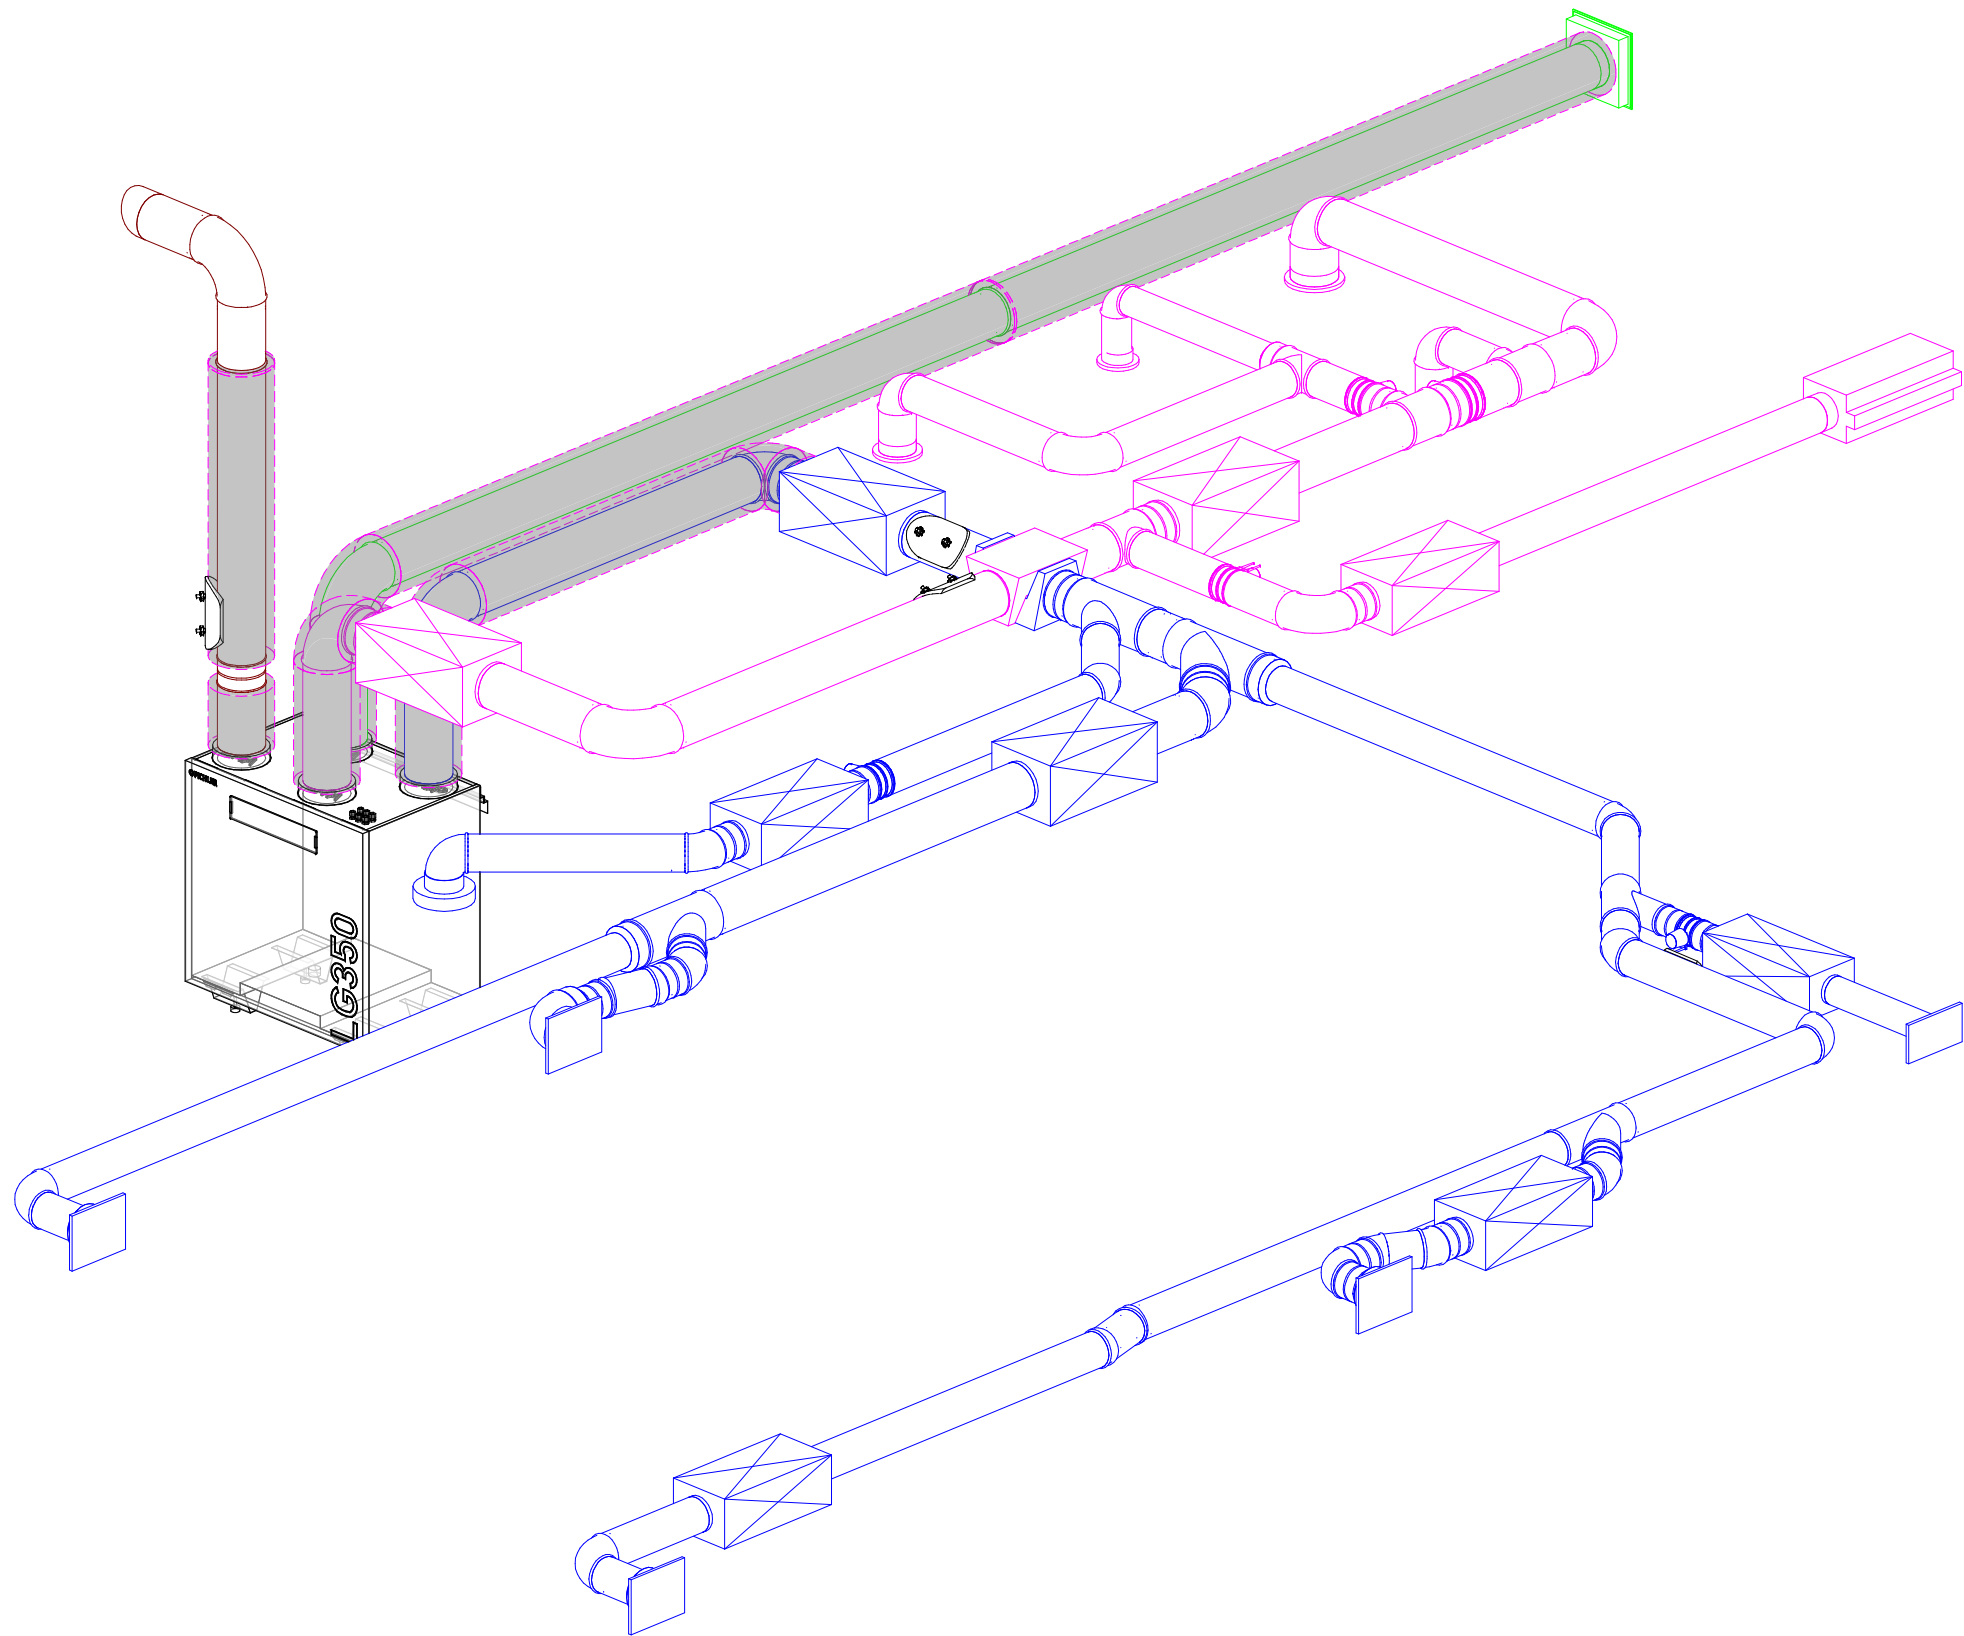
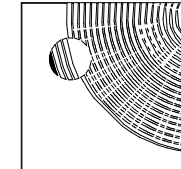


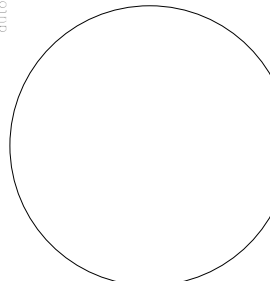

LEGENDA

- POTRUBÍ - SÁNÍ (ODA)
- POTRUBÍ - VÝFUK (EHA)
- POTRUBÍ - PŘÍVOD (SUP)
- POTRUBÍ - ODVOD (ETA)
- TEPELNÁ IZOLACE
- TLUMIČ HLUKU
- MNOŽSTVÍ PŘÍVÁDĚNÉHO VZDUCHU m³/h
- MNOŽSTVÍ ODVÁDĚNÉHO VZDUCHU m³/h
- OSA
- VÝŠKA OSY (od čisté podlahy)
- ODA SÁNÍ VZDUCHU
- EHA VÝFUK VZDUCHU
- SUP PŘÍVOD VZDUCHU
- ETA ODVOD VZDUCHU

ZPRACOVATEL DÍLČÍHO PROJEKTU SPECIALIZACE					projektant:  evora GREEN ENERGY PROJEKCE - REALIZACE - SERVIS		
EVORA CZ, s.r.o.							
vypracoval: ING. TEREZA SNÁŠELOVÁ		kontroloval: ING. JIŘÍ ŠÍMA, PH.D.		zodpovědný projektant: ING. JIŘÍ ŠÍMA, PH.D.			
Tato dokumentace je autorským dílem a může být užitá výhradně k účelu na ní uvedenému a smluvně dohodnutému mezi autorem a objednatelem. Užití pro jiné účely, kopírování, reprodukce, nebo seznámení třetích osob s obsahem této dokumentace je možné jen v rozsahu smluvně dohodnutém.							
stavba Stavební úpravy a nástavba budovy OKOL TSB Leitnerova p.č. 1527/11, Staré Brno, Brno, JM kraj							architekt:  MoonArch
vypracoval: ING. PAVEL PRAŽÁK		kontroloval: ING. PAVEL PRAŽÁK		zodpovědný projektant: ING. PETR NOVOTNÝ			
investor: TECHNICKÉ SÍTĚ BRNO, a.s., Barvířská 822/5, Zábrdovice, 602 00 Brno							
obsah: ZAŘÍZENÍ VZDUCHOTECHNIKY - AXONOMETRIE							autor/zprac: 
č. výkresu: D.1.4.6	měřítko: 1:25	formát: A3.2	č. zakázky: 20024_45	stupeň: JDS	datum: 1/2021	č. poré:	