


SPLAŠKOVÁ KANALIZACE ODPADY 1.PP
M1:50

TABULKA MÍSTNOSTÍ		
Č.	Název místnosti	Plocha (m2)
001	CHODBA	14,2
002	KOMORA	5,9
003	VODÁRNA	3,3
004	SKLAD PALIVA	17,4
005	ARCHIV	17,0
006	SKLEP	5,0
007	ARCHIV	17,0
PLOCHA CELKEM		79,6

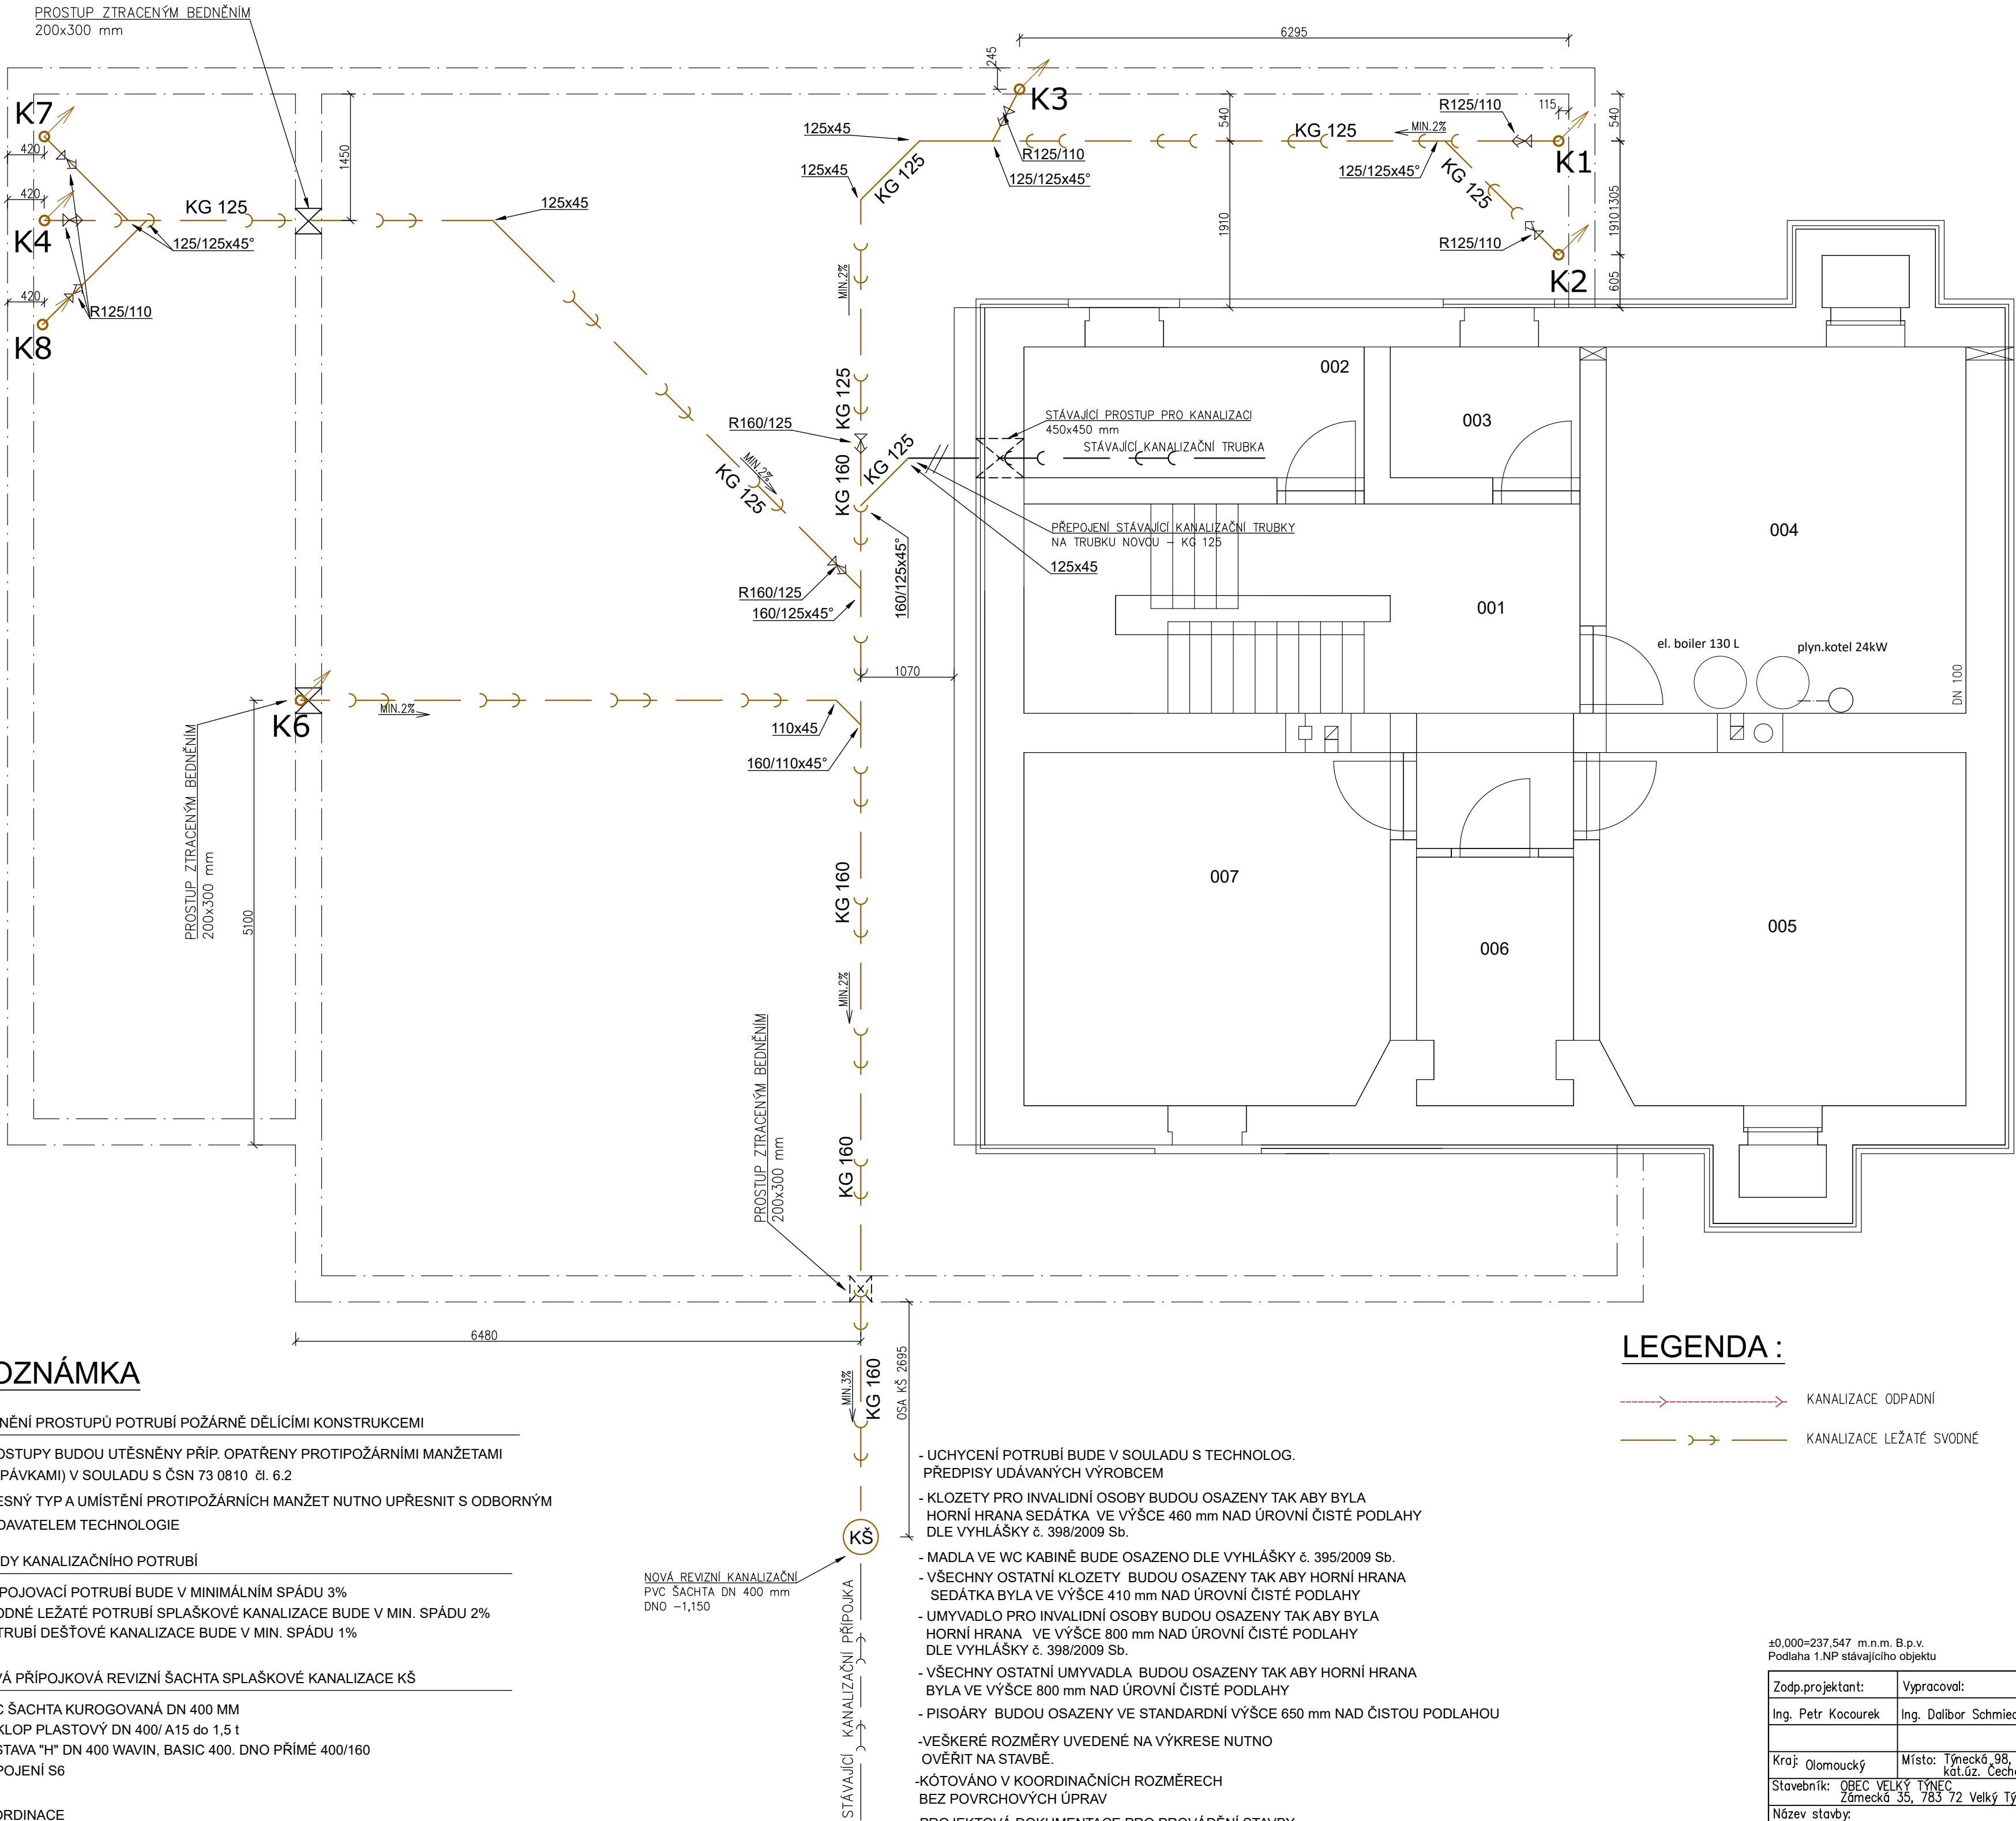

POZNÁMKA

- TĚSNĚNÍ PROSTUPŮ POTRUBÍ POŽÁRNĚ DĚLÍCÍMI KONSTRUKCEMI

PROSTUPY BUDOU UTĚSNĚNY PŘÍP. OPATŘENY PROTIPOŽÁRNÍMI MANŽETAMI (UCPÁVKAMI) V SOULADU S ČSN 73 0810 čl. 6.2

PŘESNÝ TYP A UMÍSTĚNÍ PROTIPOŽÁRNÍCH MANŽET NUTNO UPŘESNIT S ODBORNÝM DODAVATELEM TECHNOLOGIE

- SPÁDY KANALIZAČNÍHO POTRUBÍ

PŘIPOJOVACÍ POTRUBÍ BUDE V MINIMÁLNÍM SPÁDU 3%
SVODNÉ LEŽATÉ POTRUBÍ SPLAŠKOVÉ KANALIZACE BUDE V MIN. SPÁDU 2%
POTRUBÍ DEŠŤOVÉ KANALIZACE BUDE V MIN. SPÁDU 1%

- NOVÁ PŘÍPOJKOVÁ REVIZNÍ ŠACHTA SPLAŠKOVÉ KANALIZACE KŠ

PVC ŠACHTA KUROGOVANÁ DN 400 MM
POKLOP PLASTOVÝ DN 400/ A15 do 1,5 t
SESTAVA "H" DN 400 WAVIN, BASIC 400. DNO PŘÍMÉ 400/160
NAPOJENÍ S6

- KOORDINACE

PŘI PROVÁDĚNÍ PRACÍ JE NUTNÁ KOORDINACE STAVEBNÍ ČÁSTI, ÚSTŘEDNÍHO VYTÁPĚNÍ
ZTI A ELEKTROINSTALACE

- UCHYCENÍ POTRUBÍ BUDE V SOULADU S TECHNOLOG. PŘEDPISY UDÁVANÝCH VÝROBCEM
- KLOZETY PRO INVALIDNÍ OSOBY BUDOU OSAZENY TAK ABY BYLA HORNÍ HRANA SEDÁTKA VE VÝŠCE 460 mm NAD ÚROVNÍ ČISTÉ PODLAHY DLE VYHLÁŠKY č. 398/2009 Sb.

- MADLA VE WC KABINĚ BUDE OSAZENO DLE VYHLÁŠKY č. 395/2009 Sb.

- VŠECHNY OSTATNÍ KLOZETY BUDOU OSAZENY TAK ABY HORNÍ HRANA SEDÁTKA BYLA VE VÝŠCE 410 mm NAD ÚROVNÍ ČISTÉ PODLAHY

- UMYVADLO PRO INVALIDNÍ OSOBY BUDOU OSAZENY TAK ABY BYLA HORNÍ HRANA VE VÝŠCE 800 mm NAD ÚROVNÍ ČISTÉ PODLAHY DLE VYHLÁŠKY č. 398/2009 Sb.

- VŠECHNY OSTATNÍ UMYVADLA BUDOU OSAZENY TAK ABY HORNÍ HRANA BYLA VE VÝŠCE 800 mm NAD ÚROVNÍ ČISTÉ PODLAHY

- PISOÁRY BUDOU OSAZENY VE STANDARDNÍ VÝŠCE 650 mm NAD ČISTOU PODLAHOU

- VEŠKERÉ ROZMĚRY UVEDENÉ NA VÝKRESE NUTNO OVĚRIT NA STAVBĚ.

- KÓTOVÁNO V KOORDINAČNÍCH ROZMĚRECH
BEZ POVRCHOVÝCH ÚPRAV

- PROJEKTOVÁ DOKUMENTACE PRO PROVÁDĚNÍ STAVBY
dle vyhl. č. 62/2013 Sb. a 405/2017 Sb.

LEGENDA :

- KANALIZACE ODPADNÍ
- KANALIZACE LEŽATÉ SVODNÉ

±0,000=237,547 m.n.m. B.p.v.
Podlaha 1.NP stávajícího objektu

Zodp.projektant:	Vypracoval:	Kreslil:	Tech.kontrola:	escon projekce & design
Ing. Petr Kocourek	Ing. Dalibor Schmiedt	Ing. Dalibor Schmiedt		
Kraj: Olomoucký	Místo: Týnecká 98, Velký Týnec – Čechovice kat.úz. Čechovice [618845]	č. parc. 207	Formát:	6 xA4
Stavebník: OBEC VELKÝ TÝNEC Zámecká 35, 783 72 Velký Týnec			Datum:	1/2024
Název stavby:	STAVEBNÍ ÚPRAVY OBJEKTU TÝNECKÁ Č.P. 98, ČECHOVICE		Účel	DPS
			Č.zakázky	
Obsah výkresu: SPLAŠKOVÁ KANALIZACE ODPADY 1.PP			Měřítko: 1: 50	Číslo výkresu: D.1.4.1.11