


M1:50

TABULKA MÍSTNOSTÍ		
Č.	Název místnosti	Plocha (m ²)
001	CHODBA	14,2
002	KOMORA	5,9
003	VODÁRNA	3,3
004	SKLAD PALIVA	17,4
005	ARCHIV	17,0
006	SKLEP	5,0
007	ARCHIV	17,0
PLOCHA CELKEM		79,6

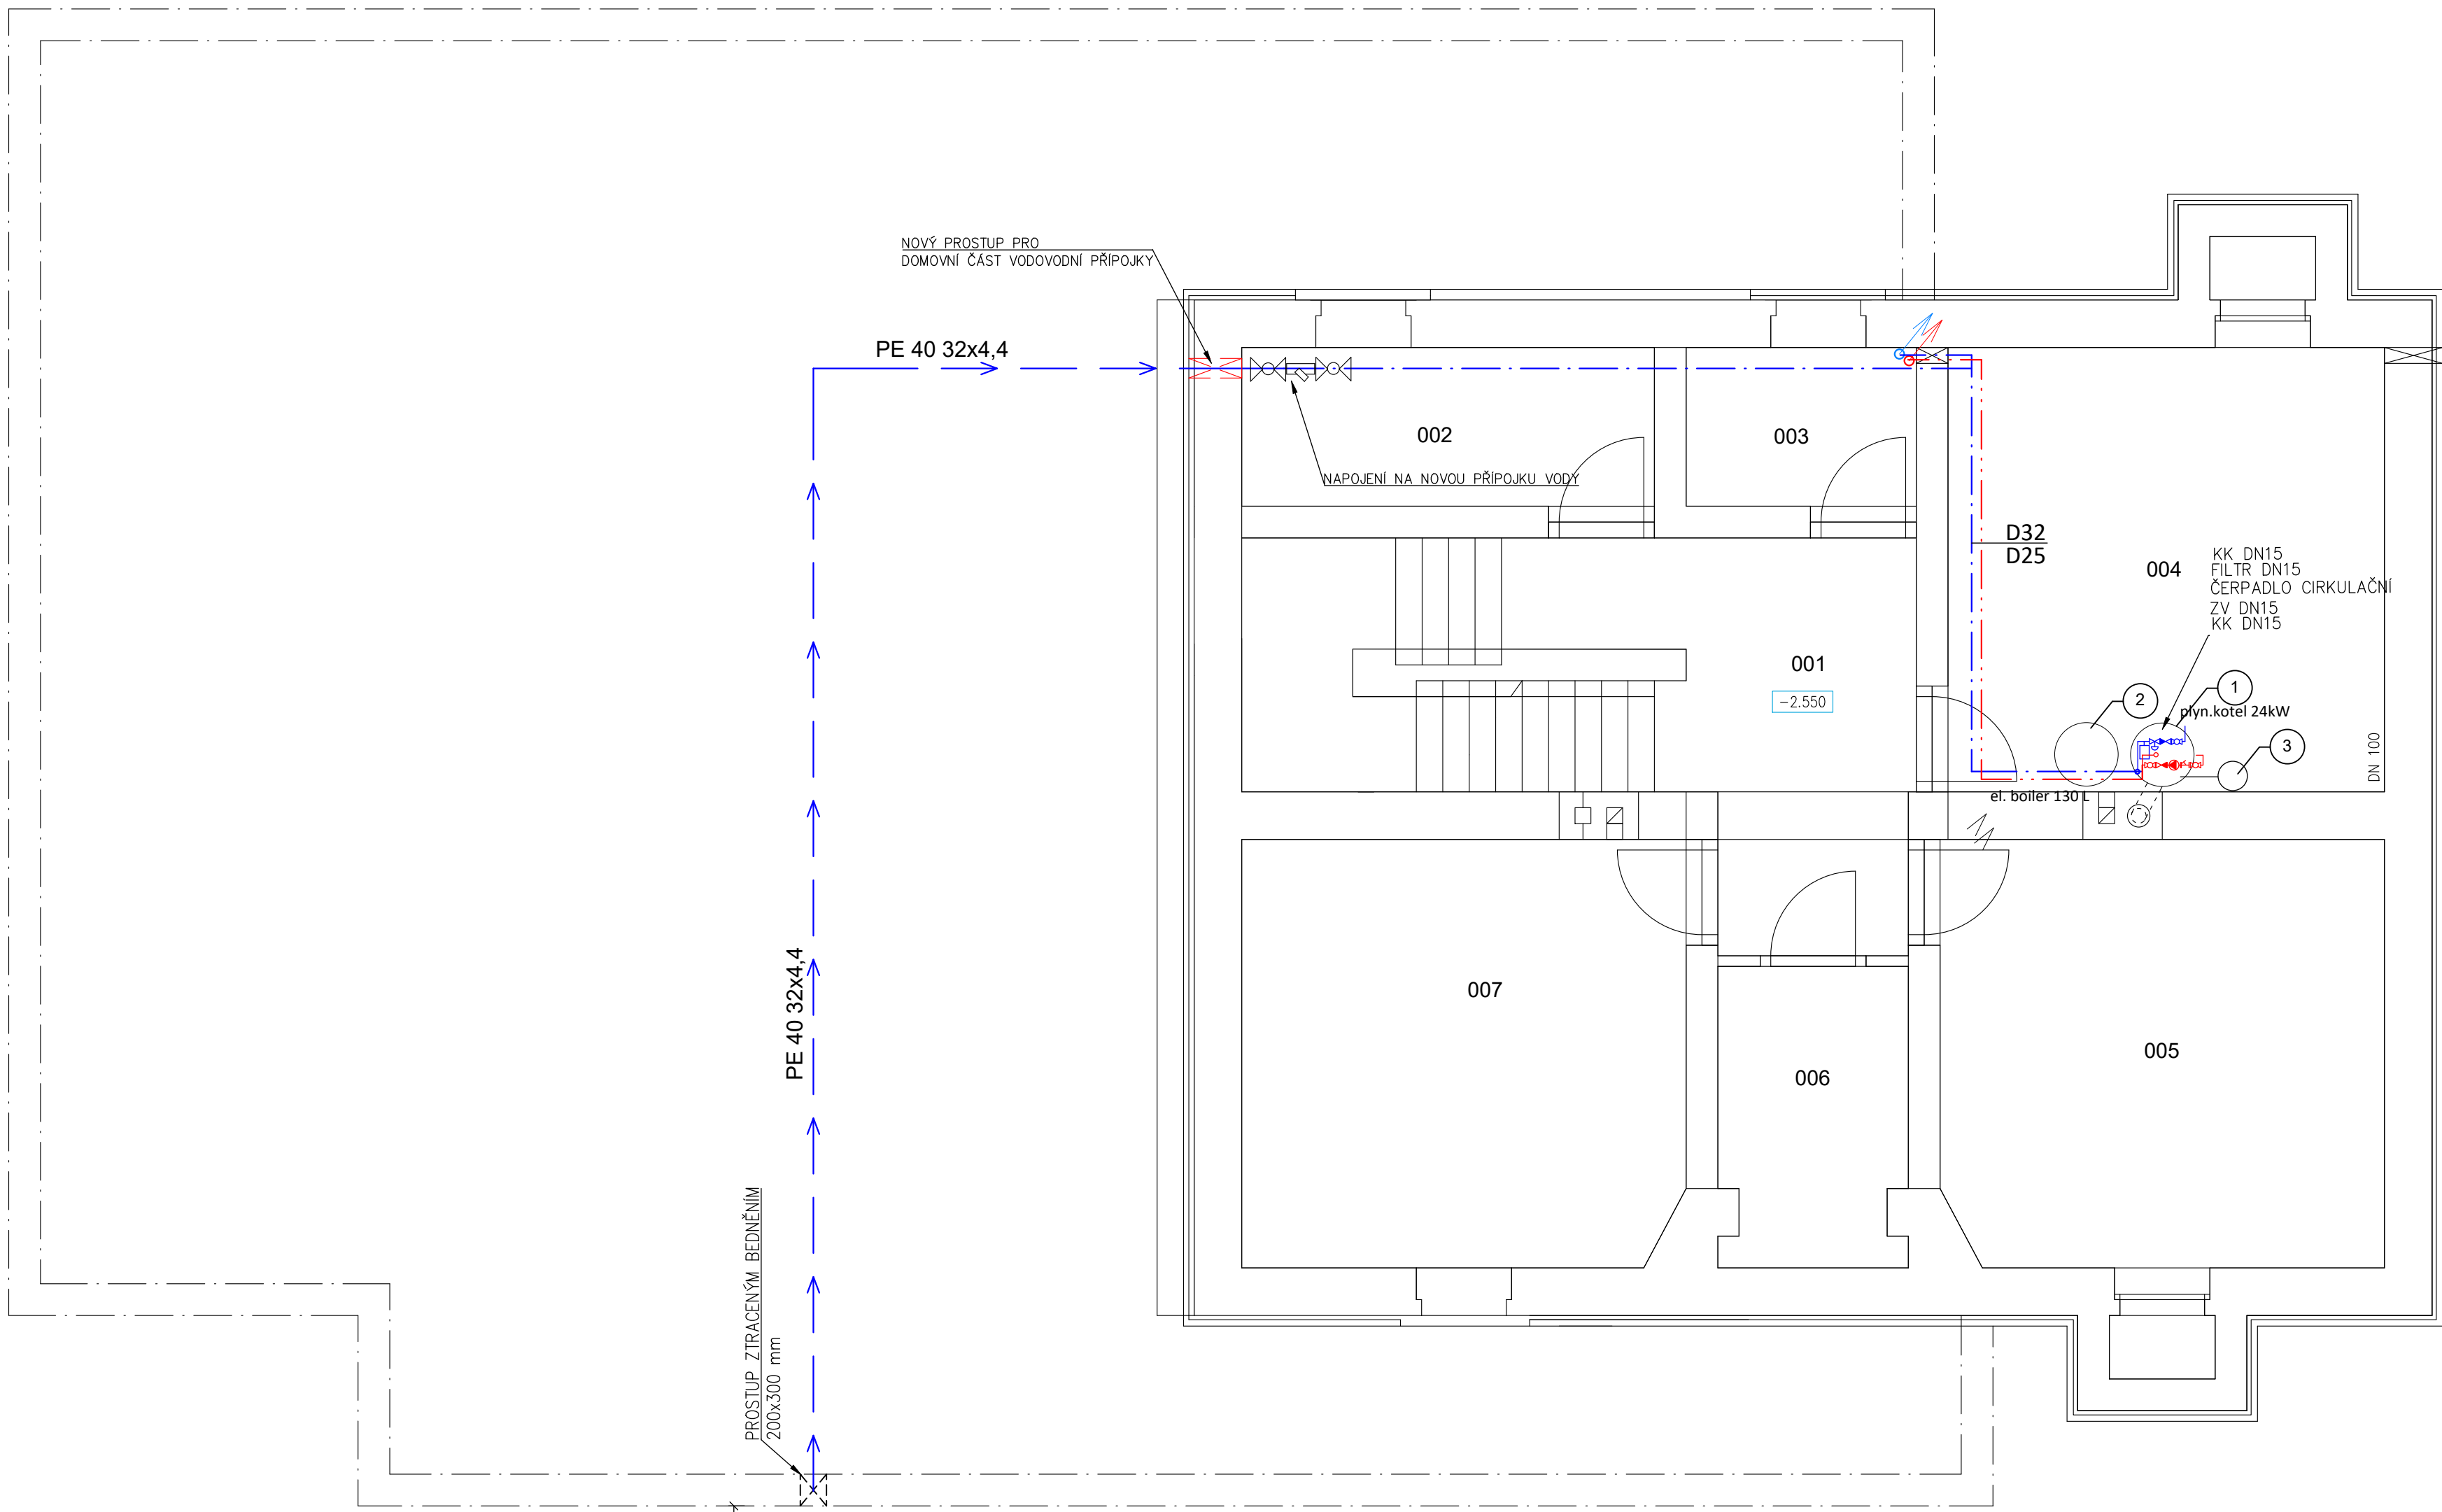

UTĚSNĚNÍ PROSTUPŮ POTRUBÍ POŽÁRNĚ DĚLÍCÍMI KONSTRUKCEMI

PROSTUPY BUDOU UTĚSNĚNÝ PŘÍP. OPATŘENY PROTIPOŽÁRNÍMI MANŽETAMI (UCPÁVKAMI) V SOULADU S ČSN 73 0810 čl. 6.2

PŘESNÝ TYP A UMÍSTĚNÍ PROTIPOŽÁRNÍCH MANŽET NUTNO UPŘESNIT S ODBORNÝM DODAVATELEM TECHNOLOGIE

PŘI PROVÁDĚNÍ PRACÍ JE NUTNÁ KOORDINACE STAVEBNÍ ČÁSTI, ÚSTŘEDNÍHO VYTÁPĚNÍ
ZTI A ELEKTROINSTALACE

-VEŠKERÉ ROZMĚRY UVEDENÉ NA VÝKRESE NUTNO OVĚŘIT NA STAVBĚ.

- UCHYCENÍ POTRUBÍ BUDE V SOULADU S TECHNOLOG.
PŘEDPISY UDÁVANÝCH VÝROBCEM

- KLOZETY PRO INVALIDNÍ OSOBY BUDOU OSAZENY TAK ABY BYLA
HORNÍ HRANA SEDÁTKA VE VÝŠCE 460 mm NAD ÚROVNÍ ČISTÉ PODLAHY
DLE VYHLÁŠKY č. 398/2009 Sb.

- MADLA VE WC KABINĚ BUDE OSAZENO DLE VYHLÁŠKY č. 395/2009 Sb.
- VŠECHNY OSTATNÍ KLOZETY BUDOU OSAZENY TAK ABY HORNÍ HRANA
SEDÁTKA BYLA VE VÝŠCE 410 mm NAD ÚROVNÍ ČISTÉ PODLAHY

- UMYVADLO PRO INVALIDNÍ OSOBY BUDOU OSAZENY TAK ABY BYLA
HORNÍ HRANA VE VÝŠCE 800 mm NAD ÚROVNÍ ČISTÉ PODLAHY
DLE VYHLÁŠKY č. 398/2009 Sb.

- VŠECHNY OSTATNÍ UMYVADLA BUDOU OSAZENY TAK ABY HORNÍ HRANA
BYLA VE VÝŠCE 800 mm NAD ÚROVNÍ ČISTÉ PODLAHY

- PISOÁRY BUDOU OSAZENY VE STANDARDNÍ VÝŠCE 650 mm NAD ČISTOU PODLAHOU

-VEŠKERÉ ROZMĚRY UVEDENÉ NA VÝKRESE NUTNO OVĚŘIT NA STAVBĚ.


-KÓTOVÁNO V KOORDINAČNÍCH ROZMĚRECH
BEZ POVRCHOVÝCH ÚPRAV
-PROJEKTOVÁ DOKUMENTACE PRO PROVÁDĚNÍ STAVBY
dle vyhl. č. 62/2013 Sb. a 405/2017 Sb.

 VODA STUDNÁ

 VODA TEPLÁ

 KANALIZACE ODPADNÍ

 KANALIZACE PŘIPOJOVACÍ

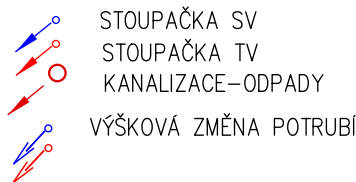


NOVÁ VODOMĚRNÁ ŠACHTA 500x400 mm
VÝŠKOVĚ STAVITELNÝ RÁM
HLOUBKA DNA -1,540

PROSTUP ZTRACENÝM BEDNĚNÍM

OSA VŠ 2695

PE 40 32x4,4

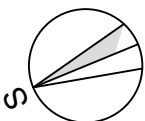

±0,000=237,547 m.n.m. B.p.v. Podlaha 1.NP stávajícího objektu					
Zodp.projektant:	Vypracoval:	Kreslil:	Tech.kontrola:		
Ing. Petr Kocourek	Ing. Dalibor Schmiedt	Ing. Dalibor Schmiedt			
Kraj: Olomoucký	Místo: Týneček 98, Velký Týnec – Čechovice kat.úz. Čechovice [618845]	č. parc. 207	Formát:	6 xA4	
Stavebník: OBEC VELKÝ TÝNEC Zámecká 35, 783 72 Velký Týnec			Datum:	1/2024	
Název stavby: STAVEBNÍ ÚPRAVY OBJEKTU TÝNECKÁ Č.P. 98, ČECHOVICE			Účel	DPS	
			Č.zakázky		
Obsah výkresu: VODOINSTALACE VNITŘNÍ 1.PP			Měřítko: 1:50	Číslo výkresu: D.1.4.1.8	