


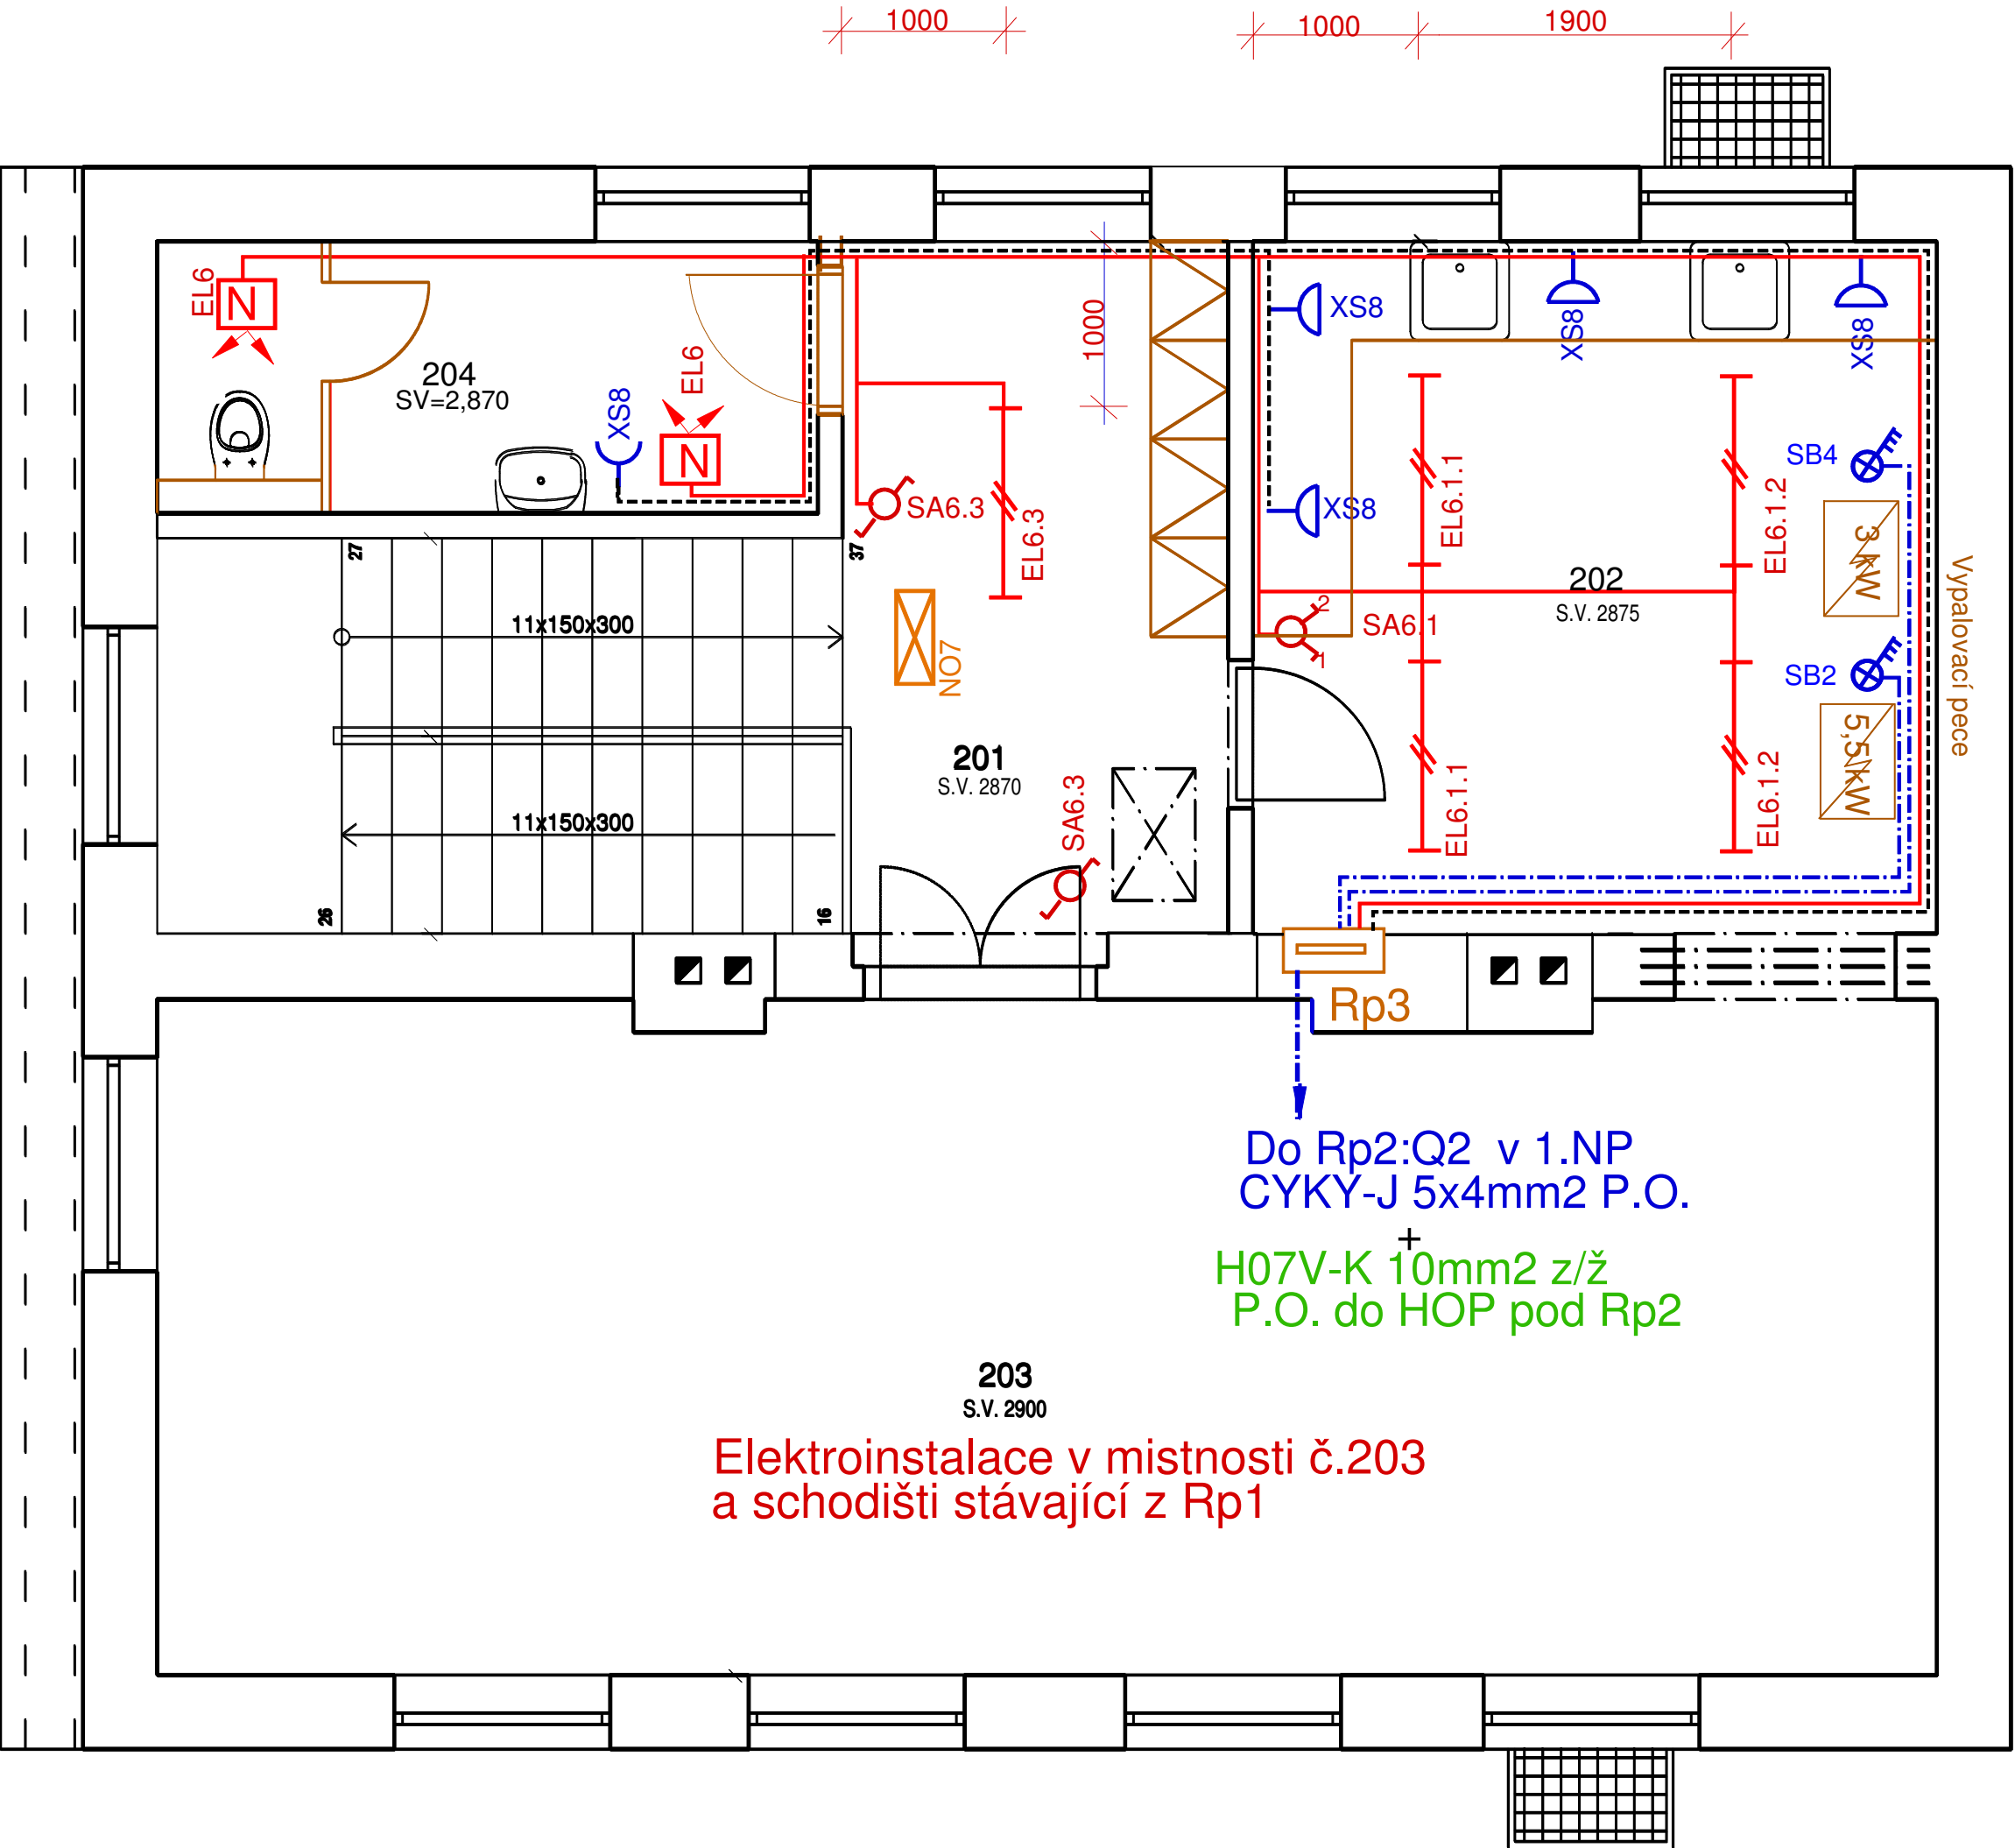

LEGENDA PŘÍSTROJŮ

- Lineární svít. pro LED trubice T8, Kanlux, typ MEBA 4LED 2x120 OP PS, IP20, tř.II, (dl.1250 x š.153 x v.65)
- Svítidlo se snímačem pohybu- N nástěnné
- Spínač, střídavý č.6
- Přepínač seriový, č.5
- Spínač třípólový, 400V, 16A
- Zásuvka jednonásobná
- Zásuvka jednonásobná s víčkem, IP54
- Nouzové svítidlo Kanlux s transp. PICTO ONTEC G, TNP 8 (1ks)
- Zapuštěná skříň OEZ, typ RZG-Z-2528, otevírání pravé 28 modulů, 2 řady, PE-28, N14, N1, 2-10 svorek, IP40, plastová, š362 x v.436 x h.102mm,

LEGENDA VEDENÍ

- Světelné okruhy CYKY-J 1,5mm2
- Zásuvkové okruhy CYKY J 3x2,5mm2
- 3F okruhy CYKY J 5x2,5mm2 (5x4mm2)
- Ochranný vodič - pospojování, H07V-K 10 mm2 z/ž

Objednatel projektu:	ECOM stavby a projekce s.r.o. Černovír 307, 779 00 Olomouc IČO: 09608354, DIČ: CZ09608354,	Výtisk číslo::	
Zodp. projektant	Ing. Schmiedt Dalibor		
Vypracoval	Kamarád Vladimír		
Investor, stavebník	Obec Velký Týnec, Zámecká 35, 783 72 Velký Týnec	KAMARÁD VLADIMÍR Štěpánov, U parku 7 ELEKTROPROJEKTY IČO: 466 17 906 R.č. ČKAIT: 1201526	
Místo stavby	Týnecká 98, Velký Týnec-Čechovice k.ú. Čechovice (618845), p.č.207		
Název stavby:	STAVEBNÍ ÚPRAVY OBJEKTU TÝNECKÁ Č.P.98, ČECHOVICE		Datum 11.2023
Název PS,SO:	PS 02 ROZVODY ELEKTRO		Stupeň PD DPS
Název výkresu:	ELEKTROINSTALACE 2. NP		Č.zakázky 12/11/2023
		Měřítko 1:50	Formát A3
			Příloha D.4.1.1-04