


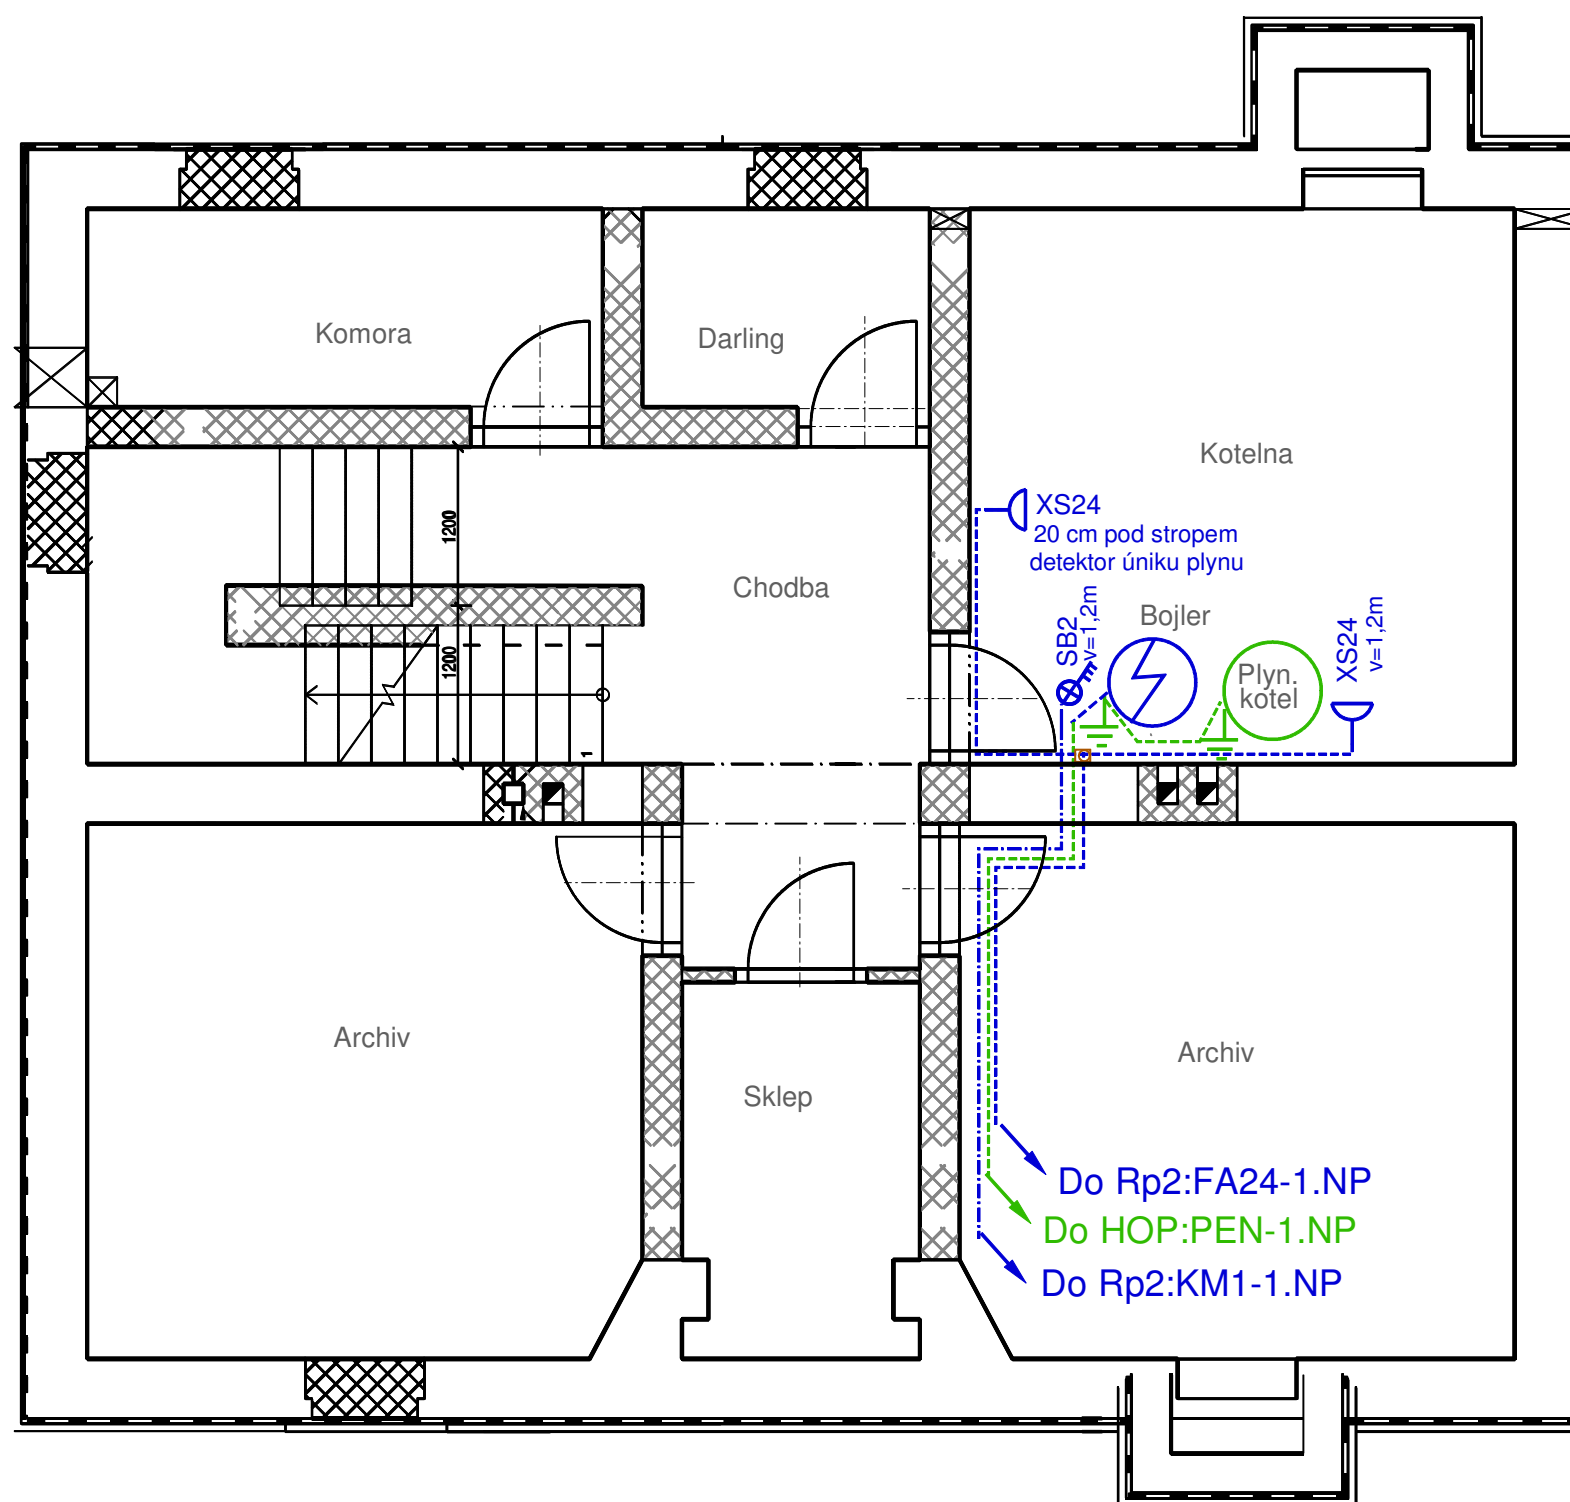

Elektroinstalace v 1.PP stávající, napojená z Rp1



- Spínač třípólový, 400V, 16A, IP44
- Zásuvka jednonásobná s víčkem, IP54
- Elektroinst. krabice 8107 se svork.S-66, IP44

Připojení z Rp2

- CYKY J 3x2,5mm² - el. bojler
- Ochranný vodič - pospojování, CYA 1x6 mm² z/ž, z HOP
- Zásuvkové okruhy CYKY J 3x2,5mm², zás. pro plynový kotel

POZNÁMKA

- Kabelové rozvody po kov. lištách (Niedax) pod PE příchýtkami
- Pospojování ČSN EN 33 2000-4-41 ed.3, čl.411.3.1

Objednatel projektu:	ECOM stavby a projekce s.r.o. Černovír 307, 779 00 Olomouc IČO: 09608354, DIČ: CZ09608354	Výtisk číslo::
Zodp. projektant	Ing. Schmiedt Dalibor	
Vypracoval	Kamarád Vladimír	
Investor, stavebník	Obec Velký Týnec, Zámecká 35, 783 72 Velký Týnec	KAMARÁD VLADIMÍR Štěpánov, U parku 7 ELEKTROPROJEKTY IČO: 466 17 906 R.č. ČKAIT: 1201526
Místo stavby	Týnecká 98, Velký Týnec-Čechovice k.ú. Čechovice (618845), p.č.207	
Název stavby:	STAVEBNÍ ÚPRAVY OBJEKTU TÝNECKÁ Č.P.98, ČECHOVICE	Datum 11.2023
Název PS,SO:	PS 02 ROZVODY ELEKTRO	Stupeň PD DPS
Název výkresu:	ELEKTROINSTALACE 1. PP	Č.zakázky 12/11/2023
		Formát A3
		Měřítko 1:50
		Příloha D.4.1.1-05