


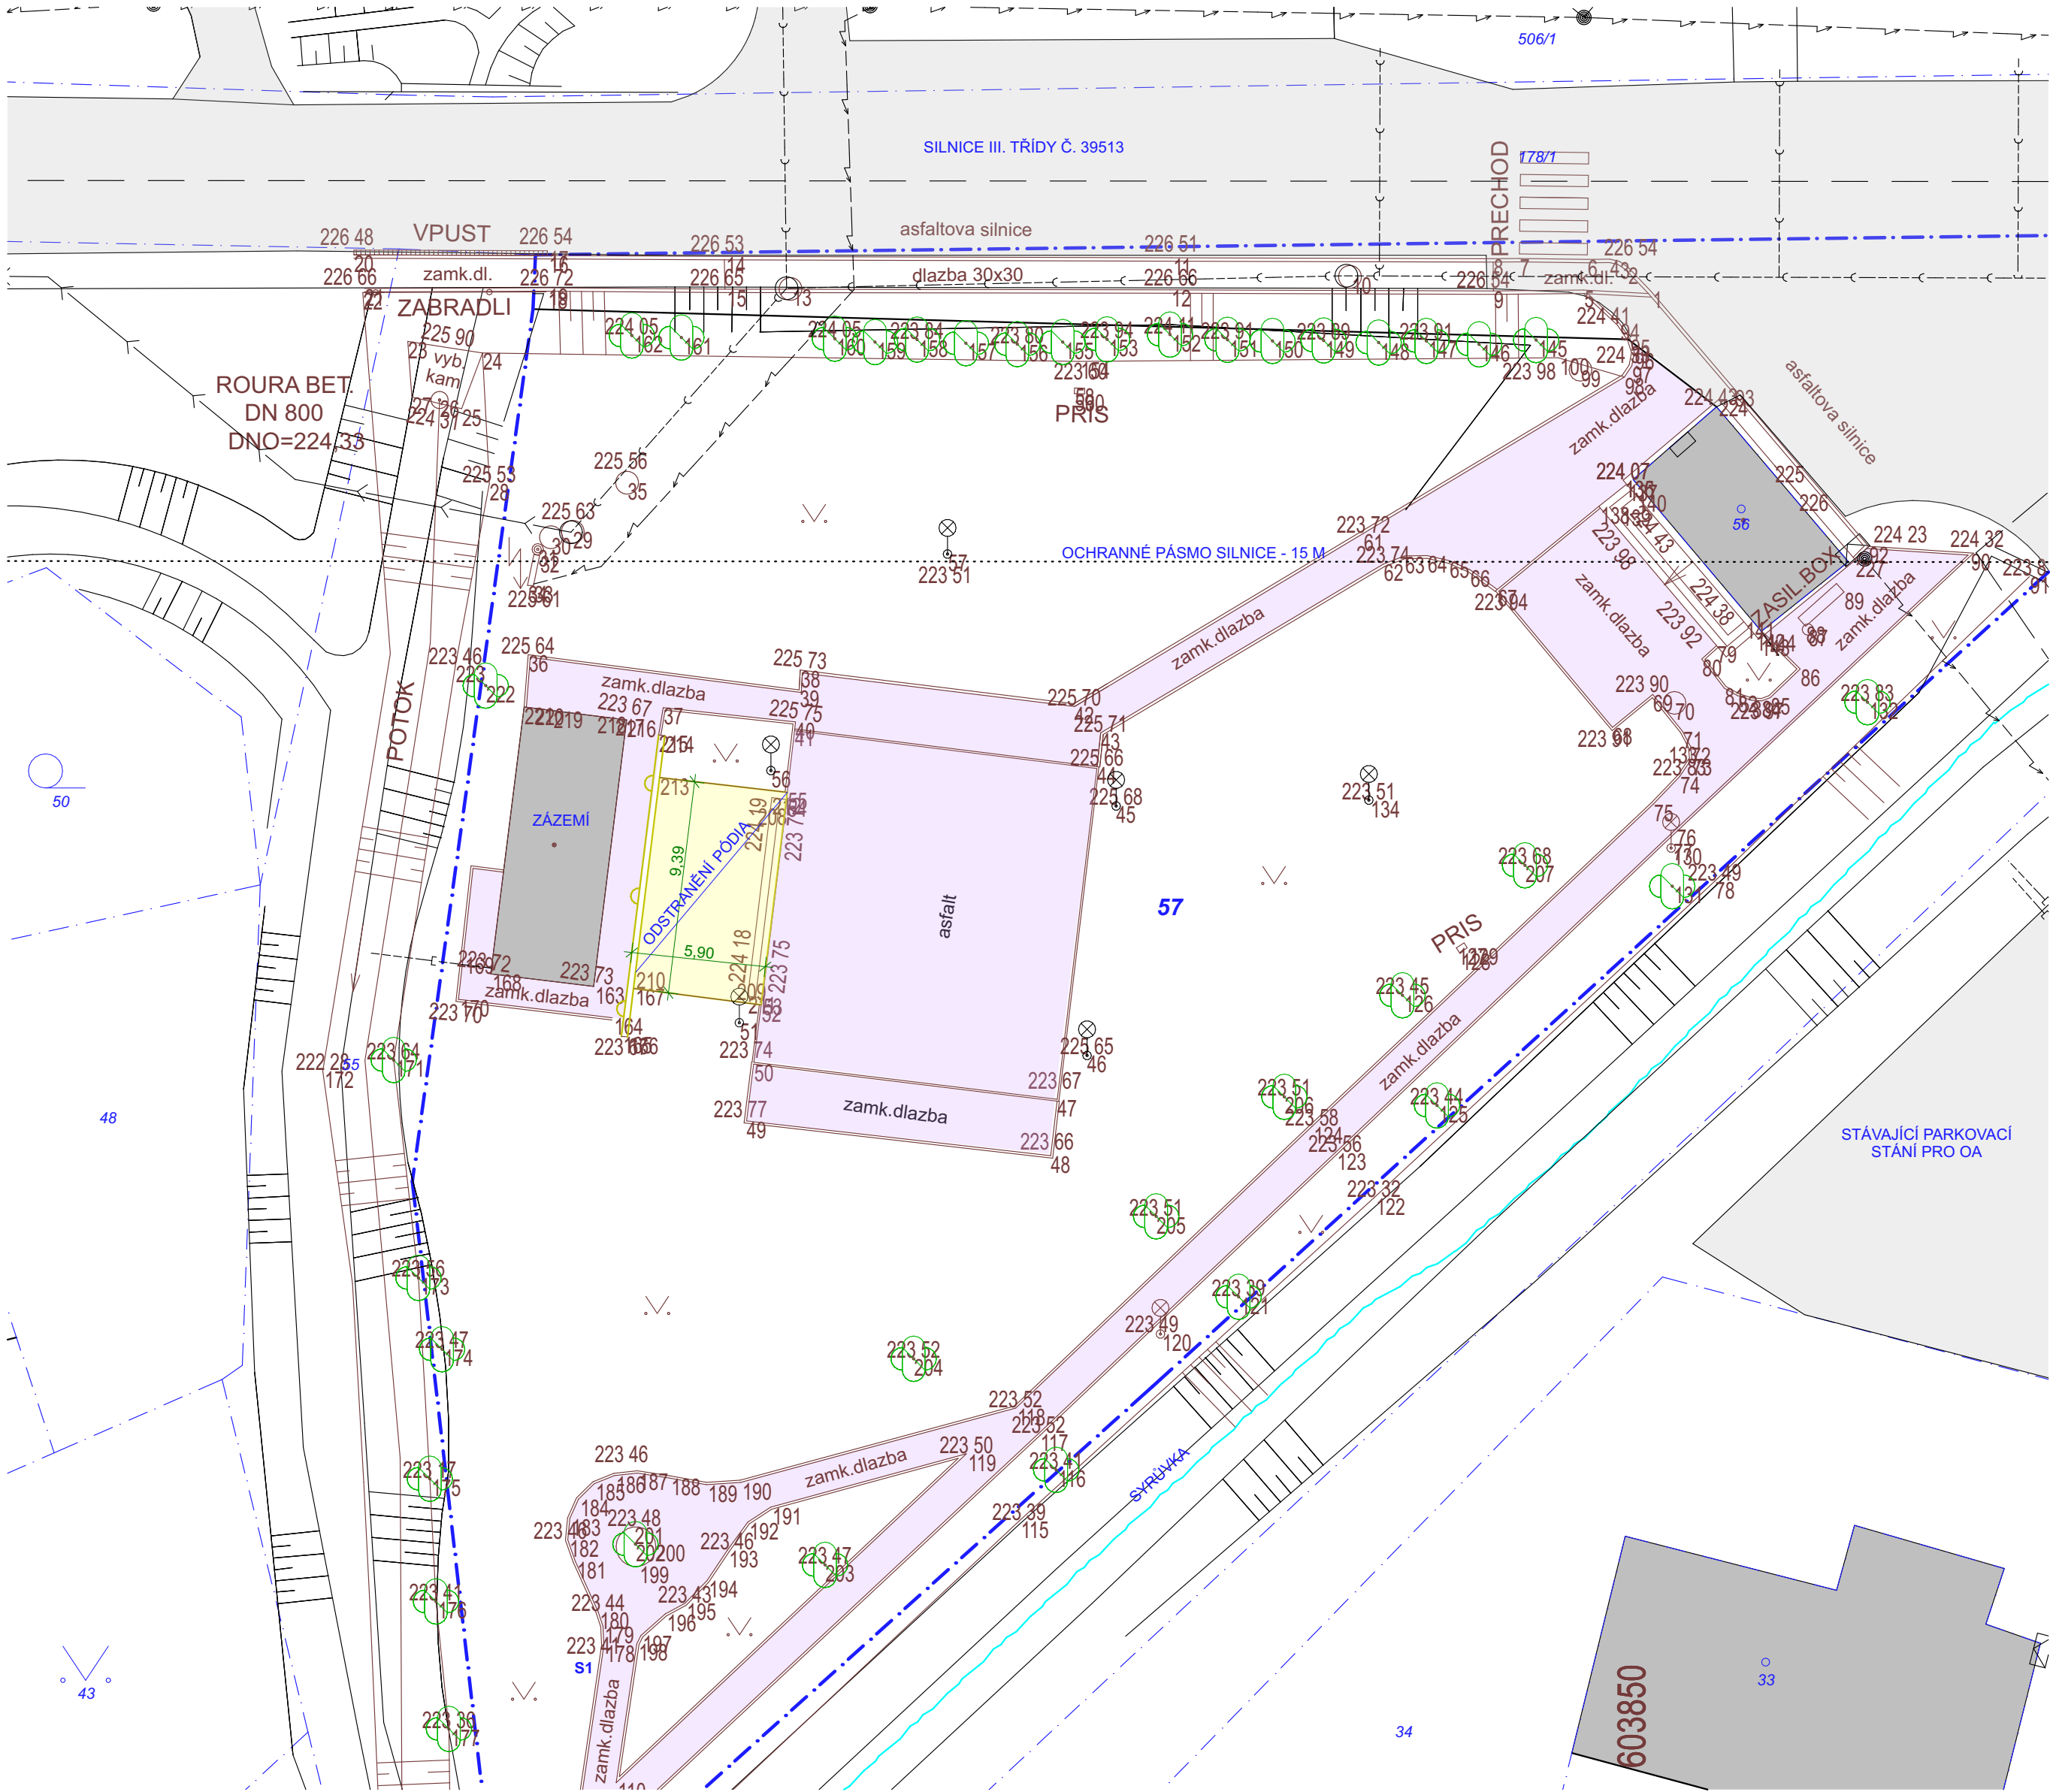

LEGENDA


OZNAČENÍ	NÁZEV
	POZEMNÍ OBJEKT NA POZEMKU - STÁVAJÍCÍ - ODSTRANĚNÍ
	ZASTAVĚNÁ PLOCHA
	STÁVAJÍCÍ KOMUNIKACE
	ASFALTOVÝ KRYT
	STÁVAJÍCÍ POCHOZÍ PLOCHY
	BETONOVÁ DLAŽBA
	SOUSEDNÍ OBJEKT
	ZASTAVĚNÁ PLOCHA
	PILÍŘ S HUP
	ROZVODNÁ / ELEKTROMĚRNÁ SKŘÍŇ
	POULIČNÍ LAMPA
	POULIČNÍ LAMPA S ROZHLESEM
	DOPRAVNÍ ZNAČKA
	SLOUP ELEKTRICKÉHO VEDENÍ
	VODOMĚRNÁ ŠACHTA
	JÍMKY NA SPLAŠKOVOU VODU
	AKUMULAČNÍ NÁDRŽ NA DEŠŤOVOU VODU
	VSÁKOVACÍ OBJEKT
	KANALIZAČNÍ VPUŠŤ
	ŠACHTA / SOUPĚ
	HYDRANT PODZEMNÍ
	HYDRANT NADZEMNÍ
	NÁDOBY TDO (TUHÝ DOMOVNÍ ODPAD)
	JINÝ UMĚLÝ OBJEKT
	PARCELA (POZEMEK)
	URČENO K ODSTRANĚNÍ STAVBY
	PARCELA SOUSEDNÍ, NEDOTČENÁ (POZEMEK)
	STROM
	KER
	VRSTEVNICE
	HLINĚNÉ SRÁZKY
	ČERNÁ = STÁVAJÍCÍ / ŽLUTÁ = BOURANÉ

LEGENDA INŽENÝRSKÝCH SÍTÍ

OZNAČENÍ	NÁZEV
	KANALIZACE SPLAŠKOVÁ
	KANALIZACE DEŠŤOVÁ
	VODOVOD
	PLYNOVOD (STL)
	VEDENÍ NN - PODZEMNÍ

PODROBNOSTI K ÚČELU JEDNOTLIVÝCH INŽENÝRSKÝCH SÍTÍ JSOU UVEDENY V SAMOSTATNÉ ČÁSTI PROJEKTOVÉ DOKUMENTACE ŘEŠÍCÍ PŘÍPOJKY OBJEKTU

ČERNÁ = STÁVAJÍCÍ / ŽLUTÁ = BOURANÉ

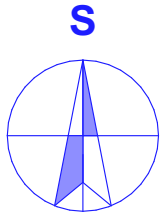

±0,000 = 223,75 m

SOUDADNÝ SYSTÉM: S-JTSK VÝŠKOVÝ SYSTÉM: BpV		MÍSTO STAVBY K.Ú. SYROVICE - P.Č. 57 OBEC SYROVICE, SYROVICE, OKRES BRNO-VENKOV		ING. JIŘÍ ŠŤASTNÝ PROJEKČNÍ A INŽENÝRSKÁ ČINNOST KONTAKT m: +420 602 376 048, e: jstastvmb@gmail.com	
HLAVNÍ PROJEKTANT Ing. JIŘÍ ŠŤASTNÝ		STAVEBNÍK/INVESTOR OBEC SYROVICE		DATUM 03.09.2023	
VYPRACOVAL Ing. JIŘÍ ŠŤASTNÝ		ZÁSTUPCE INVESTORA Ing. ZDENĚK JOUKL-STAROSTA		STUPEŇ DOS	
KONTROLOVAL Ing. JIŘÍ ŠŤASTNÝ-ČKAIT 1007064		NÁZEV DÍLA PARK SYROVICE ODSTRANĚNÍ STÁVAJÍCÍHO PÓDIA		FORMÁT 4x A4	
NÁZEV VÝKRESU C. SITUACNÍ VÝKRESY SITUACE KOORDINAČNÍ		ZAKÁZKOVÉ Č. 2317		DIGITÁLNÍ ZPRACOVÁNÍ ARCHICAD 26	
		PŘE		MĚŘÍTKO 1:250	
				ČÍSLO VÝKRESU C.03	