

LEGENDA


	Rekonstrukce chodníku - betonová dlažba 100/200mm bez fazel, barva přírodní
	Vjezdy k nemovitostem - betonová dlažba 100/200mm bez fazel, barva přírodní
	Podélná parkovací stání - betonová dlažba 100/200mm bez fazel, barva přírodní
	Nástupníste zástavek BUS - betonová dlažba 100/200mm bez fazel, barva přírodní
	Signální a varovný pás ze slepecké dlažby 100/200mm, barva červená
	Umělá vodicí linie - betonová žlábková dlažba 200/200mm, barva přírodní
	Kontrastní pás u zastávek BUS - betonová dlažba 100/200mm bez fazel, barva písková
	Káčirek tl. 100mm
	Zpevnění žulovou kostkou 100/100mm
	Úprava asfaltu na silnici III/3208
	Úprava zelených ploch - humusování tl. 100mm

LEGENDA SÍTÍ:

~	~	~	Stavající kabelové vedení elektronických komunikací - ČEZ
~	—	—	Stávající kabelové vedení NN - ČEZ
~	- - -	- - -	Stávající nadzemní vedení NN - ČEZ
~	- - -	- - -	Stávající nadzemní vedení VN - ČEZ
~	—	—	Stávající kabelové vedení VO
~	—	—	Stávající spáskové kanalizace
~	—	—	Stávající dešťová kanalizace
~	↗ ↘	↗ ↘	Stávající vodotvod
~	—	—	Výhledová dešťová kanalizace (jiná PD)

Výškový systém B.p.v.
Souřadný systém S-JTSK

		IROP Olomouc Holická 156 / 49, 77200 Olomouc tel.: +420 602 633 982	
VYPRACOVAL : Ing. Robert Šimek	ODP.PROJEKTANT : Ing. Robert Šimek	H.J.P. : Ing. Jan Rozsival	INVESTOR : Obec Chrást, Chrást č.p. 150, 289 14 Poříkany, IČ: 00239194
Stavba: Rekonstrukce chodníku v obci Chrást			
Část: D Dokumentace objektů a technických a technologických zařízení D.1 Stavební část			
Stavební objekty:			
DATUM : 01/2021		STUPEŇ : D23pD	
POČET A4 : 6		MĚŘÍTKO : 1:250	
ZAKÁZKA ČÍSLO: 050 - D0022		číslo přílohy:	
VÝKRES		050 - D0022 - D.1/03	
Situace - 2. část			

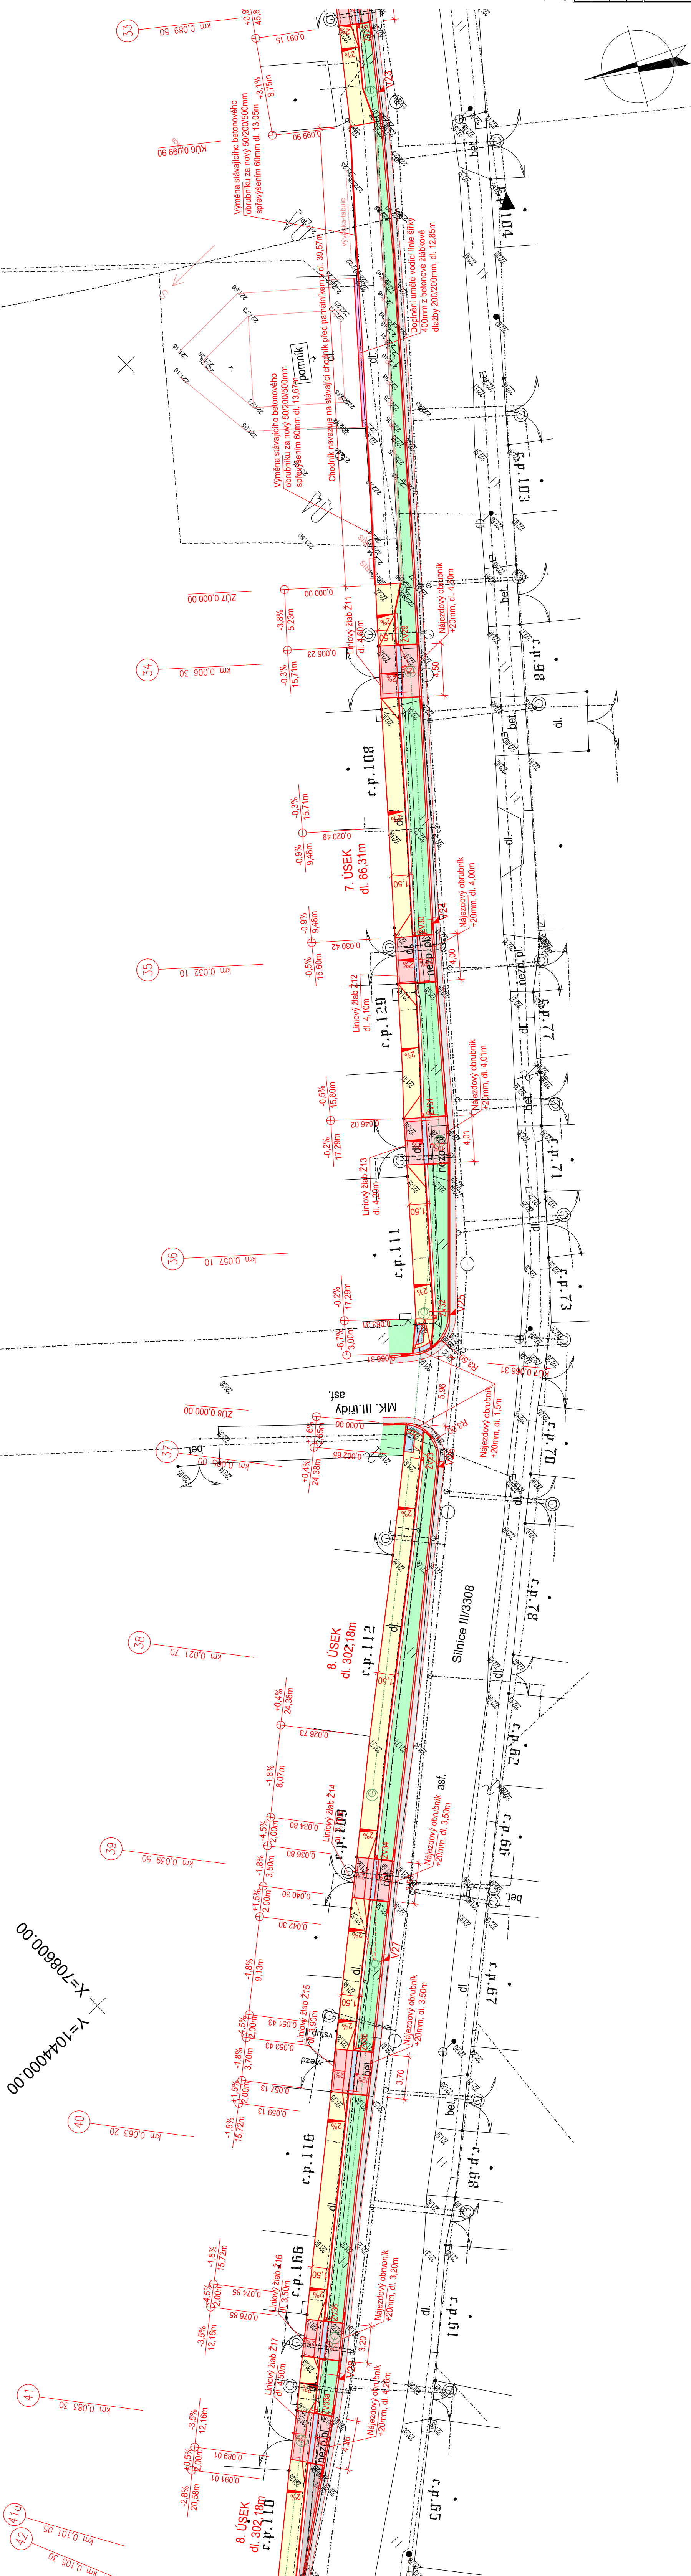

Situace - 2. část

Číslo přílohy:
050 - 00022 - D 1/03