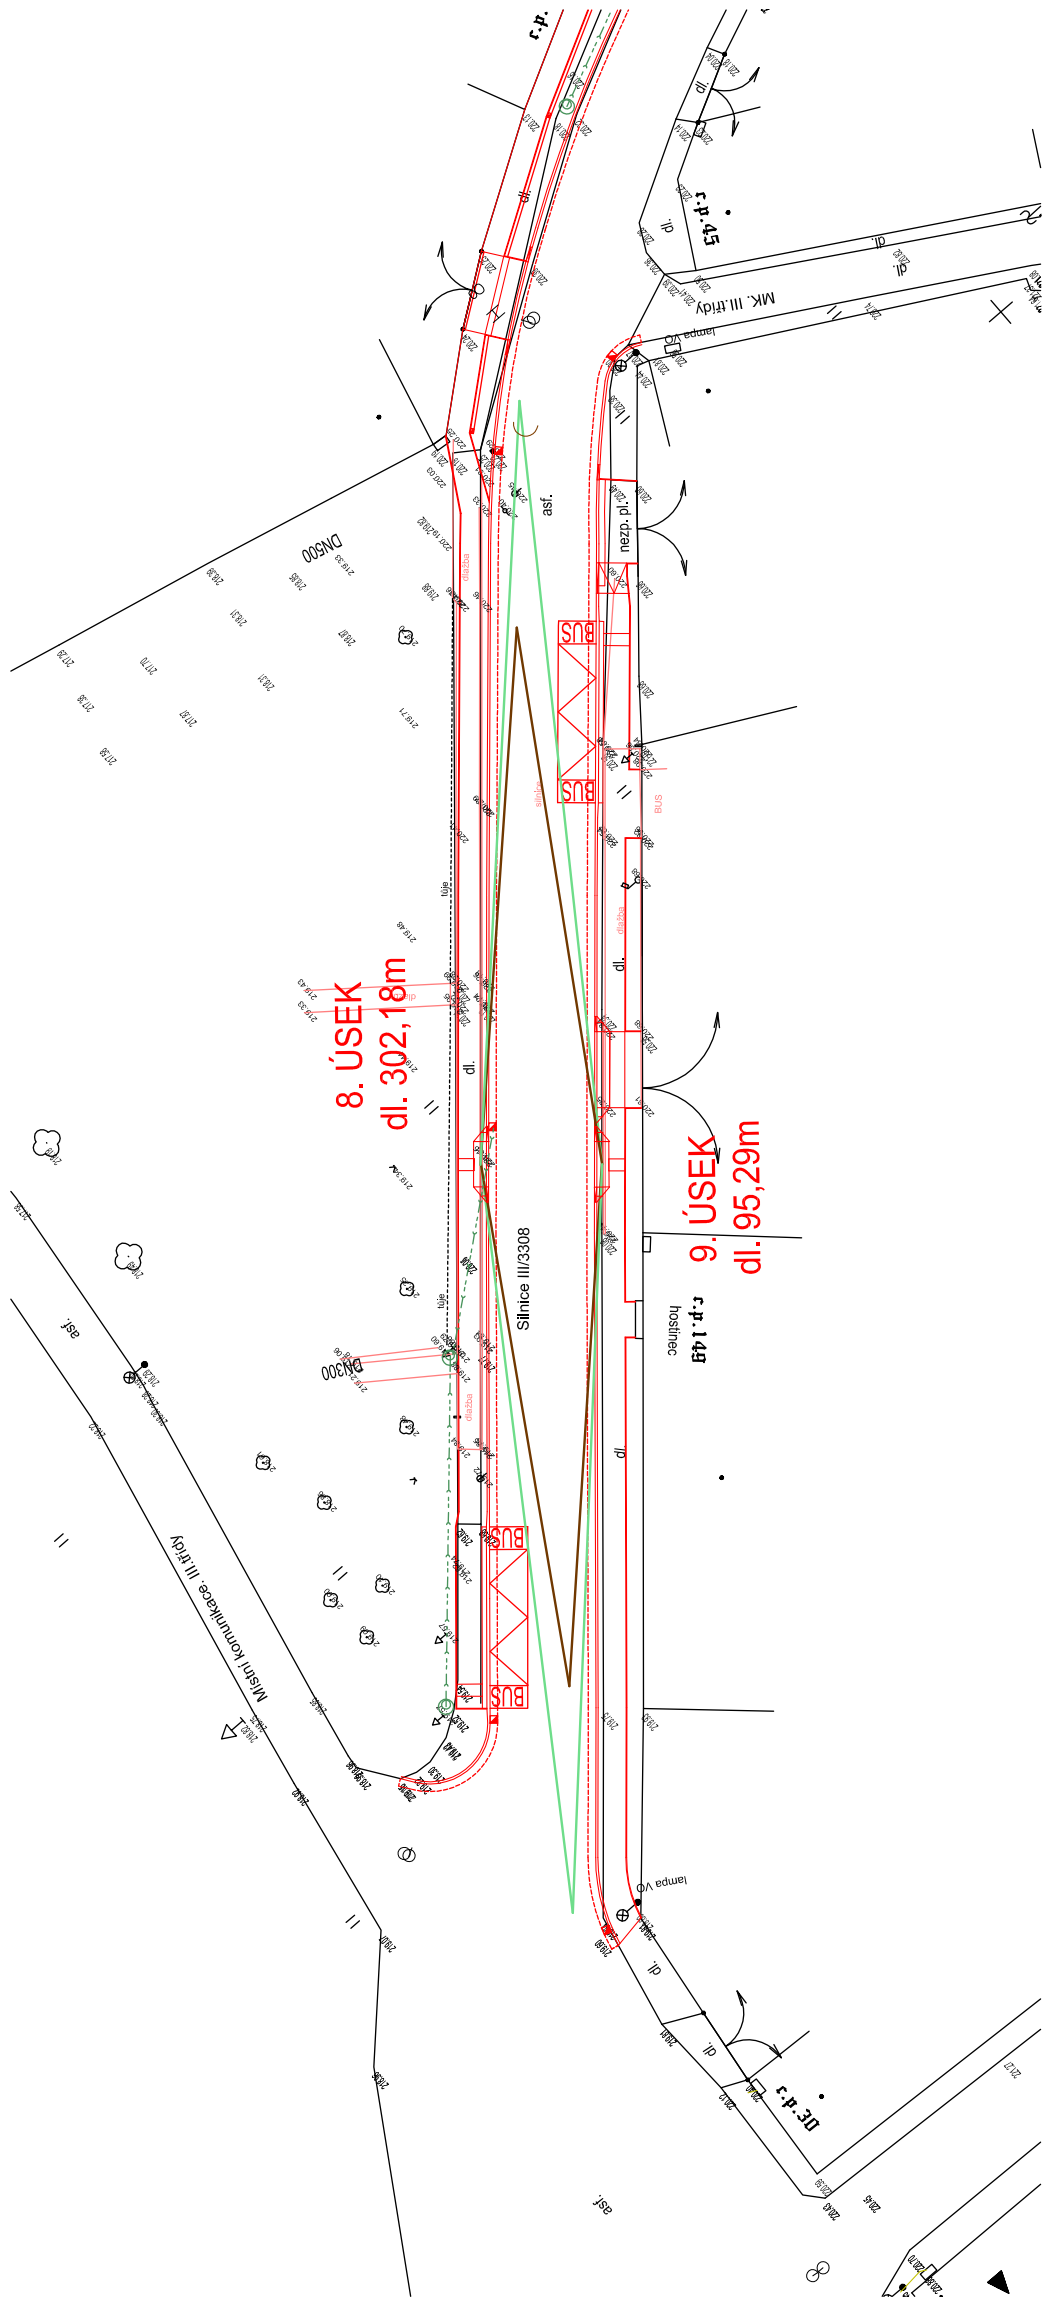
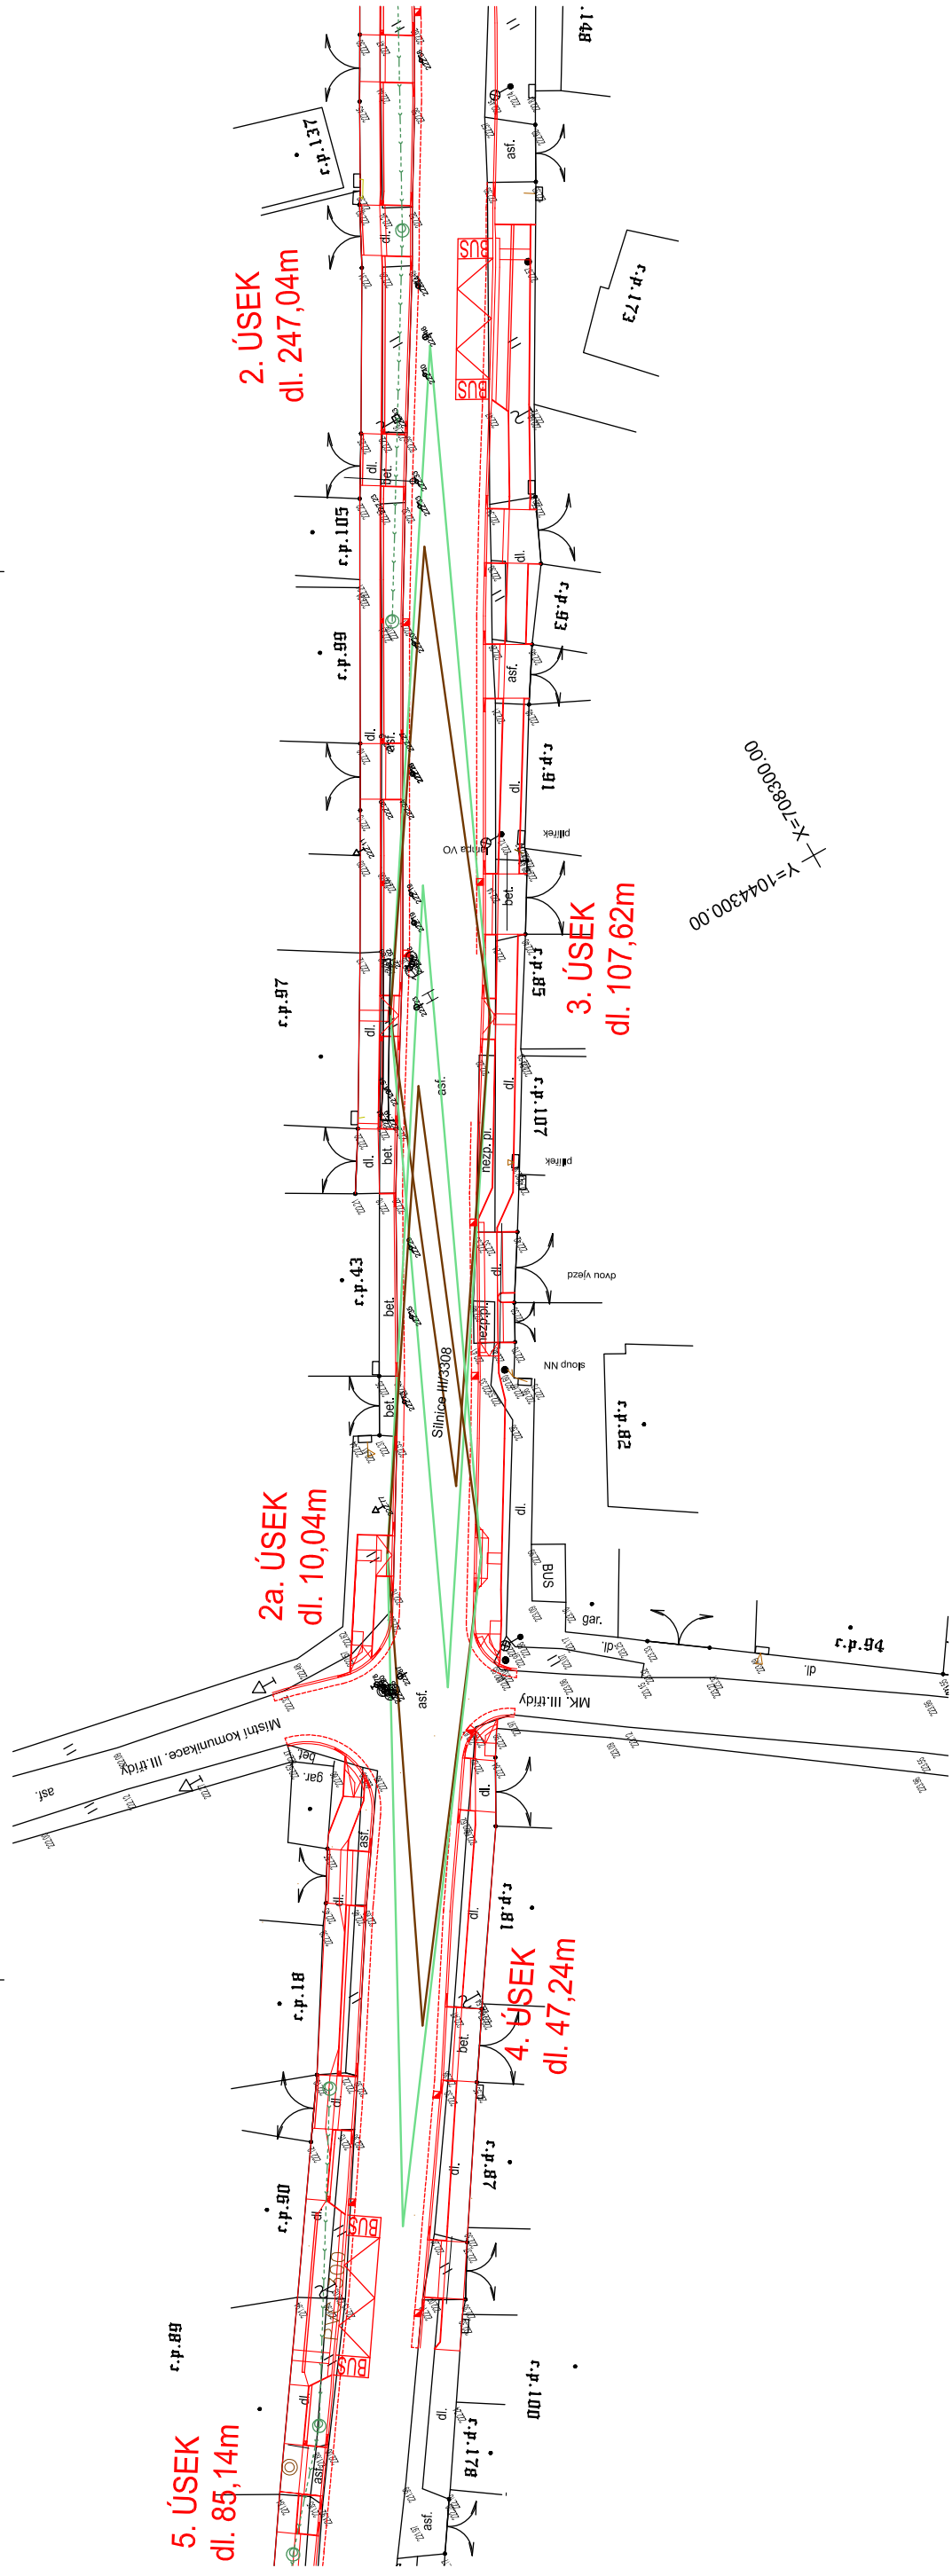


Výškový systém B.p.v.
Souřadný systém S-JTSK

		IROP Olomouc Holická 156 / 49, 77200 Olomouc tel.: +420 602 633 982	
VYPRACOVAL :	Ing. Robert Šimek	INVESTOR : Obec Chrást, Chrást č.p. 150, 289 14 Poříčany, IČ: 00239194	
ODP.PROJEKTANT :	Ing. Robert Šimek		
H.L.P. :	Ing. Jan Rozsival		
Stavba: Rekonstrukce chodníku v obci Chrást			DATUM : 01/2021
Část: D Dokumentace objektů a technických a technologických zařízení D.1 Stavební část			STUPEŇ : DZSpD
Stavební objekt:			POČET A4 : 3
			MĚŘÍTKO : 1:500
			ZAKÁZKA ČÍSLO: 050 - D0022
VÝKRES			číslo přílohy:
Situace rozhledů míst pro přecházení			050 - D0022 - D.1/07