


I. NP PAVILON B

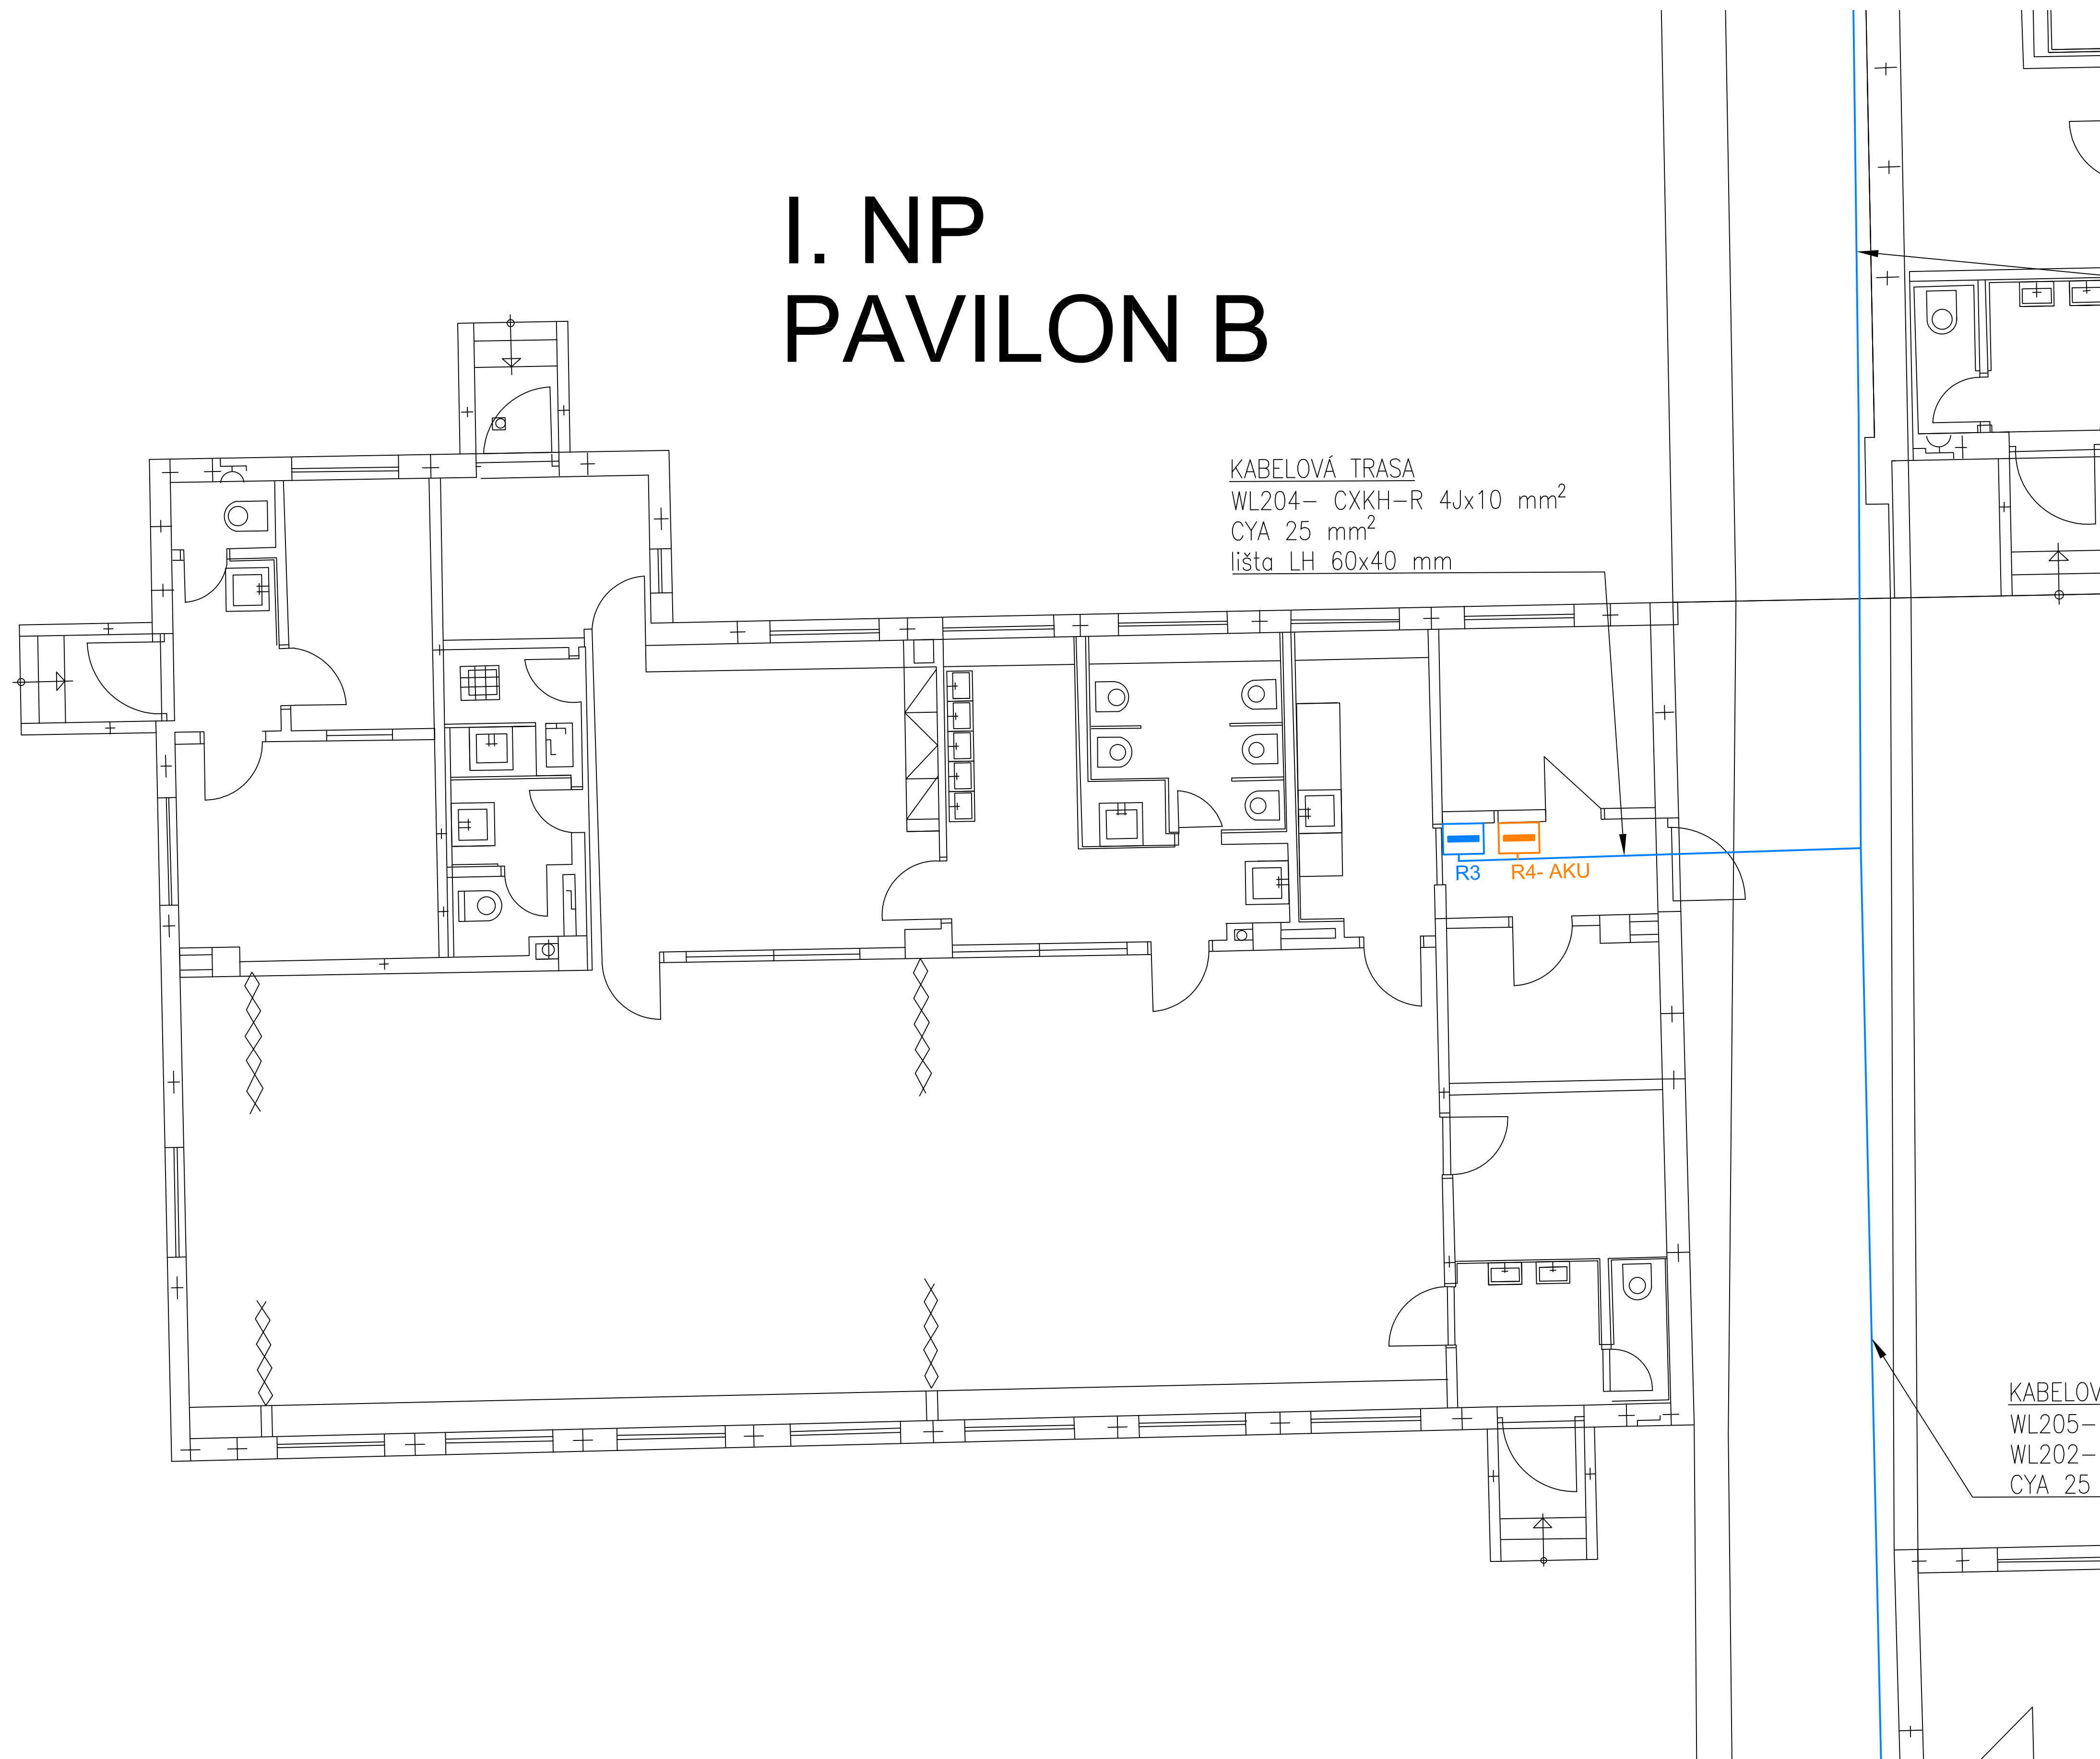

LEGENDA

- Rušené rozváděče
(Bez náhrady)
- Vyměněné rozváděče
- Napájecí kabel podružných
rozdávěčů

- 1 VSTUPNÍ HALA
- 2 ÚKLID
- 3 UMÝVÁRNA ZAMĚST.
- 4 WC ZAMĚST.
- 5 ŠATNA DĚTÍ
- 6 UMÝVÁRNA DĚTÍ
- 7 WC DĚTÍ
- 8 PŘÍPRAVNA
- 9 ŠATNA ZAM., DENNÍ MÍSTNOST
- 10 PŘEDSÍŇ
- 11 SKLAD
- 12 SKLAD HRAČEK
- 13 LETNÍ UMÝVÁRNA
- 14 LETNÍ WC
- 15 PRACOVNA
- 16 HERNA
- 17 LEHÁTKA
- 18 ŘEDITELKA
- 19 PŘEDSÍŇ
- 20 WC
- 21 IZOLACE
- 22 HOSP. CHODBA


KABELOVÁ TRASA
WL204- CXKH-R 4Jx10 mm²
CYA 25 mm²
lišta LH 60x40 mm

R3 R4-AKU

KABELOVÁ
WL205-
WL202-
CYA 25

REVIZE	POPIS	DATUM	PODPIS

OBEDNATEL	
MĚSTSKÁ ČÁST PRAHA 18 Odbor hospodářské správy a investic Bechyňská 639, 199 00 Praha 9 - Letňany IČ: 00231321	DÍČ: CZ00231321

ELTODO, a.s. <small>SÍDLO: NOVODVORSKÁ 1010/14, 142 00 PRAHA 4 IČ: 45274517 DÍČ: CZ45274517</small>			JTSK ČÍSLO SOUPRAVY	Bpv
ODPOVĚDNÝ PROJEKTANT ING. RUDOLF ŠTECHER PODPIS: <i>[Signature]</i>	VYPRACOVAL MICHAL ONDŘÁČEK PODPIS: <i>[Signature]</i>		VYPRACOVAL ING. ALEŠ DRAGOUN PODPIS: <i>[Signature]</i>	KONTROLOVAL ING. RUDOLF ŠTECHER PODPIS: <i>[Signature]</i>
STAVBA PD - rekonstrukce elektrického zařízení - MŠ Příborská 514			ČÍSLO DOKUMENTACE DIZ MĚŘÍTKO 1:50	DATUM 05/2018
NÁZEV PŘÍLOHY Půdorys I.NP Pavilon B - napájecí trasy			ČÁST 007	ČÍSLO PŘÍLOHY 007

DOKUMENTACE LZE UŽÍVAT POUZE VE SMYSLU PŘÍSLUŠNÉ SMLOUVY O DÍLO. VÝKRES, O JEDNO ČÁSTI, NEMŮŽE BÝT KOPÍROVÁN NEBO JINÝM ZPŮSOBEM ROZŠÍŘOVÁN POUZE PO PŘECHODNÉ SOUHLASÍ ELTODU, A.S.