
 


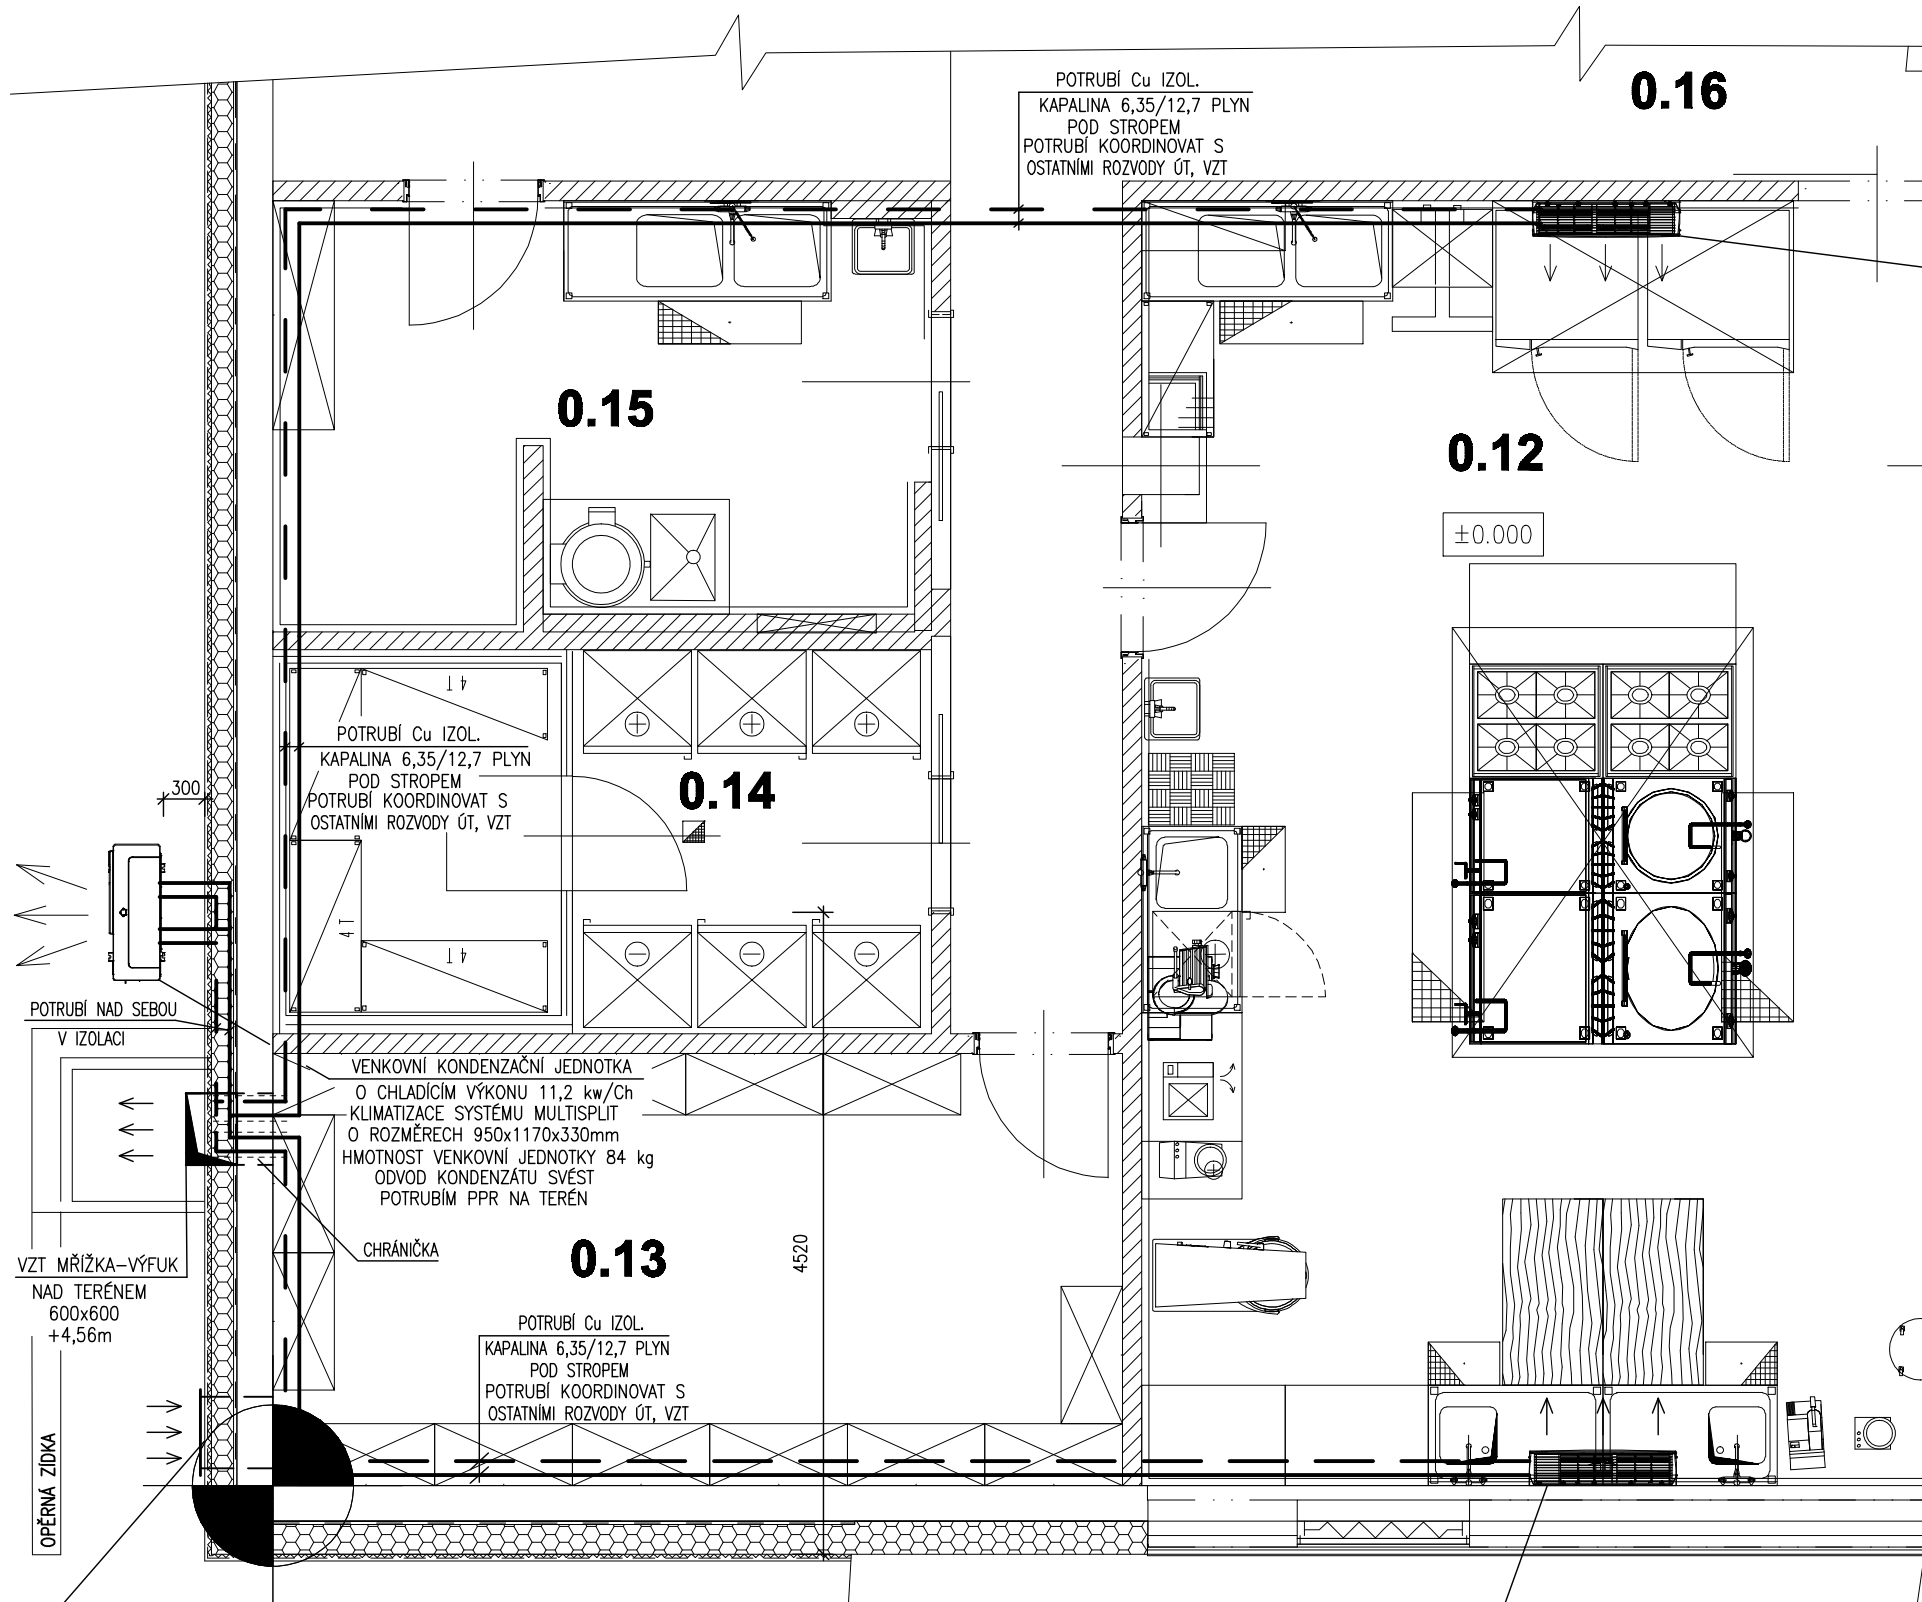

VNITŘNÍ NÁSTĚNNÁ KLIMATIZAČNÍ JEDNOTKA
O CHLADICÍM VÝKONU 5,3kW/Ch
O ROZMĚRECH 1030x325x255mm
HMOTNOST VNITŘNÍ JEDNOTKY 13 kg
UMÍSTĚNA VE VÝŠCE 0,3m POD STROPEM
ODVOD KONDENZÁTU DO KANALIZACE-ŘEŠÍ ZTI

LEGENDA MÍSTNOSTÍ

Č.M.	NÁZEV MÍSTNOSTI	(m ²) PLOCHA	PODLAHA	STĚNA	STROP	POZNÁMKA
0.12	VARNA	56.85	KD-N stěrka P.5	KO-3,15m	BP	
0.13	SUCHÝ SKLAD	17.88	KD-N P.6	Oč, malba	BP	keram. acid
0.14	LEDNICOVÝ SKLAD	12.44	KD-N P6 stěrka P7	Oč, malba	BP	keram. acid vestavby PUR box
0.15	HRUBÁ PŘÍPRAVA ZELENINY	13.73	KD-N stěrka P.5	KO-2,10m	BP	
0.16	PŘÍJEM	38.96	KD-N P.6	Oč, malba	BP	



Projektant

Ing.arch. Jan Linhart

Pulkrabovo n. 4, 160 00, Praha 6
kancelář: C015, Křenova 5, 162 00 Praha 6
Tel: (+420) 777 644 325, e-mail: info@c015.cz

Autor a HIP:

J.Linhart

Investor:

Obec Třebotov, Klidná 69, 252 26 Třebotov IČ:00241741

Místo:

Třebotov, Hlavní 190, 252 26 areál školy

Projektant části

MAXXI — THERM s.r.o.
projekce vytápění a vzduchotechniky
Poděbradova 2738/16, 702 00 OSTRAVA 2
tel./fax: 596 913 265 tel.: 736 163 711
IČO: 277 77 685, DIČ: CZ27777685
e-mail: maxxitherm@seznam.cz

Realizace

ROZŠÍŘENÍ KAPACIT ZŠ A MŠ Třebotov

DOKUMENTACE PRO PROVÁDĚNÍ STAVBY

Paré:

Objekt

D.1.04 SO 04 Nová budova

Část

4 Technika prostředí staveb

4.2 ZAŘÍZENÍ PRO OCHLAZOVÁNÍ

Zodpovědný projektant části:

Ing. Michal Havlíček

Vypracoval :

Radim Bartek

Datum:

09/2016

Počet formátů A4 :

A4 x 2

Měřítko :

1:50

Příloha

PŮDORYS 1.PP

Číslo přílohy:

4.2 - B1

ORIENTAČNÍ MAPKA

