


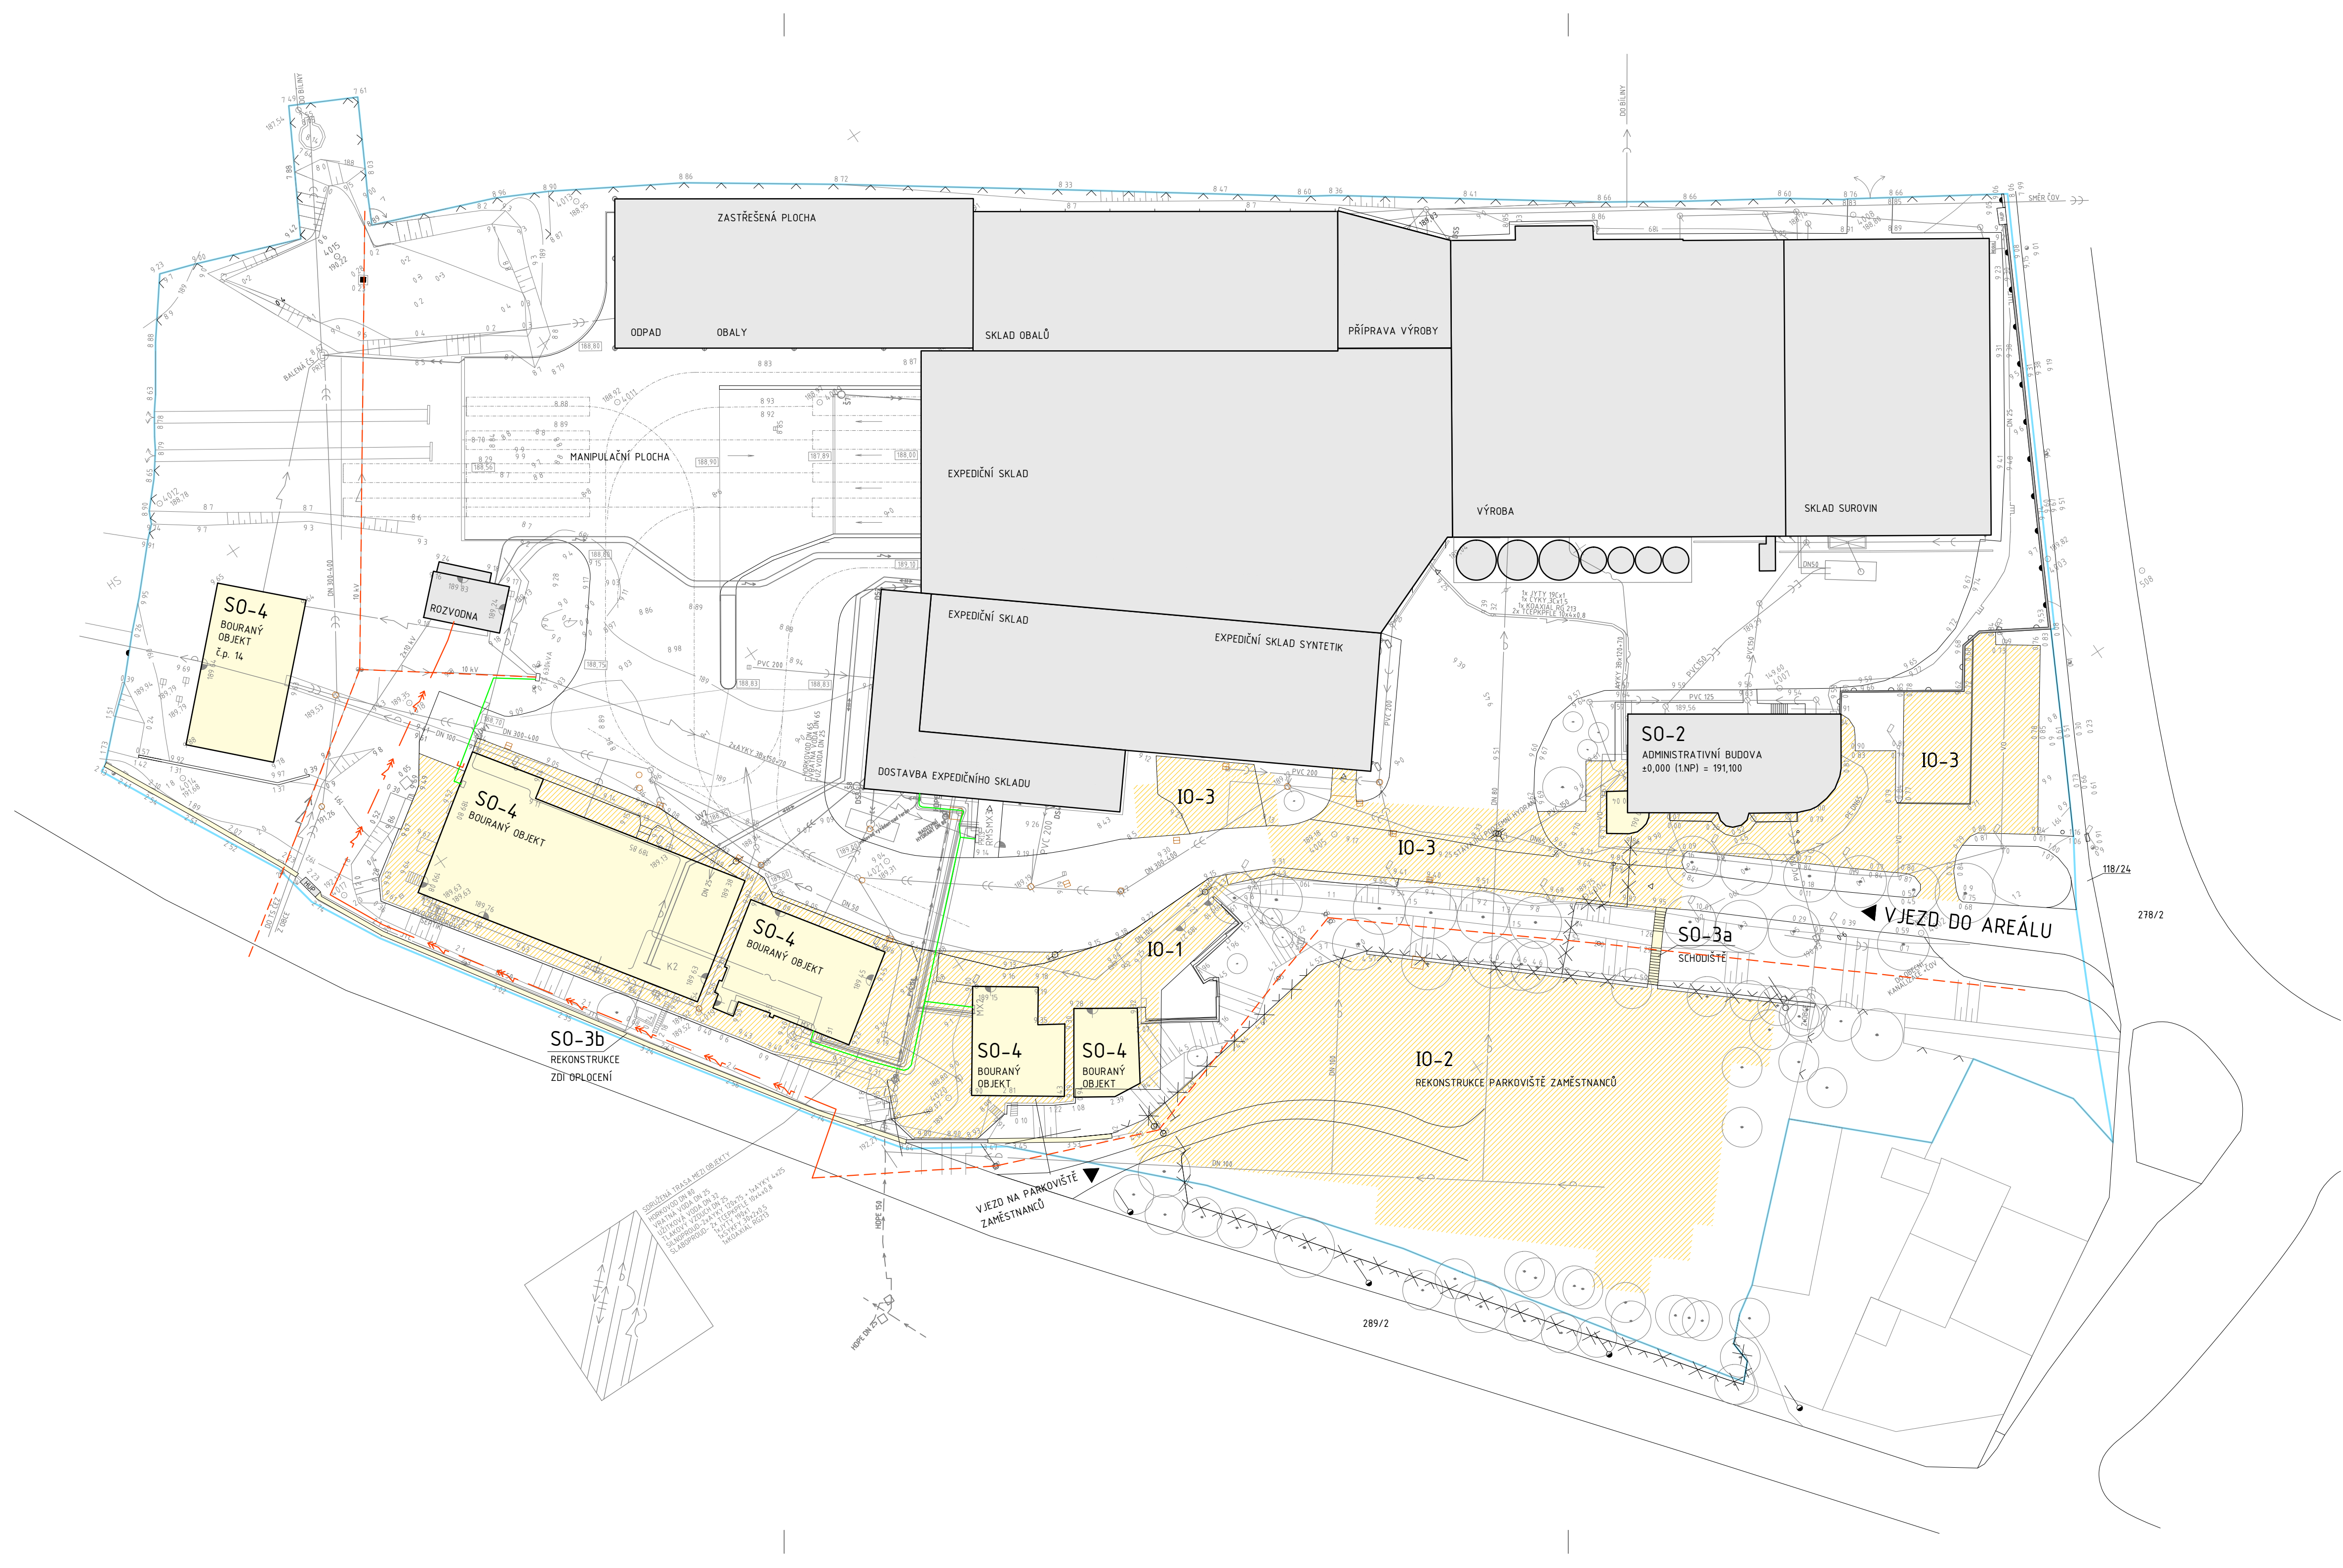

LEGENDA

- S0-1 PROVOZNÍ BUDOVA
 - S0-2 ADMINISTRATIVNÍ BUDOVA
 - S0-3a DROBNÁ ARCHITEKTURA - SCHODIŠTĚ, VJEZD
 - S0-3b DROBNÁ ARCHITEKTURA - OPLOČENÍ
 - S0-4 BOURANÉ OBJEKTY
 - IO-1 PARTER PROVOZNÍ BUDOVY
 - IO-2 REKONSTRUKCE PARKOVIŠTĚ ZAMĚSTNANCŮ (OSOBNÍ AUTOMOBILY)
 - IO-3 REKONSTRUKCE PARTERU ADMINISTRATIVNÍ BUDOVY A PŘÍJEZDOVÉ CESTY
- KATASTRÁLNÍ HRANICE AREÁLU
- OBJEKTY STÁVAJÍCÍ
- STROMY PŮVODNÍ

- OBJEKTY NAVRHOVANÉ / REKONSTRUOVANÉ
- INŽENÝRSKÉ OBJEKTY NAVRHOVANÉ / REKONSTRUOVANÉ
- OBRYSY PŮVODNÍCH OBJEKTŮ
- PLOTY DRÁTĚNÉ NOVÉ
- STROMY NOVÉ
- OBJEKTY STÁVAJÍCÍ BOURANÉ
- INŽENÝRSKÉ OBJEKTY
- PLOTY DRÁTĚNÉ DEMONTOVANÉ (DEMONTOVAT VČETNĚ PODEZDÍVKY)

POZNÁMKY:

PŘED PROVÁDĚNÍM BOURACÍCH PRACÍ JE NUTNÉ
-ODPOJIT A POJISTIT PŘIPOJENÍ OBJEKTŮ NA INŽENÝRSKÉ SÍTĚ A ODPOJIT OBJEKTY OD KANALIZACE
-ZAJISTIT POLOHU INŽENÝRSKÝCH SÍTÍ
-V BLÍZKOSTI INŽENÝRSKÝCH SÍTÍ PROVÁDĚT BOURACÍ PRÁCE A DEMONTÁŽE RUČNĚ
-NUTNO OCHRÁNIT KONSTRUKCI STÁVAJÍCÍ STUDNY A PŘÍPOJKU PLYNU
-BĚHEM BOURACÍCH PRACÍ BUDE VLIV NA OKOLÍ STAVBY POUZE ZE STRANY PROVOZU ODVÁŽENÍ STAVEBNÍ SUTĚ A PRÁCE STAVEBNÍHO NAKLADAČE, PRAŠNOST BUDE ELIMINOVÁNA KROPENÍM STAVEBNÍ SUTĚ VODOU

LEGENDA INŽENÝRSKÝCH SÍTÍ:

-STÁVAJÍCÍ

- VODA PITNÁ
- VODA ÚŽITKOVÁ (ZE STUDNY)
- VODA POŽÁRNÍ
- KANALIZACE SPLAŠKOVÁ
- KANALIZACE CHEMICKÁ
- KANALIZACE DEŠŤOVÁ
- DŮLNÍ VODA
- SILNOPROUD
- SLABOPROUD
- PLYNOVOD STŘEDOTLAKÝ
- PLYNOVOD NÍZKOTLAKÝ
- HORKOVOD
- TLAKOVÝ VZDUCH
- OPLACHOVÁ VODA NA ČOV


-ROZVOJ 2011

- VODA ÚŽITKOVÁ (ZE STUDNY)
- KANALIZACE SPLAŠKOVÁ
- KANALIZACE CHEMICKÁ
- KANALIZACE DEŠŤOVÁ
- SILNOPROUD
- HORKOVOD
- POŽÁRNÍ VODOVOD

-ROZVOJ 2014

- STÁVAJÍCÍ TRASA EL.
- NOVÁ TRASA EL.
- STÁV. NADZEMNÍ VEDENÍ EL. (ČEZ)
- STÁV. PODZEMNÍ VEDENÍ EL. (ČEZ)
- STÁV. SPLAŠKOVÁ KANALIZACE
- STÁV. SPLAŠKOVÁ KANALIZACE - ZRUŠENÝ ÚSEK
- STÁV. DEŠŤOVÁ KANALIZACE
- STÁV. DEŠŤOVÁ KANALIZACE - ZRUŠENÝ ÚSEK
- STÁV. CHEMICKÁ KANALIZACE
- STÁV. CHEMICKÁ KANALIZACE - ZRUŠENÝ ÚSEK
- STÁV. VEŘEJNÝ VODOVOD - PITNÁ VODA
- STÁV. VEŘEJNÝ VODOVOD - PITNÁ VODA -ZRUŠENÝ ÚSEK
- STÁV. VODOVOD - ÚŽITKOVÁ VODA
- KANALIZACE SPLAŠKOVÁ
- KANALIZACE DEŠŤOVÁ
- KANALIZACE CHEMICKÁ
- VEŘEJNÝ VODOVOD - PITNÁ VODA -PŘELOŽKA A PŘÍPOJKA
- PLYNOVOD

STAVBA	DOSTAVBA A REKONSTRUKCE AREÁLU SPOLEČNOSTI HET 2014	ING ARCH MARTIN MATISKA K VODOJEMU 3 PRAHA 5 MOB: +420 777 020 552	
ADRESA	OHNÍČ č.p. 14, 417 65	DATUM	10 2014
INVESTOR	HET spol. s.r.o. OHNÍČ č.p. 14, 417 65	STUPEŇ	DSP
ZODPOVĚDNÝ PROJEKTANT	ING. ARCH. MARTIN MATISKA	ČÁST DOKUMENTACE	C. SITUAČNÍ VÝKRESY
PROJEKTANT ČÁSTI DOKUM.	ING. ARCH. MARTIN MATISKA	REVIZE	00
VÝKRES	CELKOVÝ SITUAČNÍ VÝKRES KOORDINAČNÍ SITUACE (SOUČASNÝ STAV, BOURÁNÍ)	MĚŘÍTKO 1:500	Č. VÝKRESU C.1

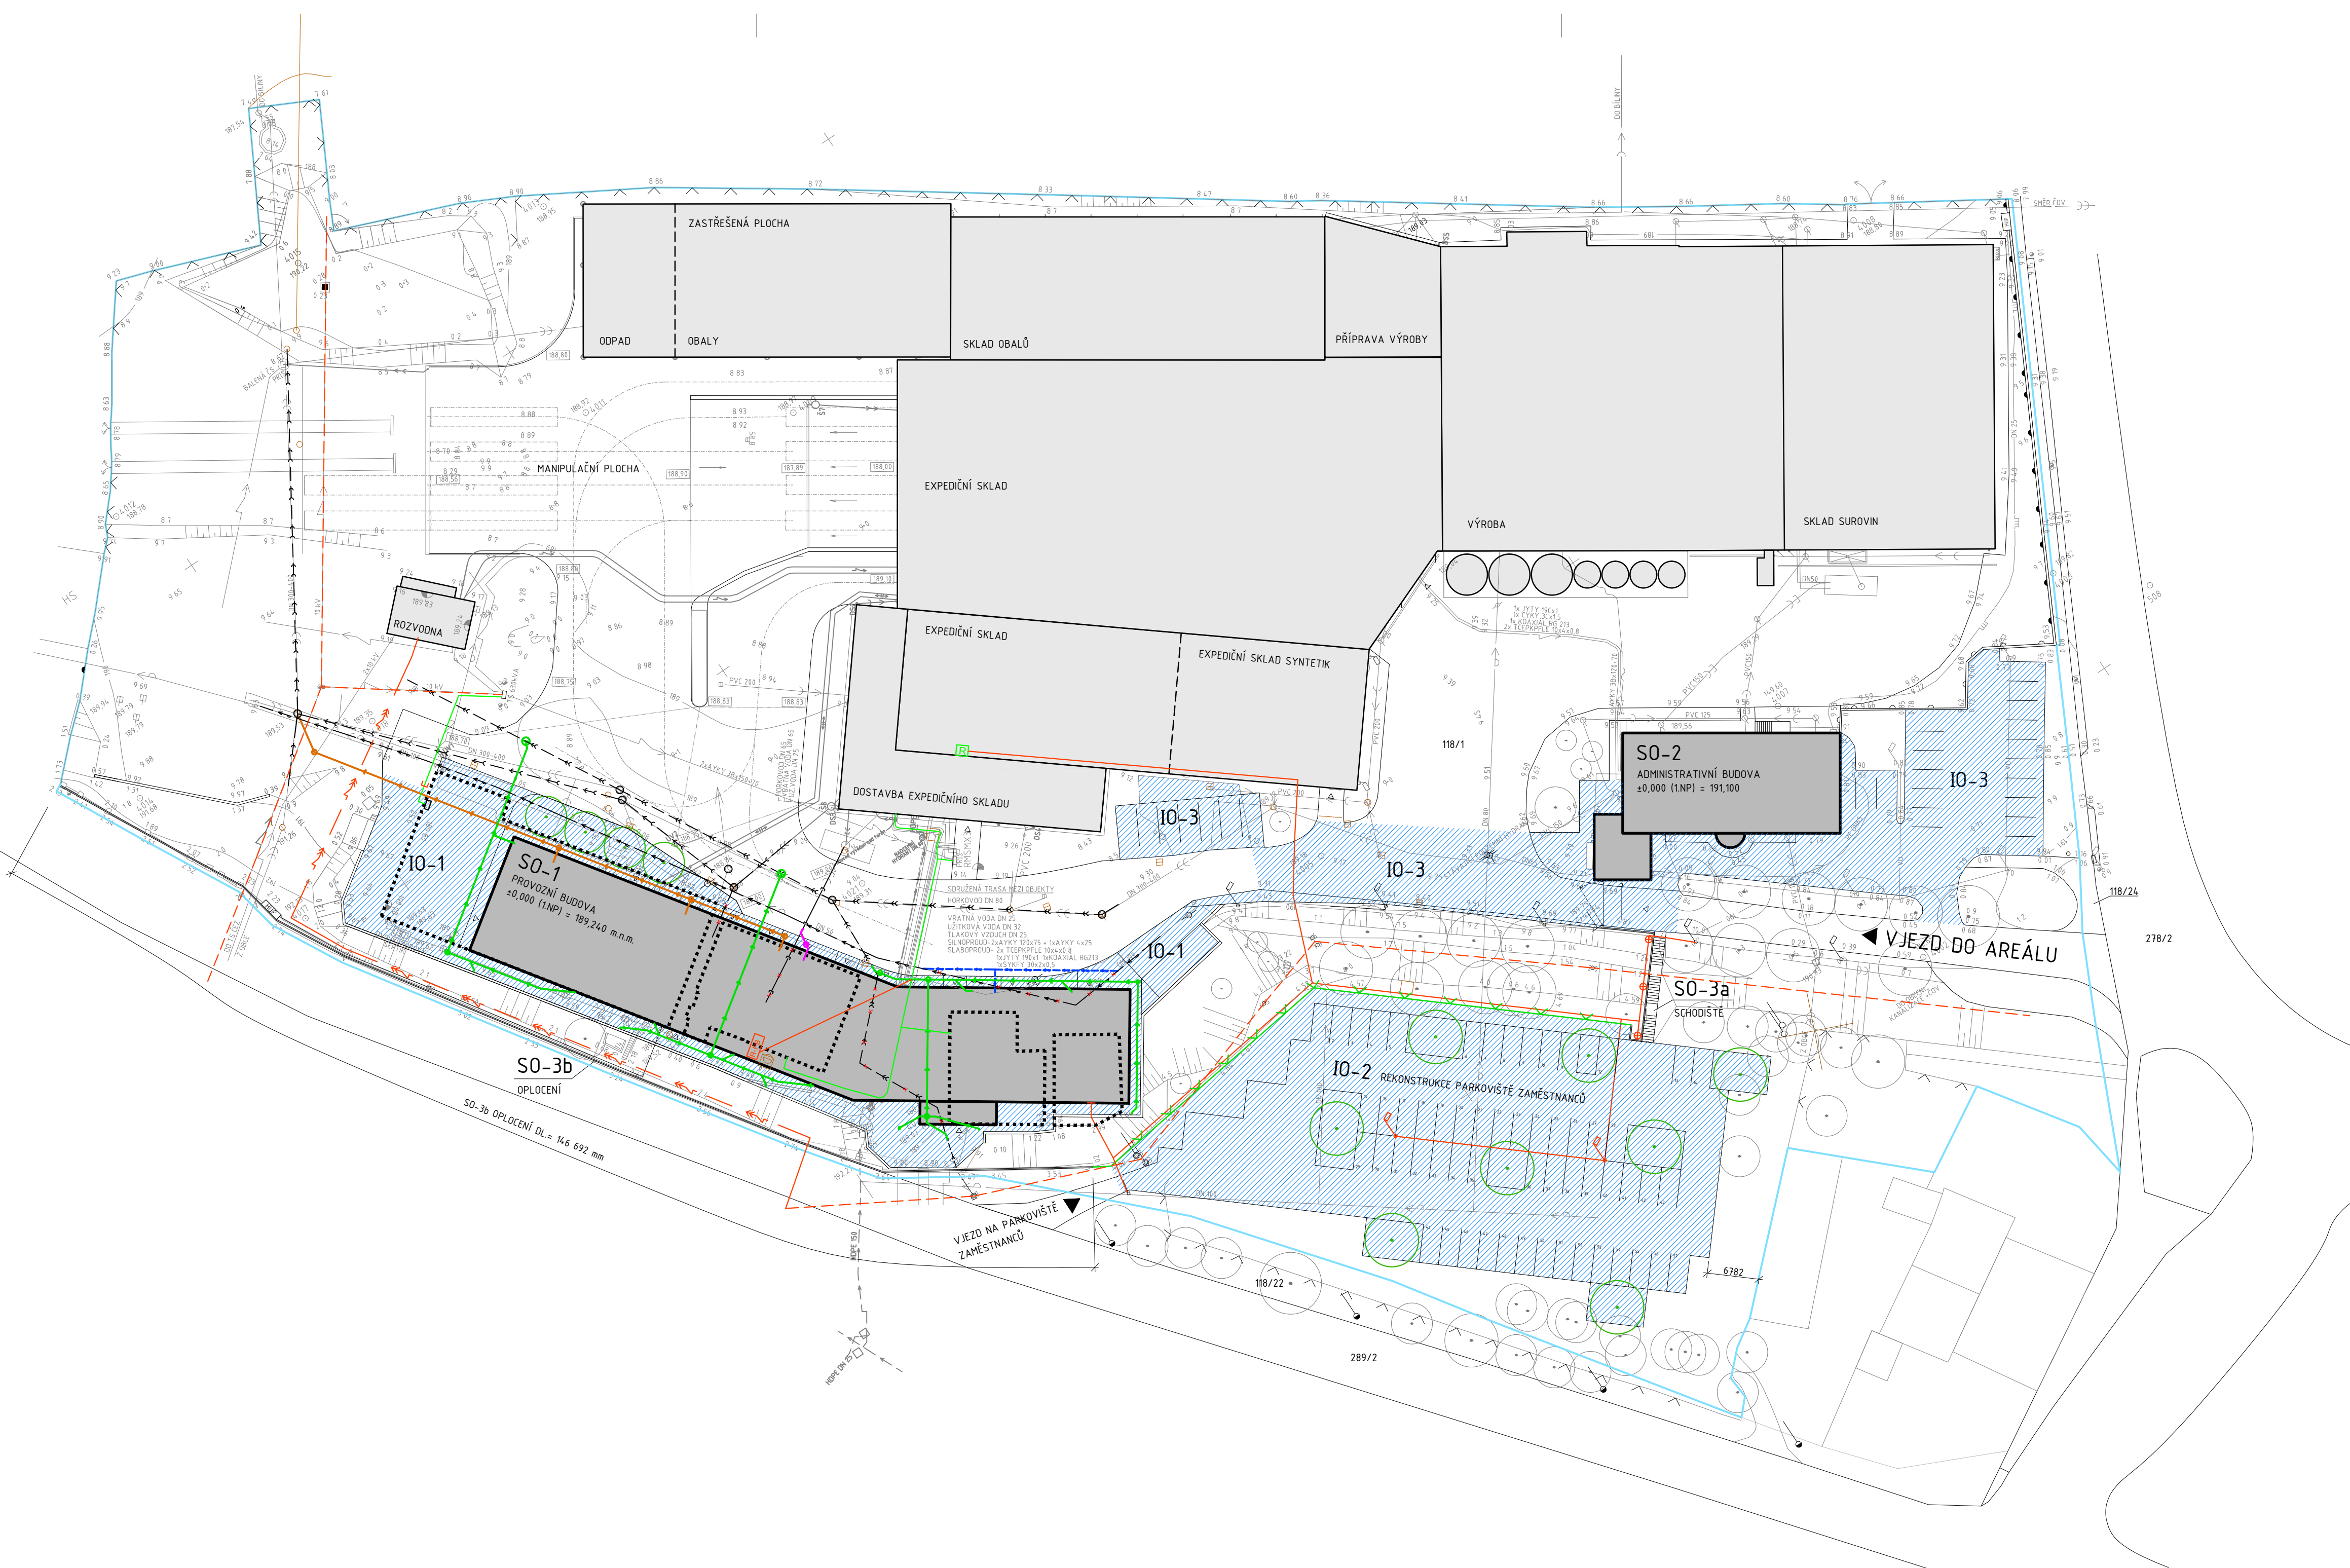

LEGENDA INŽENÝRSKÝCH SÍTÍ:

-STÁVAJÍCÍ

- S0-1

PROVOZNÍ BUDOVA
- S0-2

ADMINISTRATIVNÍ BUDOVA
- S0-3a

DROBNÁ ARCHITEKTURA - SCHODIŠTĚ, VJEZD
- S0-3b

DROBNÁ ARCHITEKTURA - OPLOCENÍ
- S0-4

BOURANÉ OBJEKTY
- IO-1

PARTER PROVOZNÍ BUDOVY
- IO-2

REKONSTRUKCE PARKOVIŠTĚ ZAMĚSTNANCŮ (OSOBNÍ AUTOMOBILY)
- IO-3


REKONSTRUKCE PARTERU ADMINISTRATIVNÍ BUDOVY A PŘÍJEZDOVÉ CESTY
- KATASTRÁLNÍ HRANICE AREÁLU
- OBJEKTY STÁVAJÍCÍ
- STROMY PŮVODNÍ
- OBJEKTY NAVRHOVANÉ / REKONSTRUOVANÉ
- INŽENÝRSKÉ OBJEKTY NAVRHOVANÉ / REKONSTRUOVANÉ
- OBRYSY PŮVODNÍCH OBJEKTŮ
- PLOTY DRÁTĚNÉ NOVÉ
- STROMY NOVÉ
- OBJEKTY STÁVAJÍCÍ BOURANÉ
- INŽENÝRSKÉ OBJEKTY
- PLOTY DRÁTĚNÉ DEMONTOVANÉ (DEMONTOVAT VČETNĚ PODEZDÍVKY)
- VODA PITNÁ
- VODA UŽITKOVÁ (ZE STUDNY)
- VODA POŽÁRNÍ
- KANALIZACE SPLAŠKOVÁ
- KANALIZACE CHEMICKÁ
- KANALIZACE DEŠŤOVÁ
- ŘÍČNÍ VODA
- SILNOPROUD
- SLABOPROUD
- PLYNOVOD STŘEDOTLAKÝ
- PLYNOVOD NÍZKOTLAKÝ
- HORKOVOD
- TLAKOVÝ VZDUCH
- OPLACHOVÁ VODA NA ČOV

-ROZVOJ 2011


- VODA UŽITKOVÁ (ZE STUDNY)
- KANALIZACE SPLAŠKOVÁ
- KANALIZACE CHEMICKÁ
- KANALIZACE DEŠŤOVÁ
- SILNOPROUD
- HORKOVOD
- POŽÁRNÍ VODOVOD

-ROZVOJ 2014

- STÁVAJÍCÍ TRASA EL.
- NOVÁ TRASA EL.
- STÁV. NADZEMNÍ VEDENÍ EL. (ČEZ)
- STÁV. PODZEMNÍ VEDENÍ EL. (ČEZ)
- STÁV. SPLAŠKOVÁ KANALIZACE
- STÁV. SPLAŠKOVÁ KANALIZACE - ZRUŠENÝ ÚSEK
- STÁV. DEŠŤOVÁ KANALIZACE
- STÁV. DEŠŤOVÁ KANALIZACE - ZRUŠENÝ ÚSEK
- STÁV. CHEMICKÁ KANALIZACE
- STÁV. CHEMICKÁ KANALIZACE - ZRUŠENÝ ÚSEK
- STÁV. VEŘEJNÝ VODOVOD - PITNÁ VODA
- STÁV. VEŘEJNÝ VODOVOD - PITNÁ VODA - ZRUŠENÝ ÚSEK
- STÁV. VODOVOD - UŽITKOVÁ VODA
- KANALIZACE SPLAŠKOVÁ
- KANALIZACE DEŠŤOVÁ
- KANALIZACE CHEMICKÁ
- VEŘEJNÝ VODOVOD - PITNÁ VODA - PŘELOŽKA A PŘÍPOJKA
- PLYNOVOD

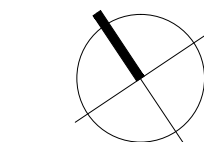

STAVBA	DOSTAVBA A REKONSTRUKCE AREÁLU SPOLEČNOSTI HET 2014	ING ARCH MARTIN MATISKA K VODOJEMU 3 PRAHA 5 MOB: +420 777 020 552	
		DATUM	10 2014
ADRESA	OHNÍČ č.p. 14, 417 65	STUPEŇ	DSP
INVESTOR	HET spol. s r.o. OHNÍČ č.p. 14, 417 65	ČÁST DOKUMENTACE	C. SITUAČNÍ VÝKRESY
ZODPOVĚDNÝ PROJEKTANT	ING. ARCH. MARTIN MATISKA	REVIZE	00
PROJEKTANT ČÁSTI DOKUM.	ING. ARCH. MARTIN MATISKA	MĚŘÍTKO	Č. VÝKRESU C.2
VÝKRES	CELKOVÝ SITUAČNÍ VÝKRES KOORDINAČNÍ SITUACE (NÁVRH)	1:500	

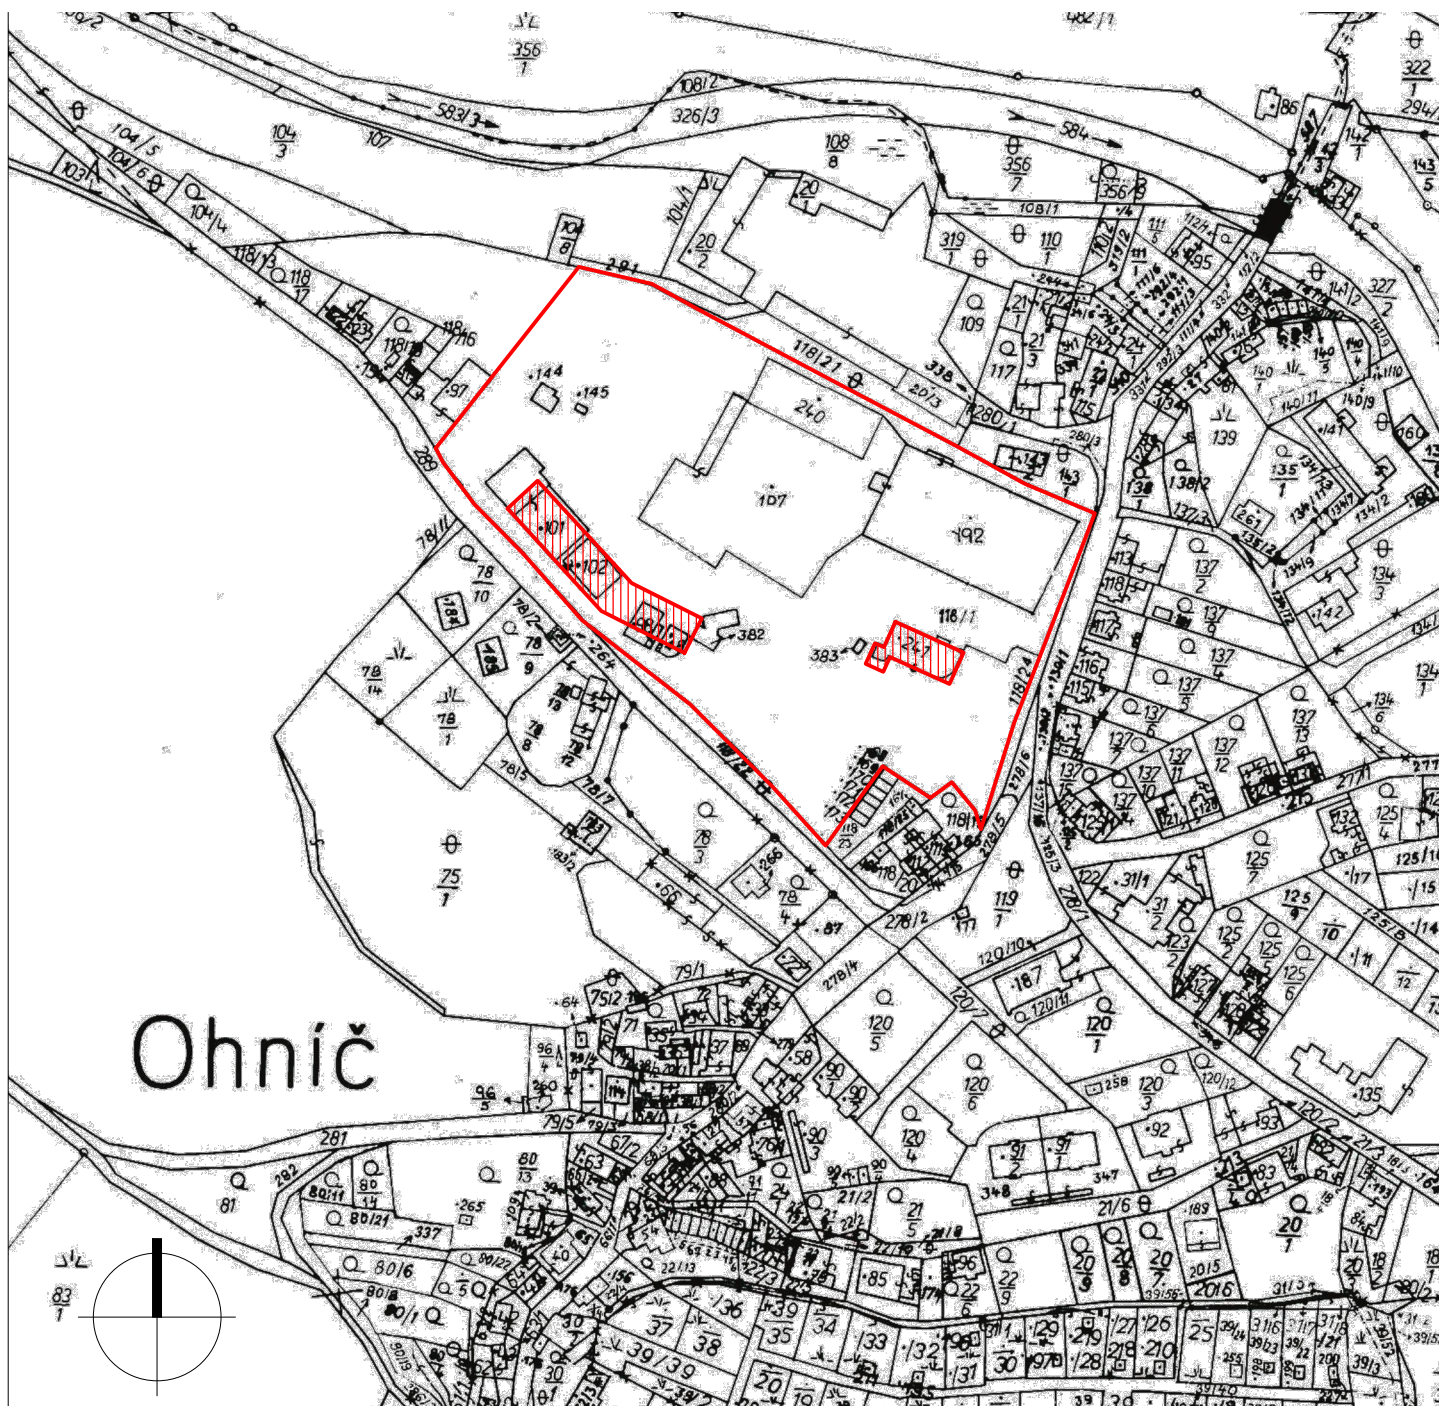

STAVBA	DOSTAVBA A REKONSTRUKCE AREÁLU SPOLEČNOSTI HET 2014	ING ARCH MARTIN MATISKA K VODOJEMU 3 PRAHA 5 MOB. +420 777 020 552	
ADRESA	OHNIČ č.p. 14, 417 65	DATUM	10 2014
INVESTOR	HET spol. s.r.o. OHNIČ č.p. 14, 417 65	STUPEŇ	DSP
ZODPOVĚDNÝ PROJEKTANT	ING. ARCH. MARTIN MATISKA	ČÁST DOKUMENTACE	C. SITUAČNÍ VÝKRESY
PROJEKTANT ČÁSTI DOKUM.	ING. ARCH. MARTIN MATISKA	REVIZE	00
VÝKRES	KATASTRÁLNÍ SITUAČNÍ VÝKRES	MĚŘITKO 1:2880	Č. VÝKRESU C.3