


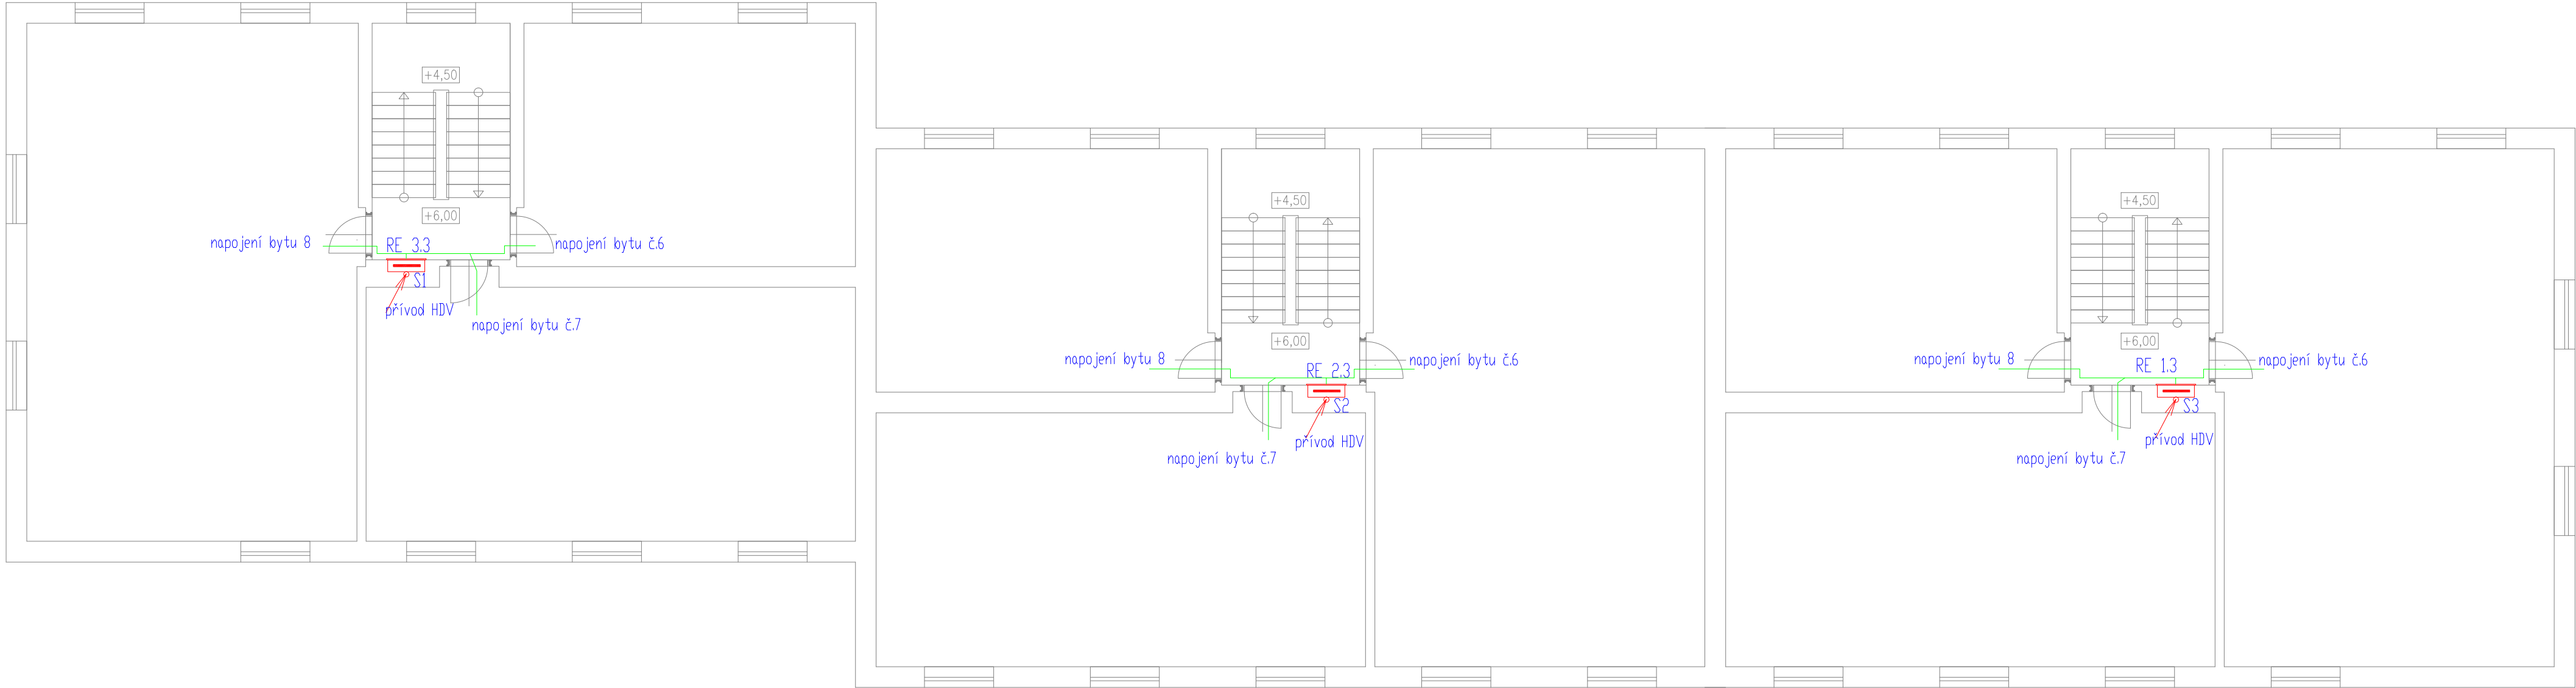

LEGENDA ELEKTRO:

- SP5 - STÁVAJÍCÍ PŘÍPOJKOVÁ SKŘÍŇ
- RE - ELEKTROMÉROVÝ ROZVADĚČ (OZNAČENÍ DLE PODLAŽÍ)
- RD - ROZVADĚČ SPOLEČNÉ SPOTŘEBY
- TRASA KABELŮ HLAVNÍHO DOMOVNÍHO VEDENÍ (HDV)
- TRASA STUPACÍHO VEDENÍ

- POZNÁMKA:
- DOKUMENTACE JE ZPRACOVÁNA VE STUPNI DPS, NEPŘEDSTAVUJE DÍLENSKOU DOKUMENTACI, V PŘÍPADĚ POTŘEBY SI DODAVATEL ZAJIŠŤUJE DÍLENSKOU/VÝROBNÍ DOKUMENTACI PŘED ZAPOČETÍM MONTÁŽE.
 - DOKUMENTACE OBSAHUJE DOPORUČENÉ REFERENČNÍ ŘEŠENÍ DLE POŽADAVKU INVESTORA. NAVRŽENÁ ZAŘÍZENÍ MŮŽE BÝT V PRŮBĚHU REALIZACE NAVRŽENÝ ZA PŘEDPOKLADU ZACHOVÁNÍ POŽADOVANÝCH TECHNICKÝCH PARAMETRŮ A STANDARDŮ VÍZ REFERENČNÍ ŘEŠENÍ. VÝŠE UVEDENÝ POSTUP BUDE KONZULTOVÁN S GPS A ODSOUHLÁSEN INVESTOREM.
 - MUSÍ BÝT DODRŽOVÁNY VŠECHNY PRACOVNÍ, TECHNOLOGICKÉ, TECHNICKÉ POSTUPY A DOPORUČENÍ VÝROBCŮ, RESPEKTOVÁNY POŽADAVKY PŘÍSLUŠNÝCH ČSN A SOUVISEJÍCÍCH PŘEDPISŮ, VÝHLÁSEK, APD.
 - PŘI PROVÁDĚNÍ PRÁCE NUTNO DODRŽOVAT BEZPEČNOST A OCHRANU ZDRAVÍ DLE PLATNÝCH PŘEDPISŮ A SOUVISEJÍCÍCH VÝHLÁSEK
 - VEŠKERÉ MONTÁŽNÍ PRÁCE MUSÍ PROBÍHAT V KORDINACI SE VŠEMI SOUVISEJÍCÍMI PROFESEMI (PŘEDEVŠÍM STAVEBNÍ)
 - V PŘÍPADĚ VSKYTU JAKÝCHKOLIV NESROVNALOSTÍ A NEJASNOSTÍ JE DOPORUČENO KONTAKTOVAT GPS
 - VEŠKERÉ ZMĚNY A ODCHYLKY OD PROJEKTU MUSÍ ODSOUHLÁŠIT GPS A INVESTOR

-	-	-
-	-	-
-	-	-
04/2021	ING.MIXA	VÝCHOZÍ DOKUMENTACE DPS/JP

VED. PROJEKTANT		VYPRACOVAL		SELM s.r.o. Projektování a montáž elektrických zařízení 17.listopadu 1565, 25263 Roztoky u Prahy Tel.: 286 890 572, E-mail : selm@selm.cz
ING. JAN MIXA		ING. JAN MIXA		
INVESTOR : Úřad Městské části Praha 19, Semilská 43/1, Praha 9–Kbely, PSČ 19700				
MÍSTO STAVBY : Bytový dům Katusická 664,665,666, Praha 9–Kbely				
AKCE : REKONSTRUKCE HLAVNÍHO DOMOVNÍHO VEDENÍ (HDV)				
D.1.4.4 – SILNOPROUDÉ ROZVODY				ZAK. ČÍSLO : 2021/001
				DATUM : DUBEN 2021
				STUPEŇ : DPS
				MĚŘÍTKO : 1:100
NÁZEV VÝKRESU : PŮDORYS 3.NP				Č. VÝKRESU: D.1.4.4.008