


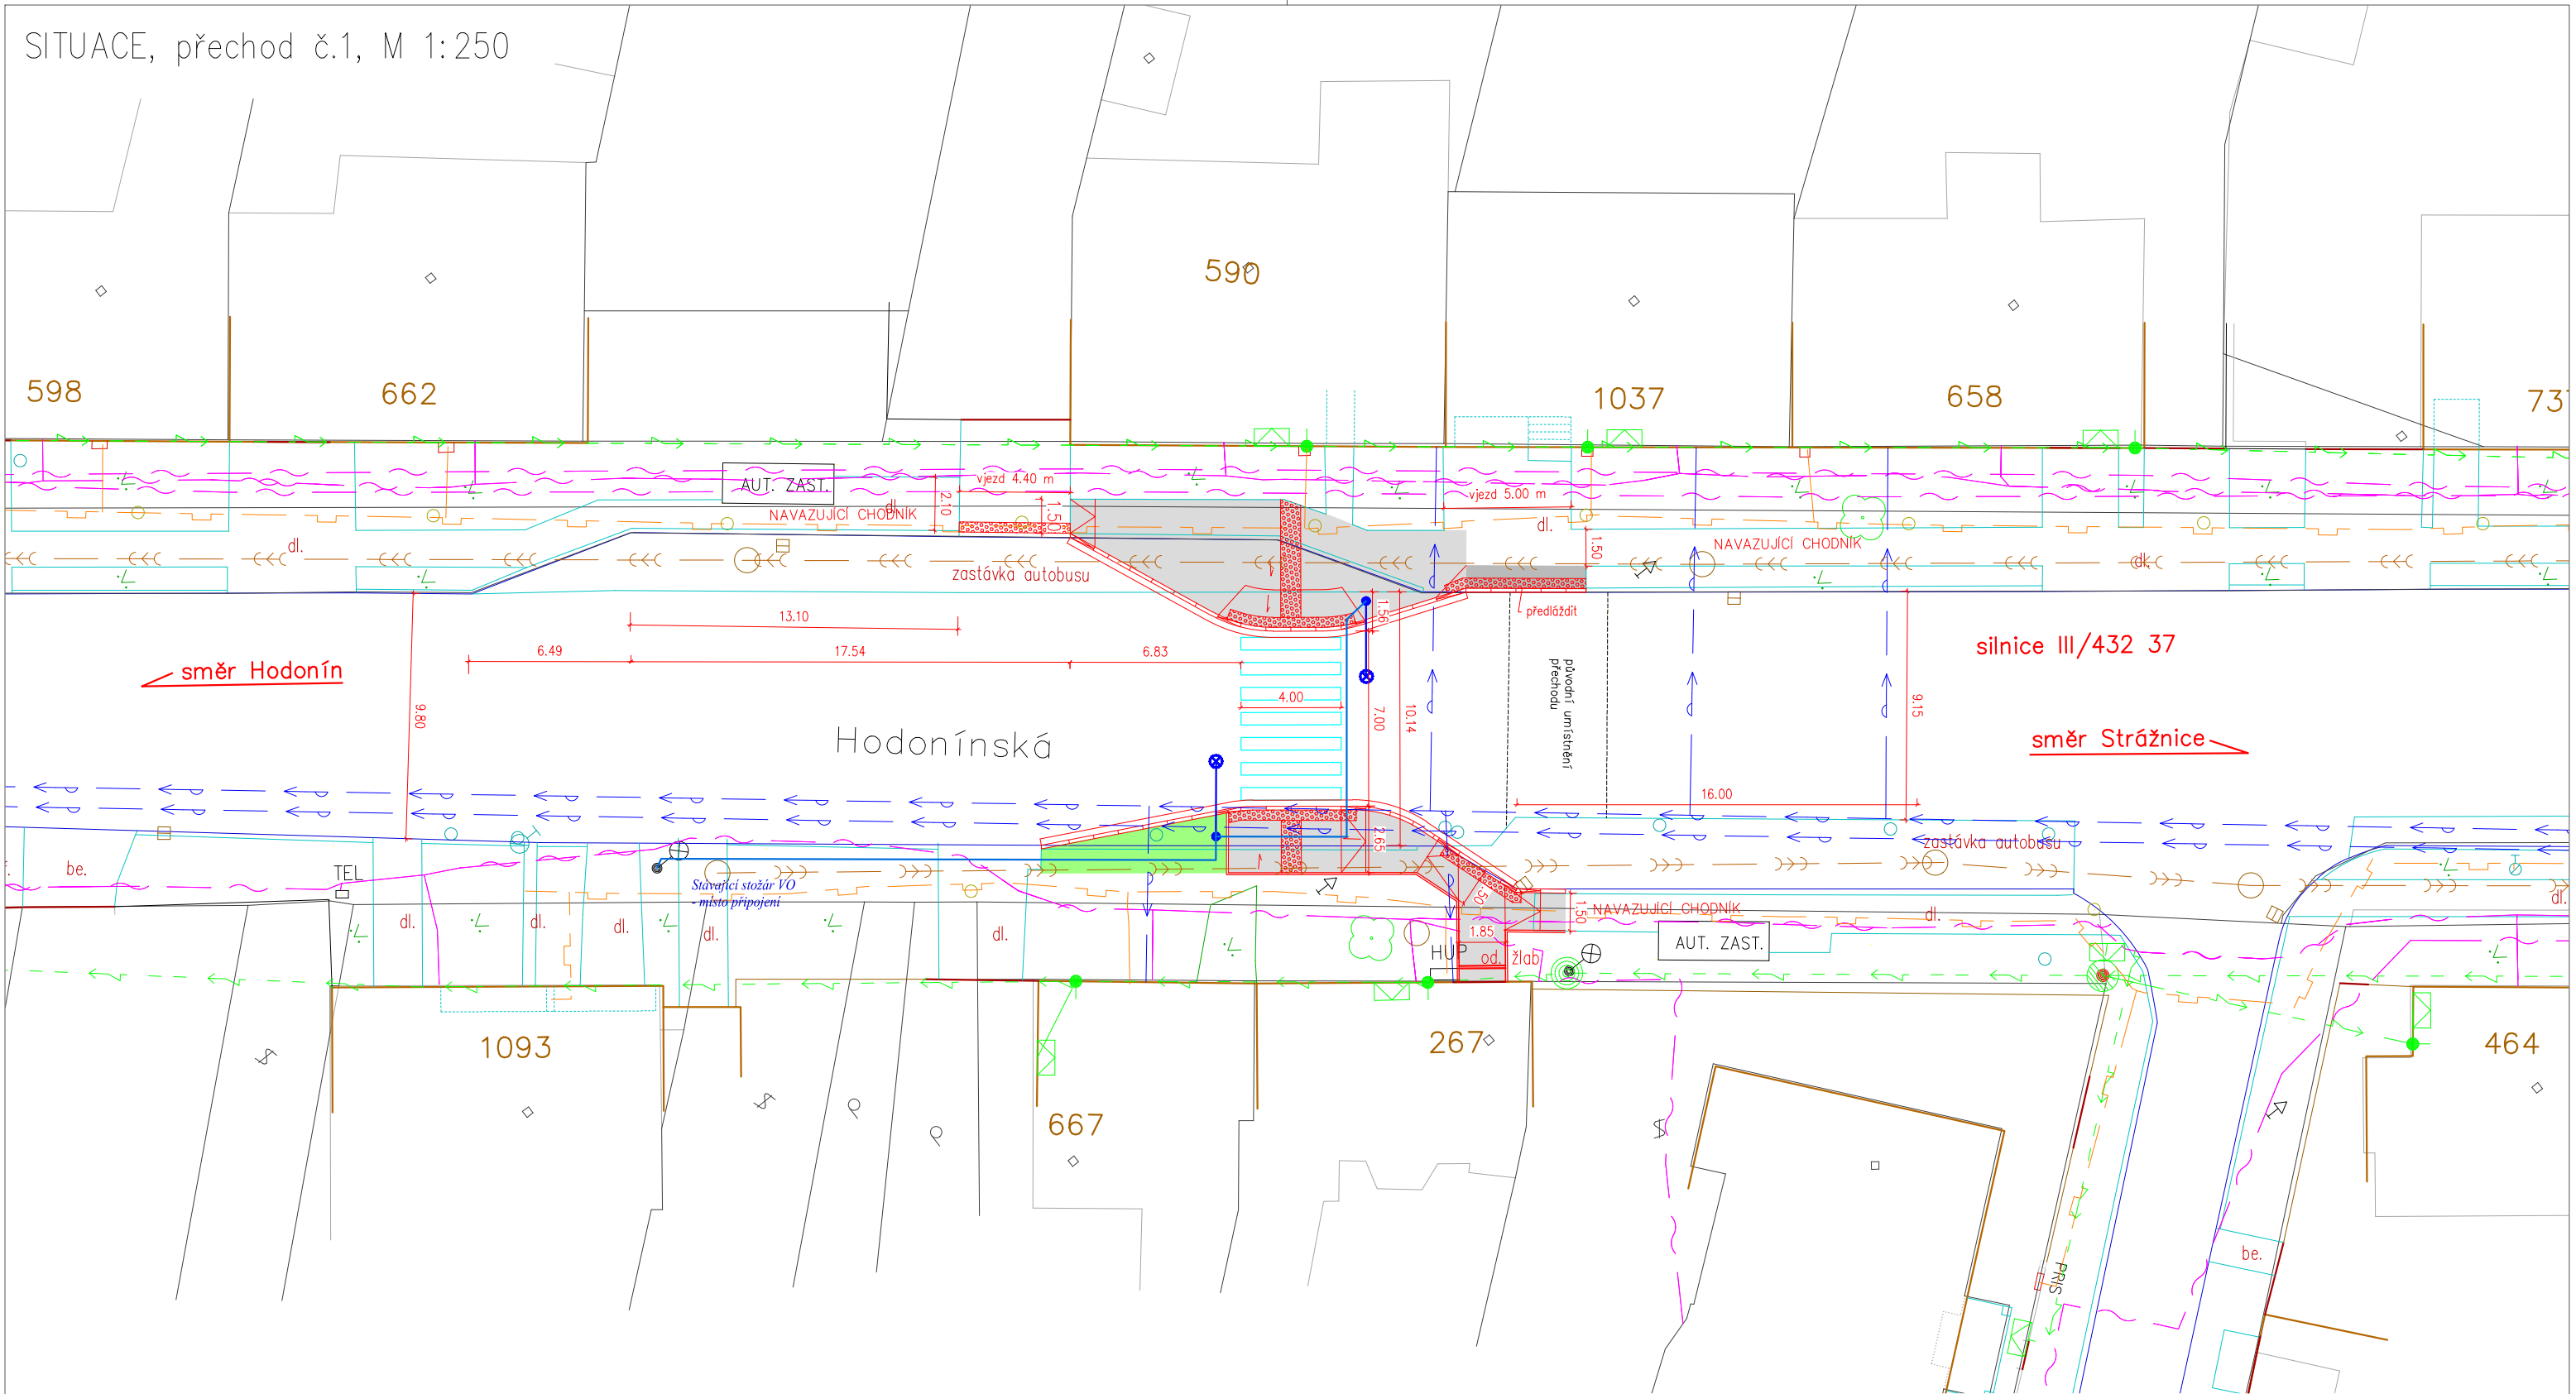

- LEGENDA SÍTÍ
-
- NN NADZEMNÍ

VN PODZEMNÍ

PLYNOVOD

SDĚLOVACÍ KABEL 02

VODOVOD

KANALIZACE

- LEGENDA POVRCHŮ
- BETONOVÁ DLAŽBA TL. 60MM
BARVA PŘÍRODNÍ ŠEDÁ

BETONOVÁ DLAŽBA TL. 60MM
HMATOVÁ ÚPRAVA, BARVA ČERVENÁ

ZELEŇ
- | | | | | | | |
|--|---|----------------------|---------|--|--|--|
| VYPRACOVAL A KRESLIL : | | ZODP. PROJEKTANT : | | | | |
| Ing. Štefančík Peter | | Ing. Štefančík Peter | | | | |
| STAVEBNÍ ÚŘAD : | Hodonín | MÍSTO STAVBY : | Rohatec | | | |
| INVESTOR : | Obec Rohatec, Květná 359/1, 69601 Rohatec | | | | | |
| AKCE : | | | | | | |
| ROHATEC – Rekonstrukce přechodů ul. Hodonínská | | | | | | |
| PŘÍLOHA : SITUACE, přechod č.1 | | | | | | |
| STUPEŇ : | | DPS | | | | |
| DATUM : | | 6/2015 | | | | |
| FORMÁT : | | 2A4 | | | | |
| MĚŘÍTKO : | | 1: 250 | | | | |
| PŘÍLOHA č. | | PARÉ č. | | | | |
| C.2.1 | | | | | | |