


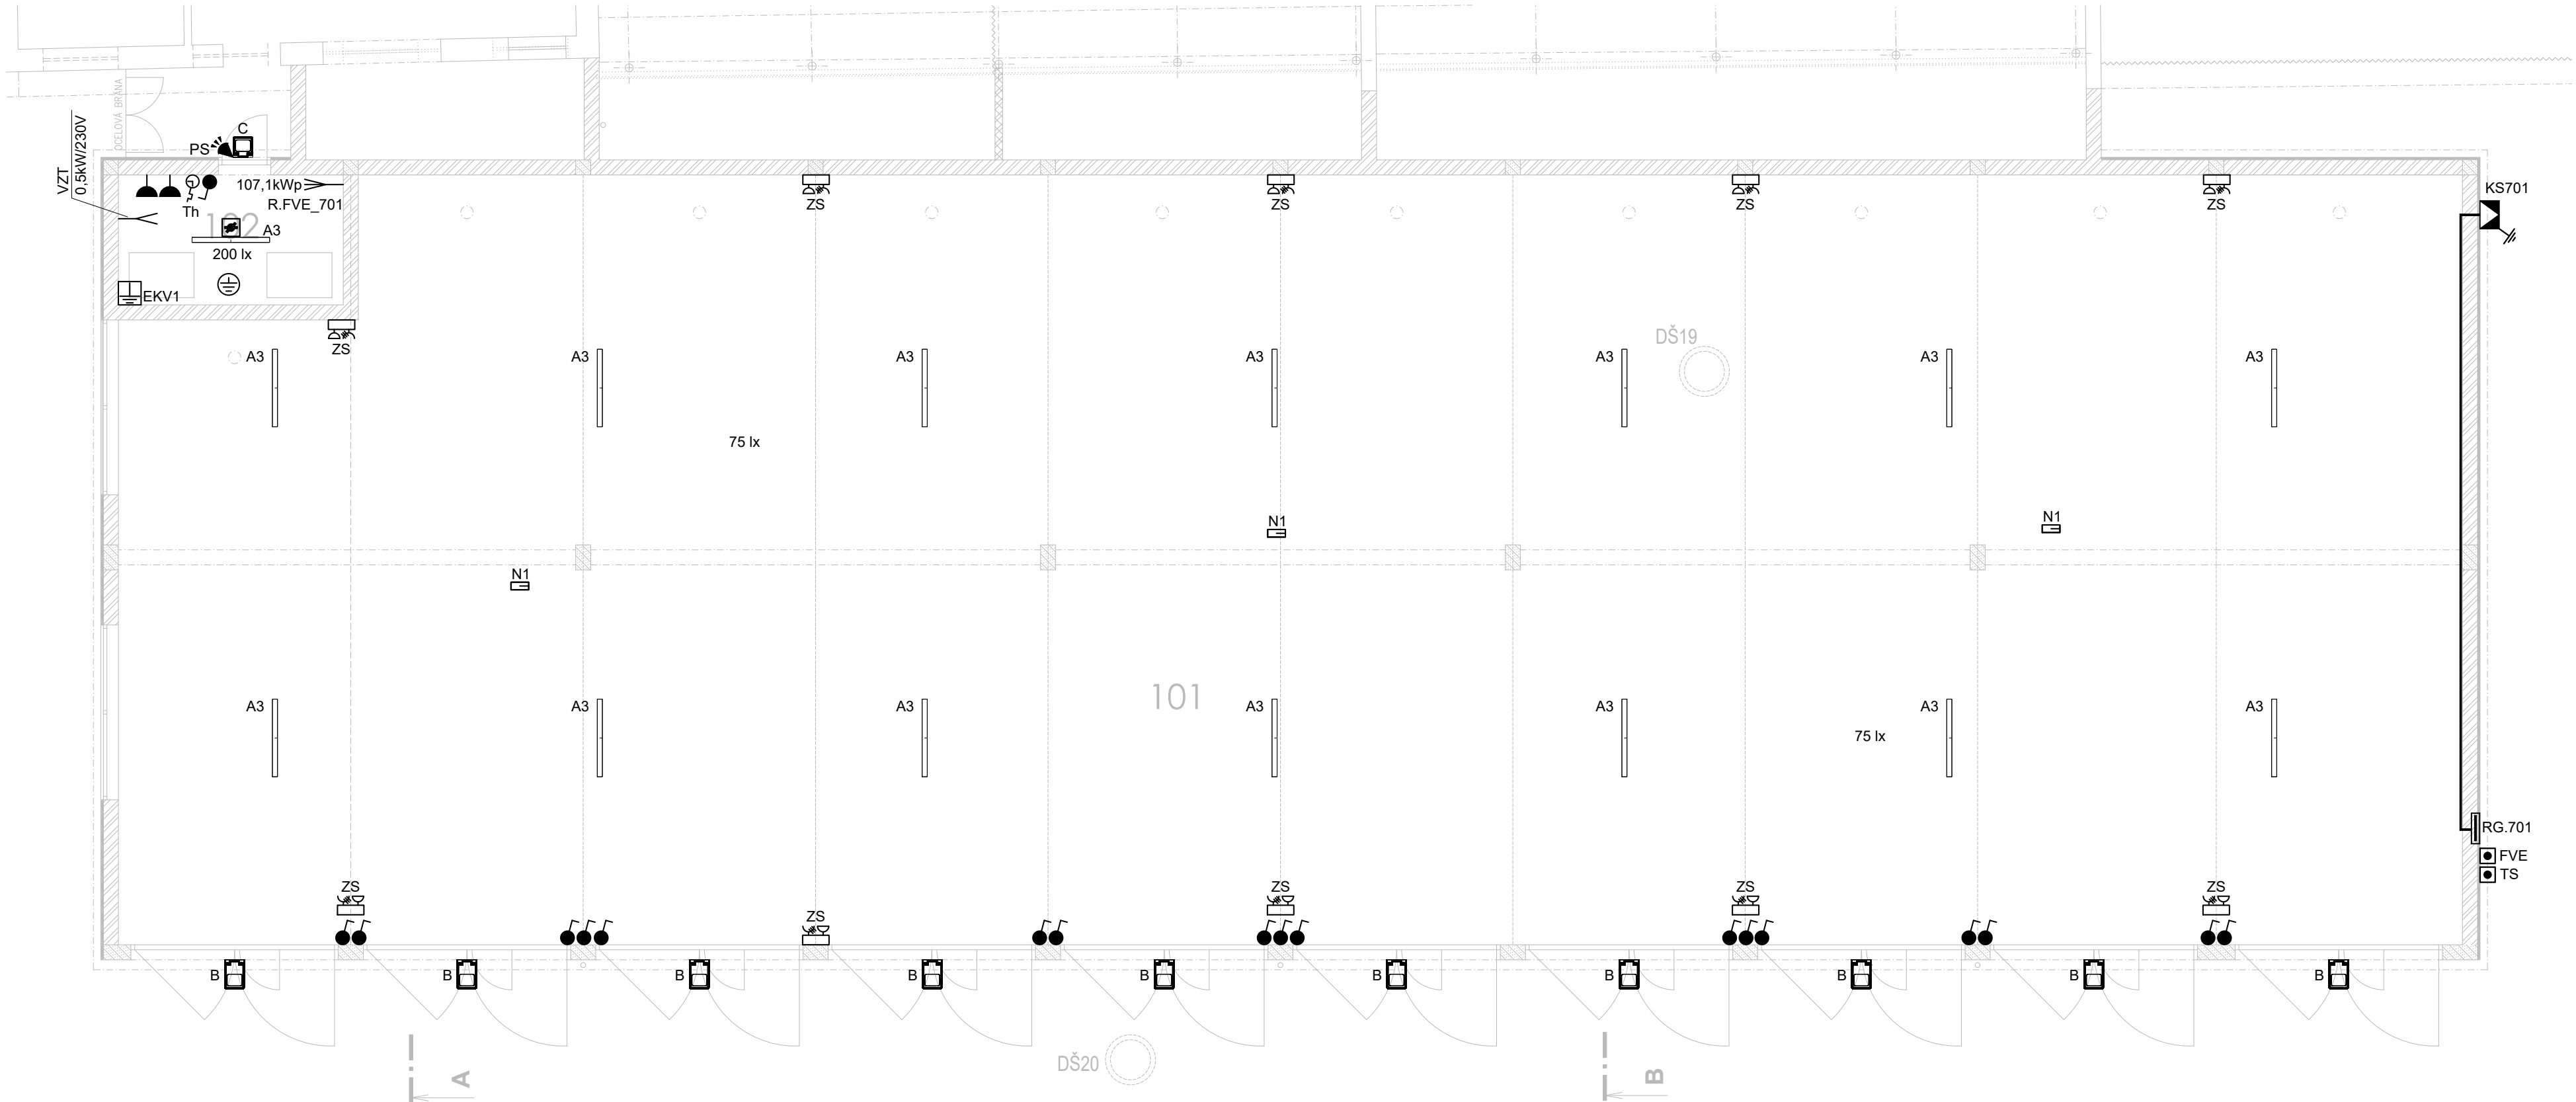

NEDÍLNOU SOUČÁSTÍ TÉTO VÝKRESOVÉ ČÁSTI DOKUMENTACE JE TECHNICKÁ ZPRÁVA!!!
Tato dokumentace je určena pouze pro stavební řízení (DSP).
V tomto stupni je proveden pouze hrubý návrh a zpracovatel
této projektové dokumentace nepřebírá jakékoliv záruky a odpovědnost za případné
škody, vzniklé použitím této dokumentace k jiným účelům, než k jakým je určena.

PROJEKT EI POUZE KE STAVEBNÍMU ŘÍZENÍ (DSP)
PROUDOVÁ SOUSTAVA: TN-C-S 3+N+PE 50Hz 230/400V
OCHRANA: AUTOMATICKÉ ODPOJENÍ OD ZDROJE DLE
ČSN 33 2000-4-41, ZVÝŠENÁ OCHRANNÝM POSPOJENÍM,
PROUDOVÝM CHRÁNIČEM.

LEGENDA MÍSTNOST

Číslo	Účel místnosti	Plocha
101	GARÁŽOVÁ HALA	707,74
102	MÍSTNOST FVE	11,70

- EKVx VÝVOD Z UZEMŇOVACÍ SOUSTAVY,
EKVIPOTENCIÁLNÍ SVORKOVNICE
- ZNAČKA POSPOJENÍ
- EL. TRASA

LEGENDA:

- A3 PŘISAZENÉ LED SVÍTIDLO, 49W, 4000K, 6000lm, IP66
- B LED REFLEKTOROVÉ SVÍTIDLO 50W, 4000K, 6200lm, IP66
- C LED REFLEKTOROVÉ SVÍTIDLO 30W, 4000K, 3600lm, IP65
- N1 PŘISAZENÉ ANTIPANICKÉ OSVĚTLENÍ LED 1,7W, 1700lm, IP65
S VLASTNÍM BATERIOVÝM ZDROJEM T=60MINUT
- xxx lx MINIMÁLNÍ HLADINA OSVĚTLENOSTI
- Th SPÍNAČ NA POVRCH, ŘAZENÍ 1, 10A/250V, IP44
- Th TERMOSTAT, 10A/230V, IP44
- PS POHYBOVÝ SNÍMAČ, 230V/16A, 180°, IP44
- TS TLAČÍTKO „ TOTAL STOP“ , 10A/230V, IP55
označen zelenou bezpečnostní tabulkou a textem
„HLAVNÍ VYPÍNAČ ELEKTRICKÉ ENERGIE – TOTAL STOP“
- FVE TLAČÍTKO „ STOP FVE“ , 10A/230V, IP55
- ZÁSUVKA NA POVRCH 16A/250V, IP44
- ZS ZÁSUVKOVÁ SKŘÍŇ, IP44 - ZÁS. 1x 32A/400V
- ZÁS. 1x 16A/400V
- ZÁS. 4x 16A/250V
- ELEKTRICKÝ VÝVOD 230V
- ELEKTRICKÝ VÝVOD 400V
- MULTISENZOROVÝ AUTONOMNÍ HLÁSIČ
- ROZVADĚČ NN
- KSx POJISTKOVÁ KABELOVÁ SKŘÍŇ
V PROVEDENÍ KOMPAKTNÍ PILÍŘ

SO.701 GARÁŽE PRO TNV

±0,000 = 449,150 mn.m. B.p.v.

Veškerá práva vyhrazena.
Tento výkres a detail je majetkem projektanta a nesmí být použit celý ani z části bez písemného souhlasu.

VYPRACOVAL R.ZDRAŽIL	ZODP.PROJEKTANT K.SVOBODA	PROJEKTOVÁNÍ INŽENÝRSKÝCH STAVEB tel.: 724 155 348 e-mail: dmc.ha@seznam.cz Havlíčkův Brod s.r.o. Průmyslová 941 580 01 Havlíčkův Brod
OBEC: HAVLÍČKŮV BROD	KRAJ: VYSOČINA	
INVESTOR: TECHNICKÉ SLUŽBY HAVLÍČKŮV BROD NA VALECH 3523, 580 01 HAVLÍČKŮV BOD		PROJEKTANT ČÁSTI RADEK ZDRAŽIL Mánesova 3127, 580 01 Havlíčkův Brod IČO: 11702842, mobil: +420 776 597 383 e-mail: zdrazil.radek@seznam.cz
REVITALIZACE AREÁLU TECHNICKÝCH SLUŽEB U CIHLÁŘE, HAVLÍČKŮV BROD SO.701 GARÁŽE PRO TNV D.1.2.1 ELEKTROINSTALACE k.ú. HAVLÍČKŮV BROD, par.č. 1055/8		DATUM 06/2025
NÁZEV VÝKRESU: PŮDORYS 1.NP_Elektroinstalace		ÚČEL DSP
		ZAK.Č. ZK25/23
		MĚŘÍTKO 1:100
		Č.V. D.701-1.2.1-02