


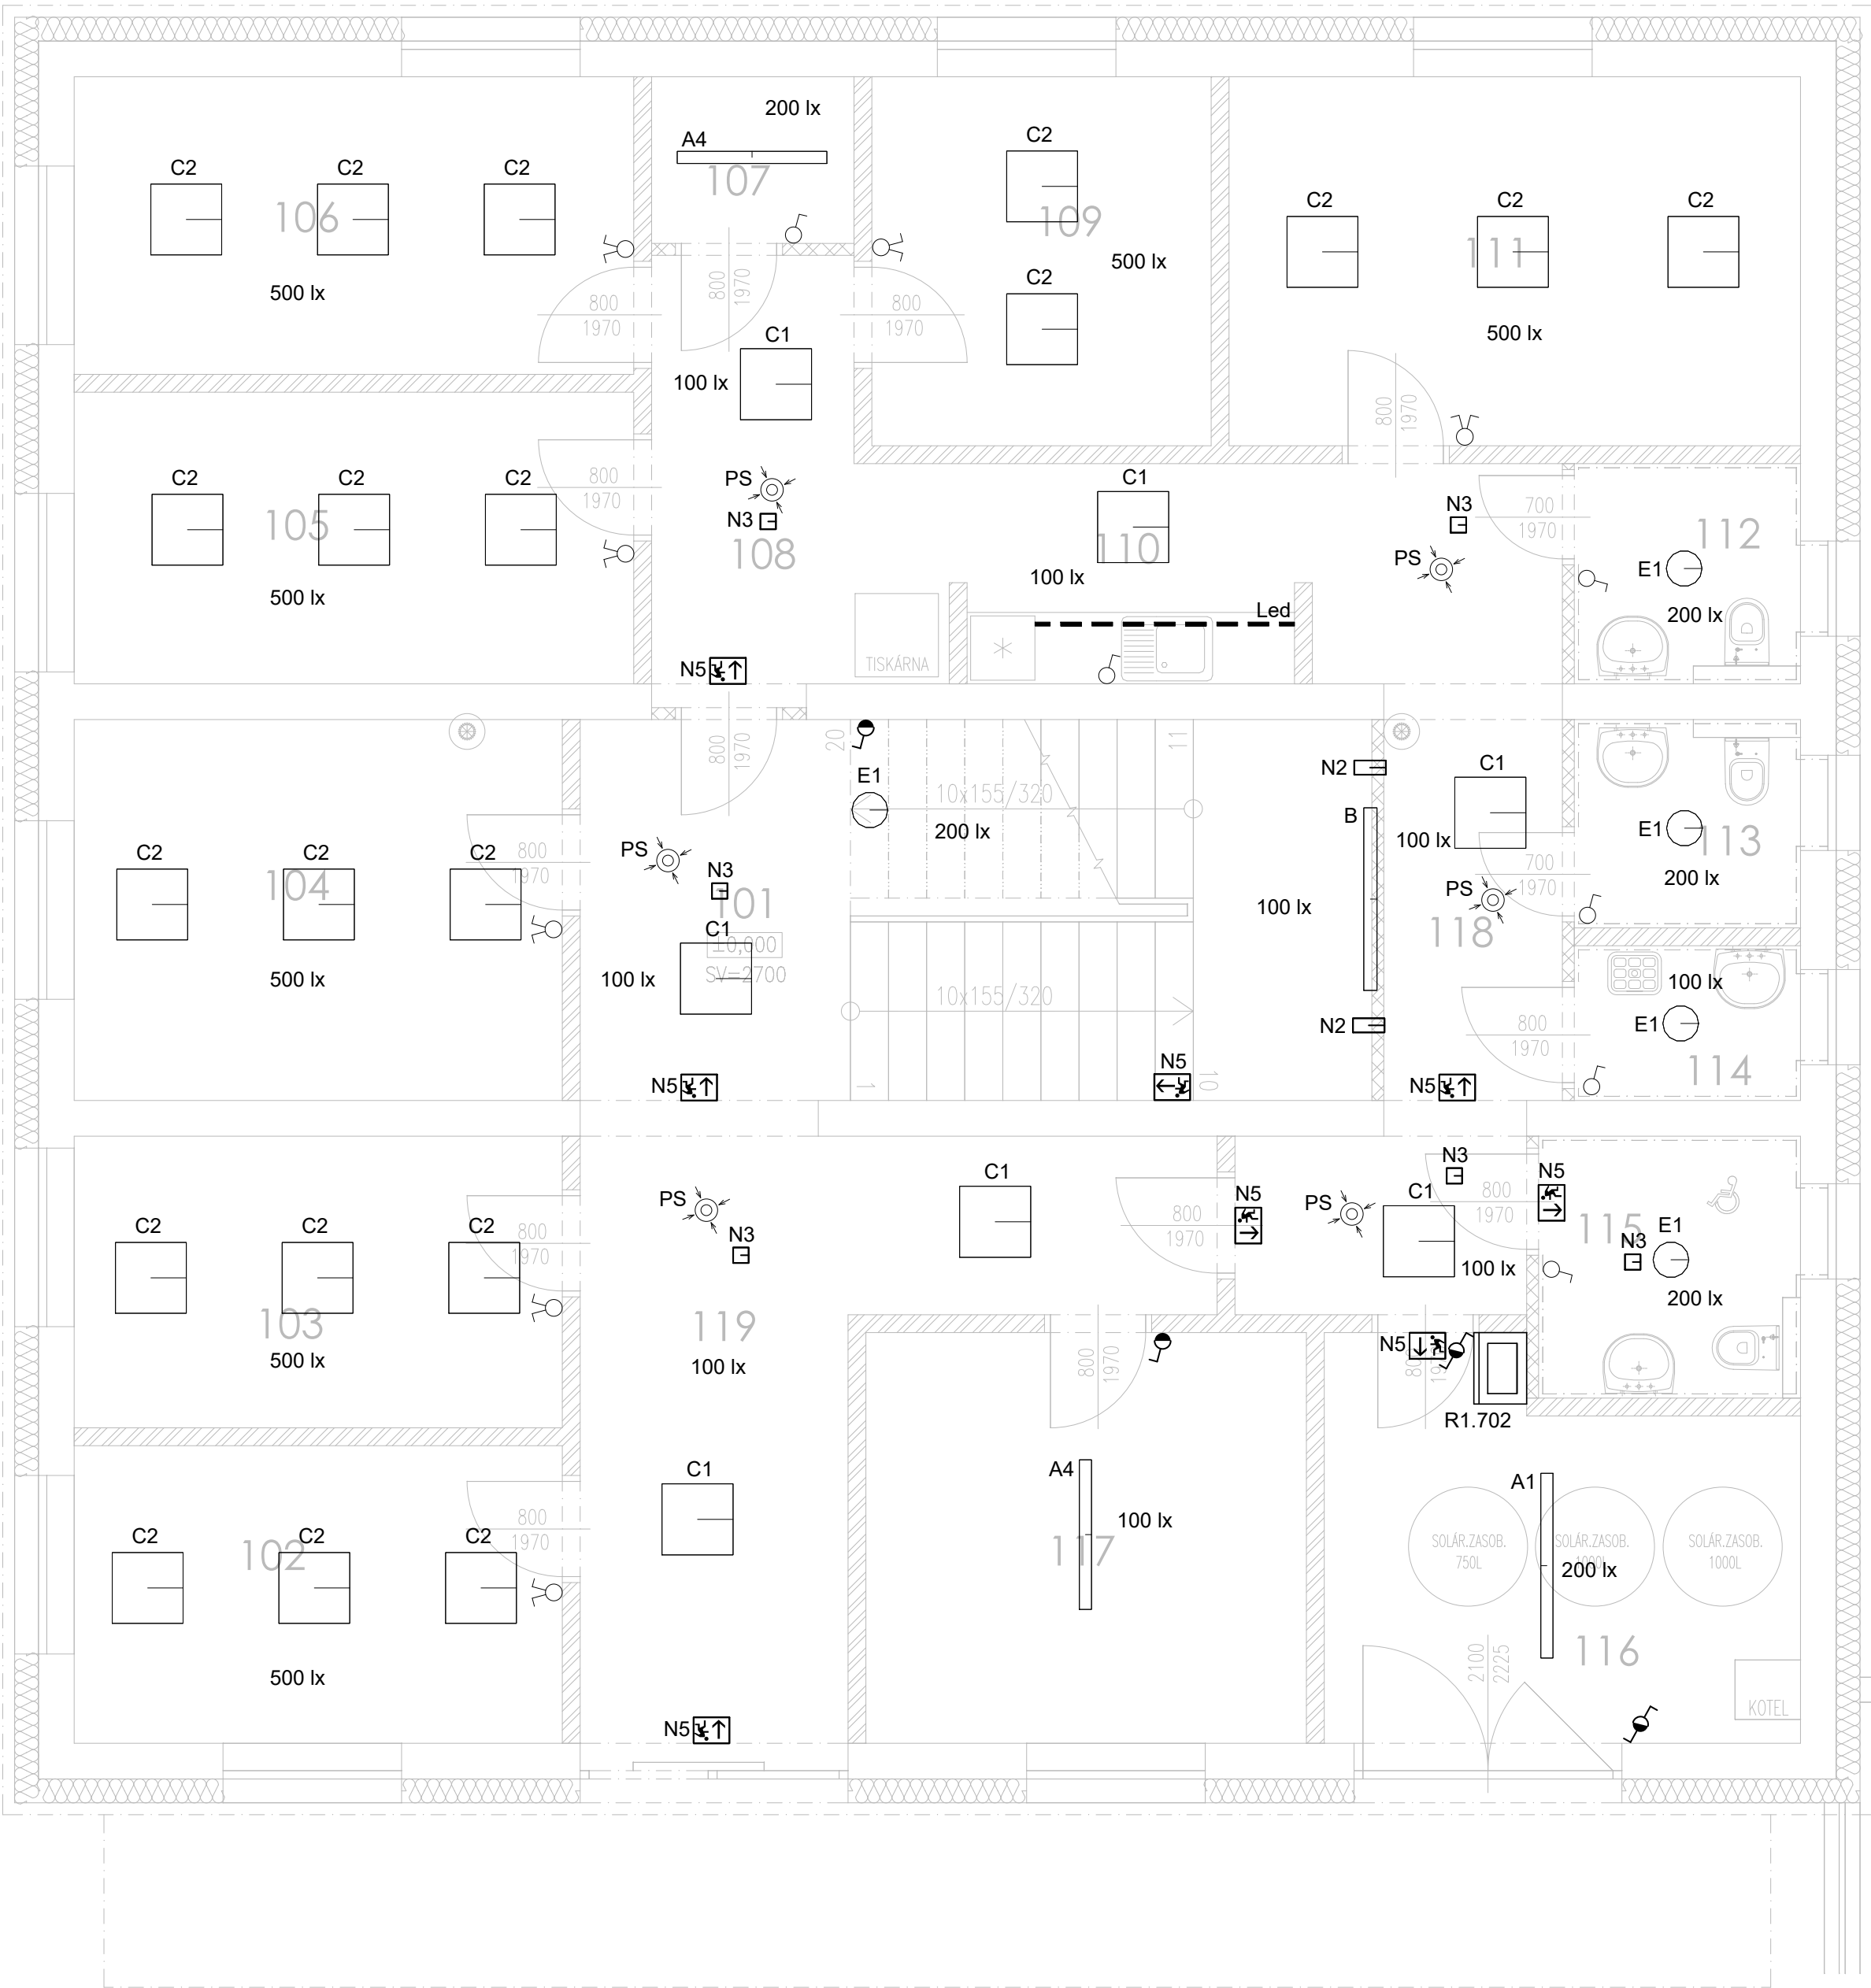

LEGENDA:

- A1

200 lx

A4

28W, 4000K, 4000lm, IP66
- B

25W, 4000K, 3400lm, IP40
- C1

29W, 4000K, 4200lm, IP20
- C2

33W, 4000K, 4100lm, IP20
- E1

30W, 4000K, 2750lm, IP40
- E2

24W, 4000K, 2000lm, IP40
- Led

LED pásek 24V DC, 14W/m, 4000K, IP67
+ zafrézovaný hliníkový profil 12mm
+ zdroj 60W, 230V AC/24V DC, IP20
- N2

PRÍSAZENÉ ANTIPANICKÉ OSVĚTLENÍ LED 2W, 200lm, IP65
S VLASTNÍM BATERIOVÝM ZDROJEM T=60MINUT
- N3

PRÍSAZENÉ ANTIPANICKÉ OSVĚTLENÍ LED 3,4W, 237lm, IP20
S VLASTNÍM BATERIOVÝM ZDROJEM T=60MINUT
- N5

NOUZOVÉ PRÍSAZENÉ SVÍTIDLO LED 1W , IP65,
S VLASTNÍM BATERIOVÝM ZDROJEM T=60MINUT
VČETNĚ PIKTOGRAMU
- xxx lx

MINIMÁLNÍ HLADINA OSVĚTLENOSTI
- SPÍNAČ POLOZAPUŠTĚNÝ, ŘAZENÍ 1, 10A/250V, IP20
- PŘEPÍNAČ SÉRIOVÝ POLOZAPUŠTĚNÝ, ŘAZENÍ 5, 10A/250V, IP20
- PŘEPÍNAČ STŘÍDAVÝ POLOZAPUŠTĚNÝ, ŘAZENÍ 6, 10A/250V, IP20
- SPÍNAČ POLOZAPUŠTĚNÝ, ŘAZENÍ 1, 10A/250V, IP44
- PŘEPÍNAČ STŘÍDAVÝ POLOZAPUŠTĚNÝ, ŘAZENÍ 6, 10A/250V, IP44
- POHYBOVÉ ČIDLO 180°, 10A/230V, IP20
- POHYBOVÝ SNÍMAČ, 360°, 10A/250V, IP20
- ROZVADĚČ NN
- SKŘÍŇOVÝ PRÍSAZENÝ ROZVADĚČ NN

LEGENDA MÍSTNOSTÍ

Číslo	Účel místnosti	Plocha [m ²]
101	SCHODIŠŤOVÁ HALA	21,28
102	KANCELÁŘ(ODPADY – VEDOUCÍ + REFERENT)	10,25
103	KANCELÁŘ	10,05
104	KANCELÁŘ(PROVOZ SBĚRNÉHO DVORA)	13,12
105	KANCELÁŘ(PROVOZ SBĚRNÉHO DVORA – MISTR)	11,52
106	KANCELÁŘ(MHD – VEDOUCÍ)	11,75
107	TECHNICKÁ MÍSTNOST, ROUTER	2,38
108	CHODBA	7,60
109	KANCELÁŘ	8,84
110	KUCHYŇKA	5,09
111	KANCELÁŘ(KOMUNIKACE – VEDOUCÍ, VO – MISTR)	14,88
112	WC – ŽENY	3,52
113	WC – MUŽ	3,33
114	OKLIDOVÁ MÍSTNOST	2,47
115	WC – TP	4,84
116	TECHNICKÁ MÍSTNOST	12,19
117	SKLAD	12,77
118	CHODBA	13,17
119	CHODBA	16,13

SO.702 PROVOZNÍ BUDOVA

±0,000 = 449,150 mn.m. B.p.v.

Veškerá práva vyhrazena.
Tento výkres a detail je majetkem projektanta a nesmí být použit celý ani z části bez písemného souhlasu.

VYPRACOVAL R.ZDRAŽIL	ZODP.PROJEKTANT K.SVOBODA	PROJEKTOVÁNÍ, INŽENÝRSKÝCH SLUŽEB GENERÁLNÍ PROJEKTANT tel: 724 150 348 e-mail: otm@raadek.cz
OBEC: HAVLÍČKŮV BROD	KRAJ: VYSOČINA	RADEK ZDRAŽIL Inženýrský ústav s.r.l.s. Průmyslová 442 3523 Havlíčkův Brod
INVESTOR: TECHNICKÉ SLUŽBY HAVLÍČKŮV BROD NA VALECH 3523, 580 01 HAVLÍČKŮV BROD	PROJEKTANT ČASŤ RADEK ZDRAŽIL Mánesova 3127, 580 01 Havlíčkův Brod IČO: 11702842, mobil: +420 776 597 383 e-mail: zdrazil@raadek.cz	

REVITALIZACE AREÁLU TECHNICKÝCH SLUŽEB
U CIHLÁŘE, HAVLÍČKŮV BROD

SO.702 PROVOZNÍ BUDOVA
D.1.2.1 ELEKTROINSTALACE
k.ú. HAVLÍČKŮV BROD, par.č. 1055/8

NÁZEV VÝKRESU:
PŮDORYS 1.NP_Osvětlení

DATUM 06/2025	Č. V. D.702-1.2.1-02
ÚČEL DSP	
ZAK.Č. ZK25/23	
MĚŘÍTKO 1:50	

PROJEKT EI POUZE KE STAVEBNÍMU ŘÍZENÍ (DSP)
PROUDOVÁ SOUSTAVA: TN-C-S 3+N+PE 50Hz 230/400V
OCHRANA: AUTOMATICKÉ ODPOJENÍ OD ZDROJE DLE
ČSN 33 2000-4-41, ZVÝŠENÁ OCHRANNÝM POSPOJENÍM,
PROUDOVÝM CHRÁNIČEM.