


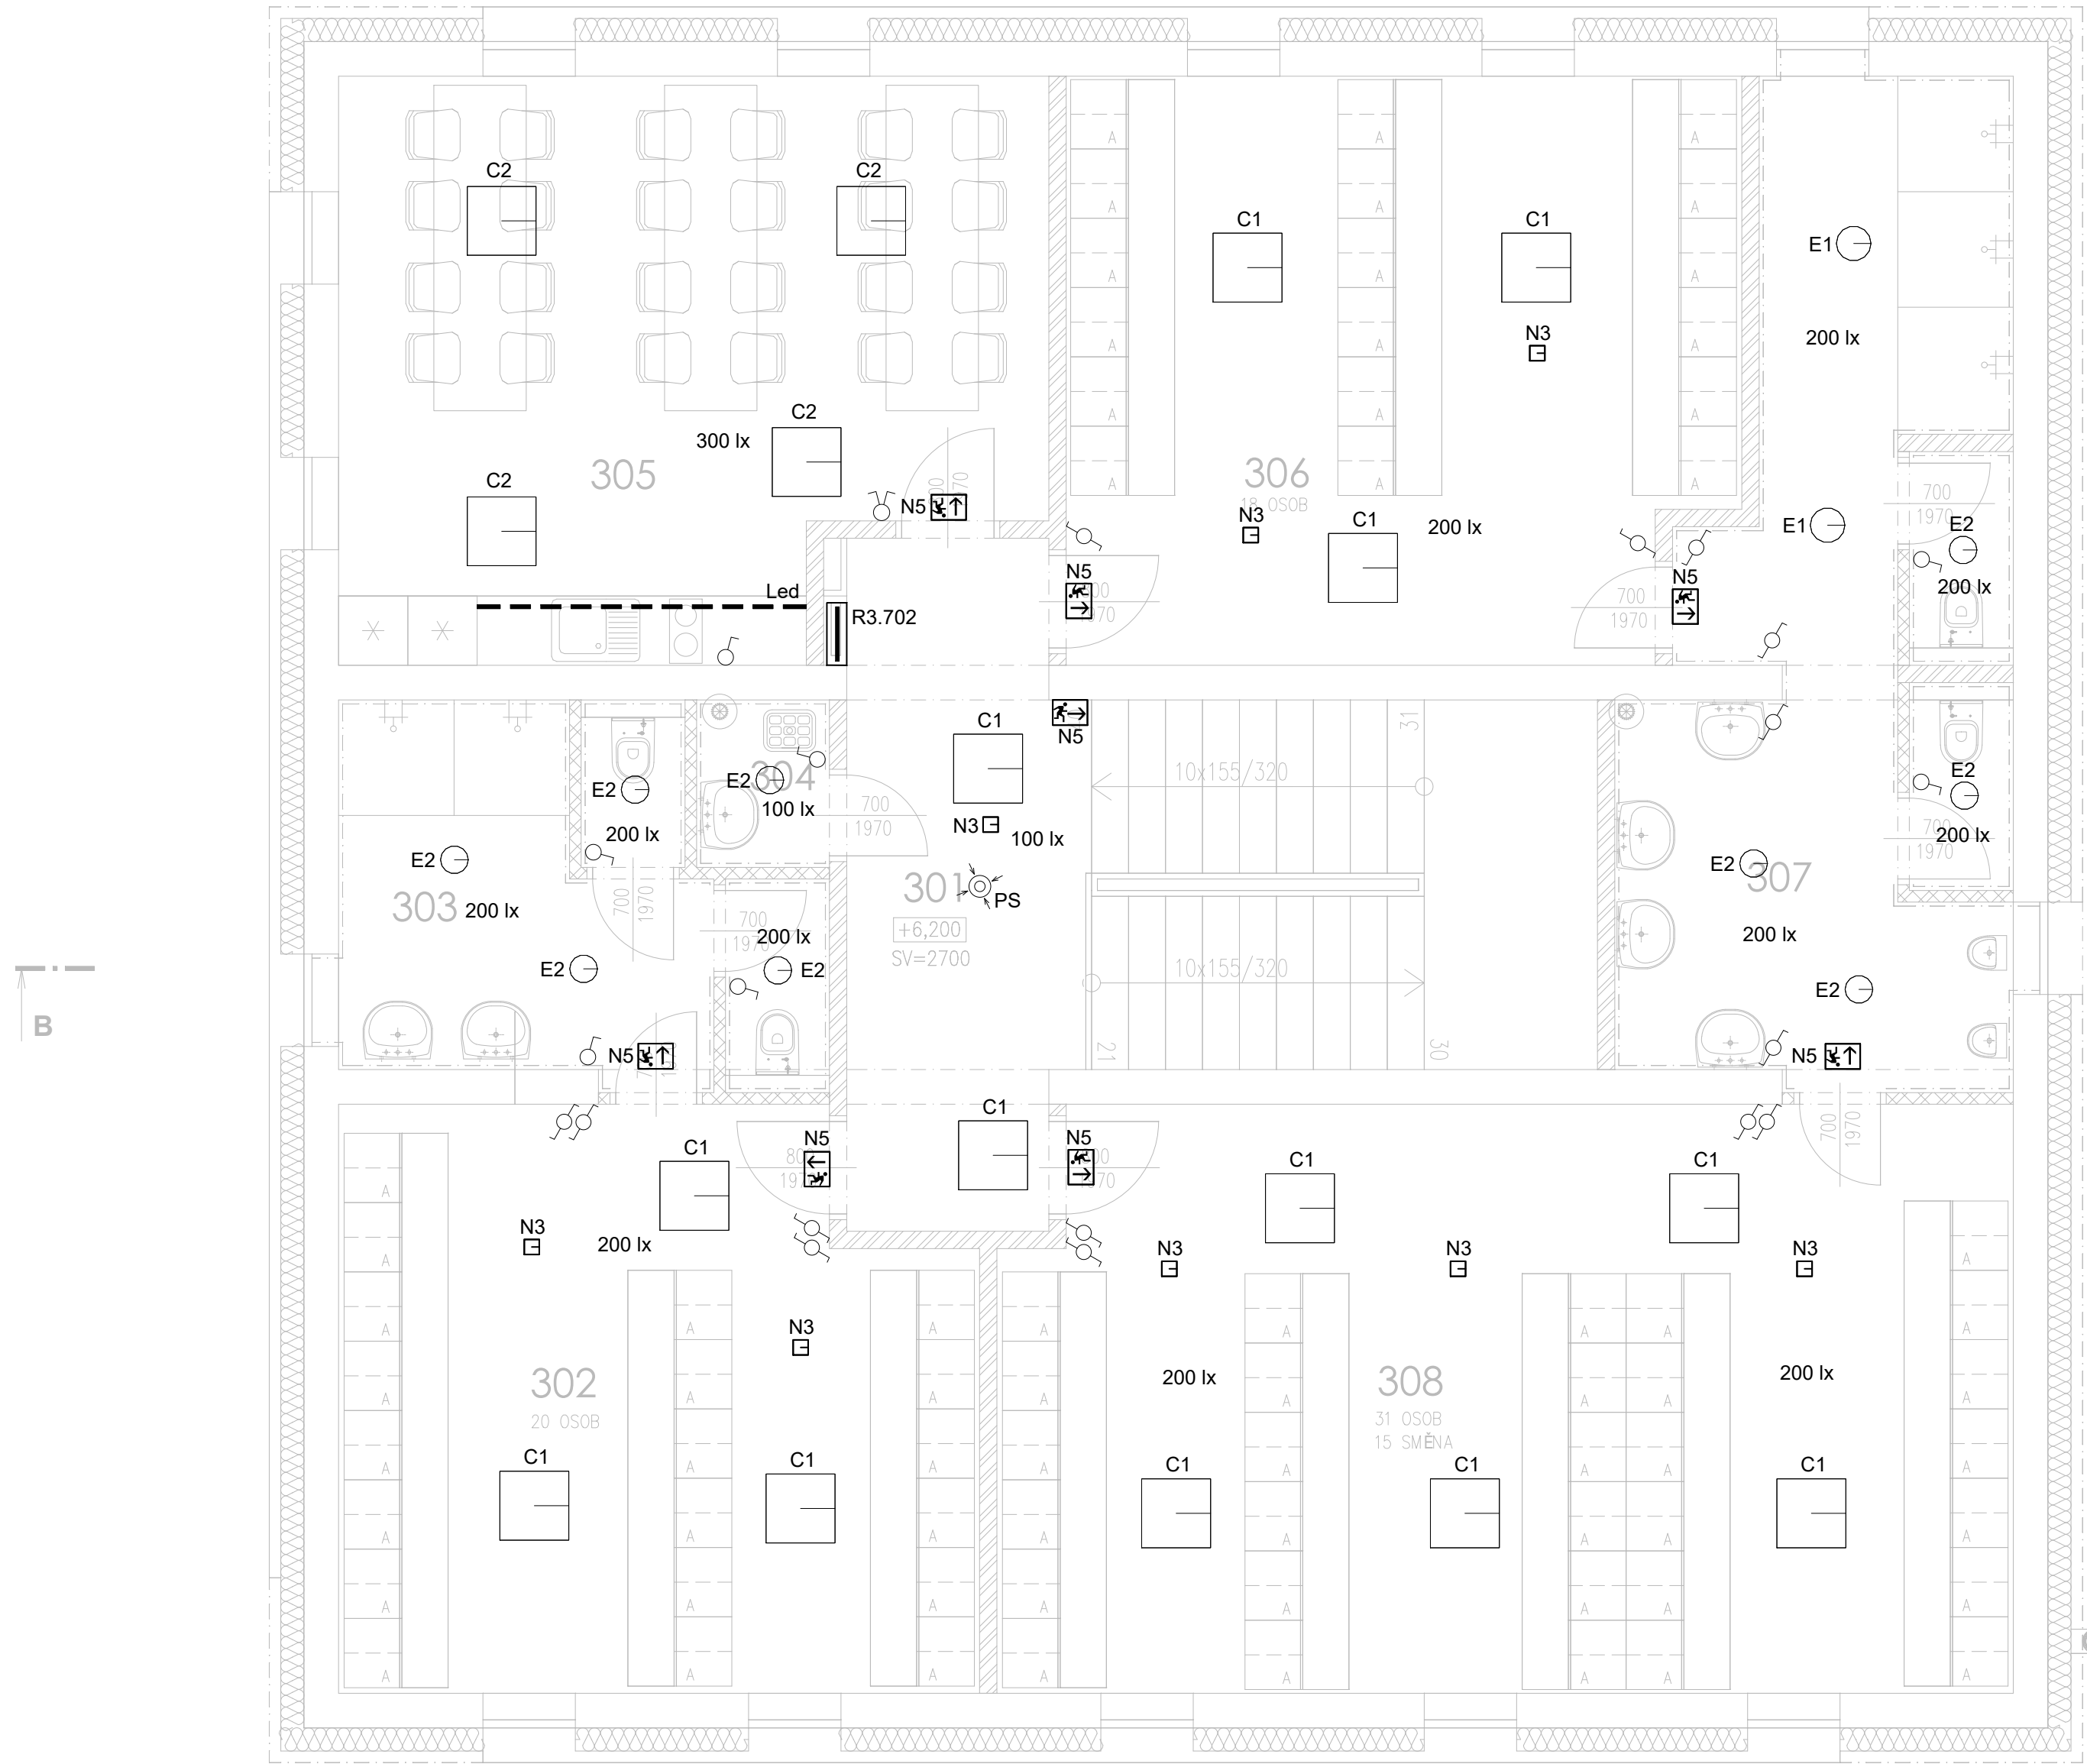

LEGENDA:

- A1

PŘISAZENÉ LED SVÍTIDLO, 57W, 4000K, 7900lm, IP66
- A4

PŘISAZENÉ LED SVÍTIDLO, 28W, 4000K, 4000lm, IP66
- B

PŘISAZENÉ LED SVÍTIDLO, 25W, 4000K, 3400lm, IP40
- C1

PŘISAZENÉ LED SVÍTIDLO, 29W, 4000K, 4200lm, IP20
- C2

PŘISAZENÉ LED SVÍTIDLO, 33W, 4000K, 4100lm, IP20
- E1

PŘISAZENÉ LED SVÍTIDLO, 30W, 4000K, 2750lm, IP40
- E2

PŘISAZENÉ LED SVÍTIDLO, 24W, 4000K, 2000lm, IP40
- Led

LED pásek 24V DC, 14W/m, 4000K, IP67
+ zafrézovaný hliníkový profil 12mm
+ zdroj 60W, 230V AC/24V DC, IP20
- N2

PŘISAZENÉ ANTIPANICKÉ OSVĚTLENÍ LED 2W, 200lm, IP65
S VLASTNÍM BATERIOVÝM ZDROJEM T=60MINUT
- N3

PŘISAZENÉ ANTIPANICKÉ OSVĚTLENÍ LED 3,4W, 237lm, IP20
S VLASTNÍM BATERIOVÝM ZDROJEM T=60MINUT
- N5

NOUZOVÉ PŘISAZENÉ SVÍTIDLO LED 1W , IP65,
S VLASTNÍM BATERIOVÝM ZDROJEM T=60MINUT
VČETNĚ PIKTOGRAMU
- xxx lx

MINIMÁLNÍ HLADINA OSVĚTLENOSTI
- SPÍNAČ POLOZAPUŠTĚNÝ, ŘAZENÍ 1, 10A/250V, IP20
- PŘEPÍNAČ SÉRIOVÝ POLOZAPUŠTĚNÝ, ŘAZENÍ 5, 10A/250V, IP20
- PŘEPÍNAČ STŘÍDAVÝ POLOZAPUŠTĚNÝ, ŘAZENÍ 6, 10A/250V, IP20
- SPÍNAČ POLOZAPUŠTĚNÝ, ŘAZENÍ 1, 10A/250V, IP44
- PŘEPÍNAČ STŘÍDAVÝ POLOZAPUŠTĚNÝ, ŘAZENÍ 6, 10A/250V, IP44
- PS

POHYBOVÉ ČIDLO 180°, 10A/230V, IP20
- PS

POHYBOVÝ SNÍMAČ, 360°, 10A/250V, IP20
- ROZVADĚČ NN
- SKŘÍŇOVÝ PŘISAZENÝ ROZVADĚČ NN

LEGENDA MÍSTNOSTÍ

Číslo	Účel místnosti	Plocha [m²]
301	SCHODIŠŤOVÁ HALA	25,70
302	ŠATNA ŽENY – ODPADY 20 OSOB	26,68
303	HYGIENICKÉ ZÁZEMÍ – ŽENY	11,59
304	ÚKLIDOVÁ MÍSTNOST	1,67
305	ŠKOLICÍ MÍSTNOST, JIDELNA	28,99
306	ŠATNA MUŽ – STR 10 17–20 OSOB	28,15
307	HYGIENICKÉ ZÁZEMÍ – MUŽ	23,76
308	ŠATNA MUŽ – STR 30 MHD 31 OSOB (SMĚNA 15 OSOB)	44,13

NEDÍLNOU SOUČÁSTÍ TĚTO VÝKRESOVÉ ČÁSTI DOKUMENTACE JE TECHNICKÁ ZPRÁVA!!!

Tato dokumentace je určena pouze pro stavební řízení (DSP).
V tomto stupni je proveden pouze hrubý návrh a zpracovatel této projektové dokumentace nepřebírá jakékoliv záruky a odpovědnost za případné škody, vzniklé použitím této dokumentace k jiným účelům, než k jakým je určena.

PROJEKT EI POUZE KE STAVEBNÍMU ŘÍZENÍ (DSP)
PROUDOVÁ SOUSTAVA: TN-C-S 3+N+PE 50Hz 230/400V
OCHRANA: AUTOMATICKÉ ODPOJENÍ OD ZDROJE DLE ČSN 33 2000-4-41, ZVÝŠENÁ OCHRANNÝM POSPOJENÍM, PROUDOVÝM CHRÁNIČEM.

SO.702 PROVOZNÍ BUDOVA

±0,000 = 449,150 mn.m. B.p.v.

Veškerá práva vyhrazena.
Tento výkres a detail je majetkem projektanta a nesmí být použit celý ani z části bez písemného souhlasu.

VYPRACOVAL R.ZDRAŽIL	ZODP.PROJEKTANT K.SVOBODA	PROJEKTOVÁNÍ, INŽENÝRSKÝCH SLUŽEB tel: 724 150 348 e-mail: otm@raadek.cz
OBEC: HAVLÍČKŮV BROD	KRAJ: VYSOČINA	RADEK ZDRAŽIL Inženýrský ústav s.r.l.s. Průmyslová 462 580 01 Havlíčkův Brod
INVESTOR: TECHNICKÉ SLUŽBY HAVLÍČKŮV BROD NA VALECH 3523, 580 01 HAVLÍČKŮV BROD	PROJEKTANT ČASŤ: RADEK ZDRAŽIL Mánesova 3127, 580 01 Havlíčkův Brod IČO: 11702842, mobil: +420 776 597 383 e-mail: zdrazil@raadek.cz	
REVITALIZACE AREÁLU TECHNICKÝCH SLUŽEB U CIHLÁŘE, HAVLÍČKŮV BROD SO.702 PROVOZNÍ BUDOVA D.1.2.1 ELEKTROINSTALACE k.č. HAVLÍČKŮV BROD, par.č. 1055/8	DATUM 06/2025 ÚČEL DSP ZAK.Č. ZK25/23 MĚŘÍTKO 1:50 Č.V. D.702-1.2.1-04	
NÁZEV VÝKRESU: PŮDORYS 3.NP_Osvětlení		