


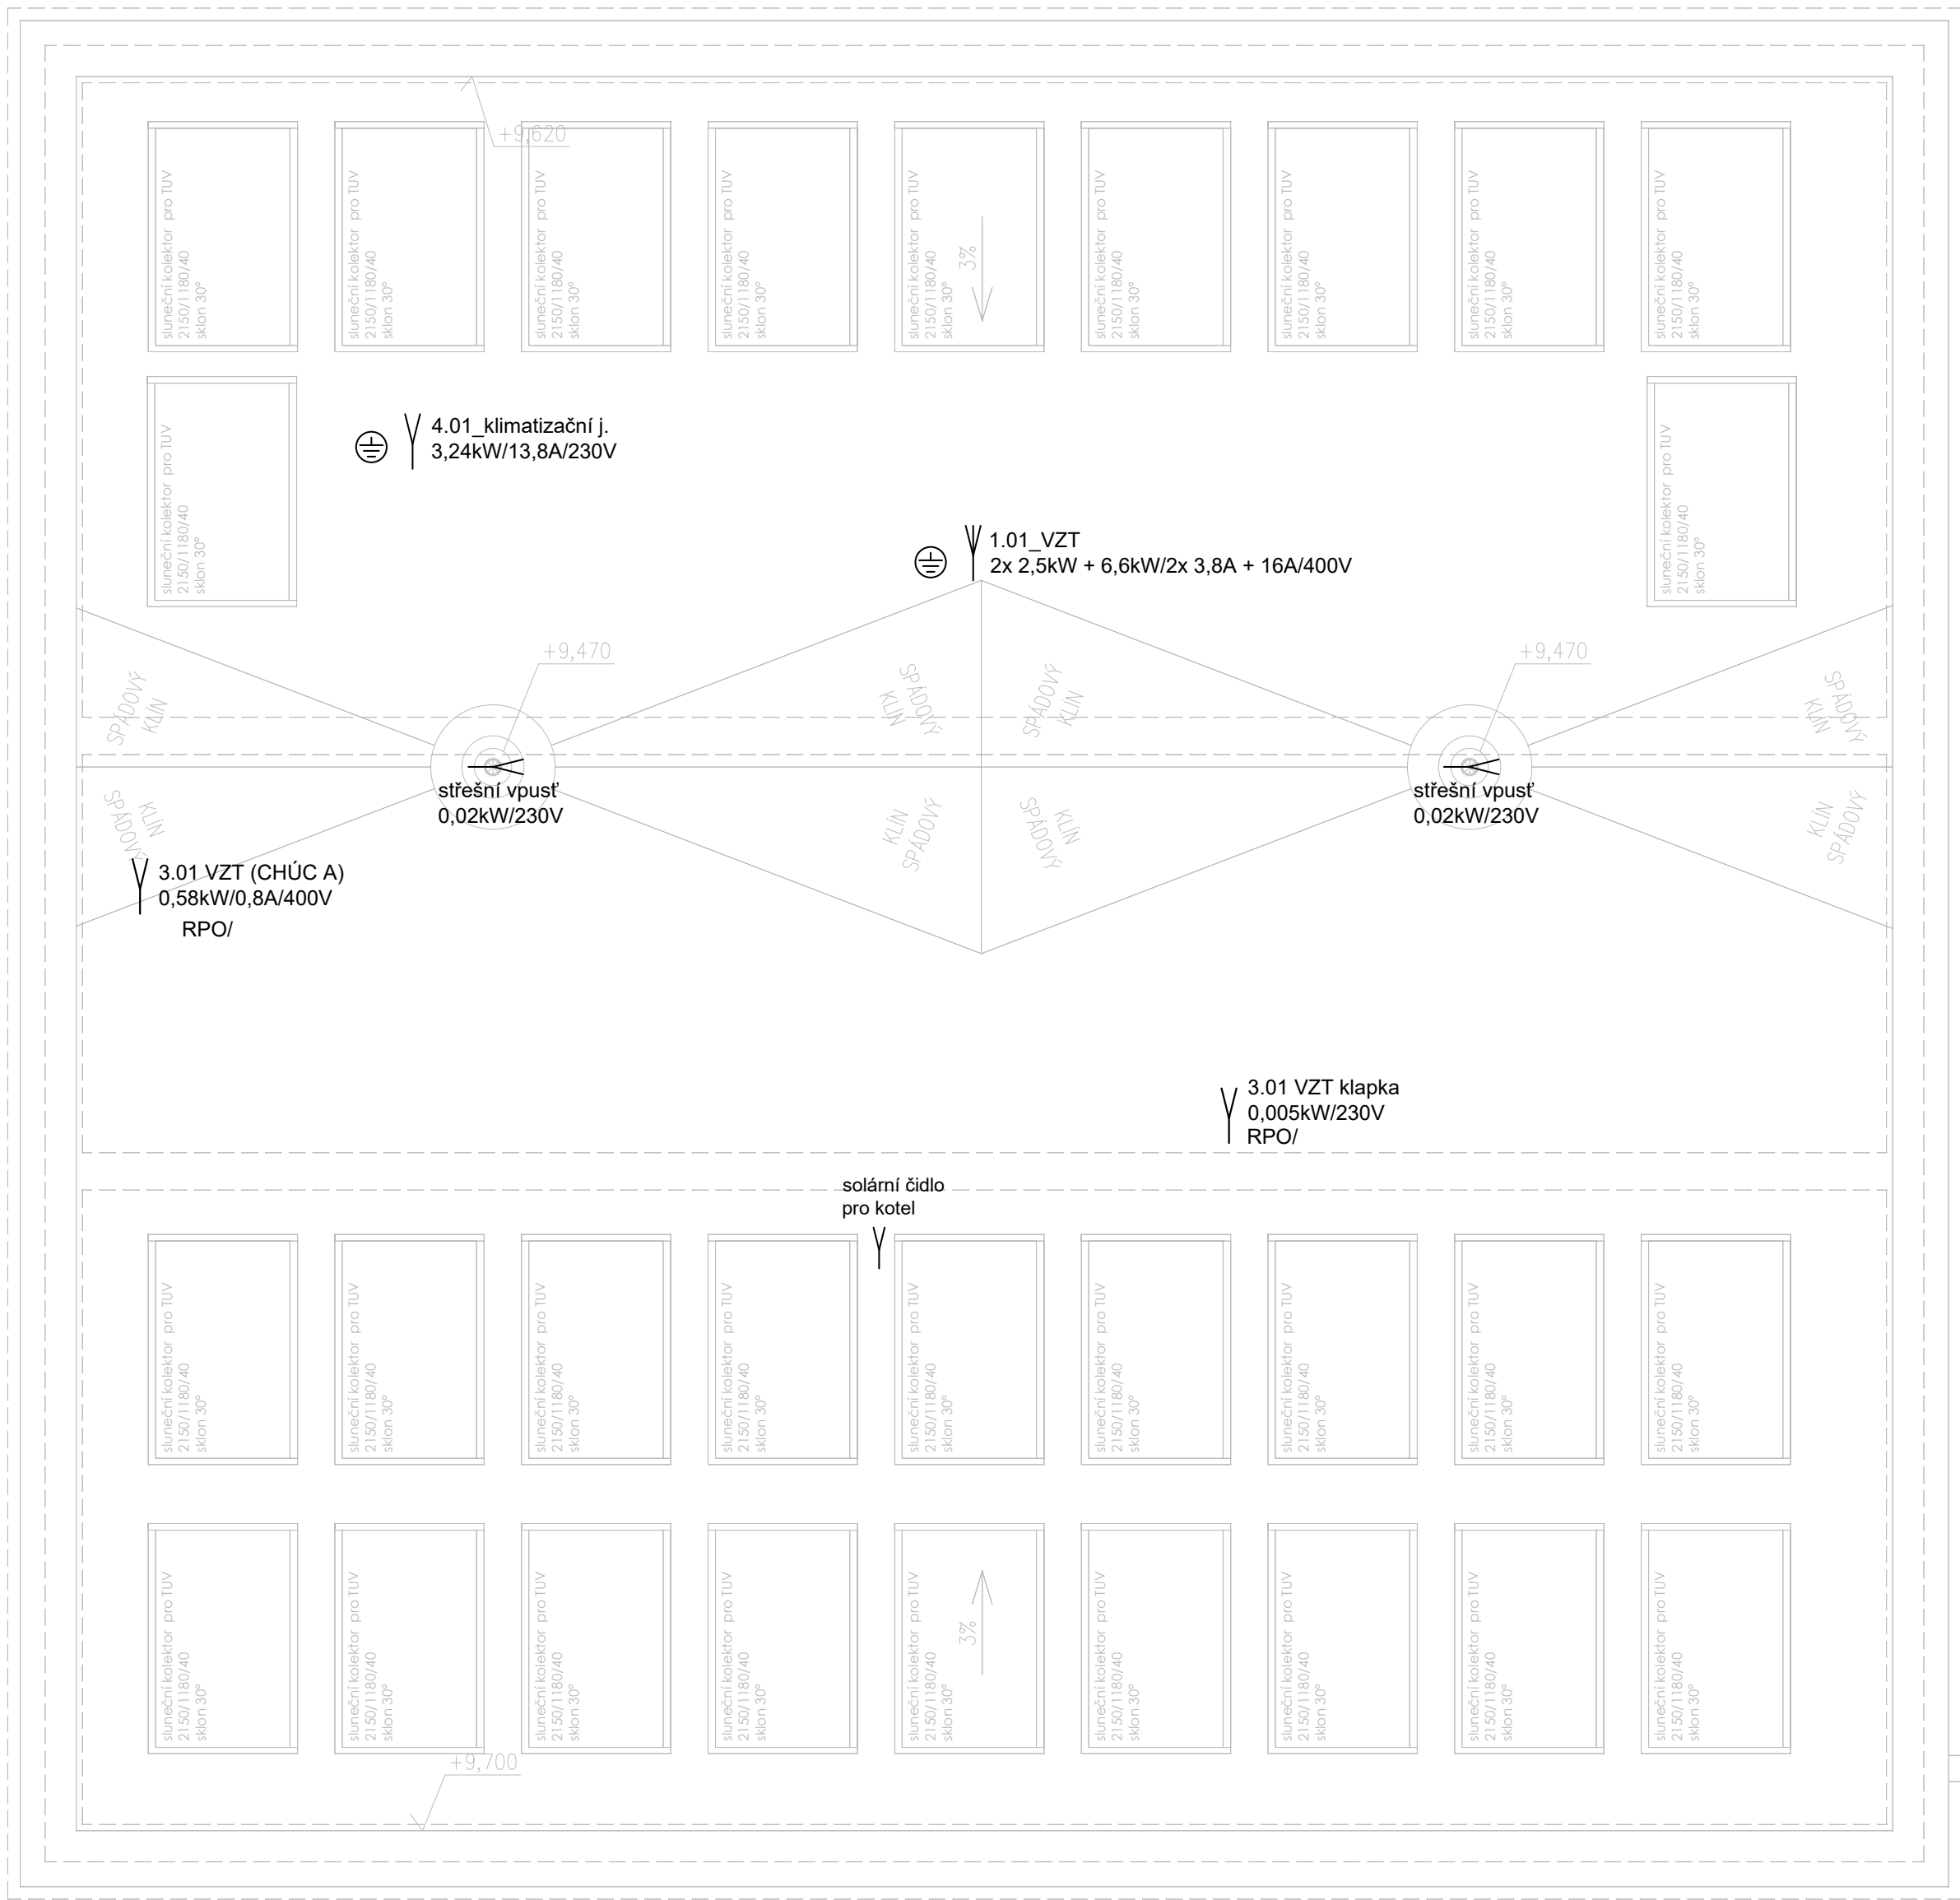

LEGENDA:

-  ELEKTRICKÝ VÝVOD 230V
-  ELEKTRICKÝ VÝVOD 400V
-  ZNAČKA POSPOJENÍ

NEDÍLNOU SOUČÁSTÍ TÉTO VÝKRESOVÉ ČÁSTI DOKUMENTACE JE TECHNICKÁ ZPRÁVA!!!

Tato dokumentace je určena pouze pro stavební řízení (DSP).
V tomto stupni je proveden pouze hrubý návrh a zpracovatel
této projektové dokumentace nepřebírá jakékoliv záruky a odpovědnost za případné
škody, vzniklé použitím této dokumentace k jiným účelům, než k jakým je určena.

PROJEKT EI POUZE KE STAVEBNÍMU ŘÍZENÍ (DSP)
PROUDOVÁ SOUSTAVA: TN-C-S 3+N+PE 50Hz 230/400V
OCHRANA: AUTOMATICKÉ ODPOJENÍ OD ZDROJE DLE
ČSN 33 2000-4-41, ZVÝŠENÁ OCHRANNÝM POSPOJENÍM,
PROUDOVÝM CHRÁNIČEM.

SO.702 PROVOZNÍ BUDOVA

±0,000 = 449,150 mn.m. B.p.v.

Veškerá práva vyhrazena.
Tento výkres a detail je majetkem projektanta a nesmí být použit celý ani z části bez písemného souhlasu.

VYPRACOVAL R.ZDRAŽIL		ZODP.PROJEKTANT K.SVOBODA		GENERÁLNÍ PROJEKTANT PROJEKTOVÁNÍ INŽENÝRSKÝCH STAVB tel.: 724 155 348 e-mail: dmc.ho@sseznam.cz  Havlíčkův Brod, s.r.o. Průmyslová 442 580 01 Havlíčkův Brod	
OBEC: HAVLÍČKŮV BROD		KRAJ: VYSOČINA			
INVESTOR: TECHNICKÉ SLUŽBY HAVLÍČKŮV BROD NA VALECH 3523, 580 01 HAVLÍČKŮV BROD					
				PROJEKTANT ČÁSTI RADEK ZDRAŽIL Mánesova 3127, 580 01 Havlíčkův Brod IČO: 11702842, mobil: +420 776 597 383 e-mail: zdrazilradek@sseznam.cz	
REVITALIZACE AREÁLU TECHNICKÝCH SLUŽEB U CIHLÁŘE, HAVLÍČKŮV BROD SO.702 PROVOZNÍ BUDOVA D.1.2.1 ELEKTROINSTALACE k.ú. HAVLÍČKŮV BROD, par.č. 1055/8					
					DATUM 06/2025
					ÚČEL DSP
NÁZEV VÝKRESU: PŮDORYS STŘECHY_Zásuvky a technologie					
					ZAK.Č. ZK25/23
					MĚŘÍTKO 1:50
					Č.KOPIE
					Č.V. D.702-1.2.1-08