


PŮDORYS 2. PODLAŽÍ

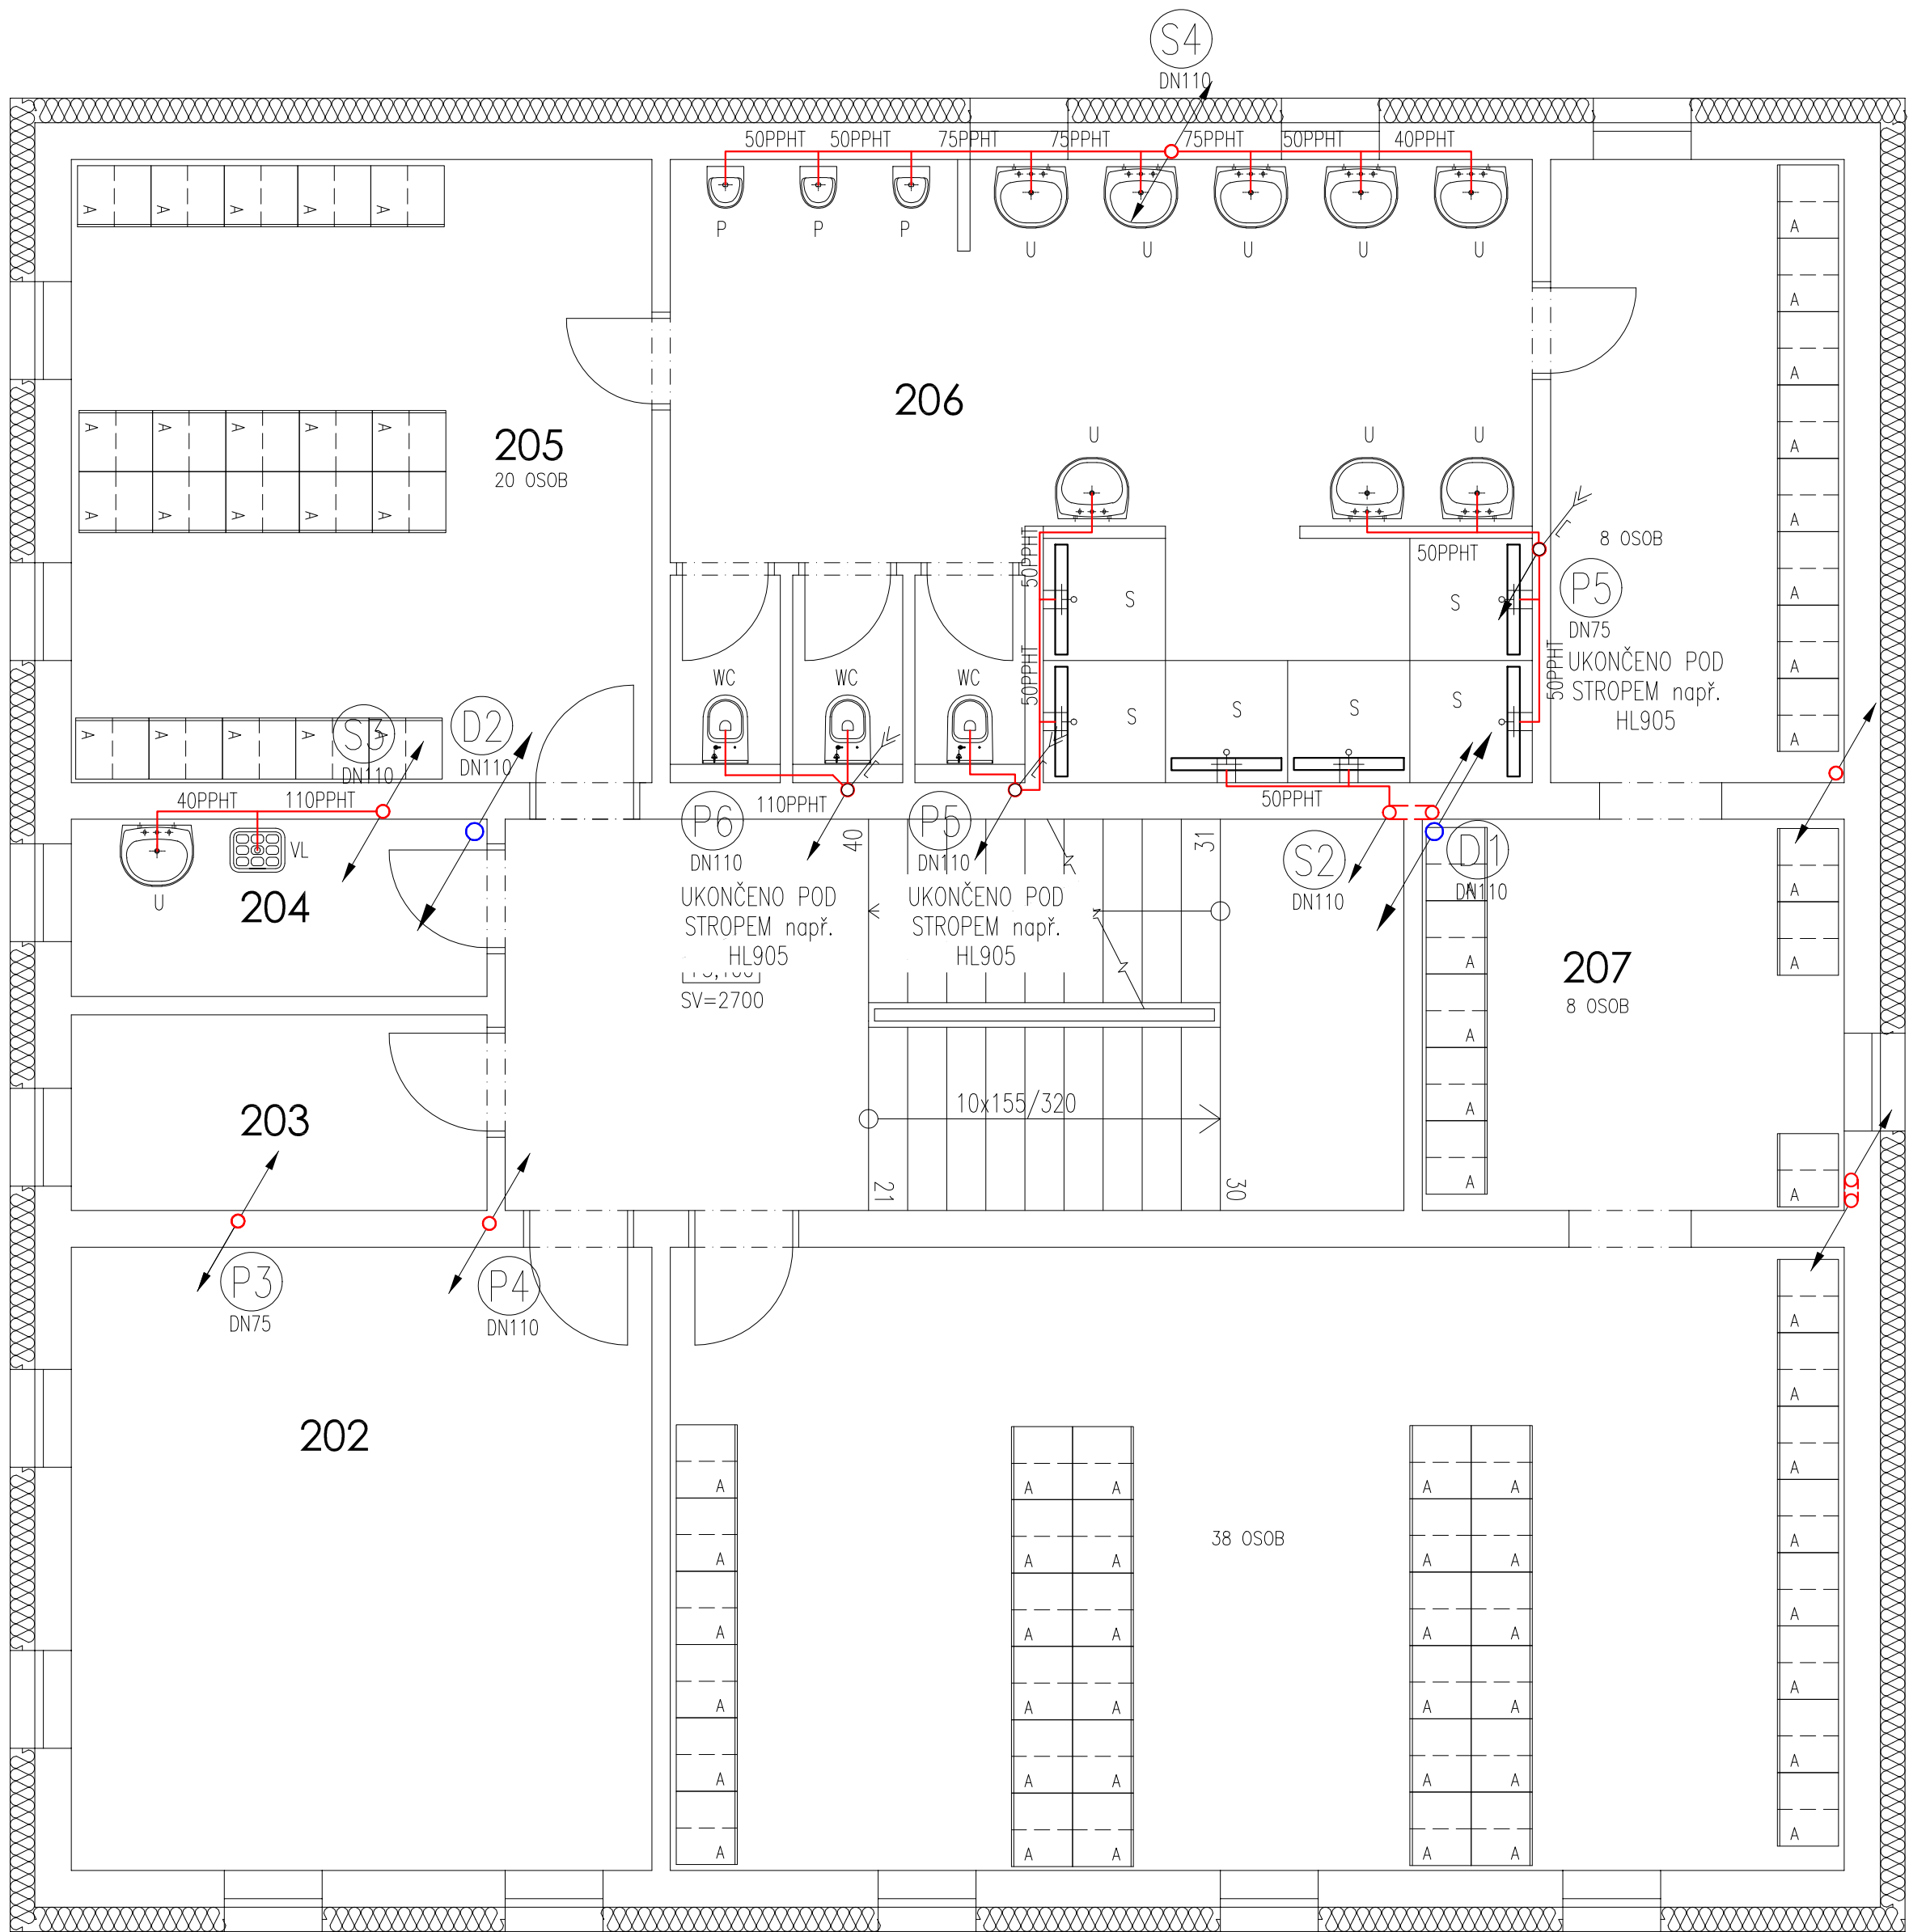


LEGENDA MÍSTNOSTÍ

Číslo	Účel místnosti	Plocha [m²]
201	SCHODIŠŤOVÁ HALA	23,52
202	TECHNICKÁ MÍSTNOST, SUŠÁRNA	24,23
203	PŘÍRUČNÍ SKLAD	5,44
204	ÚKLIDOVÁ MÍSTNOST	4,93
205	ŠATNA MUŽI – ODPADY 20 OSOB	24,23
206	HYGIENICKÉ ZÁZEMÍ – MUŽI	34,89
207	ŠATNA MUŽI – ODPADY 54 OSOB	72,84

LEGENDA ZAŘIZOVACÍCH PŘEDMĚTŮ

OZN.	POPIS SESTAVY	POČET SESTAV
U	UMYVADLO KERAMICKÉ BÍLÉ DÉLKY 55 cm; ZÁPACHOVÁ UZÁVĚRKA UMYVADLOVÁ PLASTOVÁ BÍLÁ; BATERIE STOJÁNKOVÁ POCHROMOVANÁ JEDNOPÁKOVÁ; 2x ROHOVÝ VENTIL POCHROMOVANÝ DN 15	9
WC	ZÁCHODOVÁ MÍSA KERAMICKÁ BÍLÁ ZAVĚŠENÁ S HLUBOKÝM SPLACHOVÁNÍM; INSTALAČNÍ PRVEK PRO ZAVĚŠENOU ZÁCHODOVOU MÍSU PRO PŘEDEZDĚNÍ; OVLÁDACÍ TLAČÍTKO; ZÁCHODVÉ SEDÁTKO PLASTOVÉ BÍLÉ	3
SP	SPRCHOVÝ KOUT, ODTOKOVÝ ŽLÁBEK DÉLKY 0,9m, BATERIE SPRCHOVÁ NÁSTĚNNÁ S RUČNÍ SPRCHOU DRŽÁK RUČNÍ SPRCHY, SKLENĚNÁ ZASTĚNA	6
VL	VÝLEVKVA KERAMICKÁ BÍLÁ S VNITŘNÍM VODOROVNÝM ODPADEM; MANŽETA d 110 mm PRO NÁPOJENÍ NA KANALIZAČNÍ STOUPAČÍ POTRUBÍ; BATERIE DŘEZOVÁ NÁSTĚNNÁ POCHROMOVANÁ JEDNOPÁKOVÁ S PRODLOUŽENÝM RAMÉNKEM; NÁDRŽKOVÝ SPLACHOVAČ 9L	1
P	PISOÁR KERAMICKÝ BÍLÝ;ZÁPACHOVÁ UZÁVĚRKA PISOÁROVÁ; OVLÁDACÍ TLAČÍTKO POHYBOVÉ;	3

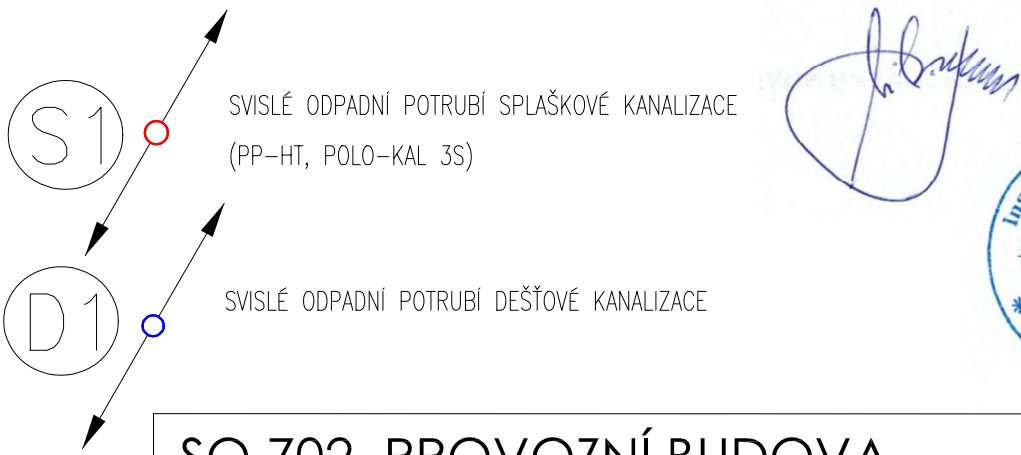

SO.702 PROVOZNÍ BUDOVA

±0,000 = 449,150 mn.m. B.p.v.

Veškerá práva vyhrazena.
Tento výkres a detail je majetkem projektanta a nesmí být použit celý ani z části bez písemného souhlasu.

VYPRACOVAL Ing. Jiří Veleta	ZODP.PROJEKTANT Ing. Milošlav Beran	 Havlíčkův Brod s.r.o. Průmyslová 941 580 01 Havlíčkův Brod
OBEC: HAVLÍČKŮV BROD	KRAJ: VYSOČINA	
INVESTOR: TECHNICKÉ SLUŽBY HAVLÍČKŮV BROD NA VALECH 3523, 580 01 HAVLÍČKŮV BROD		PROJEKTANT ČÁSTI Ing. Jiří Veleta Kaliště 69, 394 51 Kaliště IČO: 22656308 e-mail: jiri.veleta@seznam.cz
REVITALIZACE AREÁLU TECHNICKÝCH SLUŽEB U CIHLÁŘE, HAVLÍČKŮV BROD SO.702 PROVOZNÍ BUDOVA D.1.2.2 ZDRAVOTECHNIKA k.č. HAVLÍČKŮV BROD, par.č. 1055/8		DATUM 06/2025
NÁZEV VÝKRESU: PŮDORYS KANALIZACE 2. PODLAŽÍ		ÚČEL DSP
		ZAK.Č. 24017
		MĚŘÍTKO 1:50
		Č.V. D.702-1.2.2-02
		Č.KOPIE