


PŮDORYS 2. PODLAŽÍ

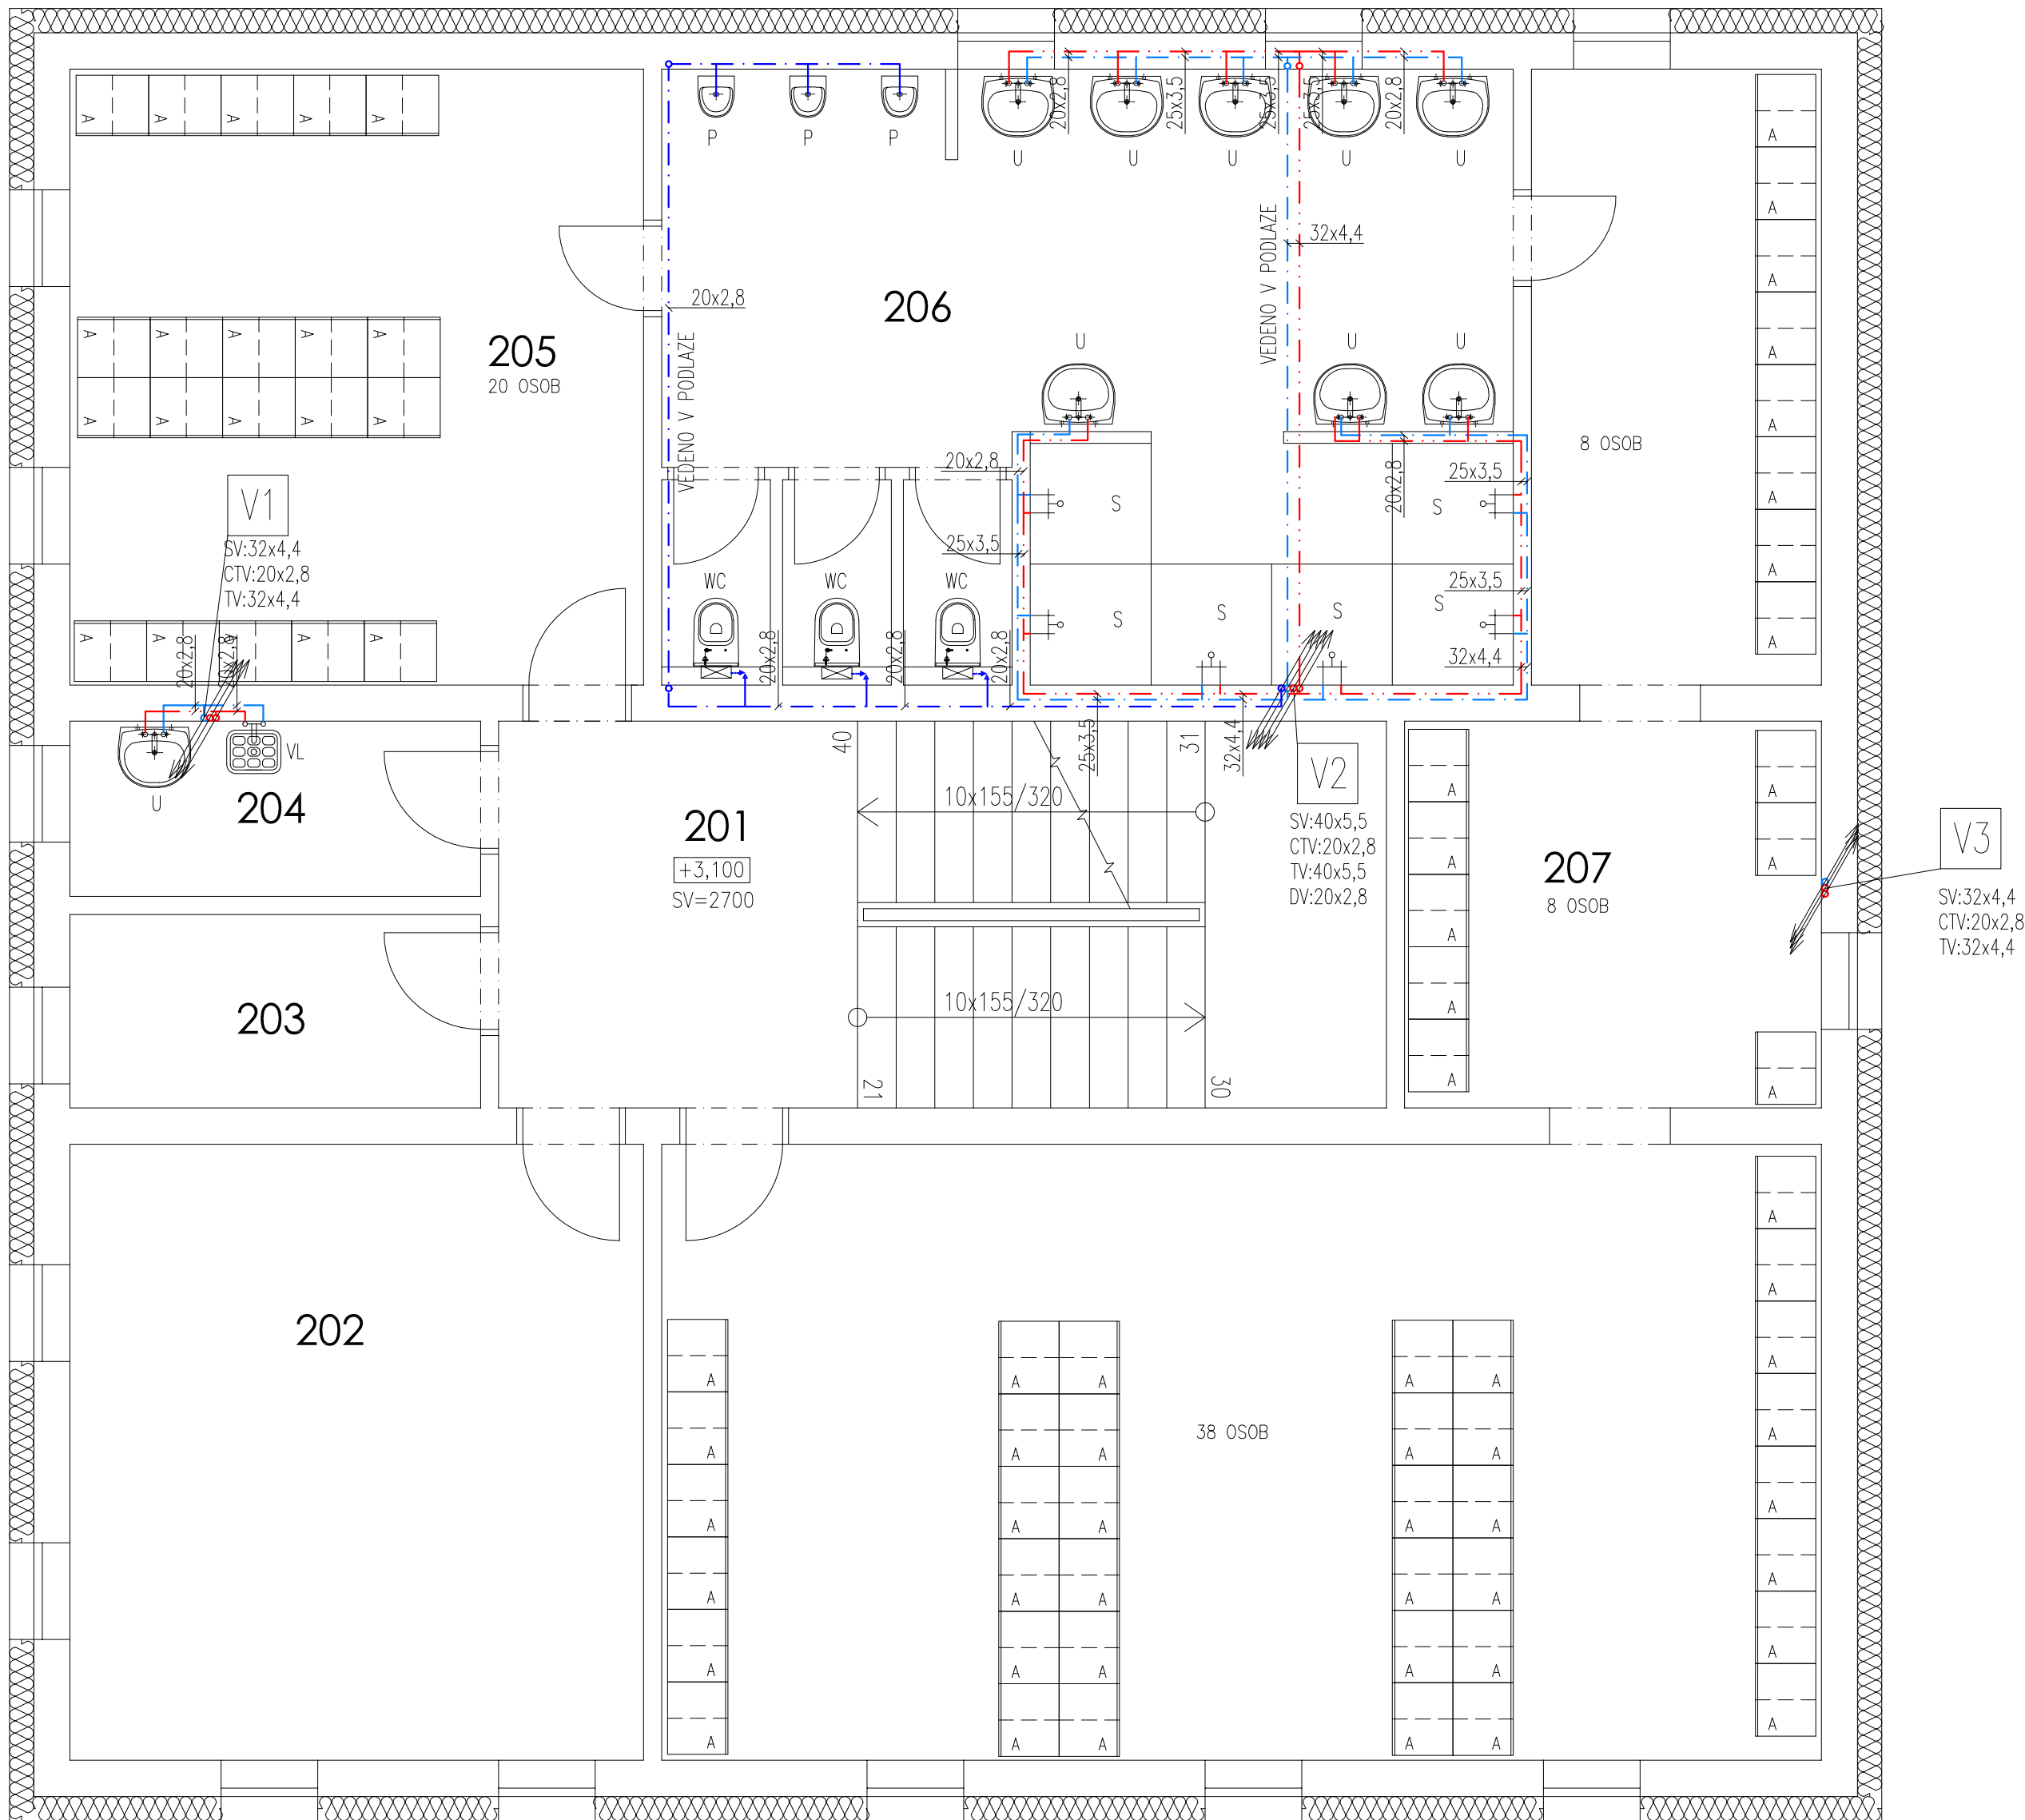

- STUDENÁ VODA (např. ve zdivu a podhledu PPr Ekoplastik PN16, v podlaze FIBER S 2,5)
- TEPLÁ VODA (např. ve zdivu a podhledu PPr Ekoplastik PN16, v podlaze FIBER S 2,5)
- CIRKULACE TEPLÉ VODY (např. ve zdivu a podhledu PPr Ekoplastik PN16, v podlaze FIBER S 2,5)

LEGENDA MÍSTNOSTÍ

Číslo	Účel místnosti	Plocha [m ²]
201	SCHODIŠŤOVÁ HALA	23,52
202	TECHNICKÁ MÍSTNOST, SUŠARNA	24,23
203	PŘÍRUČNÍ SKLAD	5,44
204	ÚKLIDOVÁ MÍSTNOST	4,93
205	ŠATNA MUŽI – ODPADY 20 OSOB	24,23
206	HYGIENICKÉ ZÁZEMÍ – MUŽI	34,89
207	ŠATNA MUŽI – ODPADY 54 OSOB	72,84

LEGENDA ZAŘIZOVACÍCH PŘEDMĚTŮ

OZN.	POPIS SESTAVY	POČET SESTAV
U	UMYVADLO KERAMICKÉ BÍLÉ DÉLKY 55 cm; ZÁPACHOVÁ UZÁVĚRKA UMYVADLOVÁ PLASTOVÁ BÍLÁ; BATERIE STOJÁNKOVÁ POCHROMOVANÁ JEDNOPÁKOVÁ; 2x ROHOVÝ VENTIL POCHROMOVANÝ DN 15	9
WC	ZÁCHODOVÁ MÍSA KERAMICKÁ BÍLÁ ZAVĚŠENÁ S HLUBOKÝM SPLACHOVÁNÍM; INSTALAČNÍ PRVEK PRO ZAVĚŠENOU ZÁCHODOVOU MÍSU PRO PŘEDEZDĚNÍ; OVLÁDACÍ TLAČÍTKO; ZÁCHODVÉ SEDÁTKO PLASTOVÉ BÍLÉ	3
SP	SPRCHOVÝ KOUT, ODTOKOVÝ ŽLÁBEK DÉLKY 0,9m, BATERIE SPRCHOVÁ NÁSTĚNNÁ S RUČNÍ SPRCHOU DRŽÁK RUČNÍ SPRCHY, SKLENĚNÁ ZASTĚNA	6
VL	VÝLEVKA KERAMICKÁ BÍLÁ S VNITŘNÍM VODOROVNÝM ODPADEM; MANŽETA d 110 mm PRO NAPOJENÍ NA KANALIZAČNÍ STOUPACÍ POTRUBÍ; BATERIE DŘEZOVÁ NÁSTĚNNÁ POCHROMOVANÁ JEDNOPÁKOVÁ S PRODLOUŽENÝM RAMÉNKEM; NÁDRŽKOVÝ SPLACHOVAČ 9L	1
P	PISOÁR KERAMICKÝ BÍLÝ; ZÁPACHOVÁ UZÁVĚRKA PISOÁROVÁ; OVLÁDACÍ TLAČÍTKO POHYBOVÉ;	3



SO.702 PROVOZNÍ BUDOVA

±0,000 = 449,150 mn.m. B.p.v.

Veškerá práva vyhrazena.
Tento výkres a detail je majetkem projektanta a nesmí být použit celý ani z části bez písemného souhlasu.

VYPRACOVAL Ing. Jiří Veleta		ZODP.PROJEKTANT Ing. Milošlav Beran		PROJEKTOVÁNÍ INŽENÝRSKÝCH STAVB tel.: 724 155 348 e-mail: dmc.no@seznam.cz  Havlíčkův Brod s.r.o. Průmyslová 942 580 01 Havlíčkův Brod
OBEC: HAVLÍČKŮV BROD		KRAJ: VYSOČINA		
INVESTOR: TECHNICKÉ SLUŽBY HAVLÍČKŮV BROD NA VALECH 3523, 580 01 HAVLÍČKŮV BROD		PROJEKTANT ČÁSTI Ing. Jiří Veleta Kaliště 69, 394 51 Kaliště IČO: 22656308 e-mail: jiri.veleta@seznam.cz		

REVITALIZACE AREÁLU TECHNICKÝCH SLUŽEB U CIHLÁŘE, HAVLÍČKŮV BROD SO.702 PROVOZNÍ BUDOVA D.1.2.2 ZDRAVOTECHNIKA k.ú. HAVLÍČKŮV BROD, par.č. 1055/8		DATUM 06/2025	Č.KOPIE
		ÚČEL DSP	
		ZAK.Č. 24017	
		MĚŘÍTKO 1:50	
NÁZEV VÝKRESU: PŮDORYS VODOINSTALACE 2. PODLAŽÍ		Č.V. D.702-1.2.2-06	