


PŮDORYS 3. PODLAŽÍ

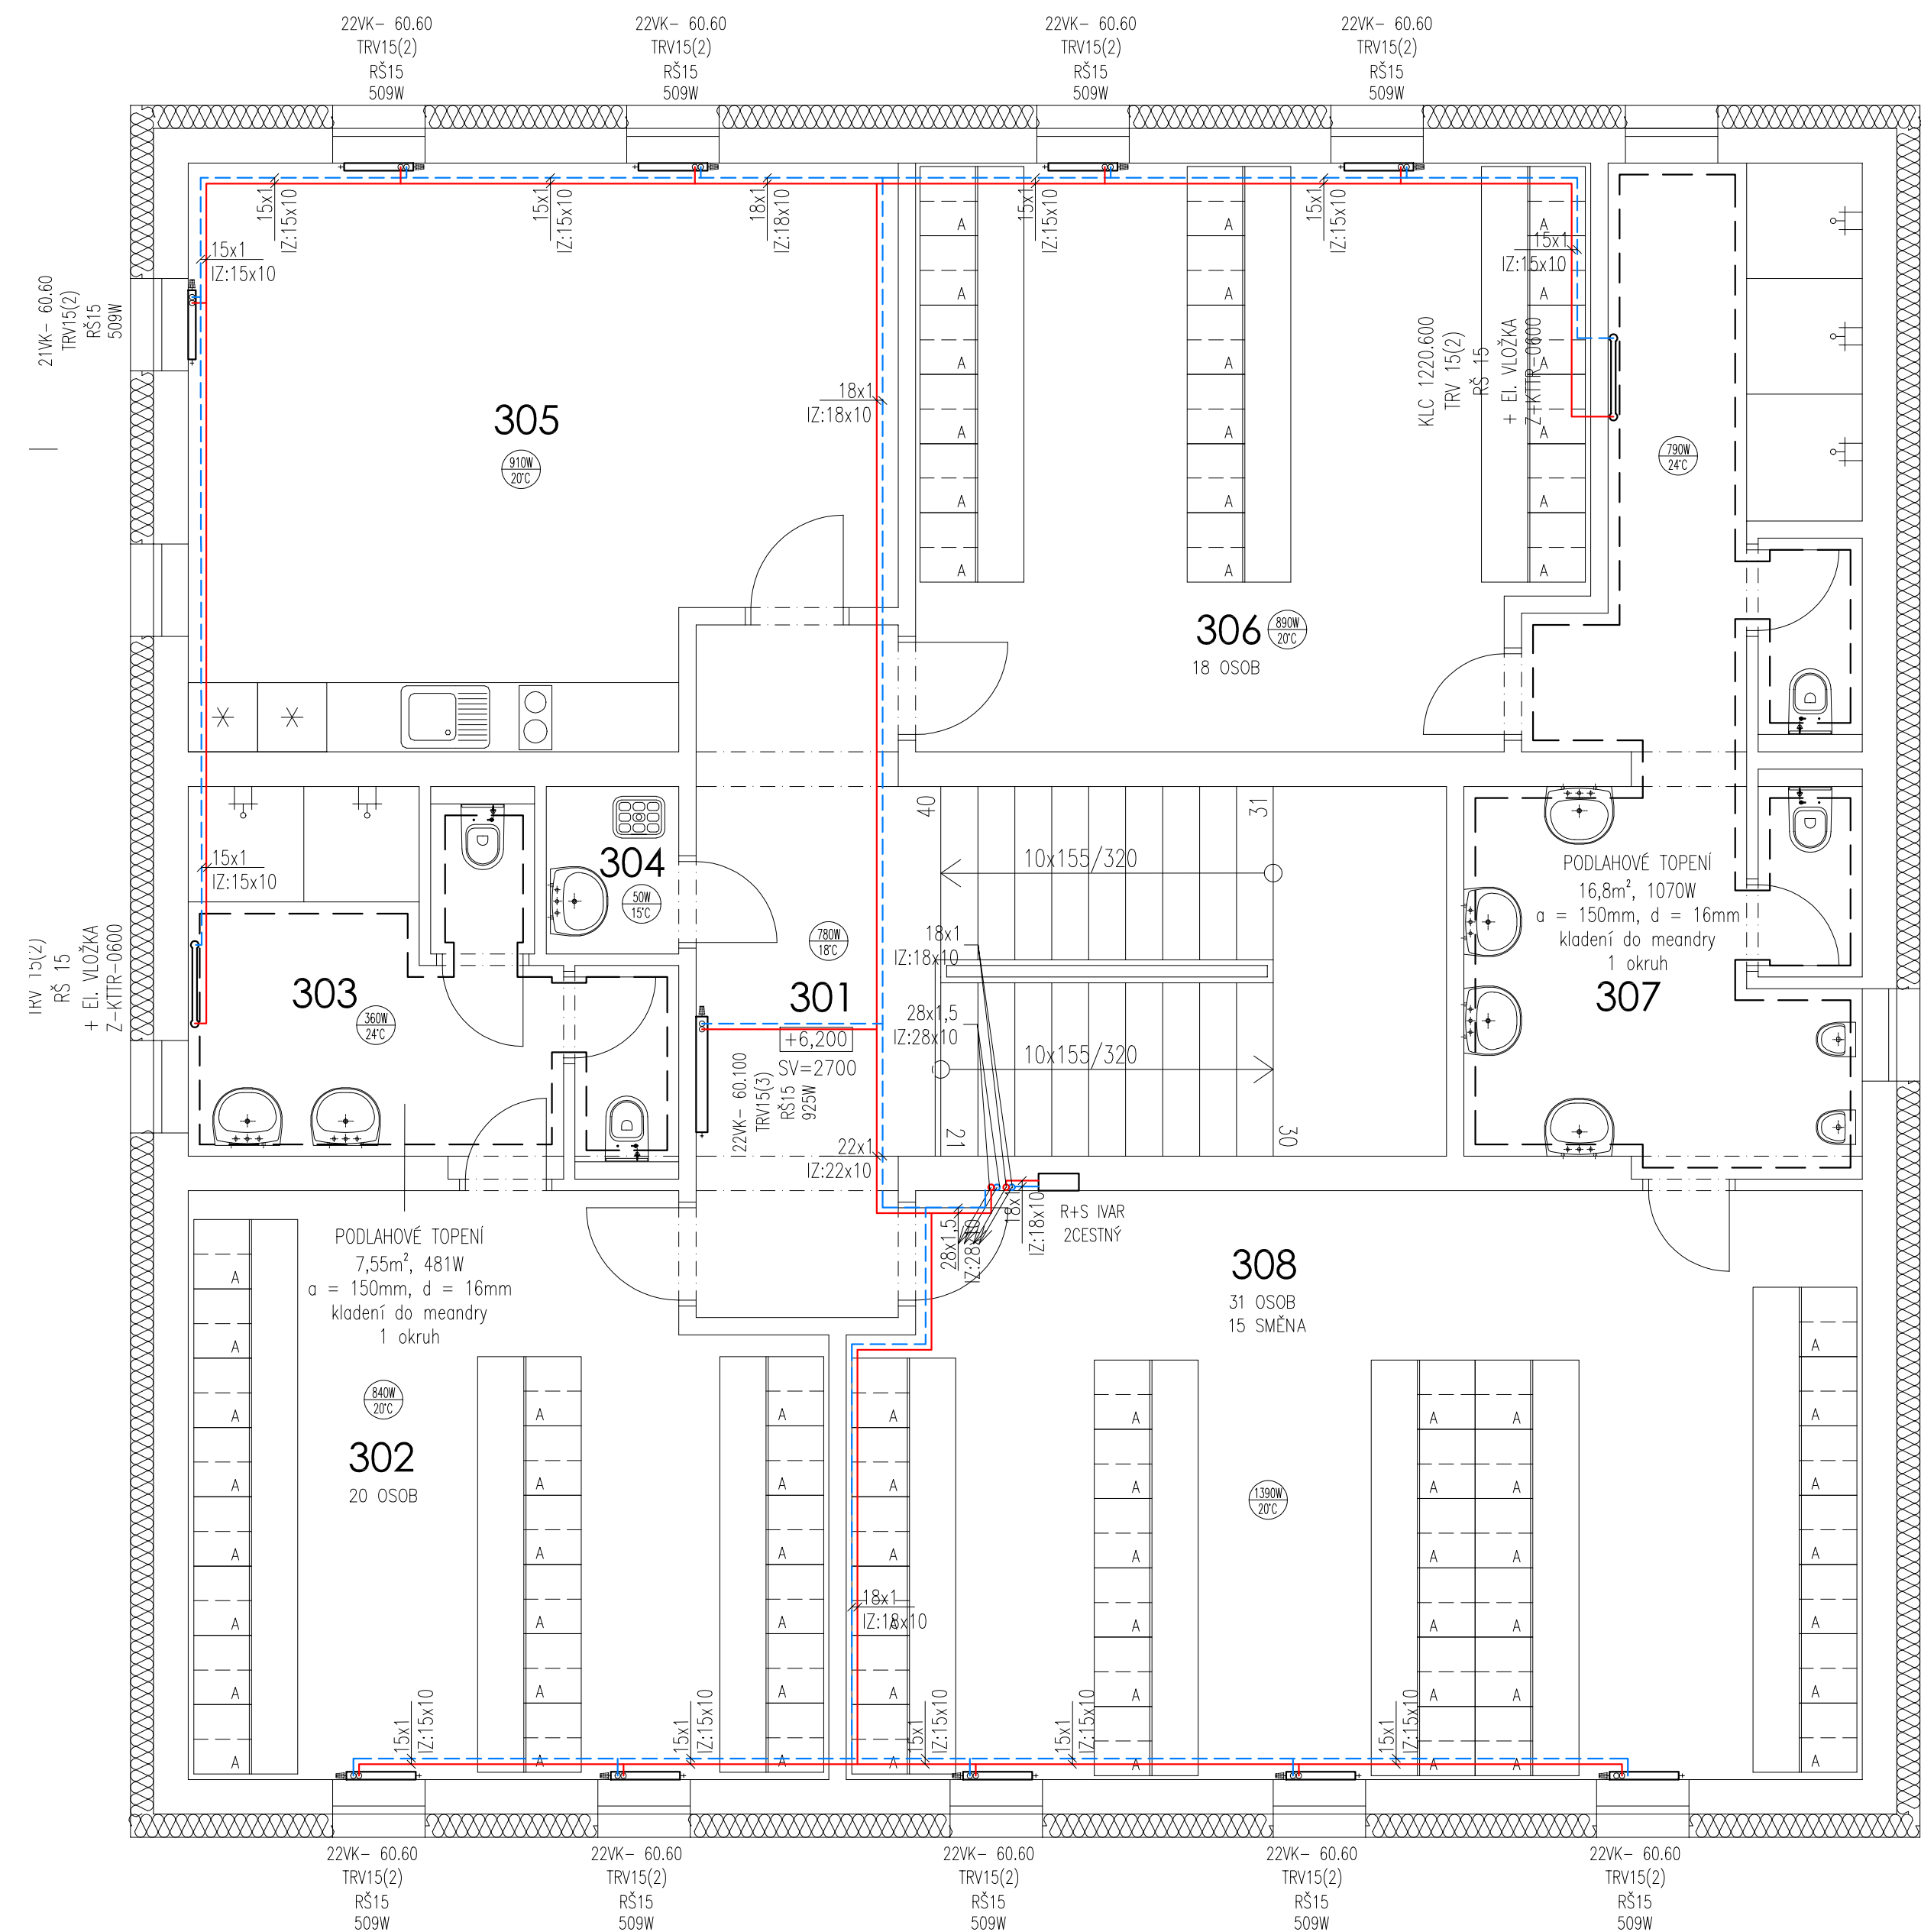

LEGENDA MÍSTNOSTÍ

Číslo	Účel místnosti	Plocha [m ²]
301	SCHODIŠŤOVÁ HALA	25,70
302	ŠATNA ŽENY – ODPADY 20 OSOB	26,68
303	HYGIENICKÉ ZÁZEMÍ – ŽENY	11,59
304	ÚKLIDOVÁ MÍSTNOST	1,67
305	ŠKOLICÍ MÍSTNOST, JÍDELNA	28,99
306	ŠATNA MUŽI – STŘ. 10 18 OSOB	28,15
307	HYGIENICKÉ ZÁZEMÍ – MUŽI	23,76
308	ŠATNA MUŽI – STŘ. 10 18 OSOB	44,13

OTOPNÉ TĚLESO V PROVEDENÍ VK

ŠROUBENÍ

PŘÍPOJKA TĚLESA

ROZVOD POTRUBÍ V PODLAŽÍ

POZNÁMKA:

- ZPÁTEČKA
- PODLAHOVÉ VYTÁPĚNÍ
- PŘÍVOD

SPÁD RADIÁTOROVÉHO VYTÁPĚNÍ 55/45
SPÁD PODLAHOVÉHO VYTÁPĚNÍ 40/30

SO.702 PROVOZNÍ BUDOVA

±0,000 = 449,150 mn.m. B.p.v.

Veškerá práva vyhrazena.
Tento výkres a detail je majetkem projektanta a nesmí být použit celý ani z části bez písemného souhlasu.

VYPRACOVAL Ing. Jiří Veleta	ZODP.PROJEKTANT Ing. Milošlav Beran	GENERÁLNÍ PROJEKTANT Ing. Jiří Veleta	PROJEKTOVÁNÍ INŽENÝRSKÝCH STAVB tel.: 224 155 348 e-mail: dmc.no@seznam.cz
OBEC: HAVLÍČKŮV BROD	KRAJ: VYSOČINA	INVESTOR: TECHNICKÉ SLUŽBY HAVLÍČKŮV BROD NA VALECH 3523, 580 01 HAVLÍČKŮV BOD	PROJEKTANT ČÁSTI Ing. Jiří Veleta Kaliště 69, 394 51 Kaliště IČO: 22656308 e-mail: jiri.veleta@seznam.cz
REVITALIZACE AREÁLU TECHNICKÝCH SLUŽEB U CIHLÁŘE, HAVLÍČKŮV BROD SO.702 PROVOZNÍ BUDOVA D.1.2.3 ÚSTŘEDNÍ TOPENÍ k.ú. HAVLÍČKŮV BROD, par.č. 1055/8		DATUM 06/2025	ÚČEL DSP
NÁZEV VÝKRESU: PŮDORYS 3. PODLAŽÍ		MĚŘÍTKO 1:50	ZAK.Č. 24017
		Č.V. D.702-1.2.3-03	Č.KOPIE