


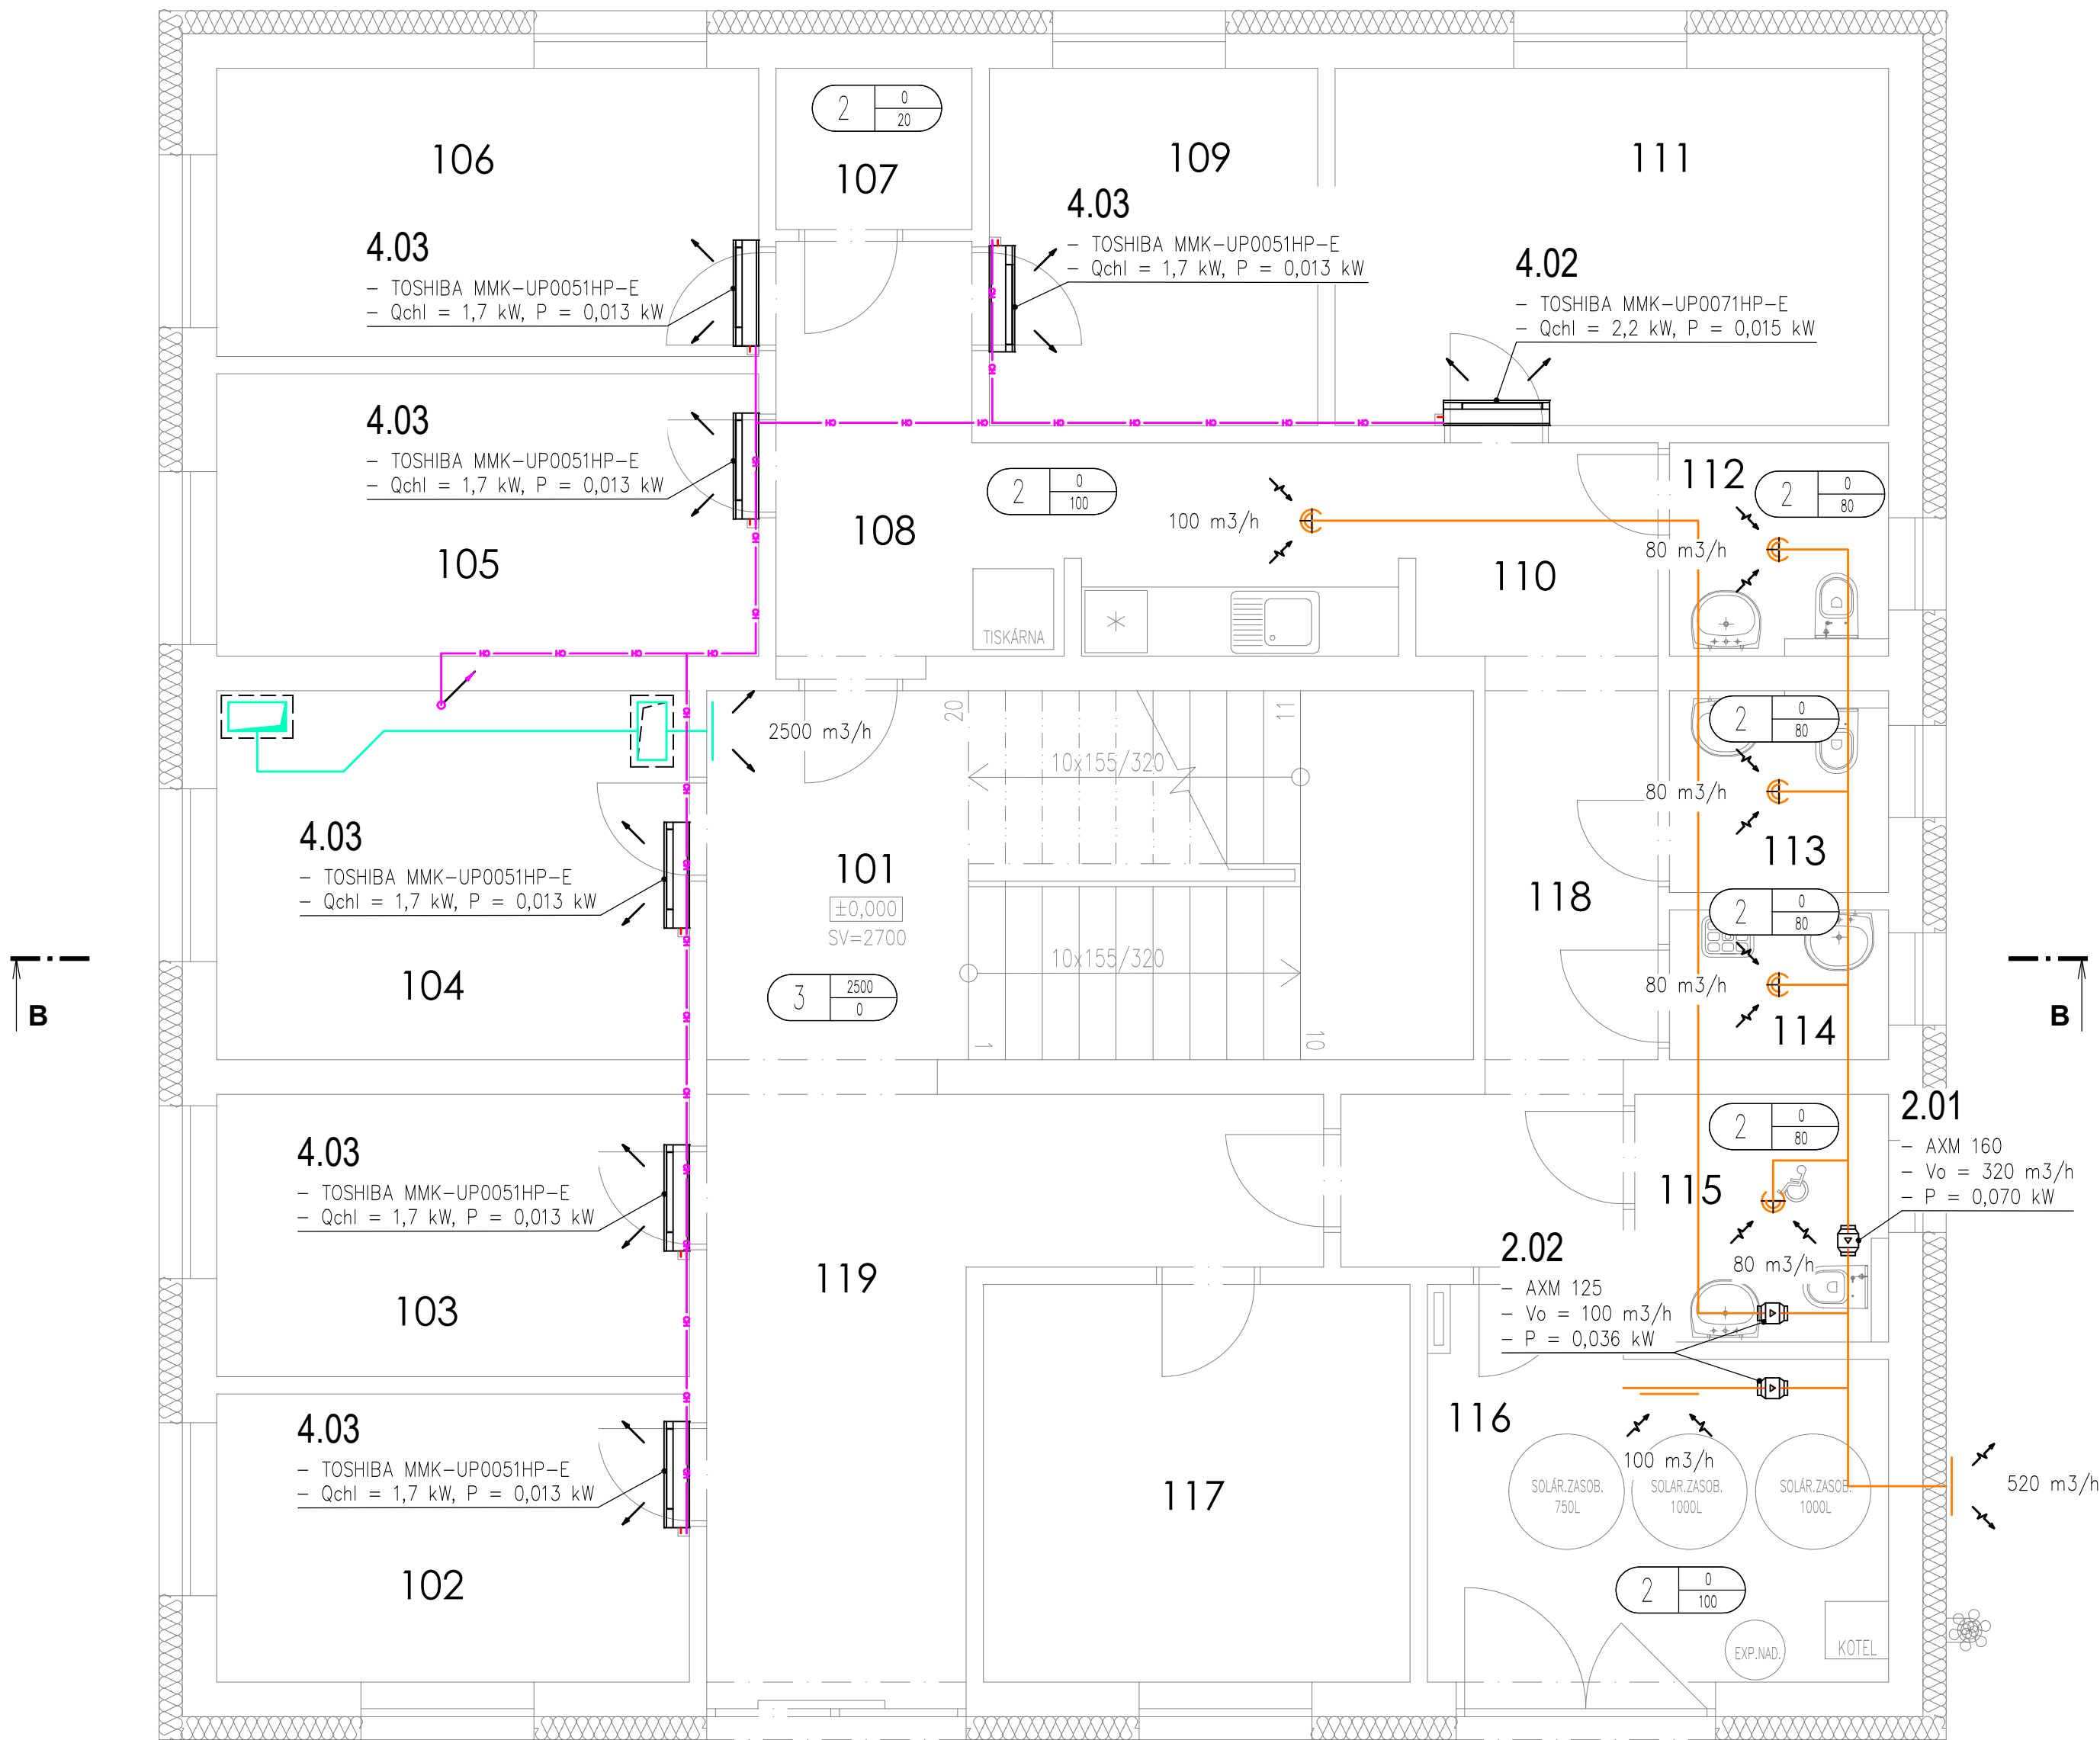

LEGENDA MÍSTNOSTÍ

Číslo	Účel místnosti	Plocha [m²]			
101	SCHODIŠŤOVÁ HALA	21,28			
102	KANCELÁŘ (ODPADY – VEDOUCÍ + REFERENT)	10,25	111	KANCELÁŘ (KOMUNIKACE – VEDOUCÍ, VO – MISTR)	14,88
103	KANCELÁŘ	10,05	112	WC – ŽENY	3,52
104	KANCELÁŘ (PROVOZ SBĚRNÉHO DVORA)	13,12	113	WC – MUŽI	3,33
105	KANCELÁŘ (PROVOZ SBĚRNÉHO DVORA – MISTR)	11,52	114	ÚKLIDOVÁ MÍSTNOST	2,47
106	KANCELÁŘ (MHD – VEDOUCÍ)	11,75	115	WC – TP	4,84
107	TECHNICKÁ MÍSTNOST, ROUTER	2,38	116	TECHNICKÁ MÍSTNOST	12,19
108	CHODBA	7,60	117	SKLAD	12,77
109	KANCELÁŘ	8,84	118	CHODBA	13,17
110	KUCHYŇKA	5,09	119	CHODBA	16,13

LEGENDA ZNAČENÍ:

- VZDUCHOTECHNICKÉ PŘÍVODNÍ POTRUBÍ
- VZDUCHOTECHNICKÉ ODVODNÍ POTRUBÍ
- VZDUCHOTECHNICKÉ NASÁVACÍ POTRUBÍ
- VZDUCHOTECHNICKÉ VÝFUKOVÉ POTRUBÍ
- VZDUCHOTECHNICKÉ ODVĚTRÁVACÍ POTRUBÍ – HYG. ZÁZEMÍ
- VZDUCHOTECHNICKÉ PŘÍVODNÍ POTRUBÍ – CHUC
- POTRUBÍ CHLADIVA – IZOLOVANÝ SVAZEK Cu KAPALINA/PLYN
- SMĚR PROUDĚNÍ VZDUCHU
- Zař. Přivod Odvod

MNOŽSTVÍ VZDUCHU (m3/h)

POZNÁMKY:

- PŘED ZAPOČETÍM PRACÍ JE NUTNÉ PROVÉST MÍSTNÍ ŠETŘENÍ PRO KOORDINACI S OSTATNÍMI PROFESEMI, T.J. PŘESNÉHO UMÍSTĚNÍ ZAŘÍZENÍ VČETNĚ MOŽNÉHO VEDENÍ INSTALACÍ

– KONEČNÉ VÝŠKY VZT ROZVODŮ BUDOU UPŘESNĚNY BUDOU UPŘESNĚNY V DALŠÍCH FÁZÍCH PD

– FINÁLNÍ POLOHY A BAREVNÉ PROVEDENÍ DISTRIBUČNÍCH ELEMENTŮ V INTERIÉRU I EXTERIÉRU BUDOU TAKÉ UPŘESNĚNY V DALŠÍCH FÁZÍCH PD

– NÁHRADA ODVEDENÉHO VZDUCHU Z TECHNICKÝCH A HYGIENICKÝCH ZÁZEMÍ BUDE DO 100 m3/h ZAJIŠTĚNA PODŘÍZNUTÝMI DVEŘMI, V OSTATNÍCH PŘÍPADECH BUDOU OSAZENY DVEŘNÍ RESP. STĚNOVÉ MŘÍŽKY – DODÁVKA STAVBY

– VEŠKERÁ STROJNÍ ZAŘÍZENÍ BUDOU OD POTRUBNÍCH TRAS PRUŽNĚ ULOŽENA

– BUDE ZAJIŠTĚN PŘÍSTUP KE VŠEM ZAŘÍZENÍM VZT UMÍSTĚNÝCH NAD PODHLEDY NAPŘ. REVIZNÍMI OTVORY

– OVLÁDÁNÍ REKUPERAČNÍCH JEDNOTEK BUDE ZAJIŠTĚNO VLASTNÍMI NÁSTĚNNÝMI REGULÁTORY POPŘ. NADŘÁZENOU MaR – JEJICH POLOHA BUDE URČENA PŘI REALIZACI

– OD VNITŘNÍCH NÁSTĚNNÝCH KLIMATIZAČNÍCH JEDNOTEK BUDOU ROZVODY CHLADIVA VYVEDENY VŽDY ZASEKANÉ VE STĚNĚ / KRYCÍ LIŠTOU DO PODHLEDU

– ODVOD KONDENZÁTU OD KAŽDÉ VNITŘNÍ JEDNOTKY BUDE ŘEŠEN PŘEDNOSTNĚ SAMOSPÁDEM A PŘES SUCHOU ZÁPACHOVOU UZÁVĚRKU NAPŘ. HL138 BUDE NAPOJEN DO SVODNÉHO / LEŽATÉHO KANALIZAČNÍHO POTRUBÍ

– K OVLÁDÁNÍ VNITŘNÍCH KLIMATIZAČNÍCH JEDNOTEK BUDOU SLOUŽIT DÁLKOVÉ INFRA-OVLADAČE, JEJICH FINÁLNÍ POLOHA BUDE URČENA V DALŠÍCH FÁZÍCH PD

– POKUD NENÍ UVEDENO JINAK, BUDE PŘIPOJOVACÍ KANALIZAČNÍ POTRUBÍ ODVODU KONDENZÁTU VEDENO VE SPÁDU MIN. 1 ‰

– JE KÓTOVÁN VNITŘNÍ ROZMĚR POTRUBÍ

SO.702 PROVOZNÍ BUDOVA

±0,000 = 449,150 mn.m. B.p.v.

Veškerá práva vyhrazena.
Tento výkres a detail je majetkem projektanta a nesmí být použit celý ani z částí bez písemného souhlasu.

VYPRACOVAL ING. TOMÁŠ FIKEJSL		ZODP.PROJEKTANT MICHAL KADLEC		SEBENÁŘI PROJEKTANT  PROJEKTOVÁNÍ INŽENÝRSKÝCH STAVB tel.: 724 155 348 e-mail: dmc@dmcmw.cz
OBEC: HAVLÍČKŮV BROD		KRAJ: VYSOČINA		
INVESTOR: TECHNICKÉ SLUŽBY HAVLÍČKŮV BROD		NA VALECH 3523, 580 01 HAVLÍČKŮV BROD		
PROJEKTANT ČÁSTI  Nám. Sv. Trojice 80 Choltice 533 61 IČO: 28829671 DIČ: CZ28829671				
REVITALIZACE AREÁLU TECHNICKÝCH SLUŽEB U CIHLÁŘE, HAVLÍČKŮV BROD SO.702 PROVOZNÍ BUDOVA D.1.2.4 VZDUCHOTECHNIKA k.ú. HAVLÍČKŮV BROD, par.č. 1055/8 NÁZEV VÝKRESU: PŮDORYS 1.NP				
		DATUM 06/2025		
		ÚČEL DSP		
		ZAK.Č. 24017		
		MĚŘÍTKO 1:50		Č.KOPIE
		Č.V. D.702-1.2.4-01		