


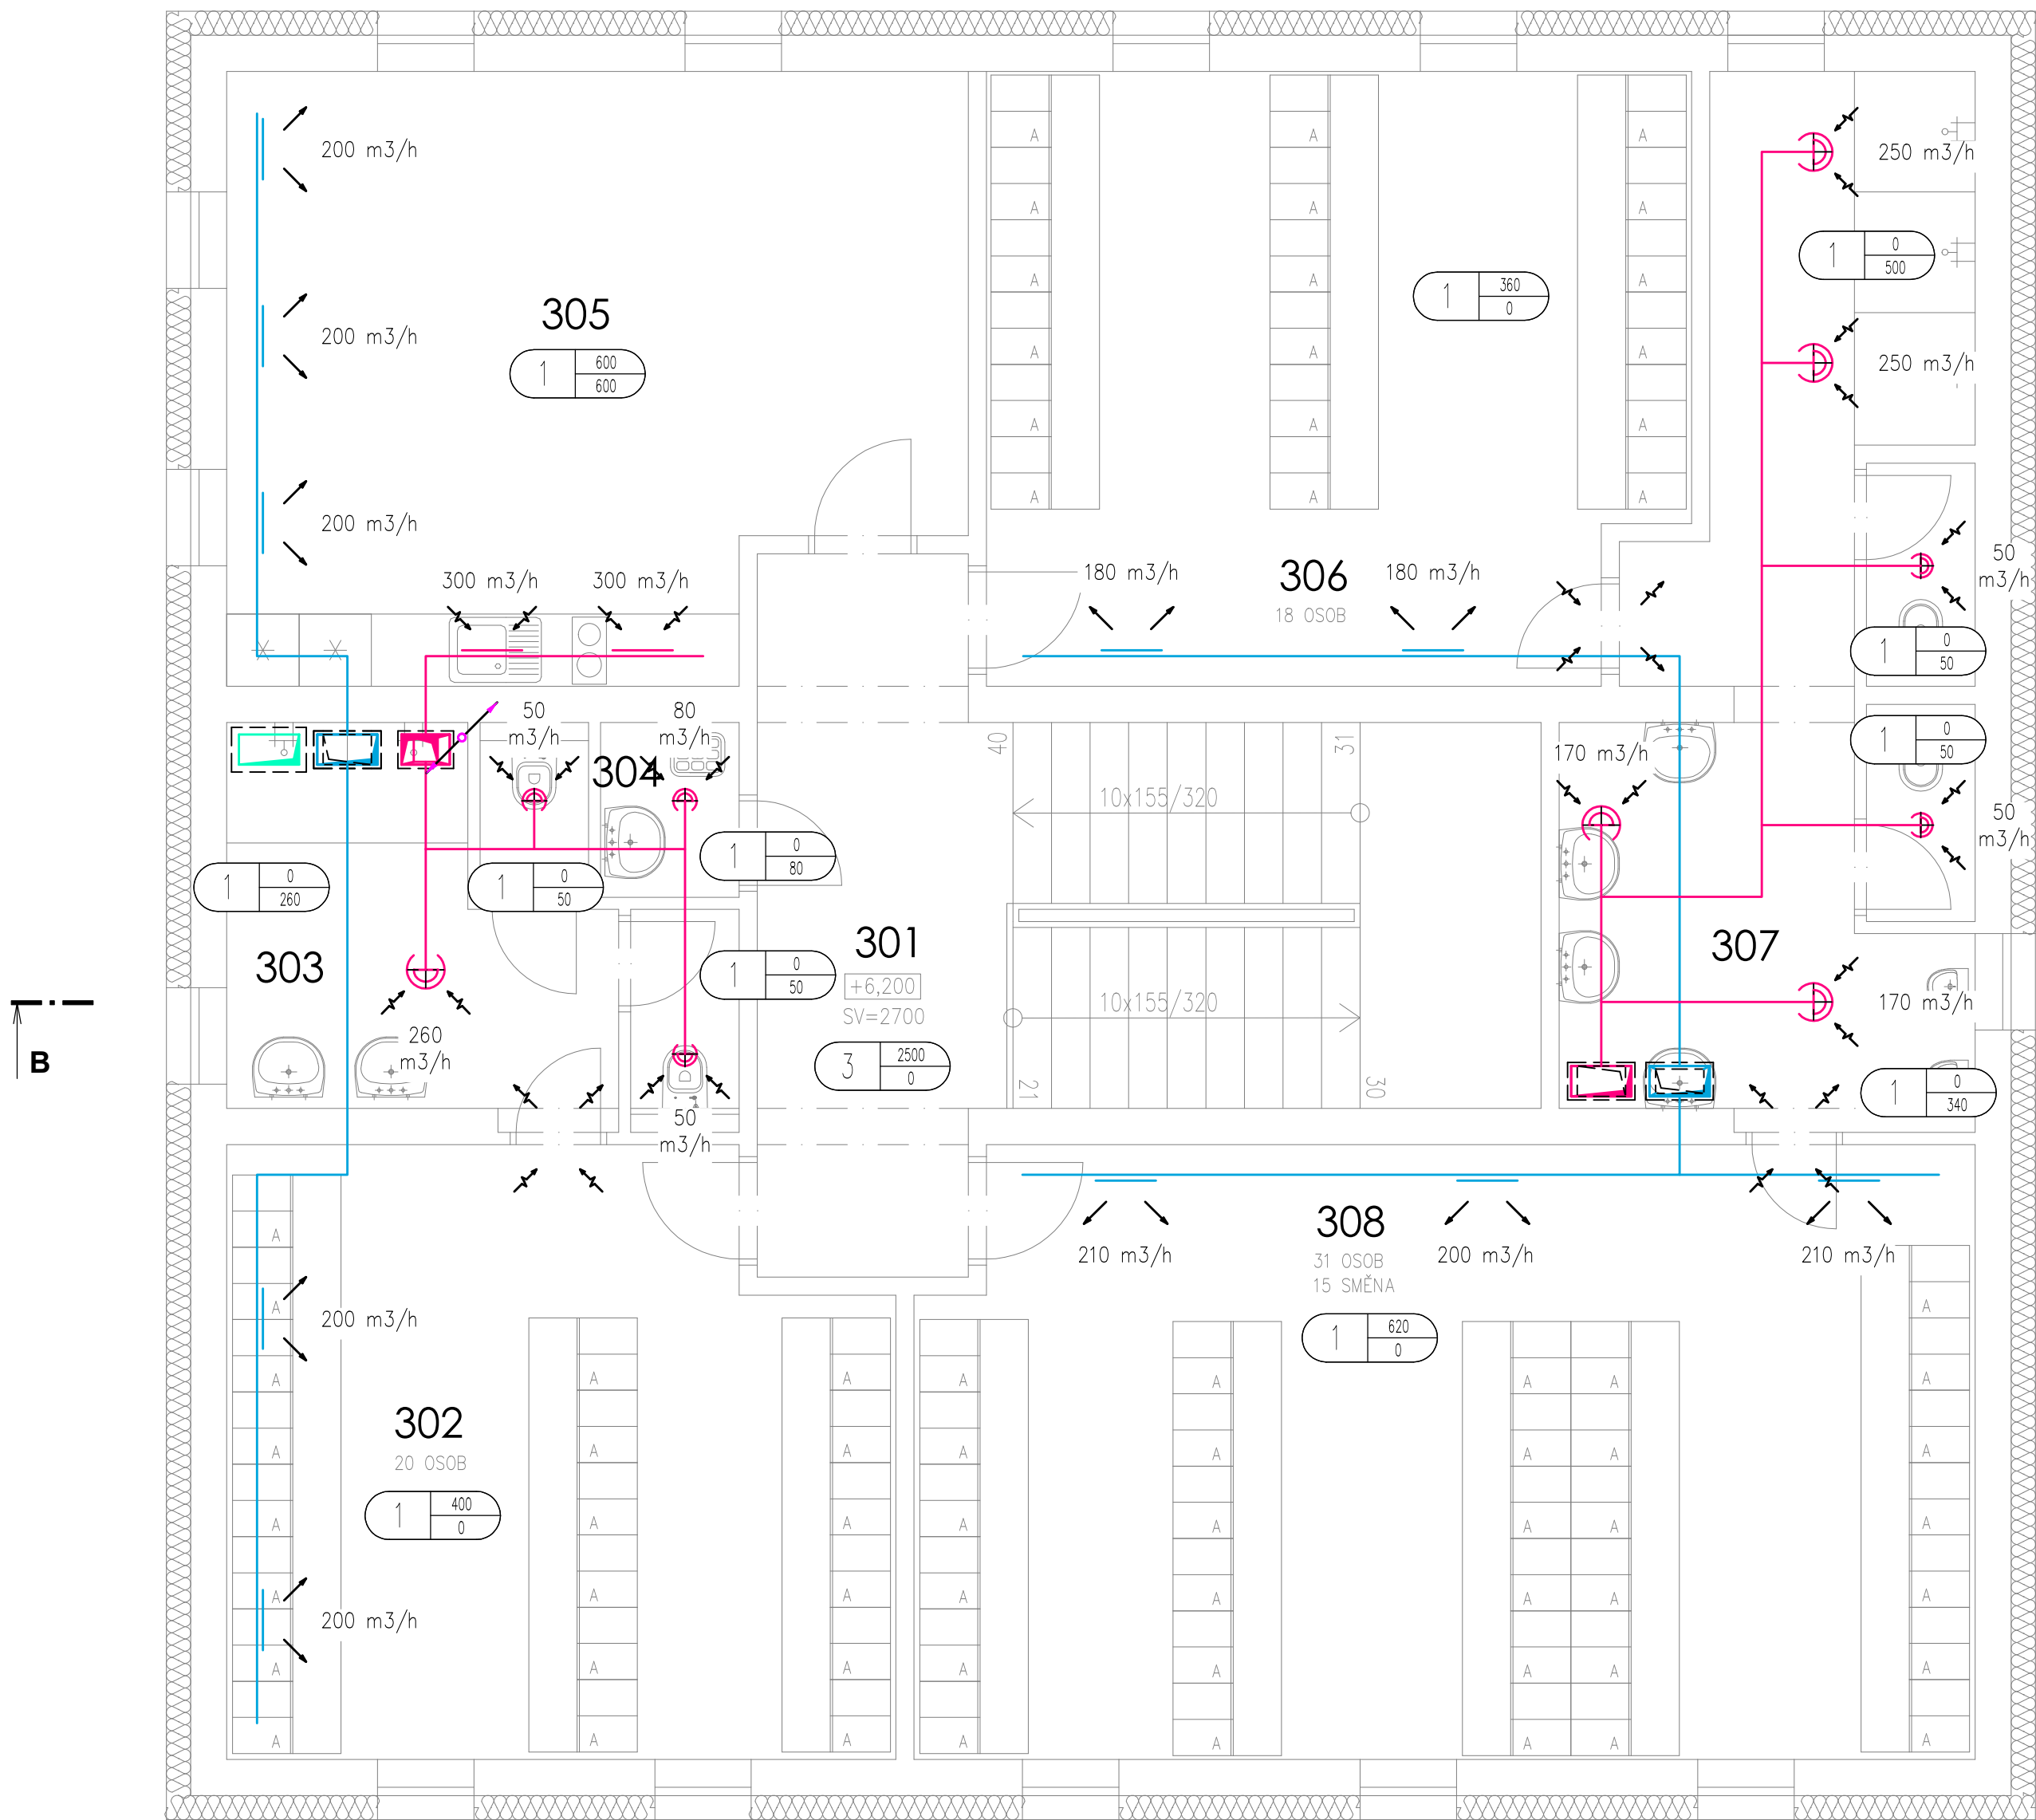

LEGENDA MÍSTNOSTÍ

Číslo	Účel místnosti	Plocha [m²]
301	SCHODIŠŤOVÁ HALA	25,70
302	ŠATNA ŽENY – ODPADY 20 OSOB	26,68
303	HYGIENICKÉ ZÁZEMÍ – ŽENY	11,59
304	ÚKLIDOVÁ MÍSTNOST	1,67
305	ŠKOLICÍ MÍSTNOST, JIDELNA	28,99
306	ŠATNA MUŽI – STR. 10 18 OSOB	28,15
307	HYGIENICKÉ ZÁZEMÍ – MUŽI	23,76
308	ŠATNA MUŽI – STR. 30 MHD 31 OSOB (SMĚNA 15 OSOB)	44,13

LEGENDA ZNAČENÍ:

	VZDUCHOTECHNICKÉ PŘÍVODNÍ POTRUBÍ
	VZDUCHOTECHNICKÉ ODVODNÍ POTRUBÍ
	VZDUCHOTECHNICKÉ NASÁVACÍ POTRUBÍ
	VZDUCHOTECHNICKÉ VÝFUKOVÉ POTRUBÍ
	VZDUCHOTECHNICKÉ ODVĚTRÁVACÍ POTRUBÍ – HYG. ZÁZEMÍ
	VZDUCHOTECHNICKÉ PŘÍVODNÍ POTRUBÍ – CHUC
	POTRUBÍ CHLADIVA – IZOLOVANÝ SVAZEK Cu KAPALINA/PLYN

	SMĚR PROUDĚNÍ VZDUCHU
	MNOŽSTVÍ VZDUCHU (m³/h)

POZNÁMKY:

- PŘED ZAPOČETÍM PRACÍ JE NUTNÉ PROVÉST MÍSTNÍ ŠETŘENÍ PRO KOORDINACI S OSTATNÍMI PROFESEMI, T.J. PŘESNÉHO UMÍSTĚNÍ ZAŘÍZENÍ VČETNĚ MOŽNÉHO VEDENÍ INSTALACÍ
- KONEČNÉ VÝŠKY VZT ROZVODŮ BUDOU UPŘESNĚNY BUDOU UPŘESNĚNY V DALŠÍCH FÁZÍCH PD
- FINÁLNÍ POLOHY A BAREVNÉ PROVEDENÍ DISTRIBUČNÍCH ELEMENTŮ V INTERIÉRU I EXTERIÉRU BUDOU TAKÉ UPŘESNĚNY V DALŠÍCH FÁZÍCH PD
- NÁHRADA ODVEDENÉHO VZDUCHU Z TECHNICKÝCH A HYGIENICKÝCH ZÁZEMÍ BUDE DO 100 m³/h ZAJIŠTĚNA PODŘÍZNUTÝMI DVEŘMI, V OSTATNÍCH PŘÍPADECH BUDOU OSAZENY DVEŘNÍ RESP. STĚNOVÉ MŘÍŽKY – DODÁVKA STAVBY
- VEŠKERÁ STROJNÍ ZAŘÍZENÍ BUDOU OD POTRUBNÍCH TRAS PRUŽNĚ ULOŽENA
- BUDE ZAJIŠTĚN PŘÍSTUP KE VŠEM ZAŘÍZENÍM VZT UMÍSTĚNÝCH NAD PODHLEDY NAPŘ. REVIZNÍMI OTVORY
- OVLÁDÁNÍ REKUPERAČNÍCH JEDNOTEK BUDE ZAJIŠTĚNO VLASTNÍMI NÁSTĚNNÝMI REGULÁTORY POPŘ. NADŘÁZENOU MaR – JEJICH POLOHA BUDE URČENA PŘI REALIZACI
- OD VNITŘNÍCH NÁSTĚNNÝCH KLIMATIZAČNÍCH JEDNOTEK BUDOU ROZVODY CHLADIVA VYVEDENY VŽDY ZASEKANÉ VE STĚNĚ / KRYCÍ LIŠTOU DO PODHLEDU
- ODVOD KONDENZÁTU OD KAŽDÉ VNITŘNÍ JEDNOTKY BUDE ŘEŠEN PŘEDNOSTNĚ SAMOSPÁDEM A PŘES SUCHOU ZÁPACHOVOU UZÁVĚRKU NAPŘ. HL138 BUDE NAPOJEN DO SVODNÉHO / LEŽATÉHO KANALIZAČNÍHO POTRUBÍ
- K OVLÁDÁNÍ VNITŘNÍCH KLIMATIZAČNÍCH JEDNOTEK BUDOU SLOUŽIT DÁLKOVÉ INFRA-OVLADAČE, JEJICH FINÁLNÍ POLOHA BUDE URČENA V DALŠÍCH FÁZÍCH PD
- POKUD NENÍ UVEDENO JINAK, BUDE PŘIPOJOVACÍ KANALIZAČNÍ POTRUBÍ ODVODU KONDENZÁTU VEDENO VE SPÁDU MIN. 1 ‰
- JE KÓTOVÁN VNITŘNÍ ROZMĚR POTRUBÍ

SO.702 PROVOZNÍ BUDOVA

±0,000 = 449,150 mn.m. B.p.v.

Veškerá práva vyhrazena.
Tento výkres a detail je majetkem projektanta a nesmí být použit celý ani z částí bez písemného souhlasu.

VYPRACOVAL ING. TOMÁŠ FIKEJSL		ZODP.PROJEKTANT MICHAL KADLEC		PROJEKTOVÁNÍ INŽENÝRSKÝCH STAVEB tel.: 724 155 348 e-mail: dmc@dmcmw.cz DMC Havlíčkův Brod s.r.o. Průmyslová ul. 580 01 Havlíčkův Brod
OBEC: HAVLÍČKŮV BROD		KRAJ: VYSOČINA		INVESTOR: TECHNICKÉ SLUŽBY HAVLÍČKŮV BROD NA VALECH 3523, 580 01 HAVLÍČKŮV BROD
INVESTOR: TECHNICKÉ SLUŽBY HAVLÍČKŮV BROD NA VALECH 3523, 580 01 HAVLÍČKŮV BROD		PROJEKTANT ČÁSTI ACP Engineering s.r.o. AIR COOL PROJECT		Nám. Sv. Trojice 80 Choltice 533 61 IČO: 28829671 DIČ: CZ28829671
REVITALIZACE AREÁLU TECHNICKÝCH SLUŽEB U CIHLÁŘE, HAVLÍČKŮV BROD SO.702 PROVOZNÍ BUDOVA D.1.2.4 VZDUCHOTECHNIKA k.ú. HAVLÍČKŮV BROD, par.č. 1055/8 NÁZEV VÝKRESU: PŮDORYS 3.NP		DATUM 06/2025		ÚČEL DSP
		ZAK.Č. 24017		MĚŘÍTKO 1:50
		Č.V. D.702-1.2.4-03		Č.KOPIE