




Elektrická záloha detekce a větrání CHUC pomocí UPS (spolu s účejdnou tepla a koule) umístěná v samostatném požárním úseku, (vyhrazený prostor pod schodištěm s obozěním (případně certifikovaná samostatná skříň) s vyhovujícími požárně dělicími konstrukcemi dle 8.4.4.3 ČSN 730848 tzn. (R)EI30/DP1 s dvířky EI 30/DP1-100 - doloženo v prováděcí dokumentaci

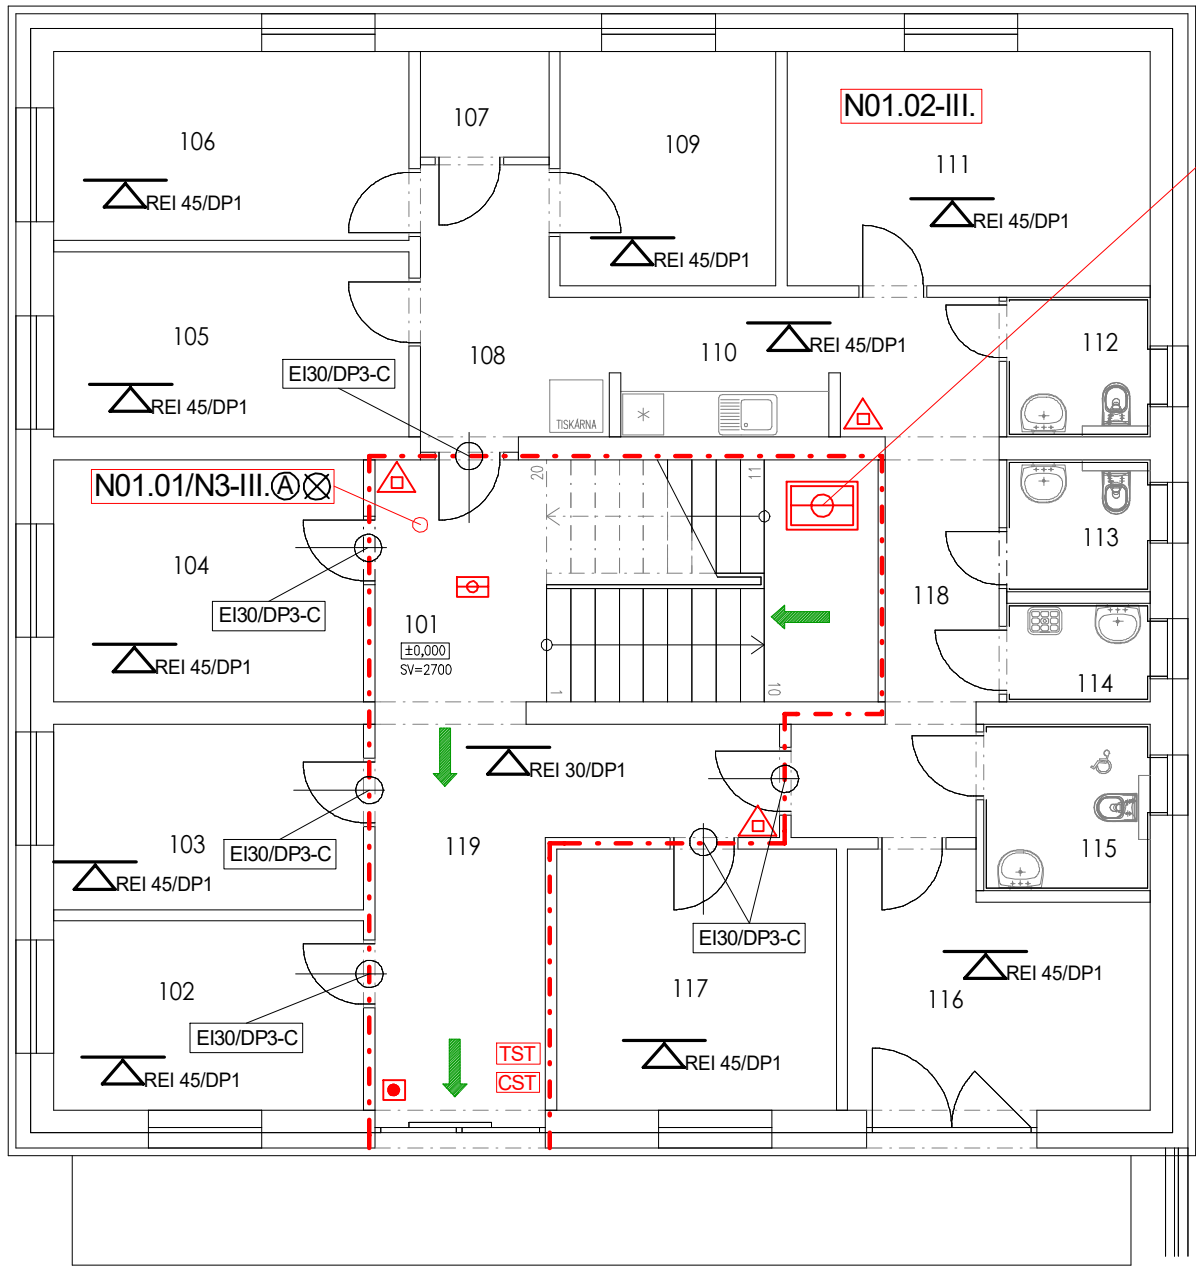

PŮDORYS 1. PODLAŽÍ

LEGENDA MÍSTNOSTÍ



Číslo	Účel místnosti	Plocha [m²]
101	SCHODISTOVÁ HALA	21,28
102	KANCELÁŘ	10,25
103	KANCELÁŘ	10,05
104	KANCELÁŘ	13,12
105	KANCELÁŘ	11,52
106	KANCELÁŘ	11,75
107	KANCELÁŘ	2,38
108	KANCELÁŘ	7,60
109	KANCELÁŘ	8,84
110	KUCHYŇKA	5,09
111	KANCELÁŘ	14,88
112	KANCELÁŘ	3,52
113	KANCELÁŘ	3,33
114	KANCELÁŘ	2,47
115	KANCELÁŘ	4,84
116	KANCELÁŘ	12,19
117	KANCELÁŘ	12,77
118	KANCELÁŘ	13,17
119	KANCELÁŘ	16,13

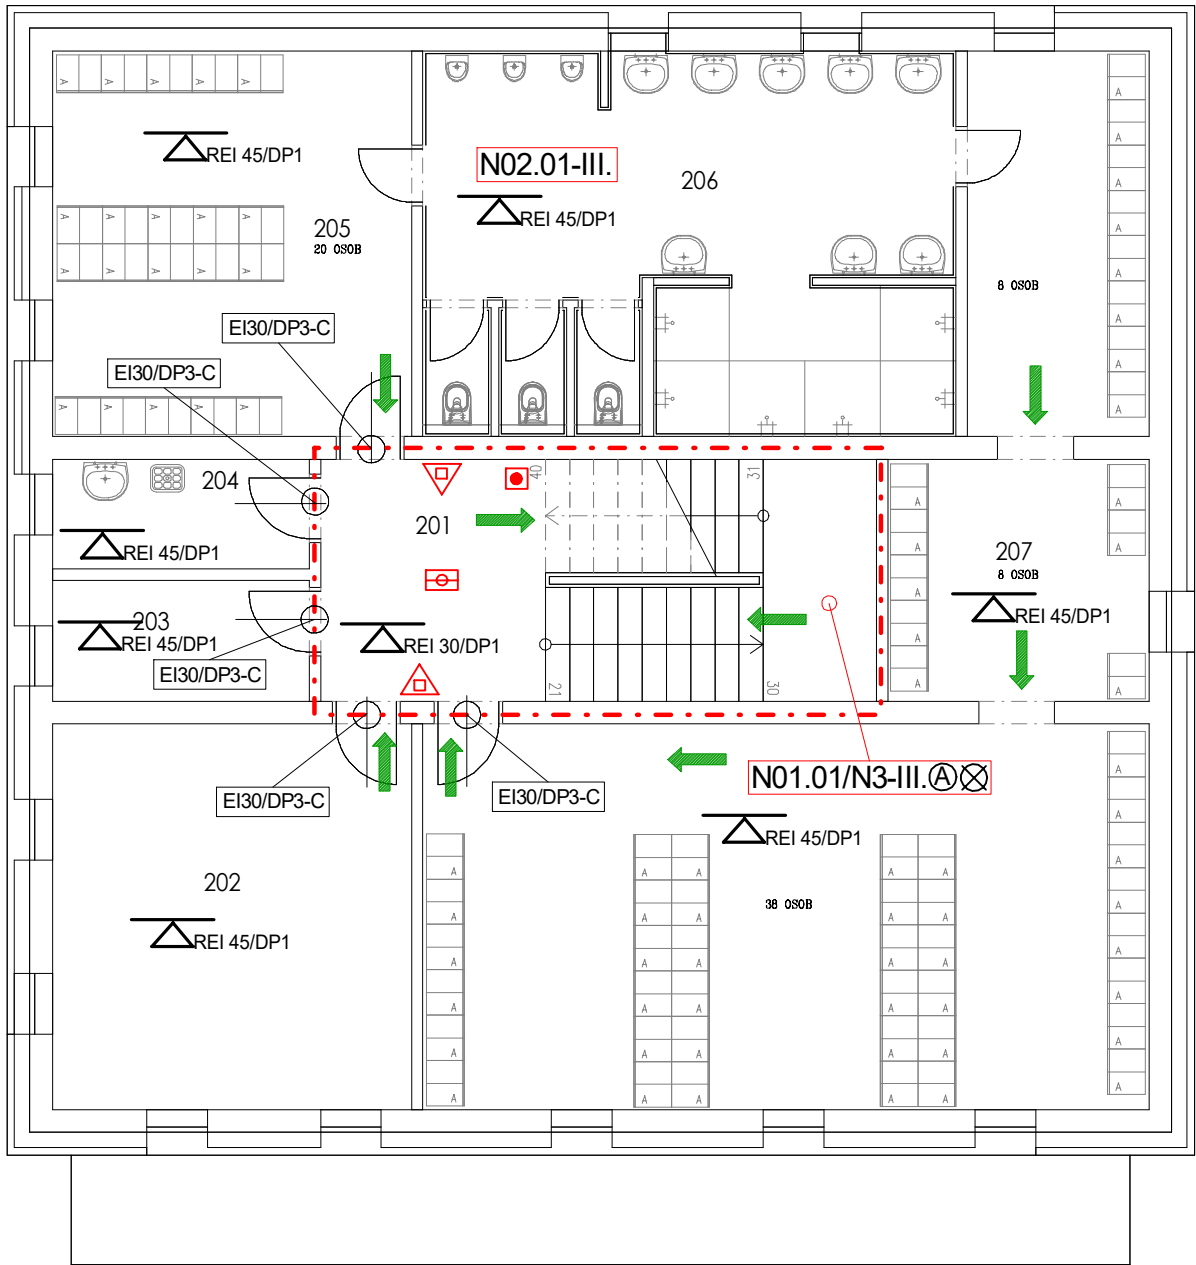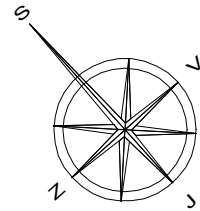

PŮDORYS 2. PODLAŽÍ

LEGENDA MÍSTNOSTÍ


Číslo	Účel místnosti	Plocha [m²]
201	SCHODISTOVÁ HALA	23,52
202	TECHNICKÁ MÍSTNOST	24,23
203	PRÍRUČNÍ SKLAD	5,44
204	OKLADOVÁ MÍSTNOST	4,93
205	ŠATNA MUŽI - ODPADY	24,23
206	HYGIENICKÉ ZÁZEMÍ - MUŽI	34,69
207	ŠATNA MUŽI - ODPADY	72,84

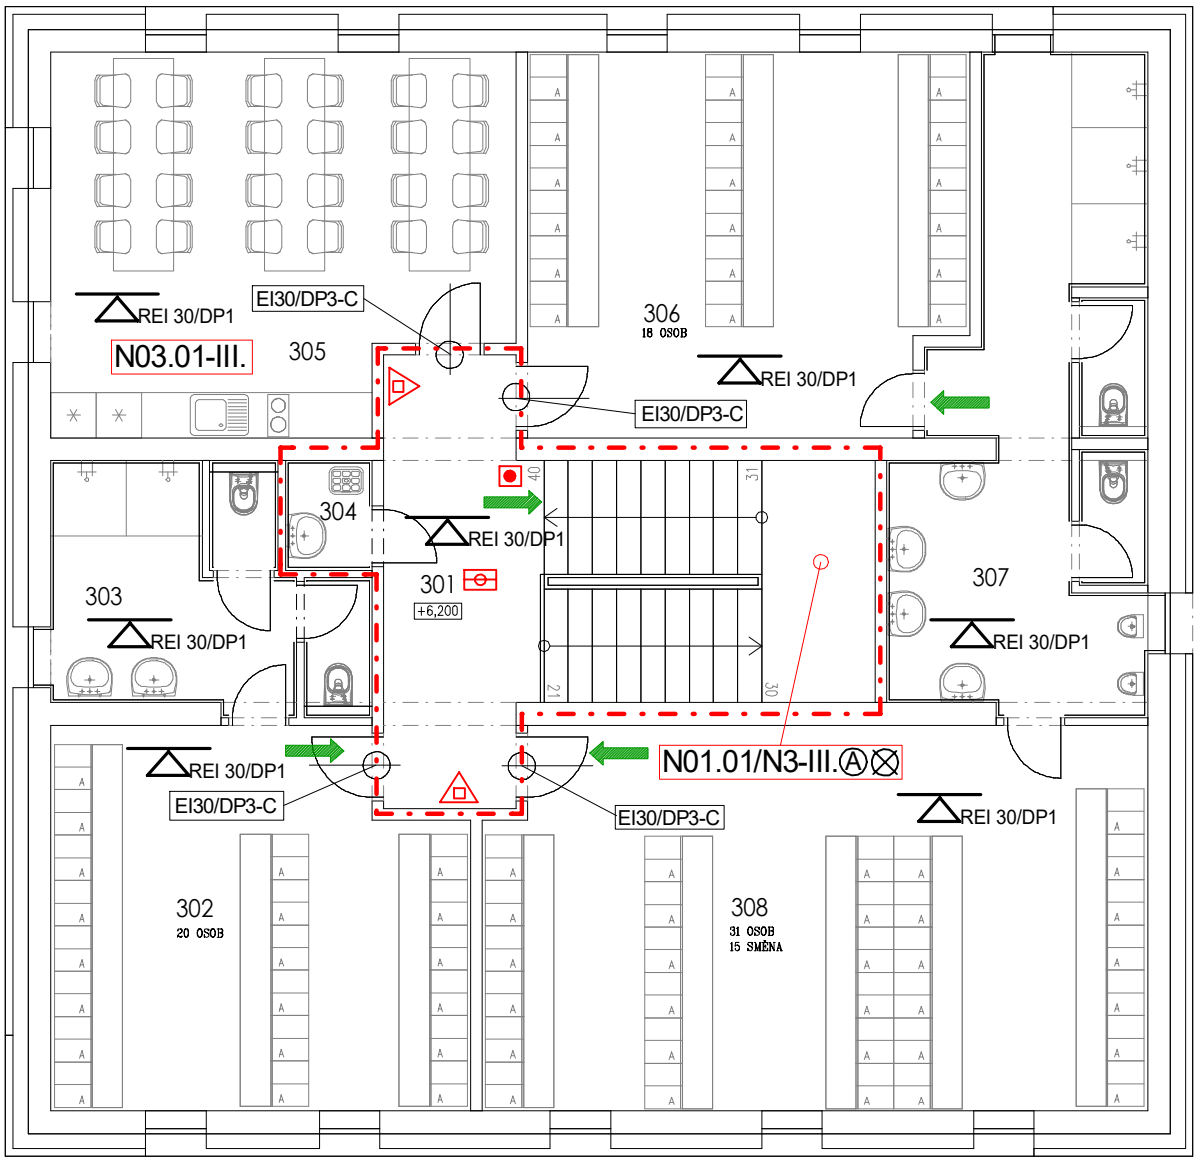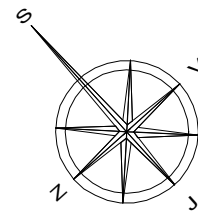

PŮDORYS 3. PODLAŽÍ

LEGENDA MÍSTNOSTÍ

Číslo	Účel místnosti	Plocha [m²]
301	SCHODISTOVÁ HALA	25,70
302	ŠATNA ŽENY - ODPADY	26,68
303	HYGIENICKÉ ZÁZEMÍ - ŽENY	11,59
304	OKLADOVÁ MÍSTNOST	1,67
305	SKOLICÍ MÍSTNOST, JIDELNA	28,99
306	ŠATNA MUŽI - STR. 10	28,15
307	HYGIENICKÉ ZÁZEMÍ - MUŽI	23,76
308	ŠATNA MUŽI - STR. 30 MHD	44,13

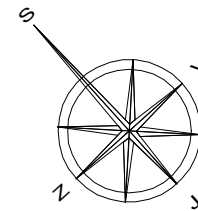

LEGENDA:

P01.01/N2-III.	Číslo a stupeň požární bezpečnosti požárního úseku
EW15/DP3-C	Požadavek na požární odolnost stavební konstrukce / uzavěru
REI 15/DP2	Požadavek na požární odolnost podhledu
REI 30/DP1	Požadavek na požární odolnost stropu
REI 30/DP1	Požárně dělicí konstrukce
REI 30/DP1	Únikový východ - směr úniku osob
REI 30/DP1	Novouze osvětlení v požárním úseku
REI 30/DP1	Personální hasicí přístroj prázdný 6 kg dle popisu v textové části
REI 30/DP1	Hranice okraje nového požárně nebezpečného prostoru
REI 30/DP1	Celkový vypínač elektrifiny - vypínací prvek TOTAL STOP
REI 30/DP1	Havarijní vypínač elektrifiny - vypínací prvek CENTRAL STOP
REI 30/DP1	Chráněná úniková cesta typu "A"
REI 30/DP1	Samostatný hasic autonomní detekce větrání CHUC typu "A"
REI 30/DP1	Tlačítkový hasic autonomní detekce větrání CHUC typu "A"

Martin Solc - BEZPO
Přírodní bezpečnost staveb
Šaurov 154
380 01 Havlíčkův Brod
tel 462 553 0000

Martin Solc - BEZPO
Přírodní bezpečnost staveb
Šaurov 154
380 01 Havlíčkův Brod
tel 462 553 0000

Měřítko 1 : 100 ; Formát A3

REVITALIZACE AREÁLU TECHNICKÝCH SLUŽEB
U CIHLÁŘE, HAVLÍČKŮV BROD - objekt 702

Výkres požární bezpečnosti staveb 1.-3.NP

Město: Havlíčkův Brod

Kraj: Vysočina