


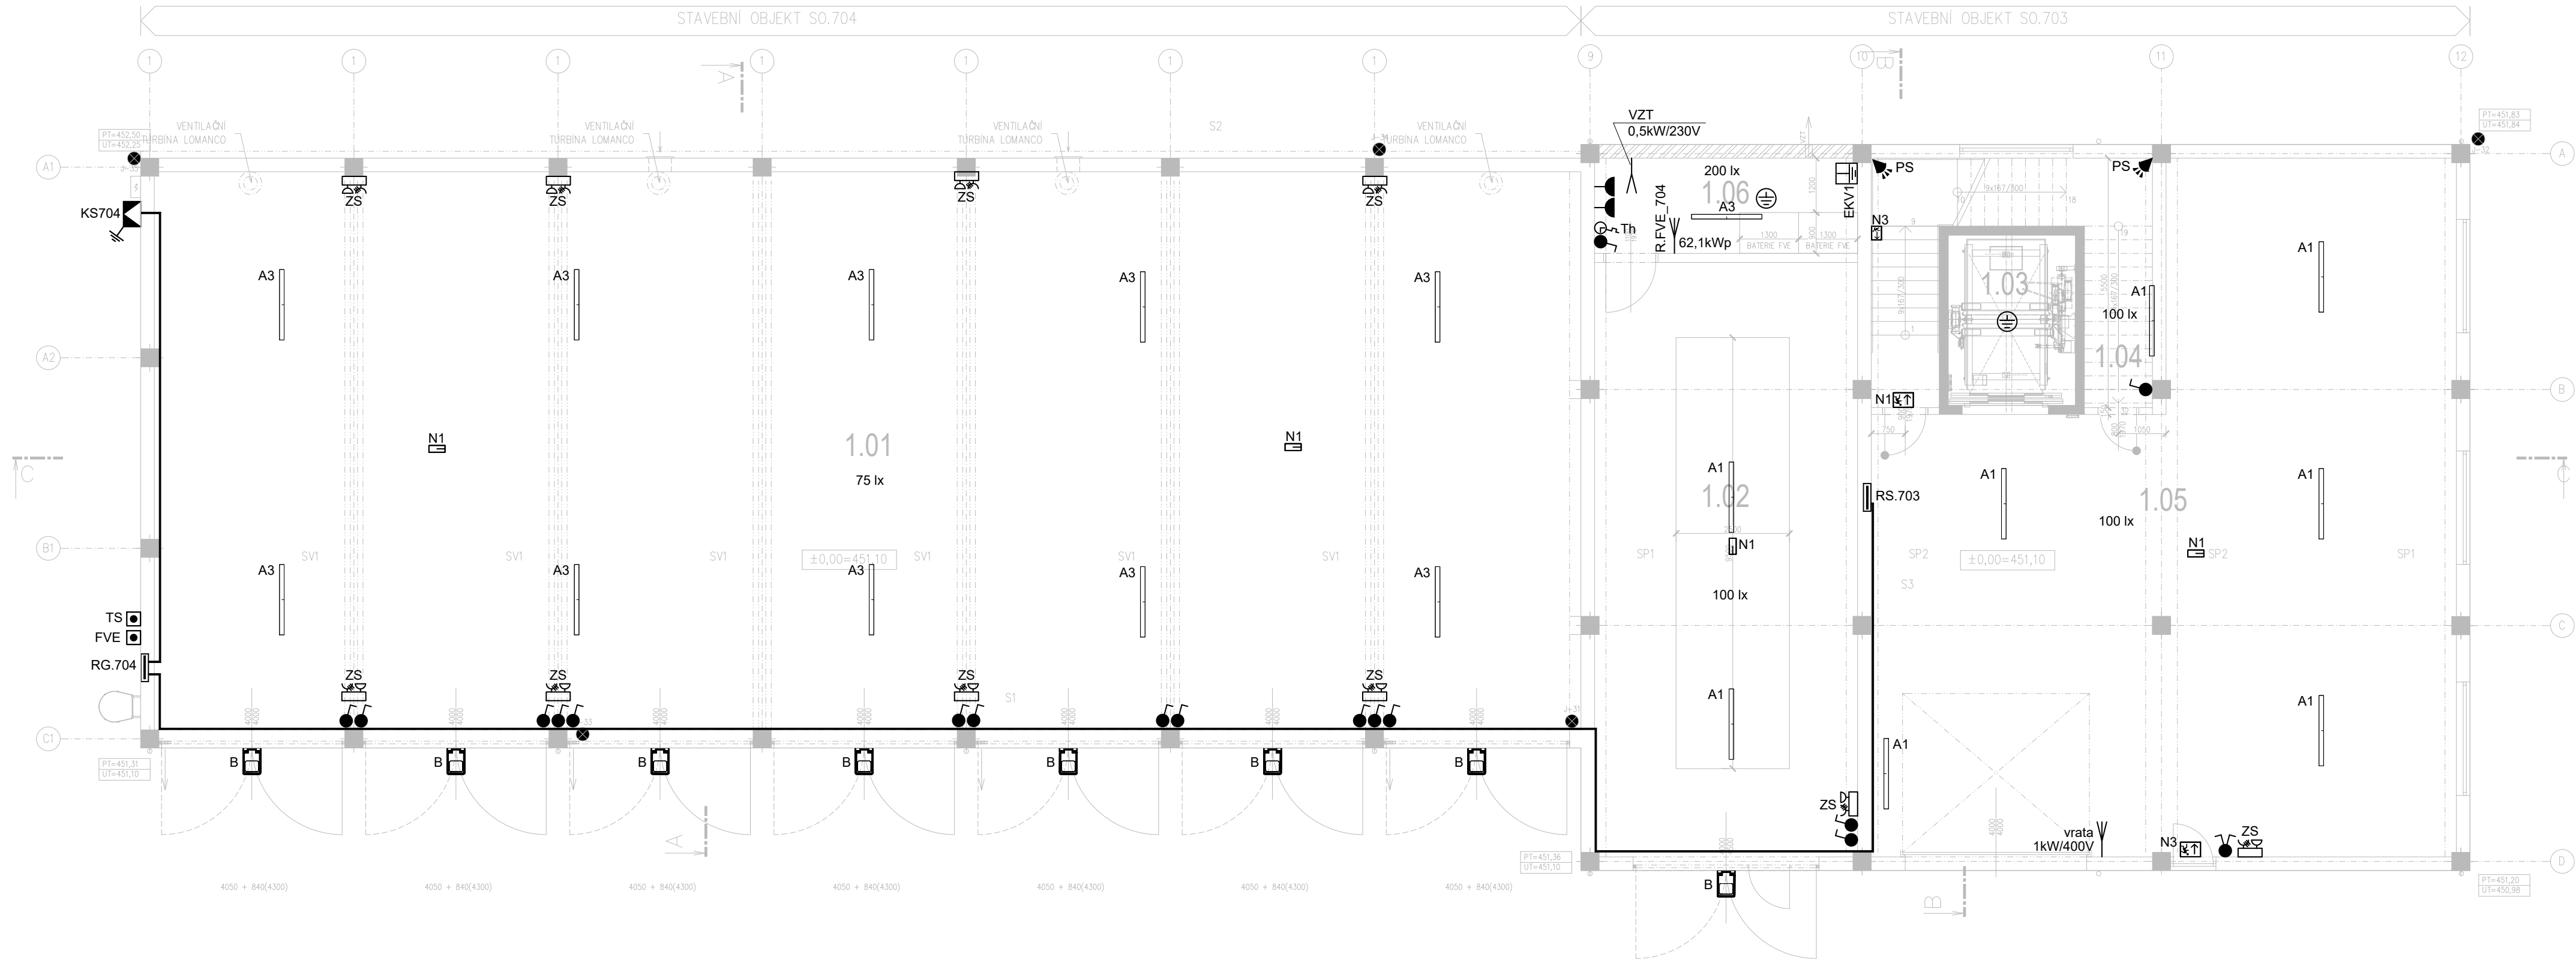

NEDÍLNOU SOUČÁSTÍ TÉTO VÝKRESOVÉ ČÁSTI DOKUMENTACE JE TECHNICKÁ ZPRÁVA!!!

Tato dokumentace je určena pouze pro stavební řízení (DSP).
V tomto stupni je proveden pouze hrubý návrh a zpracovatel
této projektové dokumentace nepřebírá jakékoliv záruky a odpovědnost za případné
škody, vzniklé použitím této dokumentace k jiným účelům, než k jakým je určena.

PROJEKT EI POUZE KE STAVEBNÍMU ŘÍZENÍ (DSP)
PROUDOVÁ SOUSTAVA: TN-C-S 3+N+PE 50Hz 230/400V
OCHRANA: AUTOMATICKÉ ODPOJENÍ OD ZDROJE DLE
ČSN 33 2000-4-41, ZVÝŠENÁ OCHRANNÝM POSPOJENÍM,
PROUDOVÝM CHRÁNIČEM.

- A3

B

N1

N2

N3

xxx lx

Th

PS

TS

FVE

ZS

Ksx

EKVx

PRÍSAZENÉ LED SVÍTIDLO, 49W, 4000K, 6000lm, IP66

LED REFLEKTOROVÉ SVÍTIDLO 50W, 4000K, 6200lm, IP66

PRÍSAZENÉ ANTIPANICKÉ OSVĚTLENÍ LED 1,7W, 1700lm, IP65
S VLASTNÍM BATERIOVÝM ZDROJEM T=60MINUT

PRÍSAZENÉ ANTIPANICKÉ OSVĚTLENÍ LED 2W, 200lm, IP65
S VLASTNÍM BATERIOVÝM ZDROJEM T=60MINUT

FOTOLUMINISČENNÍ TABULKA
PRÍSAZENÉ LED SVÍTIDLO, 26W, 4000K, 3400lm, IP40
MINIMÁLNÍ HLADINA OSVĚTLENOSTI

SPÍNAČ NA POVRCH, ŘÁZENÍ 1, 10A/250V, IP44

PŘEPÍNAČ SÉRIOVÝ NA POVRCH, ŘÁZENÍ 5, 10A/250V, IP44

TERMOSTAT, 10A/230V, IP44

POHYBOVÝ SNÍMAČ, 230V/16A, 180°, IP44

TLAČÍTKO „TOTAL STOP“, 10A/230V, IP55
označen zelenou bezpečnostní tabulkou a textem
„HLAVNÍ VYPÍNAČ ELEKTRICKÉ ENERGIE – TOTAL STOP“

TLAČÍTKO „STOP FVE“, 10A/230V, IP55

ZÁSUVKA NA POVRCH 16A/250V, IP44

ZÁSUVKOVÁ SKŘIŇ, IP44 - ZÁS. 1x 32A/400V
- ZÁS. 1x 16A/400V
- ZÁS. 4x 16A/250V

ELEKTRICKÝ VÝVOD 230V

ELEKTRICKÝ VÝVOD 400V

ZNAČKA POSPOJENÍ

ROZVADĚČ NN

POJISTKOVÁ KABELOVÁ SKŘIŇ
V PROVEDENÍ KOMPAKTNÍ PILÍŘ

VÝVOD Z UZEMŇOVACÍ SOUSTAVY,
EKVIPOTENCIÁLNÍ SVORKOVNICE

ZNAČKA POSPOJENÍ

EL. TRASA
- Tabulka místností
- | Číslo | Název | Plocha [m ²] |
|-------|-------------------------------|--------------------------|
| 1.01 | GARÁŽE PRO TNV
A SYPAČE | 393,68 |
| 1.02 | SKLAD TRIBUNY | 76,54 |
| 1.03 | NÁKLADNÍ VÝTAH | 10,5 |
| 1.04 | SKLAD OBALŮ | 15,3 |
| 1.05 | SKLAD | 161,9 |
| 1.06 | TECHNOLOGICKÁ
MÍSTNOST FVE | 12,27 |
- Celková plocha [m²]: 670,19
- | | | | |
|--|----------------|---|--|
| ZODPOVĚDNÝ PROJEKTANT | VÝPRACOVAL | <div>STAVO</div> <div>THERM</div> <div>PROJEKCE</div> | |
| KAREL SVOBODA | RADEK ZDRAŽIL | | |
| | | | |
| OBEC: HAVLÍČKŮV BROD | KRAJ: VYSOČINA | | |
| INVESTOR: Technické služby Havlíčkův Brod, Na Valech 3525, 58001 H. Brod | | | |
| Revitalizace areálu Technických služeb U Cihláře, H. Brod | | STUPEŇ: DSP | |
| SO.703 SKLAD MATERIÁLU+
SO.704 VÝSTAVBA NOVÝCH GARÁŽÍ PRO TNV | | DATUM: 06/2025 | |
| D.1.2.3 ELEKTROINSTALACE | | ZAK.ČÍSLO: ZK25/23 | |
| VÝKRES: Půdorys 1.NP_Elektroinstalace | | MĚŘÍTKO: 1:100 | |
| | | Č.v. 703+704-D.1.2.3.2 | |