


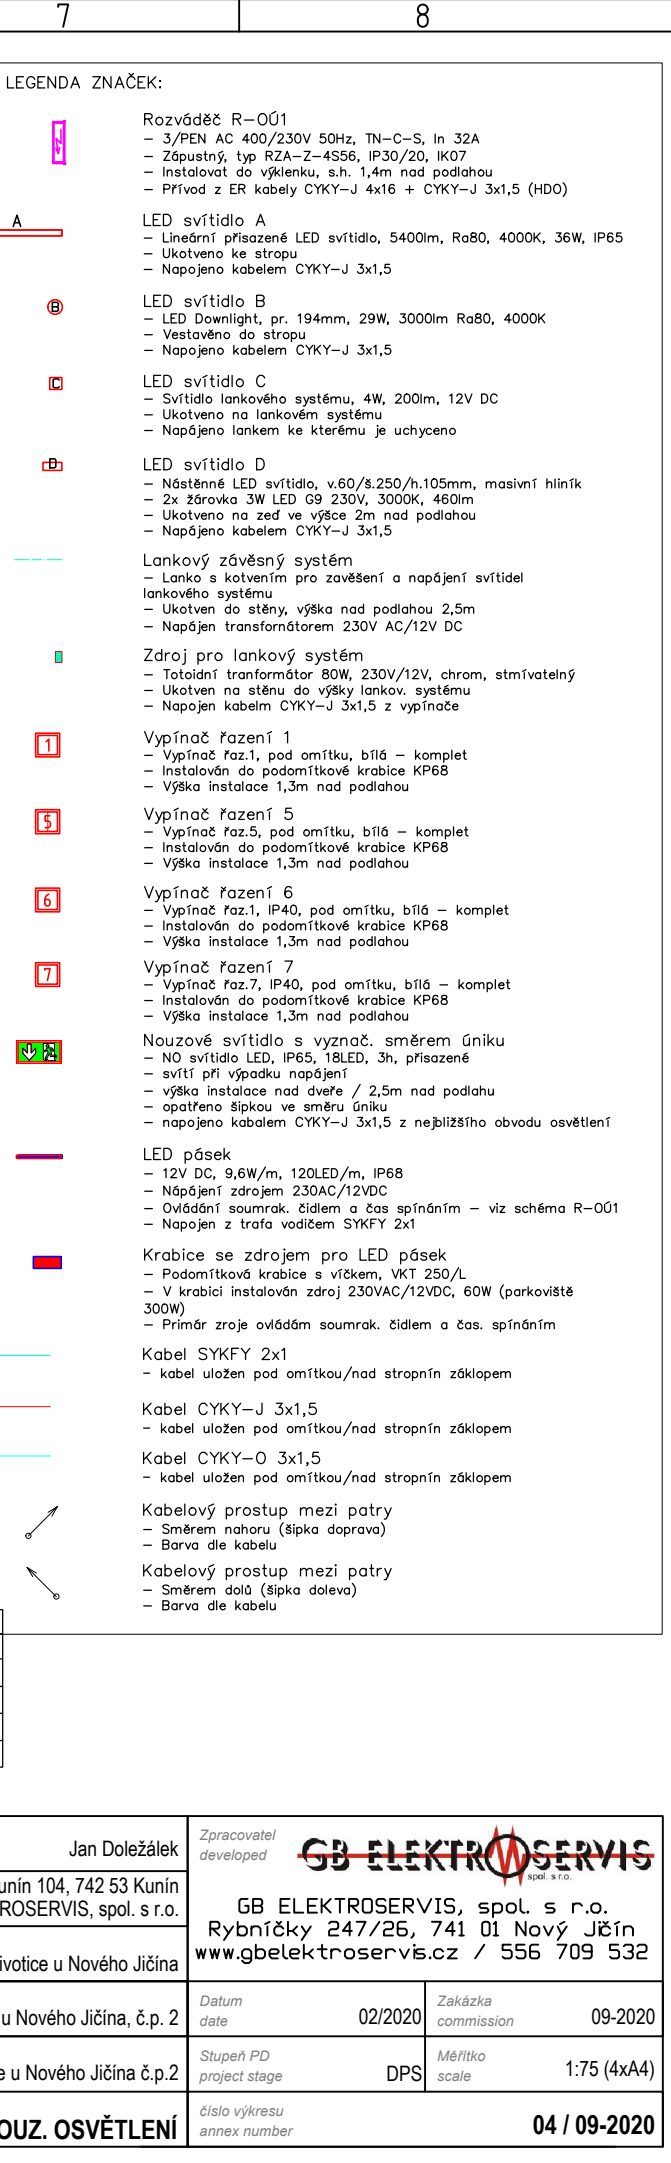

Vypracoval designer	Jakub Marek	Vedoucí střediska division leader	Jan Doležal	Zpracoval developed			
Odpovědný projektant EZ HIP / senior designer	Stavba - Kudělka s.r.o., Kunín 104, 742 53 Kunín Elektro - Jan Doležal, GB ELEKTROSERVIS, spol. s r.o.			GB ELEKTROSERVIS, spol. s r.o. Rybníčky 247/26, 741 01 Nový Jičín www.gbelektroservis.cz / 556 709 532			
Investor contracting authority	Obec Žitovice u Nového Jičína						
Místo stavby / projektu building site	Žitovice u Nového Jičína, č.p. 2			Datum date	02/2020	Zakázka commission	09-2020
Akce project	Přístavba, nástavba a stavební úpravy Žitovice u Nového Jičína č.p.2			Stupeň PD project stage	DPS	Měřítko scale	1:75 (4x A4)
Název výkresu drawing title	PŮDORYS 1.NP - INSTALACE OSVĚTLENÍ A NOUZ. OSVĚTLENÍ			číslo výkresu annex number	04 / 09-2020		