

A


B

C

D

E

F

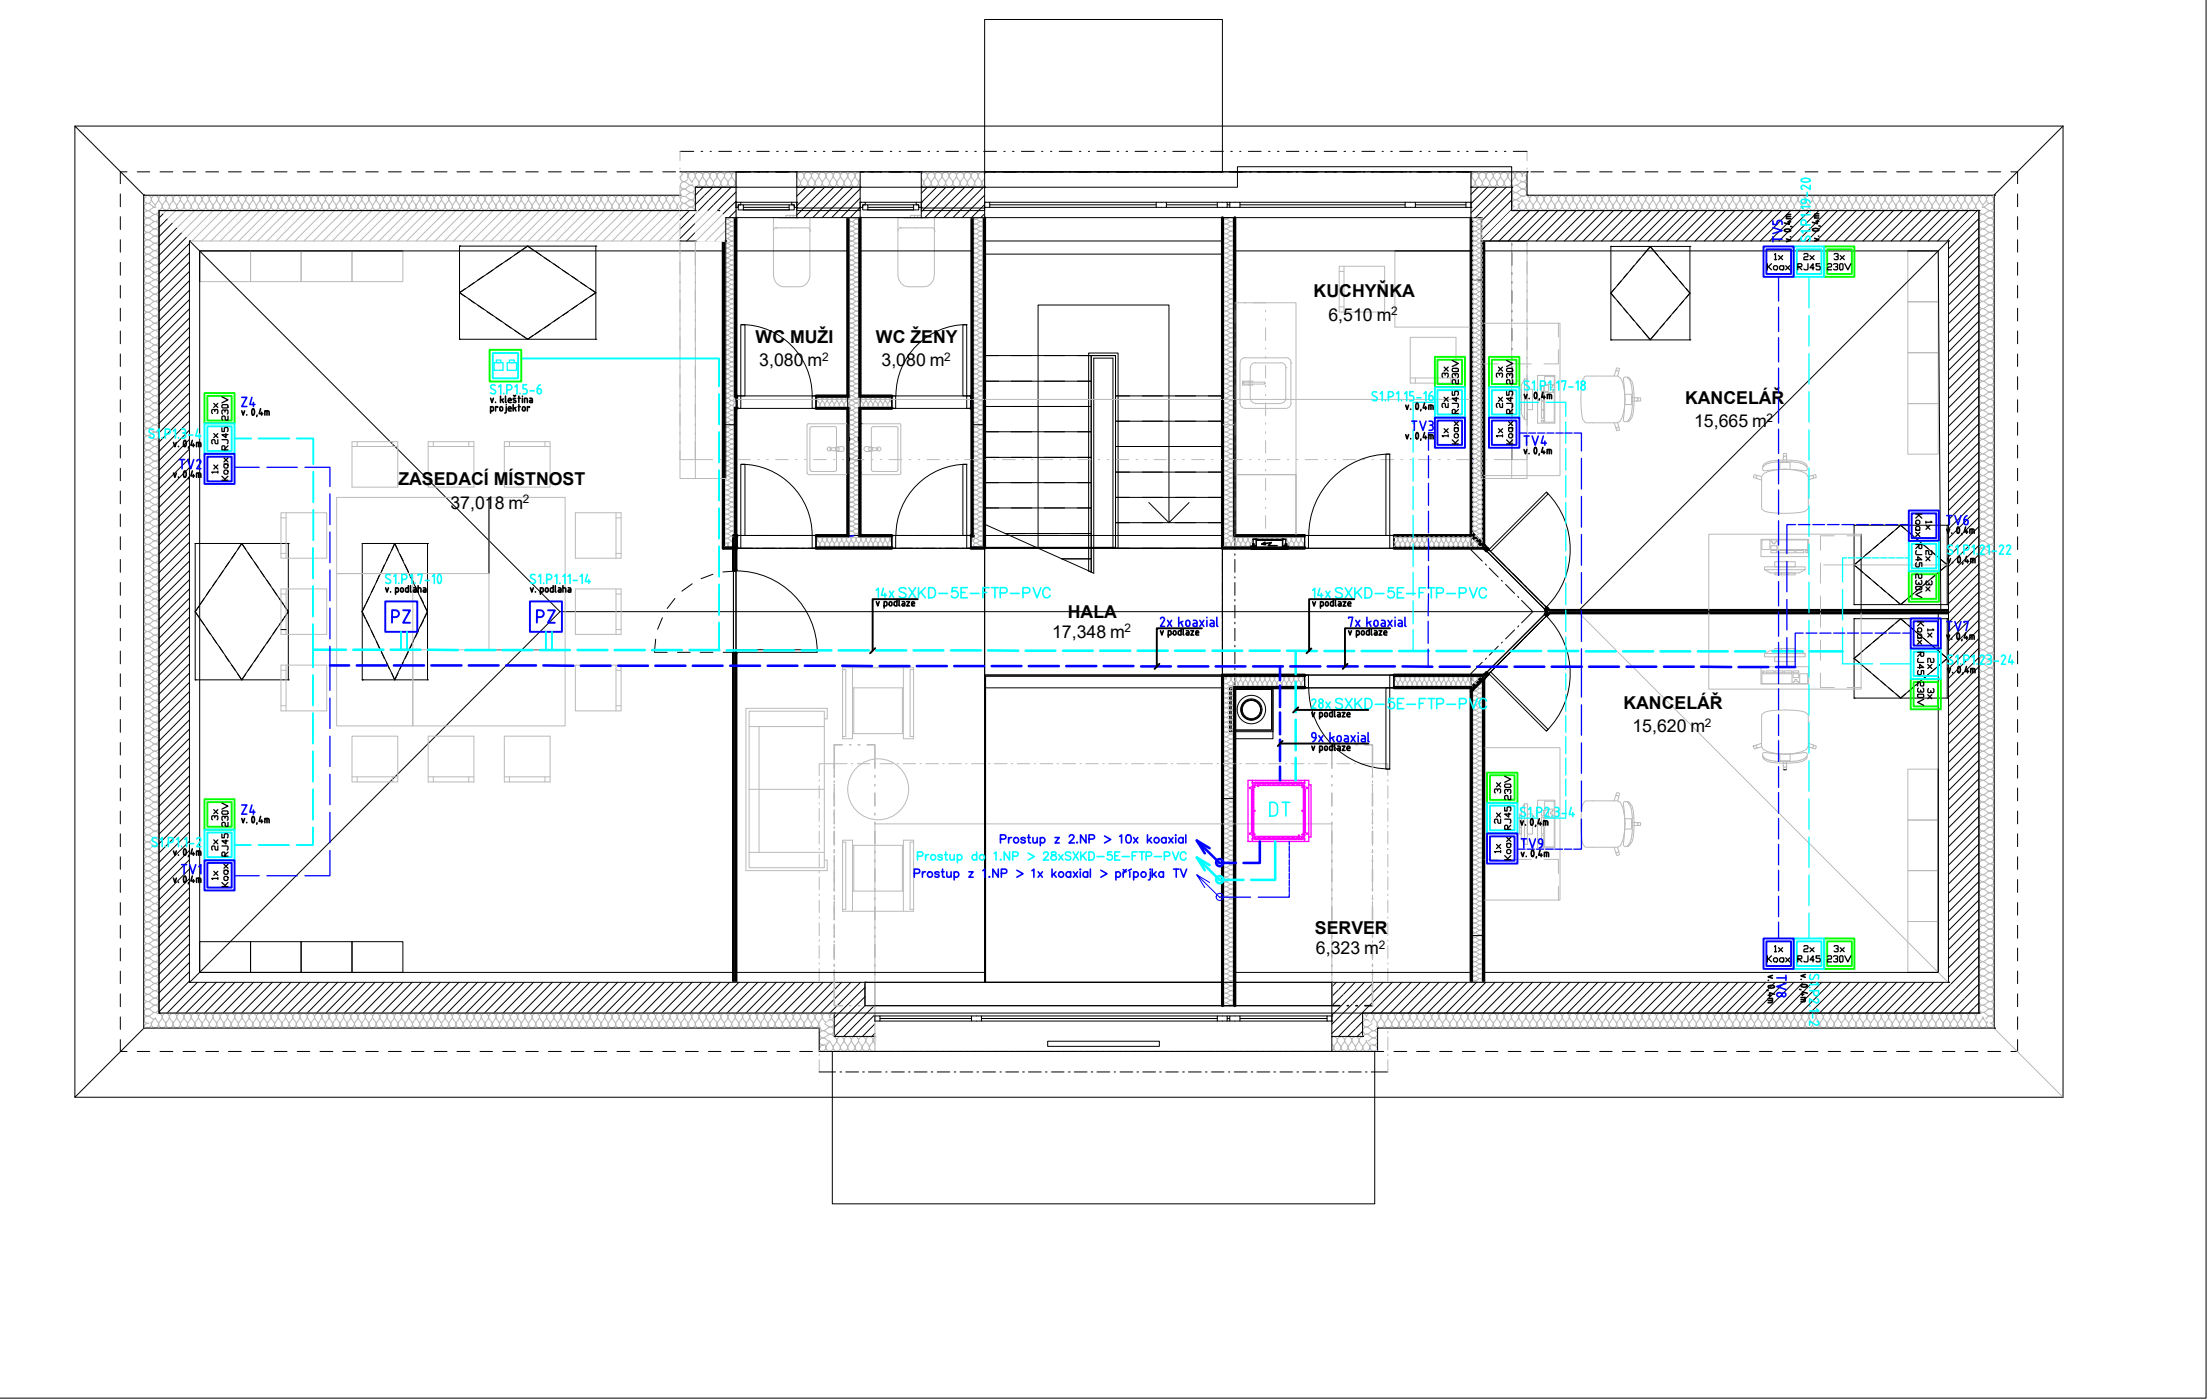

LEGENDA ZNAČEK:

Datový rozváděč DT1

- Skříň RMA-27-A66-CAX-A1 (1300x600x600)
- Výbava:
 - 2x Switch GS-4210-48T4S, 48x10/100/1G+4x1Gb SFP,MNG
 - 1x rozvod 230V AC, RAB-PD-X11-A1
 - 3x Patch panel Solarix 24xRJ45 cat 5e STP, 1U SX5W-STP-BK
 - 1x převodník optika/metalika > dodávka 4M Rožnov
 - 1x panel 24x F-konektor > příprava TV rozvodu
- RAB-PD-X11-A1 napojen ze zásuvky Z11
- Připojen k optické přípojce – dodávka a realizace 4M Rožnov

Zásuvkové hnízdo, pětirámeček – viz detail 1

- 3x zäs. 230V, 1x dat. zäs. s 2xRJ45, 1x záslepka s koax
- Dat. zäs. napojeny kabely 2x SXKD-5E-FTP-PVC
- Do záslepky přivést kabel Koax RG59TSVV

Datová zásuvka pod omítku

- Dat. zásuvka ABB Tango, 2xRJ45, cat 5e
- Instalována na kleštině v panelové krabici
- Napojena 2x kabelem SXKD-5E-FTP-PVC

Podlahová zásuvka

- Podlahová krabice Legrand 12 modul. s přístroji Mosaic
- 4x zäs. 230V AC 16A; 4x dat. zäs. s RJ45
- Zäs. 230V AC napojeny kabelem CYKY-J 3x2,5 z R-001
- Dat. zásuvky napojeny kabely 4x SXKD-5E-FTP-PVC

Sdružené vedení kabelů SXKD-5E-FTP-PVC

- Kabely v podlaže v trubkách 1225HFPP (trubka vhodná do betonu)

2x kabel SXKD-5E-FTP-PVC

- Kabel veden nad podhledem / v příčkách
- V plast. oheb. trubce 1420

Sdružené vedení koaxiálních kabelů RG59TSVV

- Kabely v podlaže v trubkách 1225HFPP (trubka vhodná do betonu)


Koaxiální kabel

- CommScope RG59TSVV
- Kabel veden nad podhledem / v příčkách
- V plast. oheb. trubce 1420

Kabelový prostup mezi patry

- Směrem nahoru > šipka doprava
- Směrem dolů > šipka doleva
- Barva dle kabelu

Detail 1 - zäs. hnízdo pětirámeček

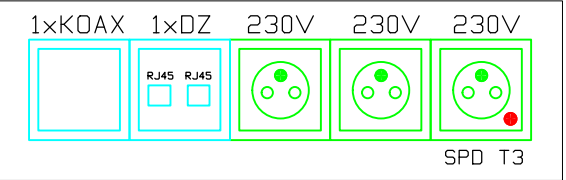

Logika značení datových zásuvek

Číslo portů na patch panelu

Číslo patch panelu

Číslo switche

Základní charakteristiky	
Ochrana před NDN:	Řešena dle ČSN 33 2000-4-41 ed.3
	a) základní - kryty, přepážky izolace
	b) porucha - automatické odpojení od zdroje
	c) doplněná - proudovým chráničem 30mA
Soustava:	3/N/PE AC 400/230V 50Hz, TN-S

Vypracoval designer	Jakub Marek	Vedoucí střediska division leader	Jan Doležálek	Zpracoval developed			
Odpovědný projektant EZ HIP / senior designer	Stavba - Kudějka s.r.o., Kunín 104, 742 53 Kunín Elektro - Jan Doležálek, GB ELEKTROSERVIS, spol. s r.o.			GB ELEKTROSERVIS, spol. s r.o. Rybničky 247/26, 741 01 Nový Jičín www.gbelektroservis.cz / 556 709 532			
Investor contracting authority	Obec Žitovice u Nového Jičina						
Místo stavby / projektu building site	Žitovice u Nového Jičina, č.p. 2			Datum date	02/2020	Zakázka commission	09-2020
Akce project	Přístavba, nástavba a stavební úpravy Žitovice u Nového Jičina č.p.2			Stupeň PD project stage	DPS	Měřítko scale	1:75 (4xA4)
Název výkresu drawing title	PŮDORYS 2.NP - SLABOPROUDÉ ROZVODY			číslo výkresu annex number	12 / 09-2020		