


A
B
C
D
E
F

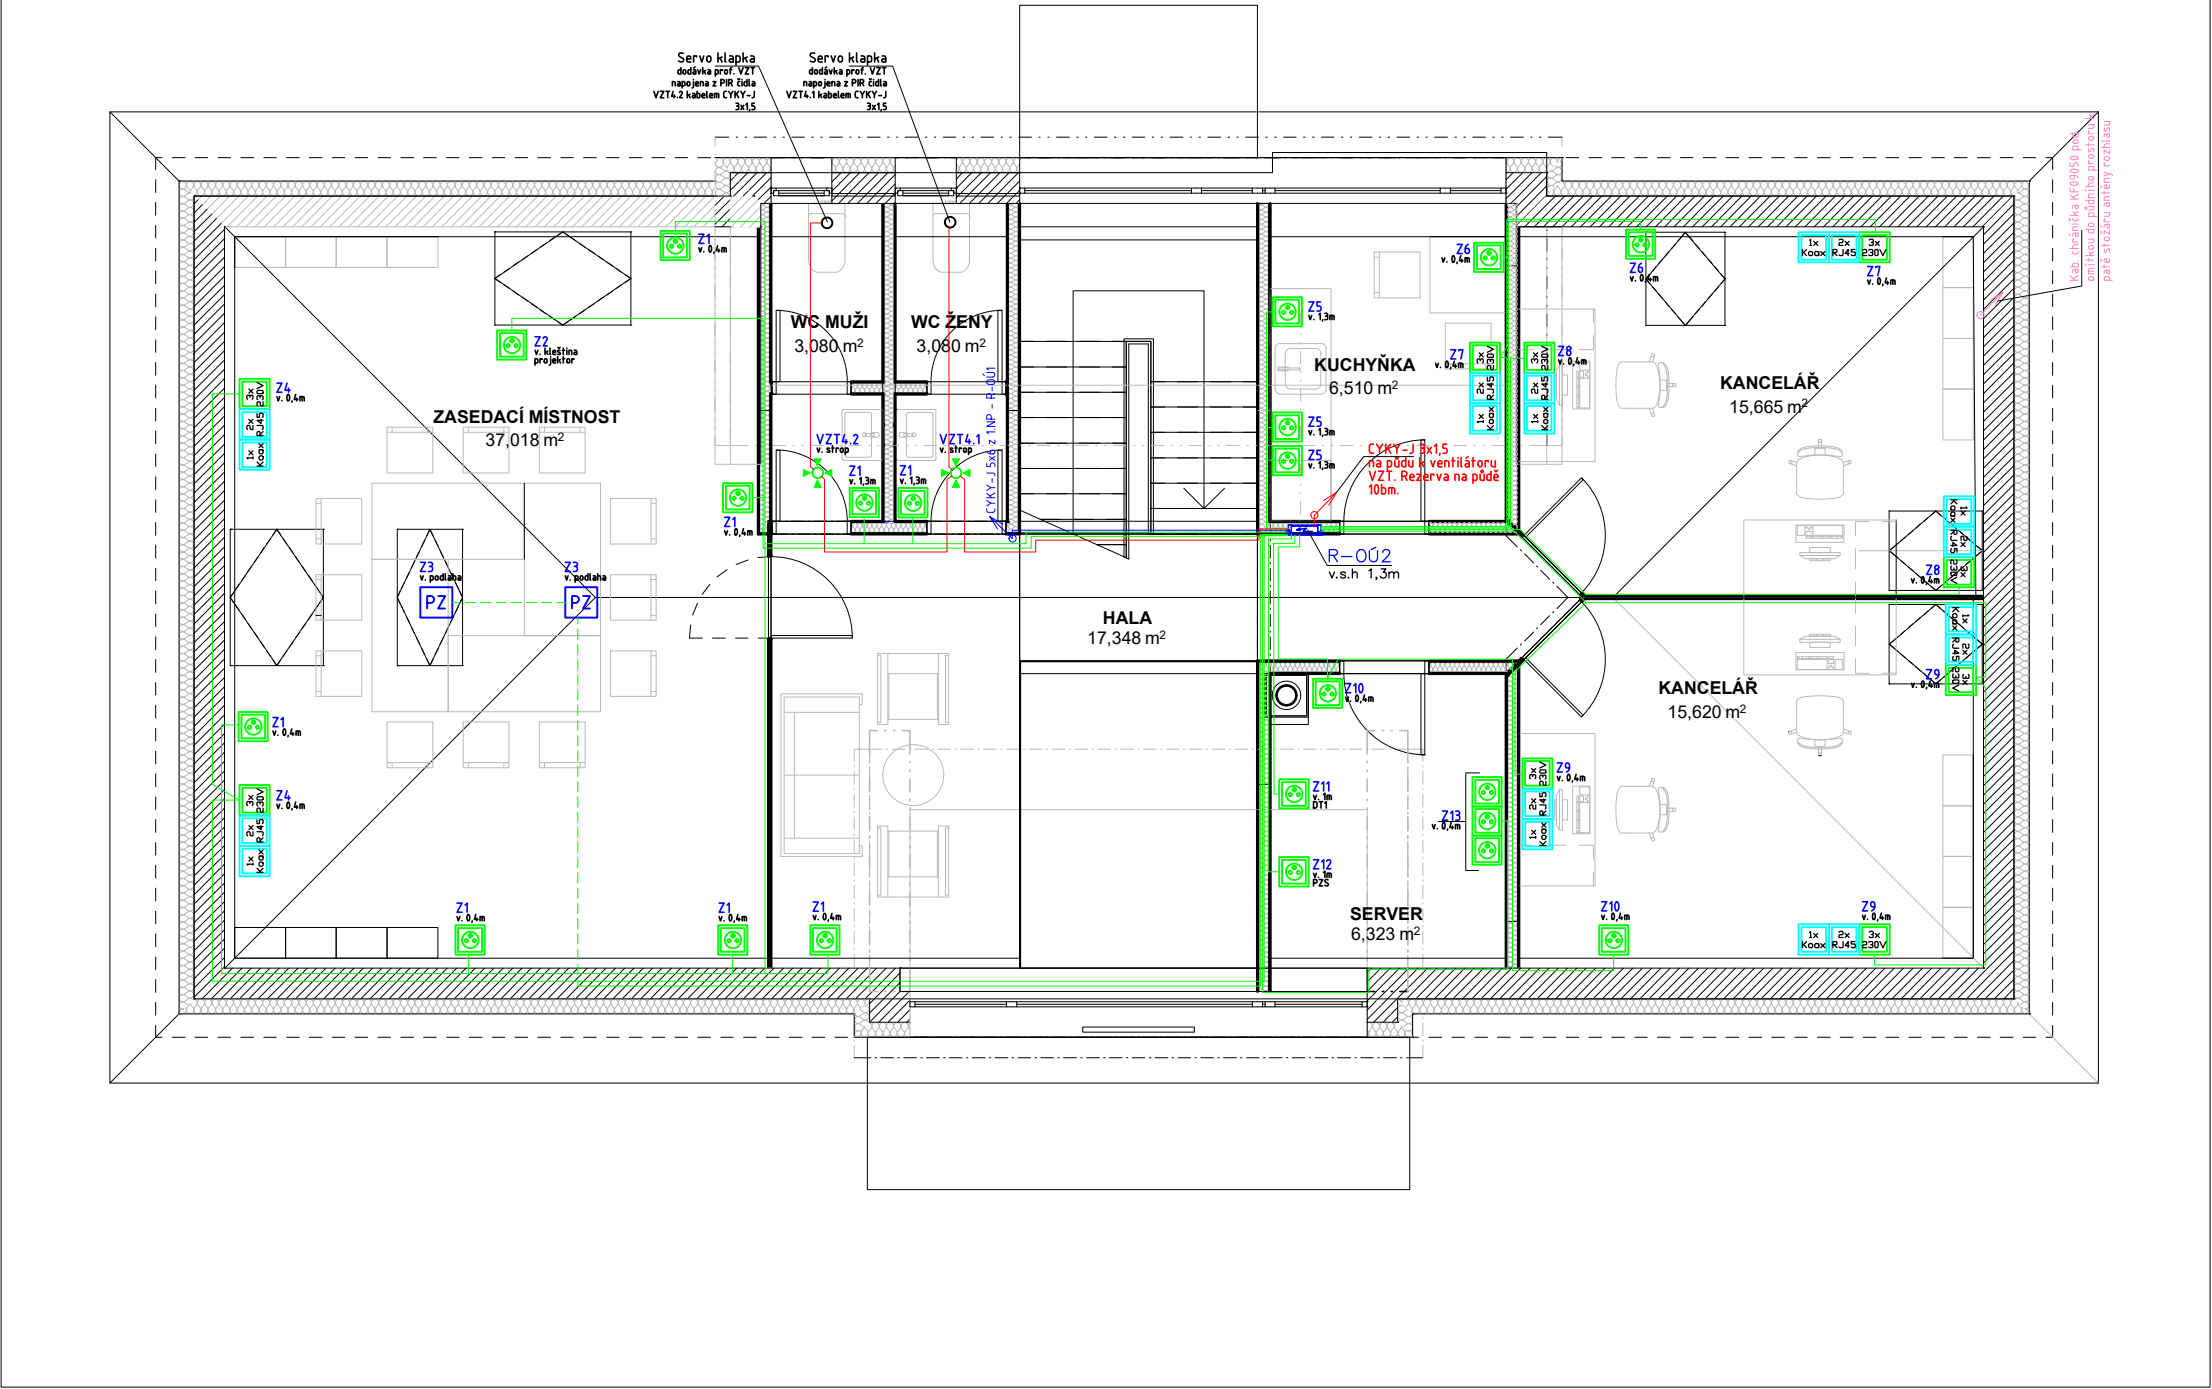

LEGENDA ZNAČEK:

Rozváděč R-OÚ2
- 3/N/PE AC 400/230V 50Hz, TN-S, In 25A
- Zápustný, typ RZA-Z-3S42-H, IP30/20, IK07
- Instalovat do SDK stěny, v.s.h. 1,4m nad podlahou
- Přívod z R-OÚ1 kabel CYKY-J 5x6

Zásuvkové hnízdo — viz detail 1
- 3x zás. 230V, 1x dat. zás. s 2xRJ45, 1x záslepka s koax
- 250V AC, 16A, pod omítku, bílá
- Zás. 230V napojeny kabelem CYKY-J 3x2,5
- Dat. zás. napojena kabely 2x FTP cat 5e — viz SLP
- Do záslepky přivést kabel Koax — viz SLP

Jednonásobná zásuvka
- Podomítková zásuvka 16A, 250V AC, bílá — komplet
- Instalována v podomítkové krabici KP68
- Napojena kabelem CYKY-J 3x2,5

Podlahová zásuvka
- Podomítková krabice Legrand 12 modul. s přístroji Mosaic
- 4x zás. 230V AC 16A; 4x dat. zás. s RJ45
- Zás. 230V AC napojeny kabelem CYKY-J 3x2,5 z R-OÚ2
- Dat. zásuvky napojeny kabely 4x UTP cat 6 z rozv. DT1

Vestavné PIR čidlo pohybu
- 230VAC, 6.3A, 360°, bílá, 10s až 15min, IP20
- pro spínání VZT servo klapek
- Instalována v SDK podhledu
- Napojena kabelem CYKY-J 3x1,5

CYKY-J 3x2,5
- kabel uložen v podlaže v podlahové trubce 1225HFPP

CYKY-J 3x2,5
- kabel uložen pod omítkou


CYKY-J 3x1,5
- kabel uložen pod omítkou/v SDK podhledu

CYKY-J 5x6
- kabel uložen pod omítkou
- přívod z R-OÚ1 pro R-OÚ2

Kabelový prostup mezi patry
- Směrem nahoru (šipka doprava)
- Barva dle kabelu

Kabelový prostup mezi patry
- Směrem dolů (šipka doleva)
- Barva dle kabelu

- Pokyny k provádění prací
- Stávající elektroinstalace bude demontována.
 - Nová elektro instalace bude realizována skrytě pod omítku, svítidla budou instalována přisazeně na stropy nebo stěny místností. Vypínače pro ovládání osvětlení budou instalovány skrytě pod omítku do el. instal. krabic KP68.
 - Nouzová svítidla (NO) budou napojena z obvodu pro umělé osvětlení, tak aby v případě poruchy obvodu umělého osvětlení v daném prostoru došlo k rozsvícení NO svítidel.

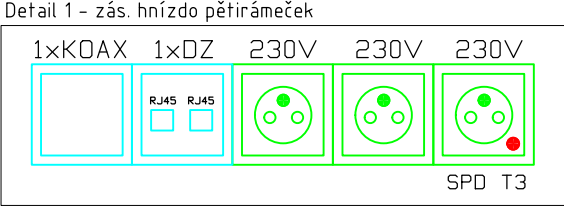

Základní charakteristiky	
Ochrana před NDN:	Řešena dle ČSN 33 2000-4-41 ed.3
	a) základní - kryty, přepážky izolace
	b) porucha - automatické odpojení od zdroje
Soustava:	c) doplněná - proudovým chráničem 30mA
	3/N/PE AC 400/230V 50Hz, TN-S

Vypracoval designer	Jakub Marek	Vedoucí střediska division leader	Jan Doležálek	Zpracoval developed			
Odpovědný projektant EZ HIP / senior designer	Stavba - Kudějka s.r.o., Kunín 104, 742 53 Kunín Elektro - Jan Doležálek, GB ELEKTROSERVIS, spol. s r.o.			GB ELEKTROSERVIS, spol. s r.o. Rybničky 247/26, 741 01 Nový Jičín www.gbelektroservis.cz / 556 709 532			
Investor contracting authority	Obec Žitovice u Nového Jičina						
Místo stavby / projektu building site	Žitovice u Nového Jičina, č.p. 2			Datum date	02/2020	Zakázka commission	09-2020
Akce project	Přístavba, nástavba a stavební úpravy Žitovice u Nového Jičina č.p.2			Stupeň PD project stage	DPS	Měřítko scale	1:75 (4xA4)
Název výkresu drawing title	PŮDORYS 2.NP - ZÁSUVKOVÁ INSTALACE			číslo výkresu annex number	07 / 09-2020		