

TABULKA MÍSTNOSTÍ 1.NP NÁVRH						
Č.	MÍSTNOST	PLOCHA (m2)	PODLAHA	OZNAČENÍ	LÍŠTA	POZNÁMKA
1.01	TRIDA 01	51,2	VINYL	P3	DŘEVĚNÁ LÍŠTA	
1.02	TRIDA 02	63,1	VINYL	P3	DŘEVĚNÁ LÍŠTA	
1.03	JIDELNA	53,0	VINYL	P3	DŘEVĚNÁ LÍŠTA	
1.04	VSTUP	13,6	DLAŽBA	P2	MATERIÁL PODLAHY	
1.05	PŘÍPRAVNA	15,5	DLAŽBA	P2	MATERIÁL PODLAHY	
1.06	TECH. MÍSTNOST	5,9	DLAŽBA	P2	KERAMICKÝ SOKL	
1.07	WC PERSONAL	0,9	DLAŽBA	P2	MATERIÁL PODLAHY	
1.08	UKLID	1,0	DLAŽBA	P2	KERAMICKÝ SOKL	
1.09	HYGIENICKÉ ZAZ.	25,1	DLAŽBA	P1	MATERIÁL PODLAHY	
1.10	CHODBA	2,8	DLAŽBA	P2	KERAMICKÝ SOKL	
		232,1 m²				

LEGENDA STAVEBNÍ ELEKTROINSTALACE:

- ⌚

JEDNOPÓLOVÝ VYPÍNAČ (roz.1)
- ⌚

SERIOVÝ PŘEPÍNAČ (roz.5)
- ⌚

STŘIDAVÝ PŘEPÍNAČ (roz.6)
- ⌚

KŘÍŽOVÝ PŘEPÍNAČ (roz.7)
- ⌚

TLAČKOVÝ SPÍNAČ (roz.1/0S)
- ⌚

ZASUVKA 11, JEDNODUCHÁ
- ⌚

ZASUVKA 11, DVOJITÁ
- ⌚

ZASUVKA 3f (5-pol)
- ⌚

TROUPPOLOVÝ VYPÍNAČ
- ⌚

INSTALAČNÍ KRABICE
- ⌚

VÝVOD PRO SVĚTLO (STROP)
- ⌚

VÝVOD PRO SVĚTLO (STĚNA)
- ⌚

NOUZOVÉ NÁSTĚNNÉ BATERIOVÉ SVÍTIDLO
- ⌚

LED TRUBKOVÉ SVÍTIDLO
- ⌚

AUTONOMNÍ DETEKTOR KOUŘE
- ⌚

TOTAL STOP
- ⌚

ANTENNÍ ZASUVKA TV+R-SAT, KONCOVÁ
- ⌚


DOMOVNÍ ZONEK
- ⌚

ODLUKAČ DOMOVNÍHO ZONEKU
- ⌚

POKROVOVÝ TERMOSTAT
- ⌚

OP - OCHRANNÉ POSPOJOVÁNÍ (KOV/POTRUB)
- ⌚

HOP - HLAVNÍ OCHRANNÁ PŘÍPOJNICE

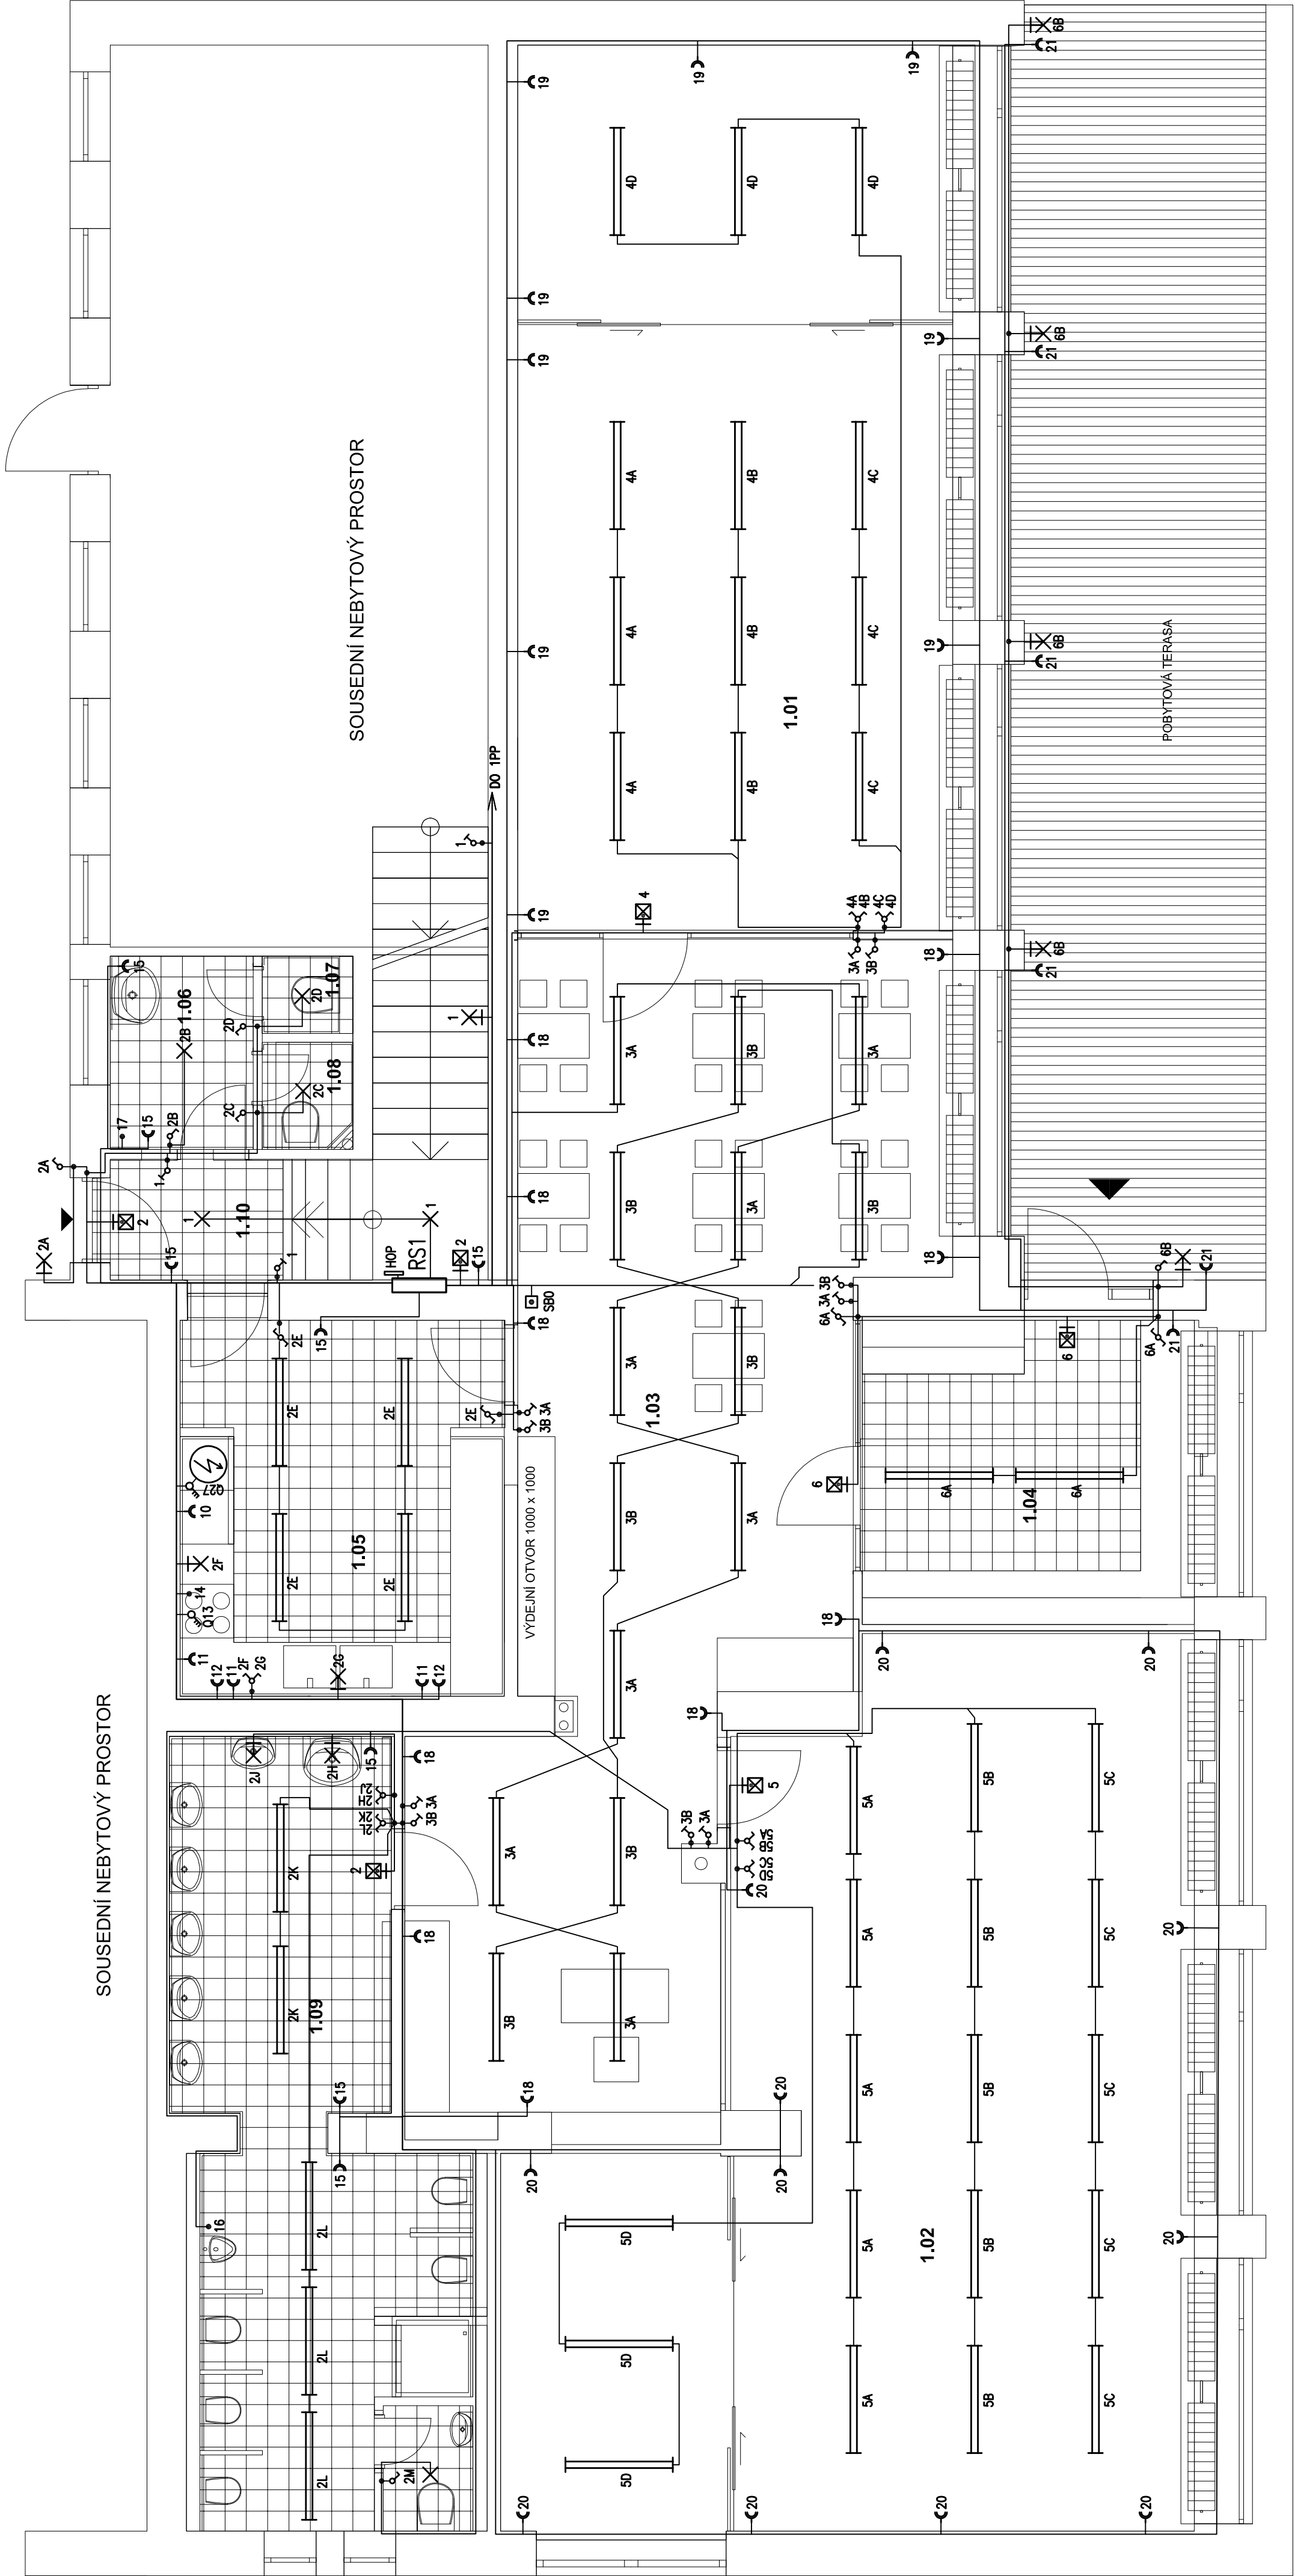

Zhotovitel: Ateliér POD VĚŽÍ, Farní 20, Frýdek-Místek, 738 01

Vypracoval: Ing. Karel Poláček

Zodp.projektant: Ing. arch. Antonín Koblížka, č. autorizace ČKA 04333

Objednatel: Inclub, z.s. Mírovická 843/136, Ostrava Stará Bělá 724 00, IČ: 05761671

Stavba: INTERIÉROVÉ ÚPRAVY
MATEŘSKÉ ŠKOLKY INCLUB, z.s.,
k.ú. ZABŘEH NAD ODROU, p.č. 2081

Suplét: DSP

Datum: 01/2021

Měřítko: 1:50

Formát: A2.1

Obsah: DISPOZICE ELEKTROINSTALACE 1NP

POD VĚŽÍ

D.1.4.3-03.a