


SPLAŠKOVÁ KANALIZACE 3NP

PŮDORYS

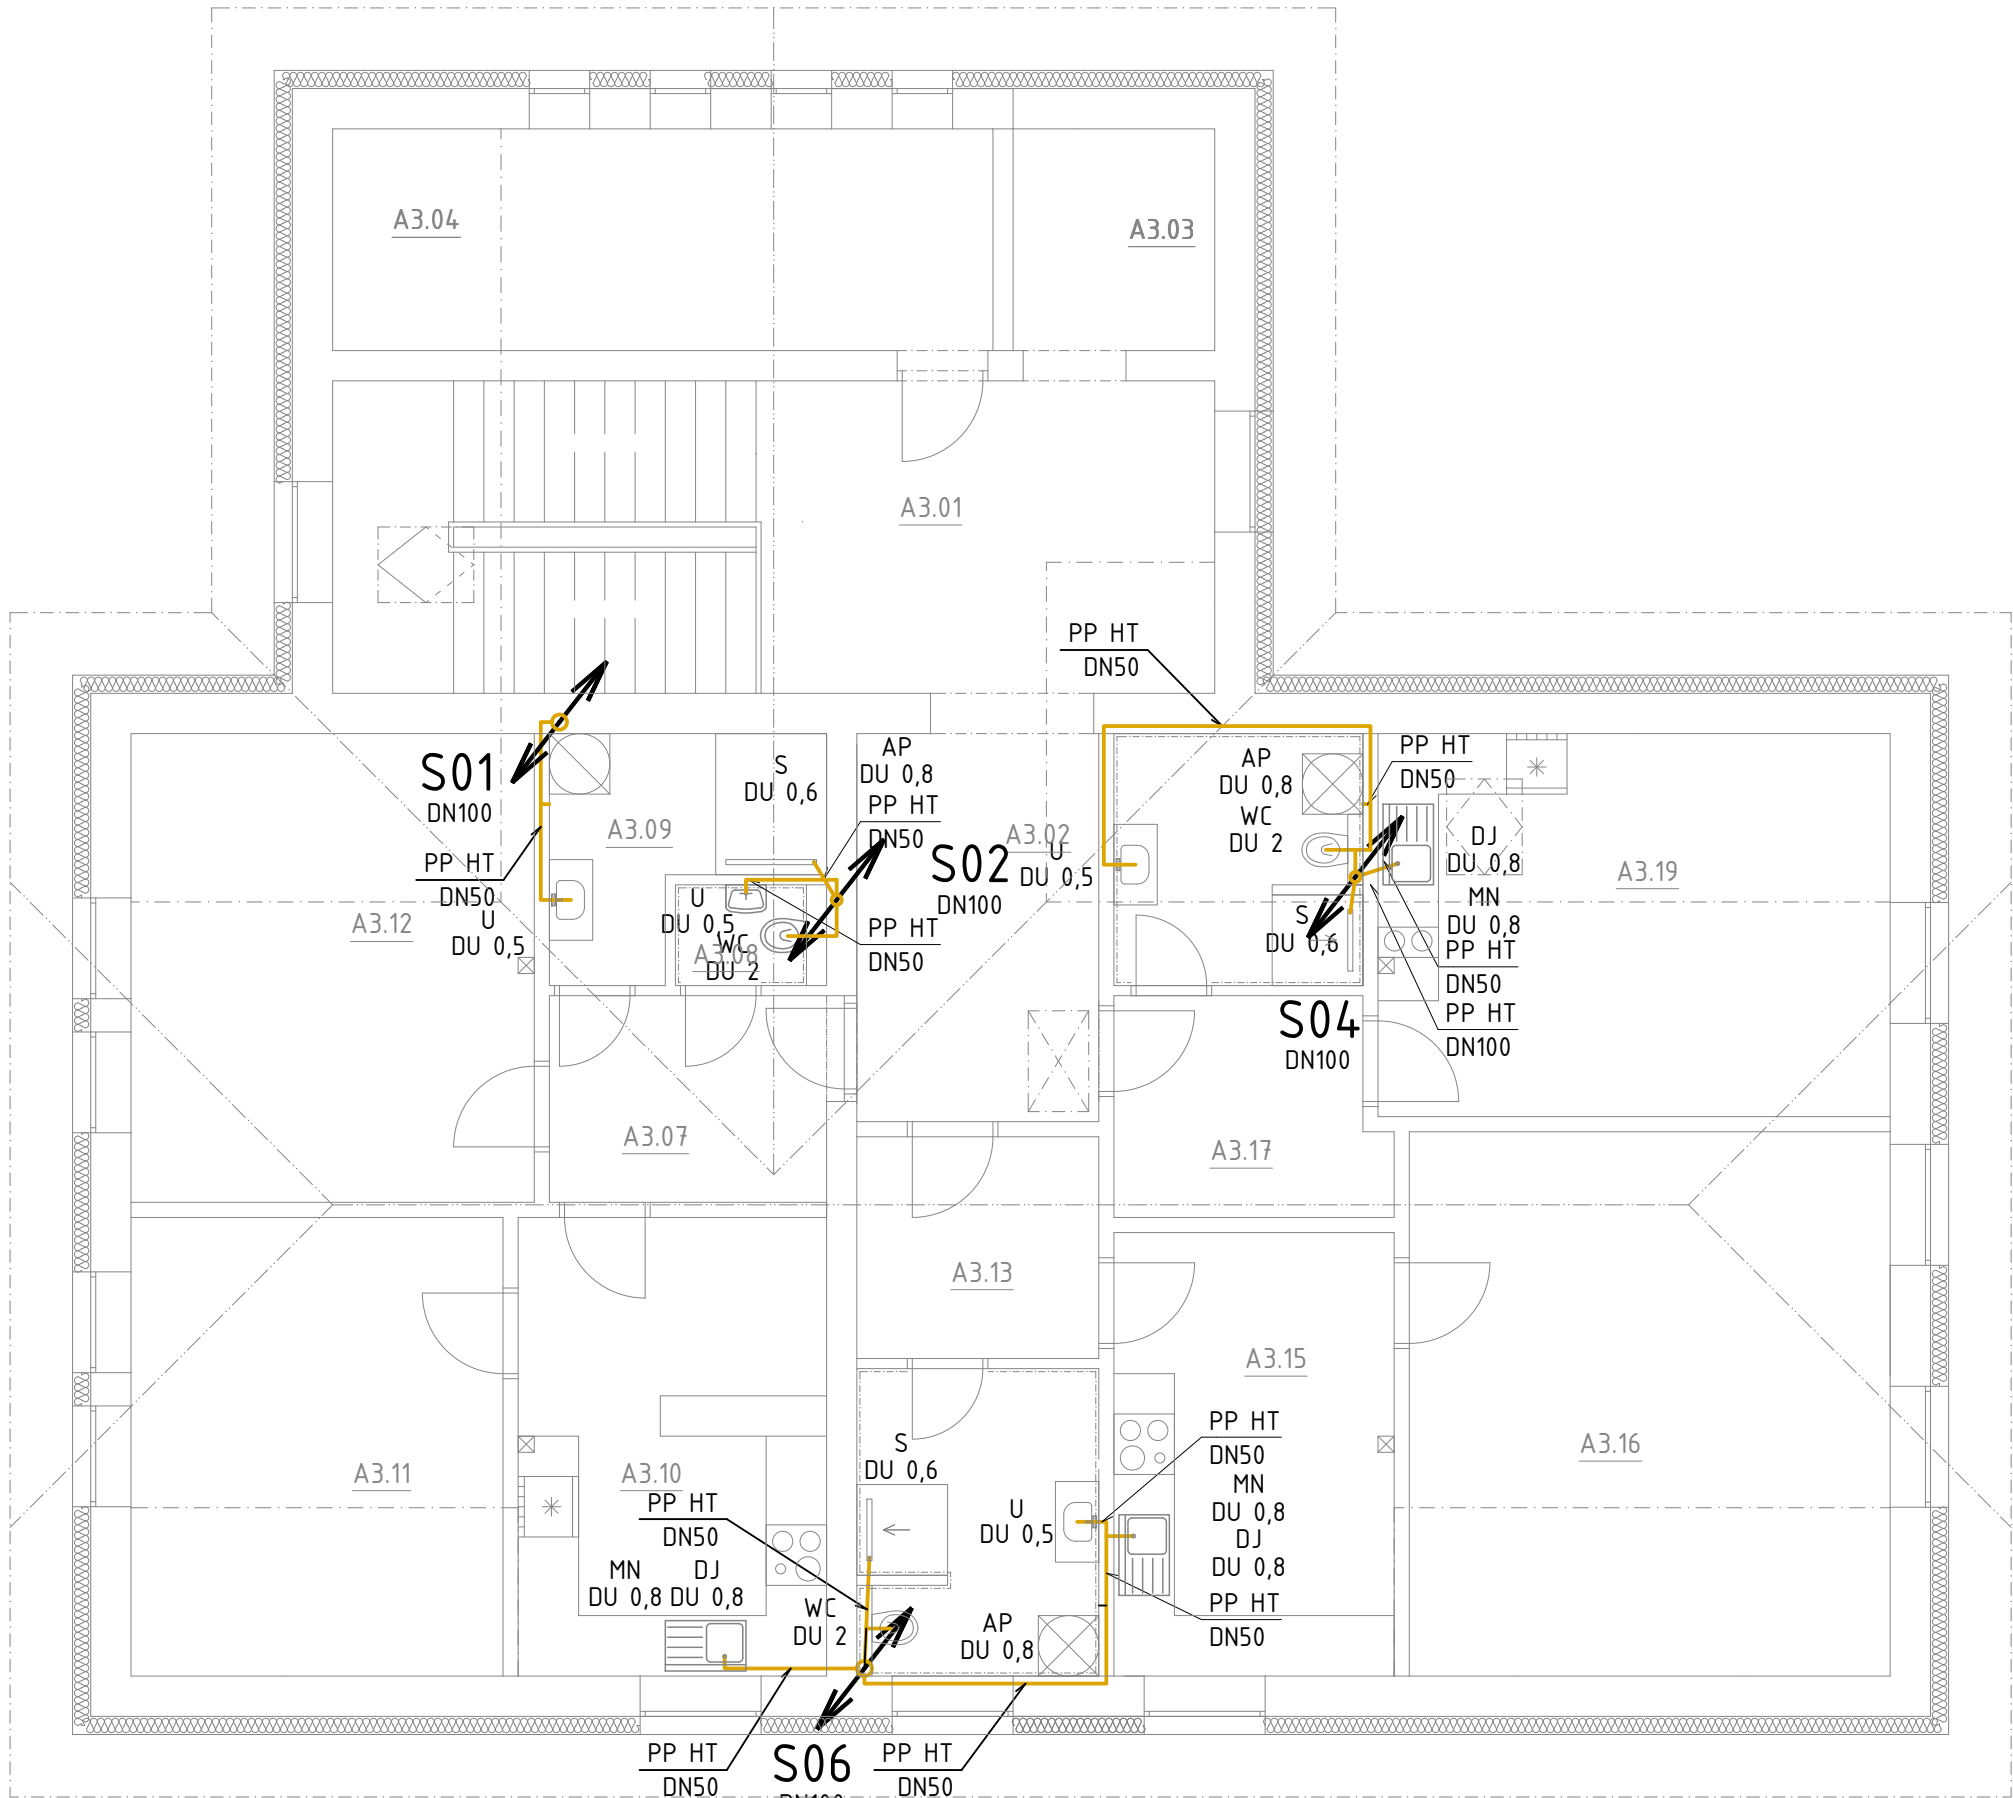

LEGENDA MÍSTNOSTÍ - ČÁST OBJEKTU „A“



BYTY Č. 5-7 + SPOLEČNÉ PROSTORY

	M.Č.	ÚČEL MÍSTNOSTI	PLOCHA	SV.VÝŠKA
			[m²]	[m]
SPOL. PROSTORY	A3.01	SCHODIŠTĚ+CHODBA	26,51	2,550
	A3.02	CHODBA	9,24	2,550
	A3.03	VÝTAHOVÁ ŠACHTA	4,40	3,000
	A3.04	TECHNICKÁ MÍSTNOST	14,41	1,10-2,55
	A3.05	-		
BYT Č.5	A3.07	ZÁDVEŘÍ + CHODBA	5,64	2,550
	A3.08	WC	1,40	2,550
	A3.09	KOUPELNA	5,23	2,550
	A3.10	KUCHYŇ + JÍDELNA	13,92	1,10-2,55
	A3.11	POKOJ	16,79	1,10-2,55
	A3.12	POKOJ	18,60	1,10-2,55
BYT Č.6	A3.13	ZÁDVEŘÍ + ŠATNA	5,28	2,550
	A3.14	KOUPELNA + WC	7,32	2,550
	A3.15	KUCHYŇ + JÍDELNA	12,23	2,550
	A3.16	OBYTNÝ PROSTOR	25,76	1,10-2,55
BYT Č.7	A3.17	ZÁDVEŘÍ + ŠATNA	5,68	2,550
	A3.18	KOUPELNA + WC	6,17	1,10-2,55
	A3.19	OBYTNÝ PROSTOR	19,30	1,10-2,55

LEGENDA ZAŘIZOVACÍCH PŘEDMĚTŮ

- U UMYVADLO , ZÁPACHOVÝ UZÁVĚR, STOJÁNKOVÁ PÁKOVÁ BATERIE,
- WC ZÁVĚSNÝ KERAMICKÝ KLOZET VČETNĚ SEDÁTKA
PŘEDSTĚNOVÝ SYSTÉM S NÁDRŽKOU A OVLÁDACÍM TLÁČÍTKEM
- DJ DŘEZ JEDNODUCHÝ VESTAVĚNÝ DO KUCHYŇSKÉ LINKY, ZÁPACHOVÝ UZÁVĚR STOJÁNKOVÁ PÁKOVÁ BATERIE
2x ROHOVÝ VENTIL DN 15 2x PŘIPOJOVACÍ TRUBIČKA 3/8" x 1/2"DÉLKY 300 mm
- S SPRCHA, SPRCHOVÁ PÁKOVÁ BATERIE SE SMĚŠOVÁNÍM,
- AP ZÁPACHOVÁ UZÁVĚRKA PRO AUTOMATICKOU PRAČKU PODOMÍTKOVÁ VÝTOKOVÝ VENTIL NA HADICI DN 15
POCHROMOVANÝ SE ZPĚTNÝM A ZAVZDUŠŇOVACÍM VENTILEM
- MN MÝČKA NÁDOBÍ ZÁPACHOVÁ UZÁVĚRKA DN50 PRO MÝČKY V KOMBINACI S PŘIPOJENÍM ROZVODU VODY, S
VÝTOKOVÝM VENTILEM 1/2" SE ZPĚTNOU KLAPKOU A PŘIVZDUŠNĚNÍM

LEGENDA ČAR

- S03  SPLAŠKOVÉ ODPADNÍ POTRUBÍ, PP HT
DN100  SPLAŠKOVÉ PŘIPOJOVACÍ POTRUBÍ

POZNÁMKA

- STOUPACÍ POTRUBÍ SPLAŠKOVÉ KANALIZACE BUDOU UMÍSTĚNA V INSTALAČNÍ PŘÍČCE
- MATERIÁL SVODNÉHO POTRUBÍ: PVC - KG, MATERIÁL PŘÍP. A ODPADNÍHO POTRUBÍ: PP - HT
- MATERIÁL DEŠŤ. KANALIZACE: PVC - KG
- STŘEŠNÍ SVODY BUDOU ZAÚSTĚNY DO LAPAČŮ STŘEŠNÍCH SPLAVENIN
- POTRUBÍ DEŠŤOVÉ KANALIZACE BUDE OSAZENO AŽ PO DOKONČENÍ HRUBÝCH TERÉNNÍCH ÚPRAV
- PŘED ZAHÁJENÍM STAVEBNÍCH PRACÍ NUTNO PŘEDEM ZKONTROLOVAT VŠECHNY MÍRY A OVĚŘIT S PROJEKTOVOU DOKUMENTACÍ


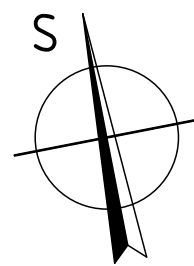


SCHÉMA OBJEKTU

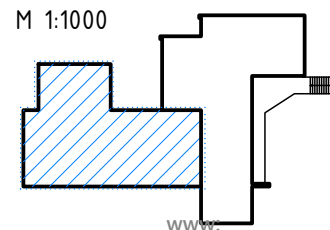


GSM:

mail:

www:

±0,000 = 386,30 m n.m. Bpv

+420 721 980 337, sebesta@sb-projekce.cz, www.sb-projekce.cz

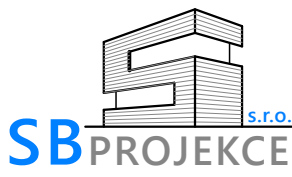PROJEKT: STAVEBNÍ ÚPRAVY OBJEKTU OZNICE č.p. 91 PARCELA ST. Č. 129, K.Ú. OZNICE		 PARÉ:	
INVESTOR: OBEC OZNICE, OZNICE 109, 756 24 OZNICE		ZODP. PROJEKTANT: Ing. PETR ŠEBESTA	
OBJEKT: SO-01 - OBJEKT OBČ. VYBAVENOSTI		VYPRACOVAL: Ing. VÁCLAV ZAJÍČEK	
ČÁST DOKUMENTACE: D - DOKUMENTACE OBJEKTŮ		Č. ZAK.: 007/2025	STUPEŇ: DPS
NÁZEV VÝKRESU: SPLAŠKOVÁ KANALIZACE 3NP		FORMÁT: 4A4	DATUM: 12/2024
PŮDORYS		MĚŘÍTKO: 1:75	ČÍSLO VÝKRESU: D.1.2.2.2.d-03