


VNITŘNÍ ROZVOD ZEMNÍHO PLYNU 1NP

PŮDORYS

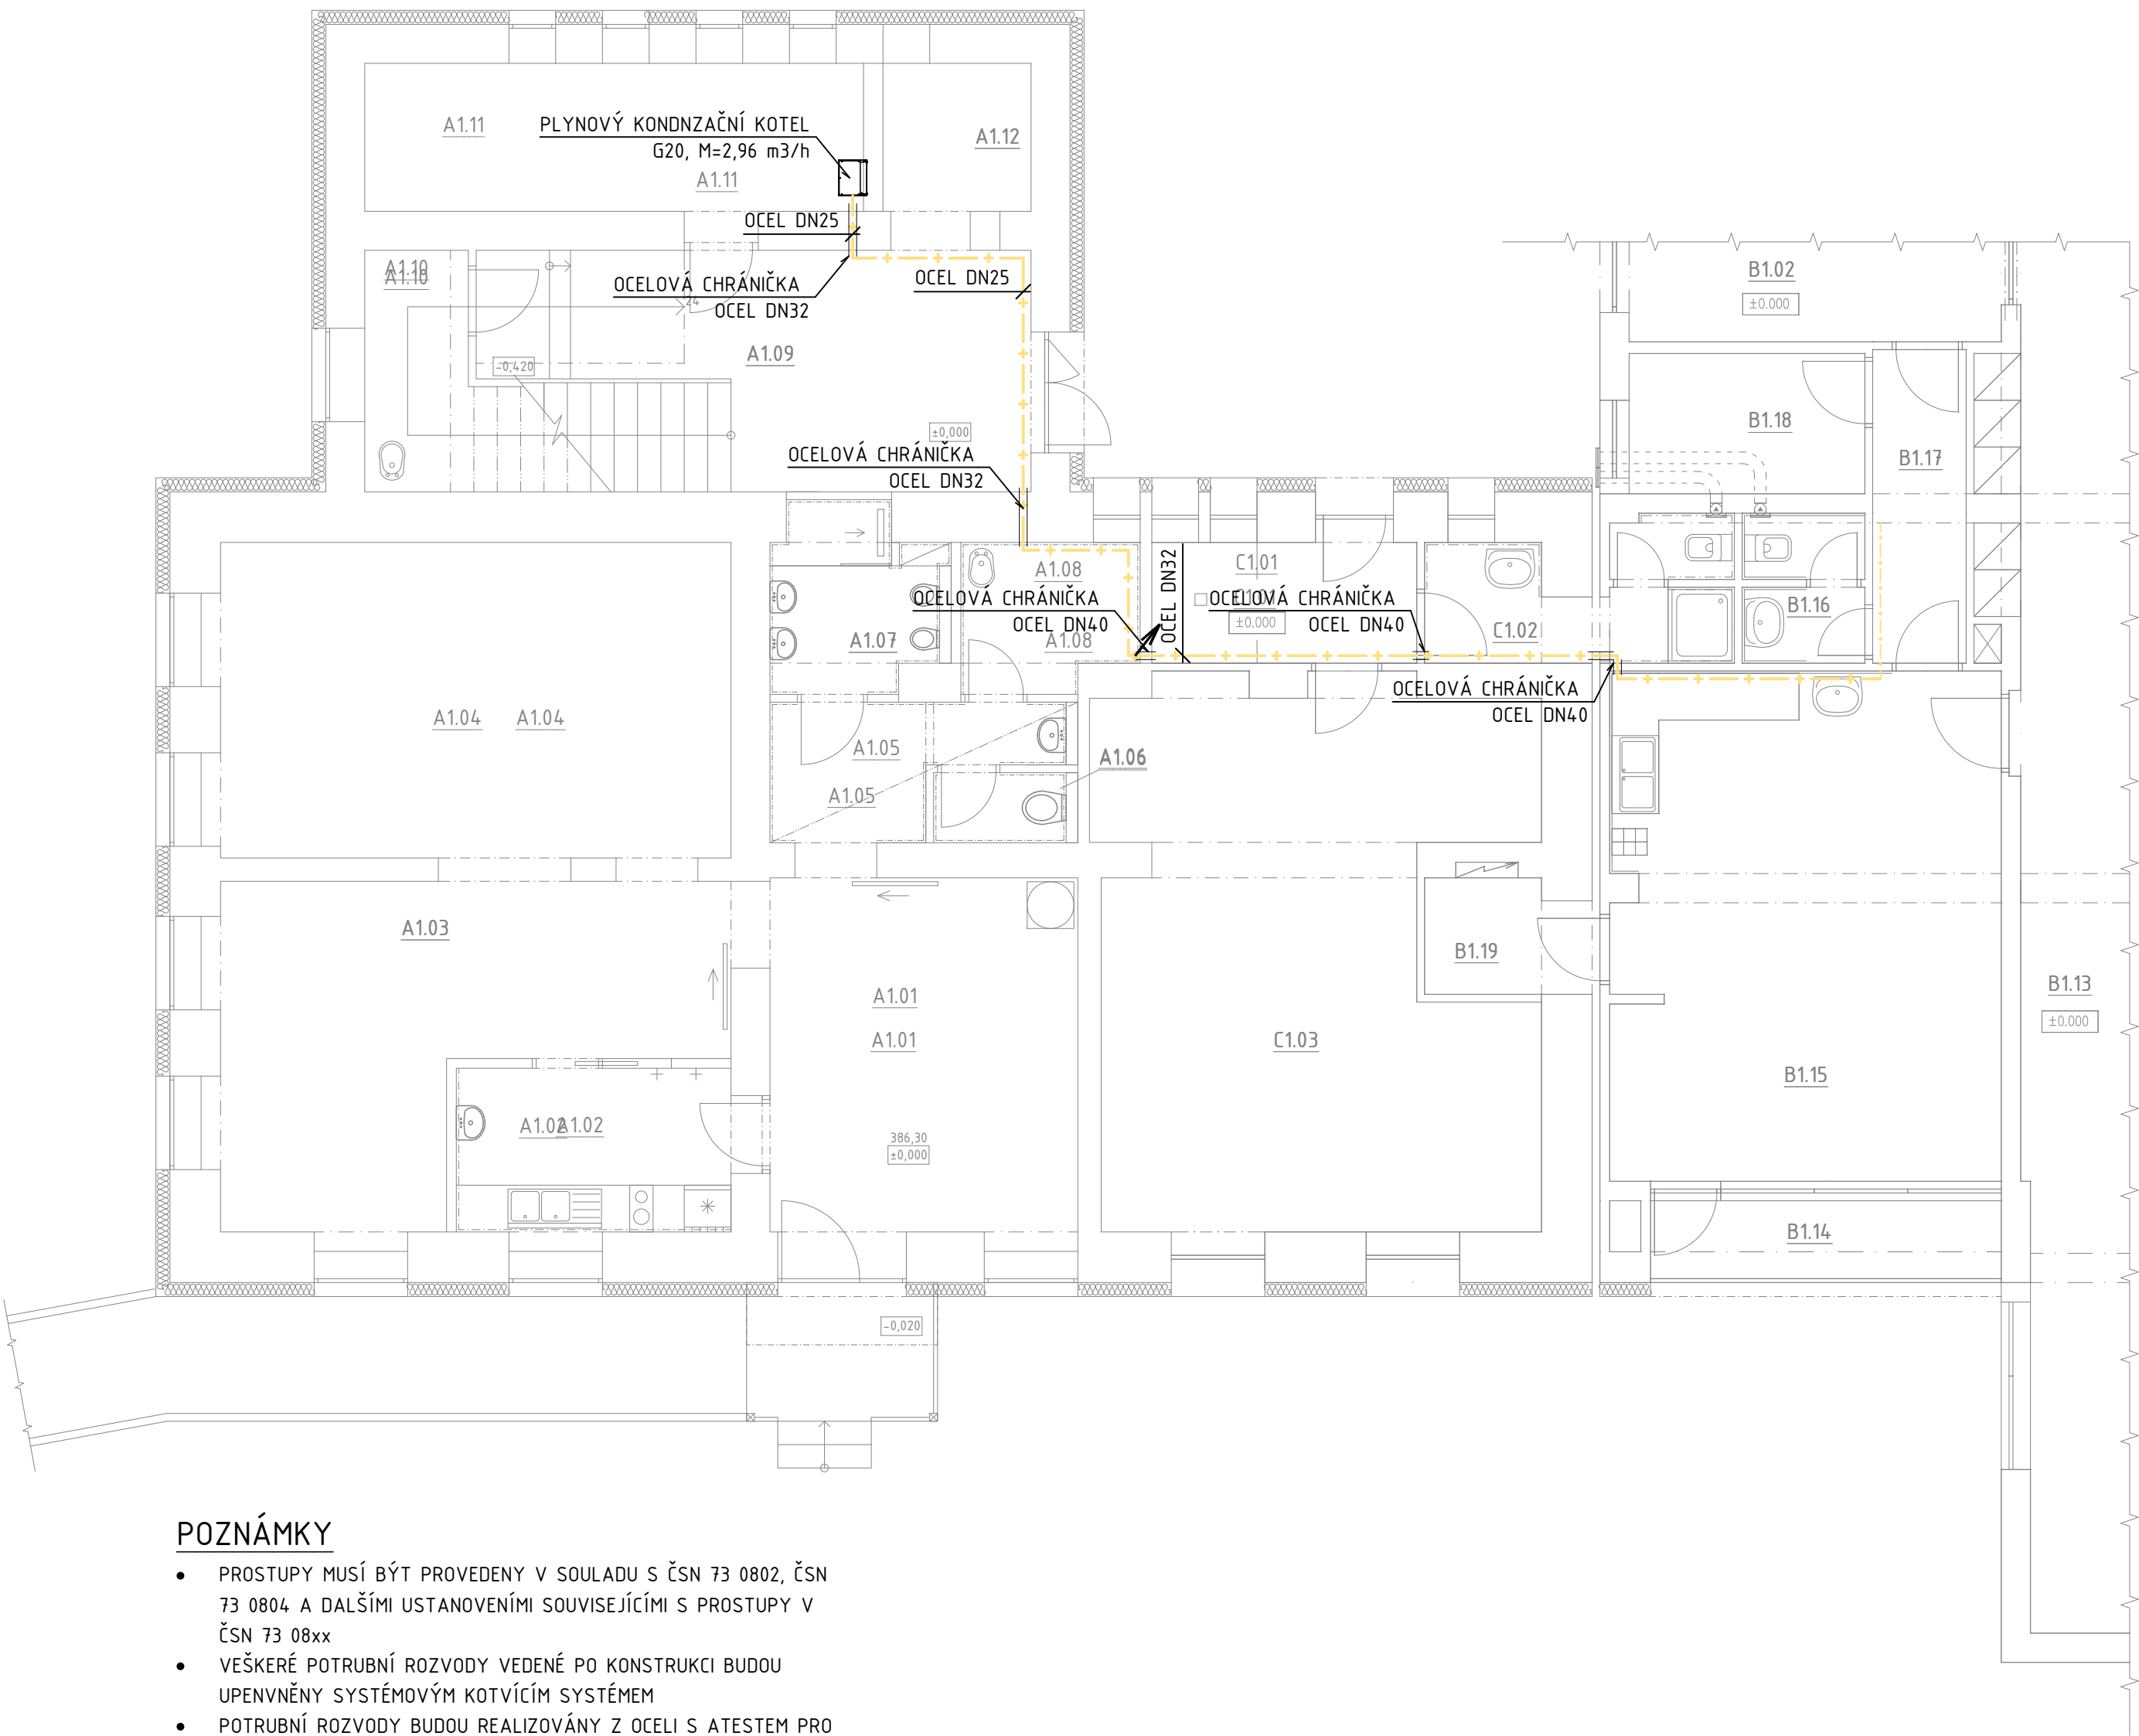



DĚTSKÁ SKUPINA + SPOLEČNÉ PROSTORY

M.Č.	ÚČEL MÍSTNOSTI	PLOCHA [m²]	SV.VÝŠKA [m]
A1.01	ZÁDVEŘÍ + ŠATNA	17,95	3,385
A1.02	VÝDEJ JÍDLA	7,40	3,385
A1.03	DENNÍ MÍSTNOST I.	21,35	3,385
A1.04	DENNÍ MÍSTNOST II.	26,52	3,385
A1.05	PŘEDSÍŇ WC	5,18	3,385
A1.06	WC - PERSONÁL	1,67	3,385
A1.07	WC + SPRCHA - DĚTI	5,00	3,385
A1.08	ÚKLIDOVÁ MÍSTNOST	4,18	3,385
A1.09	CHODBA + SCHODIŠTĚ	26,50	3,385
A1.10	ÚLOŽNÝ PROSTOR	6,90	3,385
A1.11	TECHNICKÁ M. / ÚKLID	12,26	3,385
A1.12	VÝTAHOVÁ ŠACHTA	3,61	-
A1.13	-		
A1.14	-		

LEGENDA MÍSTNOSTÍ - ČÁST OBJEKTU „B“ MATEŘSKÉ CENTRUM


Č.M.	NÁZEV MÍSTNOSTI	PLOCHA [m²]
B1.01	KRYTÝ VSTUP	
B1.02	VSTUPNÍ HALA	12,62
B1.03	KNIHOVNA	21,49
B1.04	BEZBARIEROVÉ WC	3,10
B1.05	WC - MUŽI	9,75
B1.06	WC - ŽENY	11,34
B1.07	WC - DĚTI	6,12
B1.08a	ÚKLID + SKLAD	1,33
B1.08b	CHODBA	8,72
B1.09	TERASA	78,73
B1.10	VSTUPNÍ ZÁDVEŘÍ	2,79
B1.11	CHODBA	4,33
B1.12	ŠATNA	9,01
B1.13	SÁL	116,56
B1.14	BALKON	4,50
B1.15	KUCHYŇ	32,69
B1.16	WC PERSONÁL	3,03
B1.17	CHODBA	4,83
B1.18	ŠATNA PERSONÁL	5,45
B1.19	ELEKTRO ROZVADĚČ	2,96

LEGENDA ČAR

V01  STOUPACÍ VODOVODNÍ POTRUBÍ
OCELOVÁ CHRÁNIČKA  VNITŘNÍ ROZVOD ZEMNÍHO PLYNU

POZNÁMKY

- PROSTUPY MUSÍ BÝT PROVEDENY V SOULADU S ČSN 73 0802, ČSN 73 0804 A DALŠÍMI USTANOVENÍMI SOUVISEJÍCÍMI S PROSTUPY V ČSN 73 08xx
- VEŠKERÉ POTRUBNÍ ROZVODY VEDENÉ PO KONSTRUKCI BUDOU UPENVNĚNY SYSTÉMOVÝM KOTVÍCÍM SYSTÉMEM
- POTRUBNÍ ROZVODY BUDOU REALIZOVÁNY Z OCELI S ATESTEM PRO ZEMNÍ PLYN, KTERÉ BUDOU SPOJOVÁNY SVAŘOVÁNÍM
- POTRUBNÍ ROZVODY BUDOU OPATŘENY OCHRANNÝM NÁTĚREM ŽLUTÉ BARVY

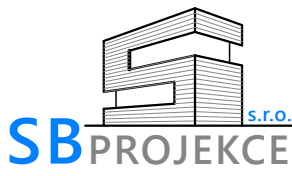PROJEKT: STAVEBNÍ ÚPRAVY OBJEKTU OZNICE č.p. 91 PARCELA ST. Č. 129, K.Ú. OZNICE				PARÉ:
INVESTOR: OBEC OZNICE, OZNICE 109, 756 24 OZNICE		ZODP. PROJEKTANT: Ing. PETR ŠEBESTA		
		VYPRACOVAL: Ing. VÁCLAV ZAJÍČEK		
OBJEKT: SO-01 - OBJEKT OBČ. VYBAVENOSTI		Č. ZAK.: 007/2025	STUPEŇ: DPS	
ČÁST DOKUMENTACE: D - DOKUMENTACE OBJEKTŮ		FORMÁT: 4A4	DATUM: 12/2024	
NÁZEV VÝKRESU: VNITŘNÍ ROZVOD ZEMNÍHO PLYNU 1NP		MĚŘÍTKO: 1:75	ČÍSLO VÝKRESU: D.1.2.3.2-02	