


VĚTRÁNÍ 1NP

PŮDORYS

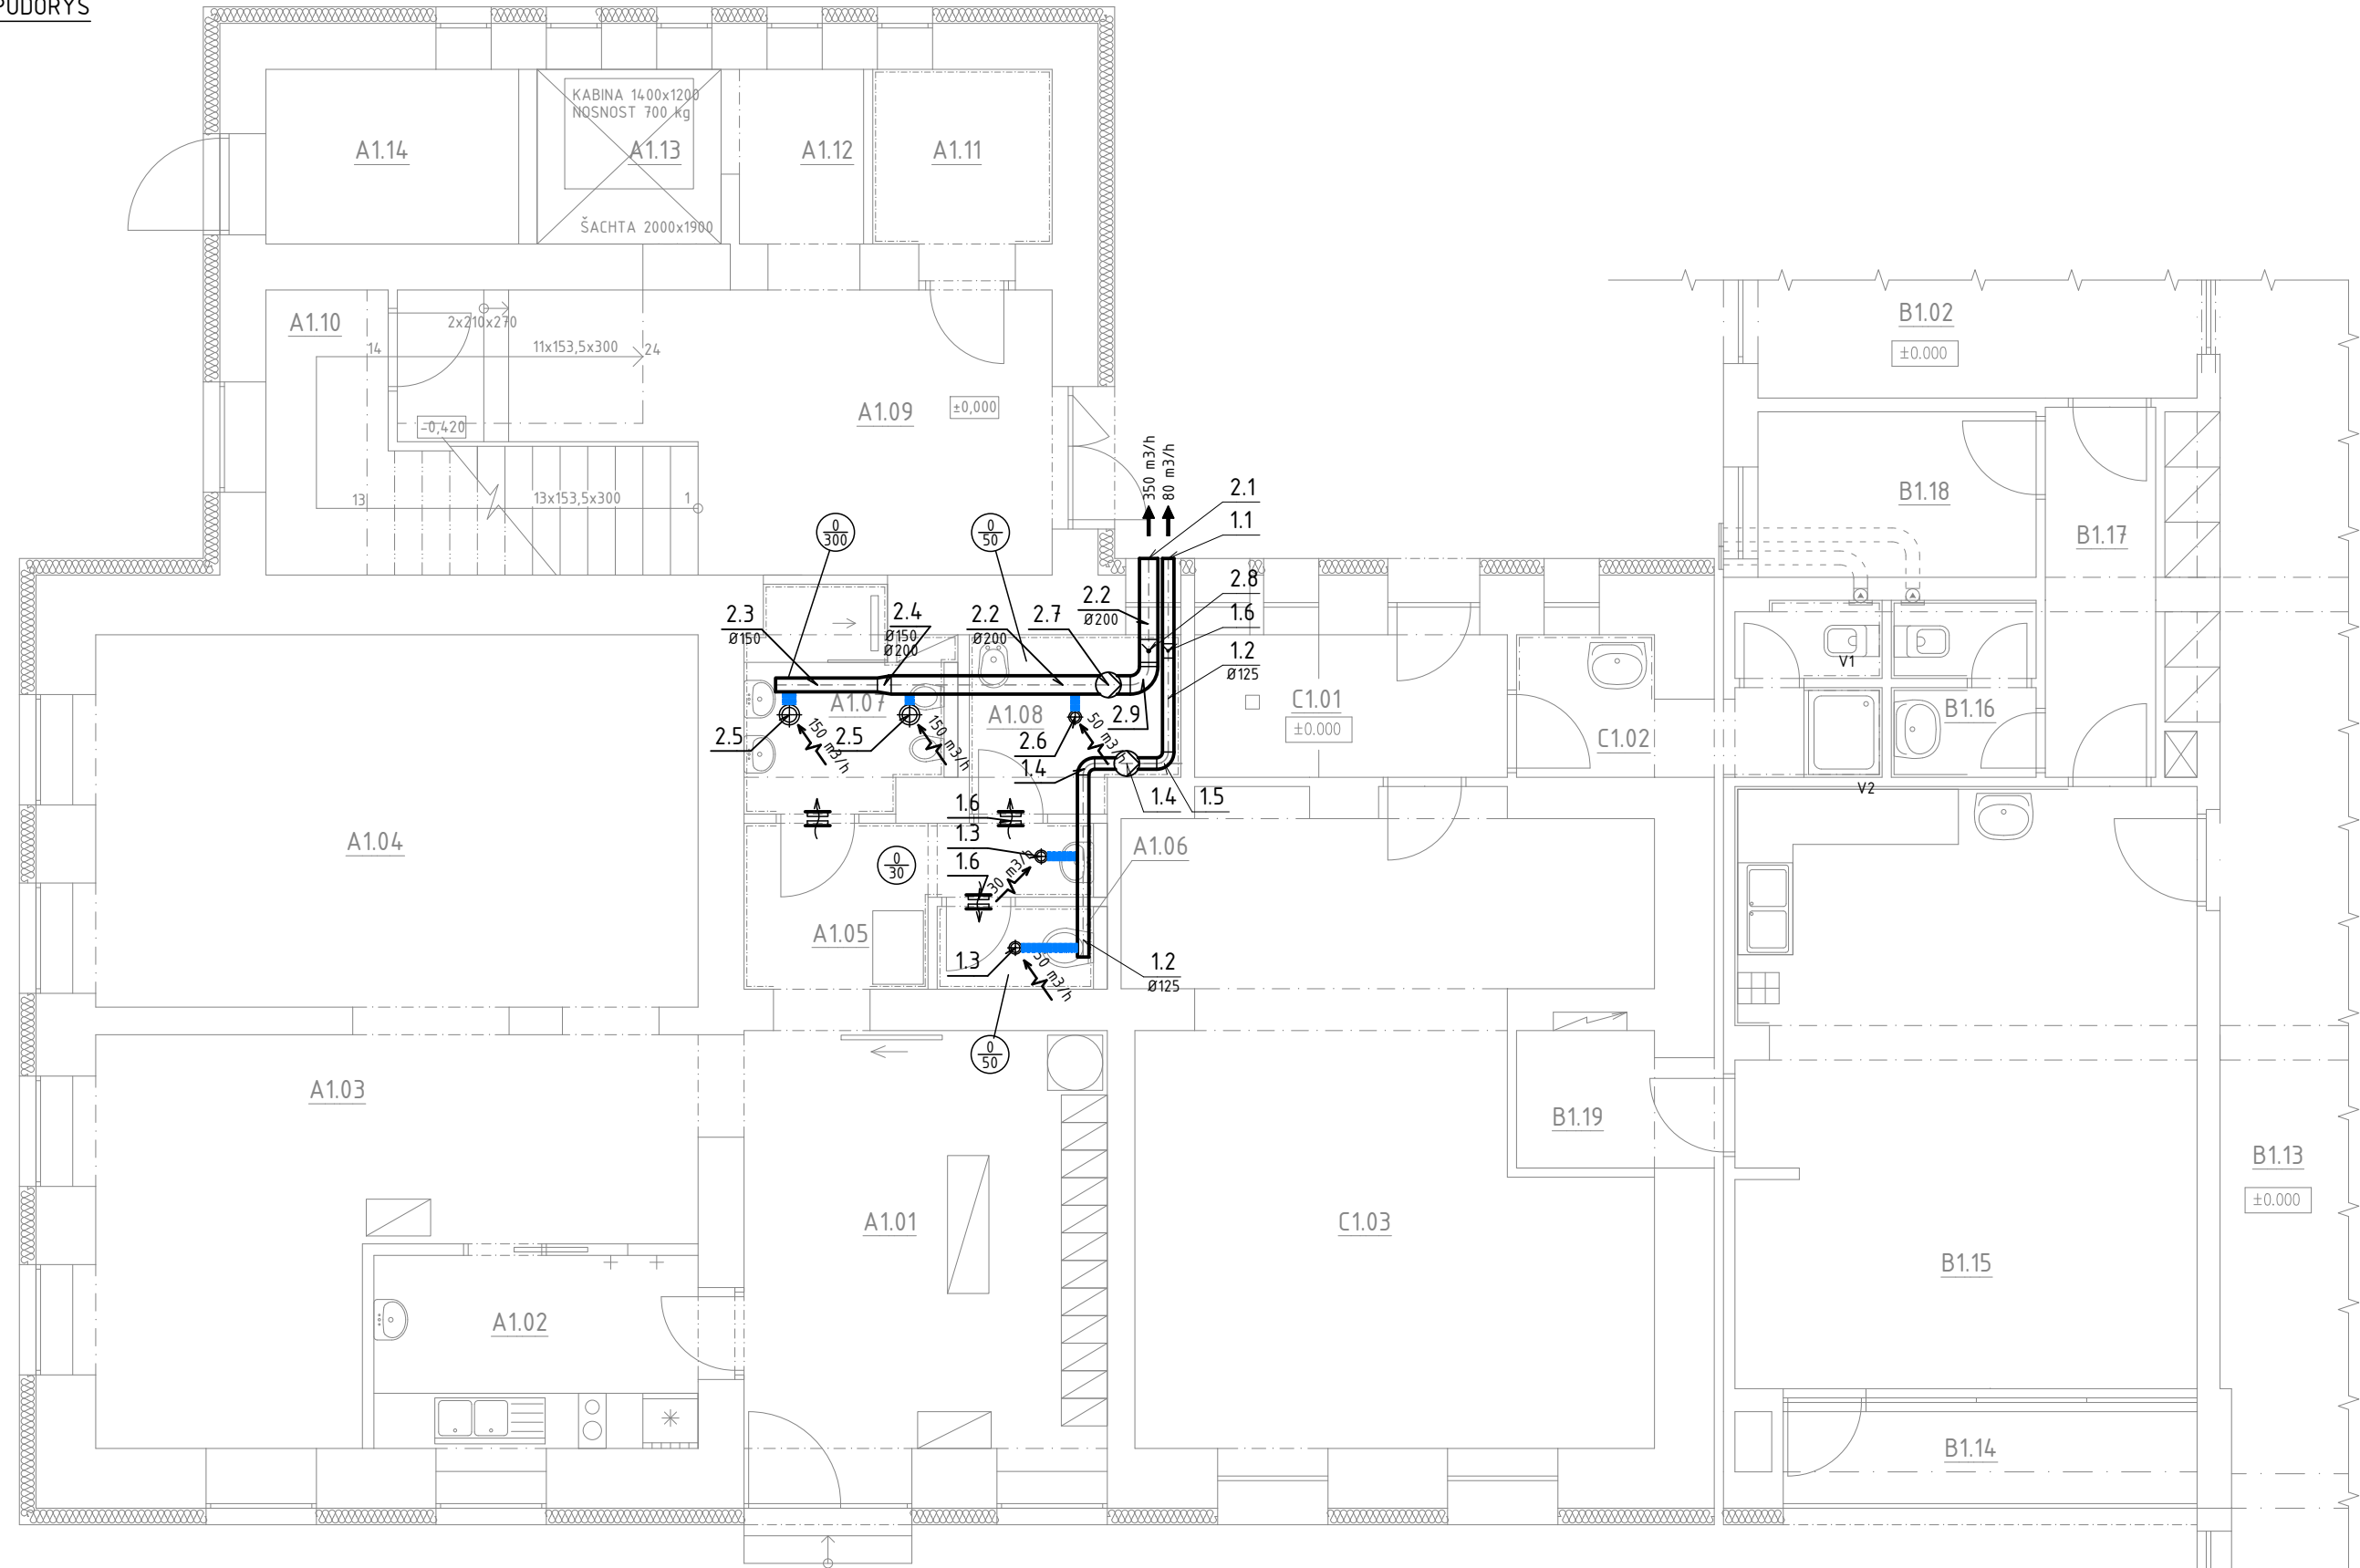

LEGENDA ZAŘÍZENÍ VZT

- ODVODNÍ VZT POTRUBÍ
- VENTILÁTOR
- NÁSTĚNNÝ VÝFUKOVÝ KUS S OCHRANNÝM PLETIVEM
- SMĚR PROUDĚNÍ VZDUCHU
- PŘÍVODNÍ/ODVODNÍ VENTIL
- MNOŽSTVÍ VZDUCHU - PŘÍVOD Vp (m³/h)
- MNOŽSTVÍ VZDUCHU - ODVOD Vo (m³/h)
- DVEŘNÍ MŘÍŽKA

POZNÁMKA

- VZT POTRUBÍ NUTNO PŘI MONTÁŽI NA ZÁVĚSECH PRUŽNĚ ULOŽIT - PODLOŽIT TĚSNĚNÍM NEBO ODPRUŽNÉ MONTÁŽNÍ ÚHELNÍKY
- VE SPOJÍCH NUTNO OPATŘIT POTRUBÍ VODIVÝM SPOJENÍM (ŠROUB S MATICÍ A VĚJÍŘOVOU PODLOŽKOU NA KAŽDOU PŘÍRUBU)
- SPIRO POTRUBÍ BUDE OPATŘENO VODIVÝM SPOJENÍM
- VNITŘNÍ RÁDIUS KOLEN A OBLOUKŮ R=DN, POKUD NENÍ UVEDENO JINAK

LEGENDA MÍSTNOSTÍ - ČÁST OBJEKTU „B“  
MATEŘSKÉ CENTRUM

Č.M.	NÁZEV MÍSTNOSTI	PLOCHA [m²]
B1.01	KRYTÝ VSTUP	
B1.02	VSTUPNÍ HALA	12,62
B1.03	KNIHOVNA	21,49
B1.04	BEZBARIEROVÉ WC	3,10
B1.05	WC - MUŽI	9,75
B1.06	WC - ŽENY	11,34
B1.07	WC - DĚTI	6,12
B1.08a	ÚKLID + SKLAD	1,33
B1.08b	CHODBA	8,72
B1.09	TERASA	78,73
B1.10	VSTUPNÍ ZÁDVEŘÍ	2,79
B1.11	CHODBA	4,33
B1.12	ŠATNA	9,01
B1.13	SÁL	116,56
B1.14	BALKON	4,50
B1.15	KUCHYŇ	32,69
B1.16	WC PERSONÁL	3,03
B1.17	CHODBA	4,83
B1.18	ŠATNA PERSONÁL	5,45
B1.19	ELEKTRO ROZVADĚČ	2,96

LEGENDA MÍSTNOSTÍ - ČÁST OBJEKTU „C“  
KLUBOVNA

Č.M.	NÁZEV MÍSTNOSTI	PLOCHA [m²]
C1.01	VSTUPNÍ ZÁDVEŘÍ	5,27
C1.02	WC - KLUBOVNA	6,10
C1.03	KLUBOVNA	36,94

LEGENDA VZT 1NP

VZT ZAŘ. 1 - NUCENÝ ODVOD VZDUCHU

- 1.1 PROTIDEŠŤOVÁ ŽALUZIE Ø125
- 1.2 KRUHOVÉ SPIRO POTRUBÍ Ø125 mm
- 1.3 ODVODNÍ KRUHOVÝ TALÍŘOVÝ VENTIL DN 100
- 1.4 POTRUBNÍ VENTILÁTOR Ø125 Q=80m³/h (230/50Hz - 40 W)
- 1.5 OBLOUK SEGMENTOVÝ 90°-200 mm
- 1.6 ZPĚTNÁ KLAPKA DO POTRUBÍ Ø125


VZT ZAŘ. 2 - NUCENÝ ODVOD VZDUCHU

- 2.1 PROTIDEŠŤOVÁ ŽALUZIE Ø200
- 2.2 KRUHOVÉ SPIRO POTRUBÍ Ø200
- 2.3 KRUHOVÉ SPIRO POTRUBÍ Ø150
- 2.4 PŘECHOD OSOVÝ Ø150/Ø200
- 2.5 ODVODNÍ KRUHOVÝ TALÍŘOVÝ VENTIL DN150
- 2.6 ODVODNÍ KRUHOVÝ TALÍŘOVÝ VENTIL DN100
- 2.7 POTRUBNÍ VENTILÁTOR Ø200 Q=350m³/h (230/50Hz - 40 W)
- 2.8 ZPĚTNÁ KLAPKA DO POTRUBÍ Ø200
- 2.9 OBLOUK SEGMENTOVÝ 90°-200 mm

LEGENDA MÍSTNOSTÍ - ČÁST OBJEKTU „A“  
DĚTSKÁ SKUPINA + SPOLEČNÉ PROSTORY

M.Č.	ÚČEL MÍSTNOSTI	PLOCHA [m²]	SV.VÝŠKA [m]
A1.01	ZÁDVEŘÍ + ŠATNA	17,95	3,385
A1.02	VÝDEJ JÍDLA	7,40	3,385
A1.03	DENNÍ MÍSTNOST I.	21,35	3,385
A1.04	DENNÍ MÍSTNOST II.	26,52	3,385
A1.05	PŘEDSÍN WC	5,18	3,385
A1.06	WC - PERSONÁL	1,67	3,385
A1.07	WC + SPRCHA - DĚTI	5,00	3,385
A1.08	ÚKLIDOVÁ MÍSTNOST	4,18	3,385
A1.09	CHODBA + SCHODIŠTĚ	26,50	3,385
A1.10	ÚLOŽNÝ PROSTOR	6,90	3,385
A1.11	TECHNICKÁ M. / ÚKLID	12,26	3,385
A1.12	VÝTAHOVÁ ŠACHTA	3,61	-
A1.13	-		
A1.14	-		

SCHEMA OBJEKTU  
M 1:500

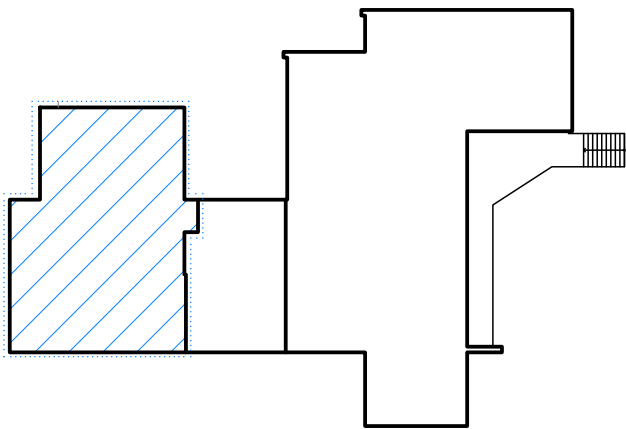

+0,000 = 386,30 m n.m. Bpv		GSM: +420 721 980 337, sebesta@sb-projekce.cz, www.sb-projekce.cz	
PROJEKT:	STAVEBNÍ ÚPRAVY OBJEKTU OZNICE č.p. 91 PARCELA ST. Č. 129, K.Ú. OZNICE	SBPROJEKCE s.r.o.	
INVESTOR:	OBEC OZNICE, OZNICE 109, 756 24 OZNICE	ZODP. PROJEKTANT: Ing. PETR ŠEBESTA	
OBJEKT:	SO-01 - OBJEKT OBČ. VYBAVENOSTI	VYPRACOVAL: Ing. VÁCLAV ZAJÍČEK	
ČÁST DOKUMENTACE:	D - DOKUMENTACE OBJEKTŮ	Č. ZAK.: 007/2025	STUPEŇ: DPS
NÁZEV VÝKRESU:	PŮDORYS PŮDORYS 1NP	FORMÁT: 4A4	DATUM: 12/2024
		MĚŘÍTKO: 1:75	ČÍSLO VÝKRESU: D.1.2.4.2-08