


## NOVÁ BYTOVÁ ROZVODNICE

SPORÁK PŘIPOJEN 3 FÁZE, VŠE OSTATNÍ NA 1 FÁZI

230V, 50 Hz, TN-C-S

L1, L2, L3

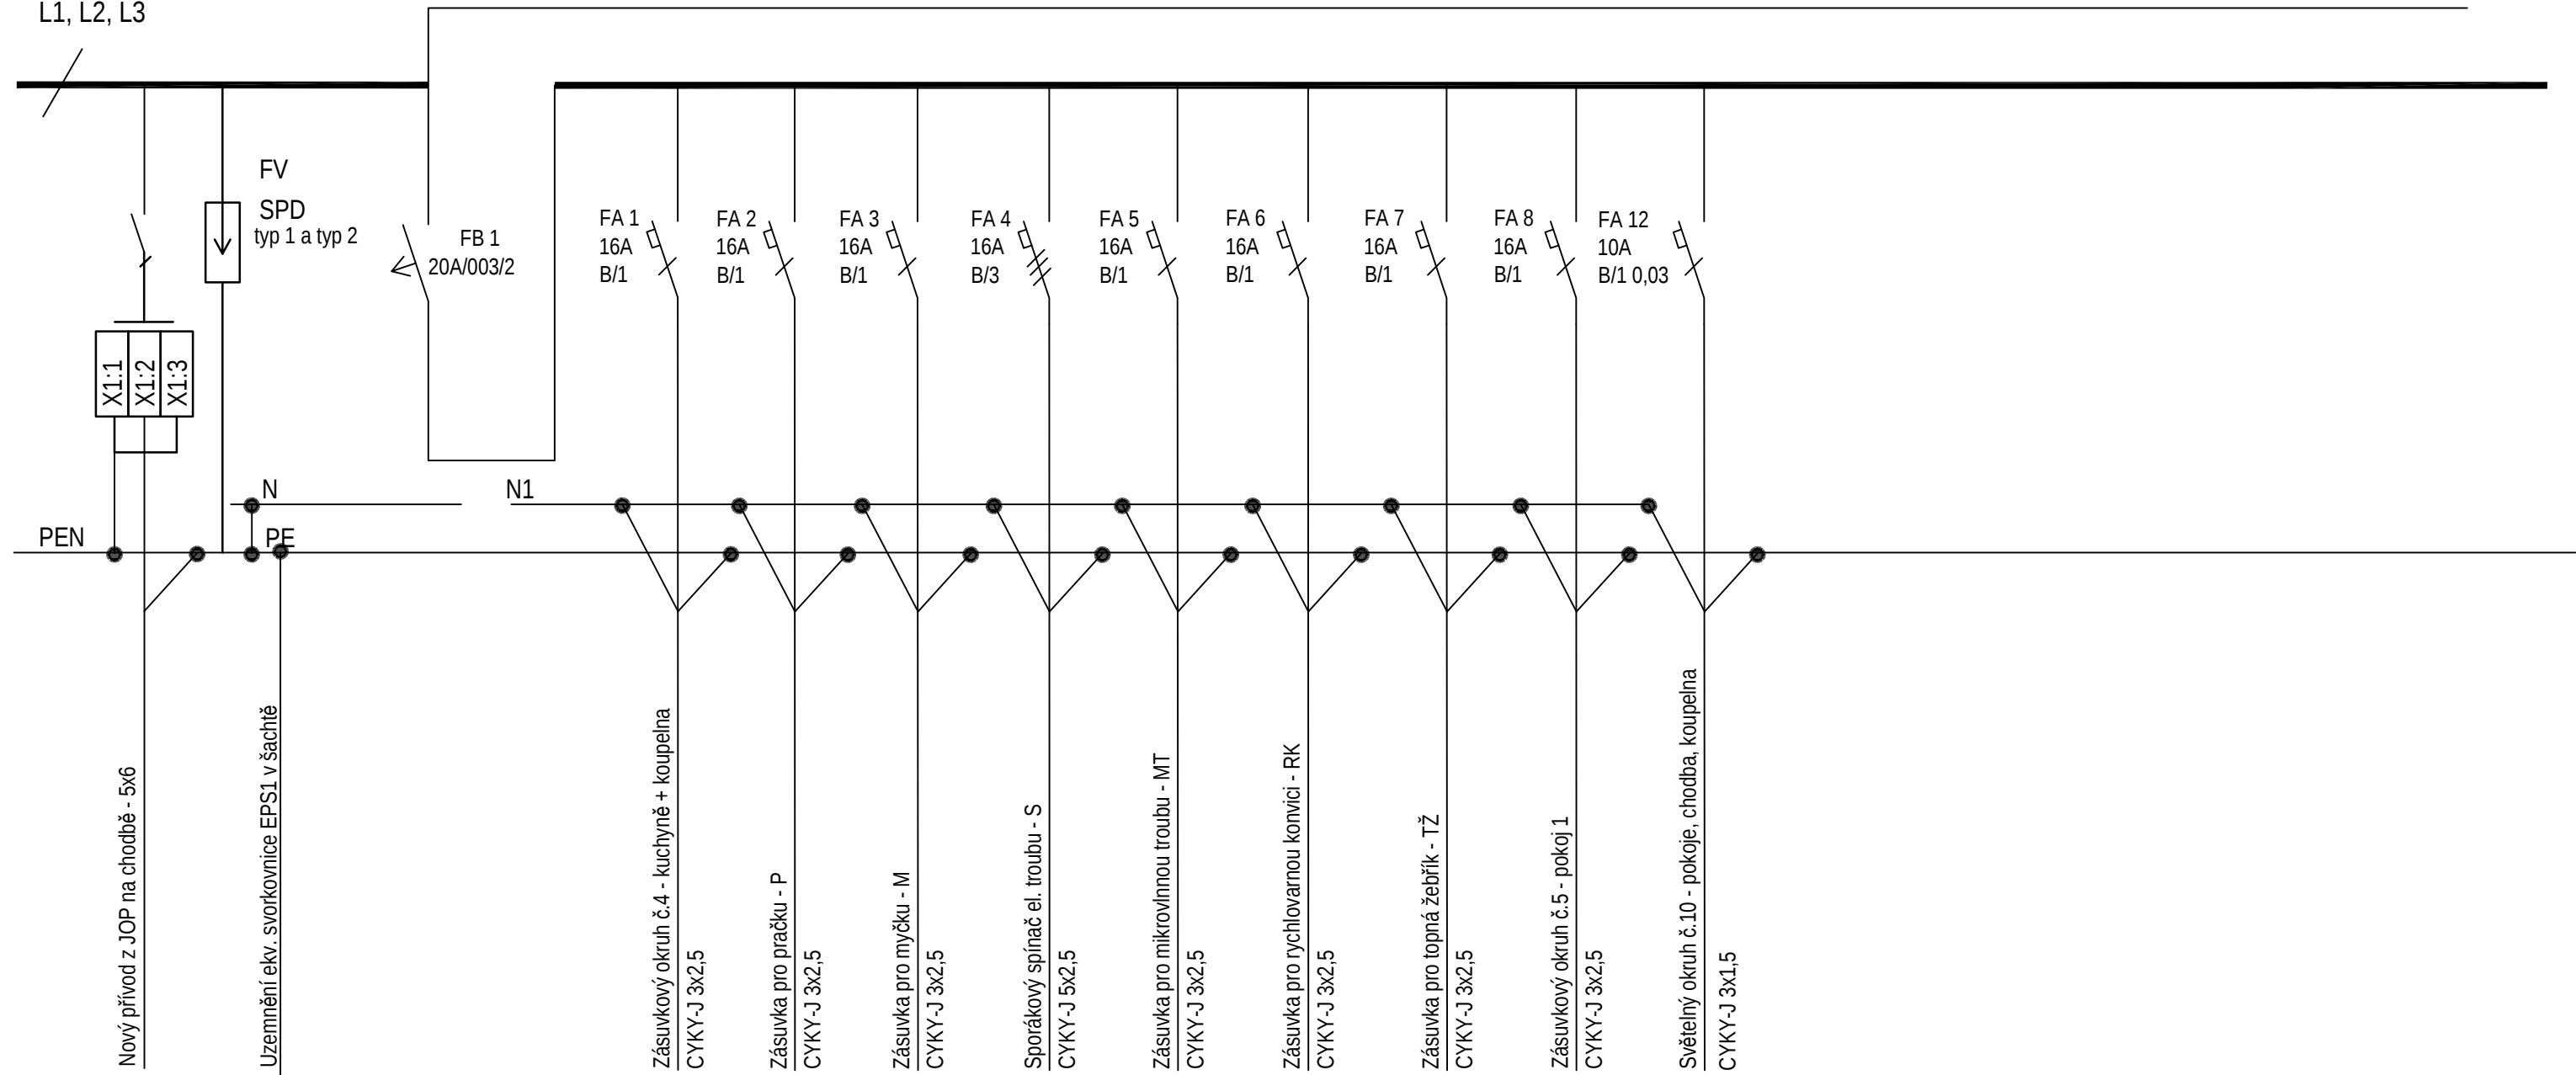

Pozn.:

Rozvaděč bude plastový v provedení na omítku, velikost 26 modulů, průhledná dvířka.

Rozvodná soustava NN: 3+PE+N, 400/230V, 50Hz, TN-C-S.

Ochrana před úrazem el. proudem dle ČSN 33 2000-4-41 ed.2

Zkratová odolnost přístrojů 10kA.

V rozvaděči bude instalována přepětová ochrana 2. stupně (C).

|                    |                                           |
|--------------------|-------------------------------------------|
| Rozvodnice         | Domovní rozvodnice, řada BC-A             |
|                    | Na omítce                                 |
|                    | Bílá                                      |
|                    | Plastové plné                             |
| Zadní kryt:        | Žádný                                     |
| Konstrukce:        | S DIN lištami                             |
| Počet řad, modulů: | Počet řad 2. Počet modulů 26.             |
| Vnější rozměry:    | 250 x 350 x 125 (Šířka x Výška x Hloubka) |
| Vnitřní rozměry:   | 250 x 350 (Šířka x Výška)                 |

|                                                                                                               |                                                              |          |                       |
|---------------------------------------------------------------------------------------------------------------|--------------------------------------------------------------|----------|-----------------------|
| ODPOVĚDNÝ PROJEKTANT:                                                                                         | Ing. Radek Vlašín                                            |          |                       |
| PROJEKTANT:                                                                                                   | Ing. Radek Vlašín                                            |          |                       |
| STAVEBNÍK:                                                                                                    | Statutární město Brno, MČ Brno-Židenice, Gajdošova 7, 615 00 |          |                       |
| MÍSTO STAVBY:                                                                                                 | Stará Osada 3983/26, 3982/28, 3981/30, 3979/32, 3980/34      |          |                       |
| STAVBA:                                                                                                       |                                                              | FORMÁT:  | A4                    |
| OPRAVA BYTOVÉ JEDNOTKY 1+kk-L DPS Stará Osada<br>Brno-Židenice, 615 00<br><br>ARCHITEKTONICKO STAVEBNÍ ŘEŠENÍ |                                                              | STUPEŇ:  | DSP                   |
|                                                                                                               |                                                              | DATUM:   | 12.2023               |
|                                                                                                               |                                                              | MĚŘÍTKO: | 1:100                 |
| VÝKRES:                                                                                                       |                                                              | PARÉ     | Č. VÝKRESU<br>D1-1.13 |
| ELEKTROINSTALACE - rozvaděč                                                                                   |                                                              |          |                       |