



DETAILS 1:20


DETAIL VÝFUKOVÉHO OTVORU "A" – PŮDORYS

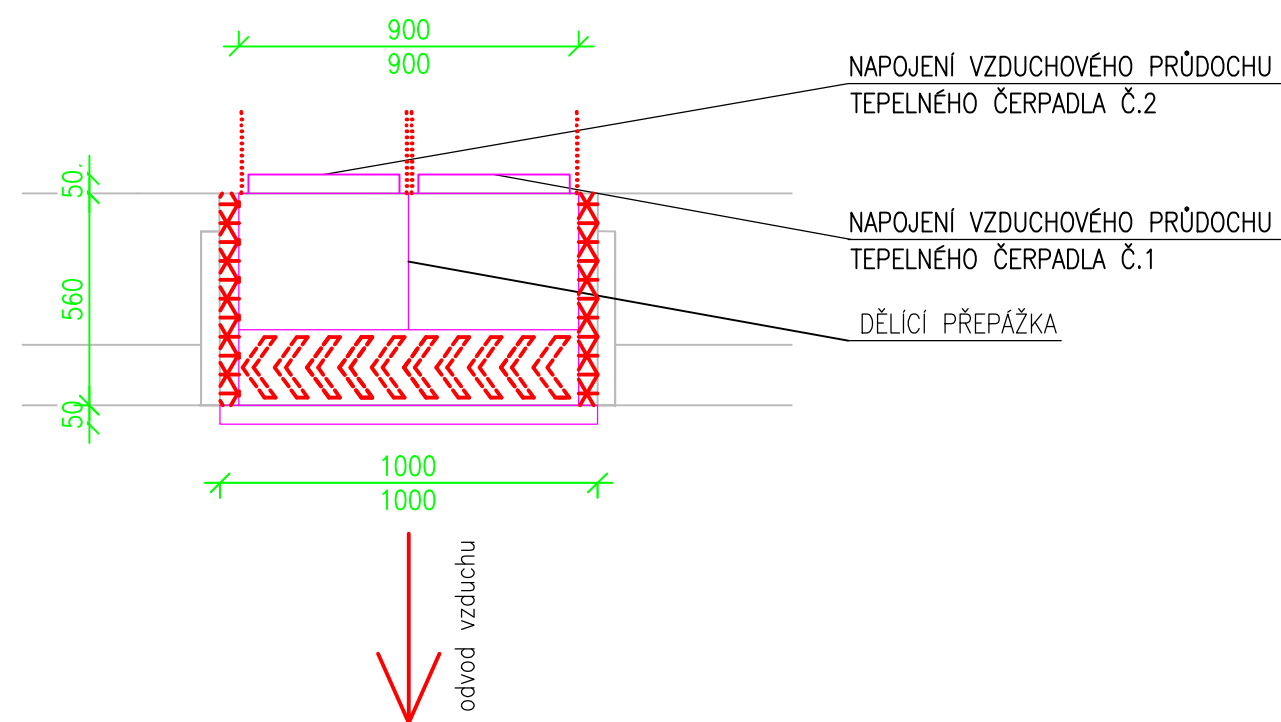

POHLED "A"

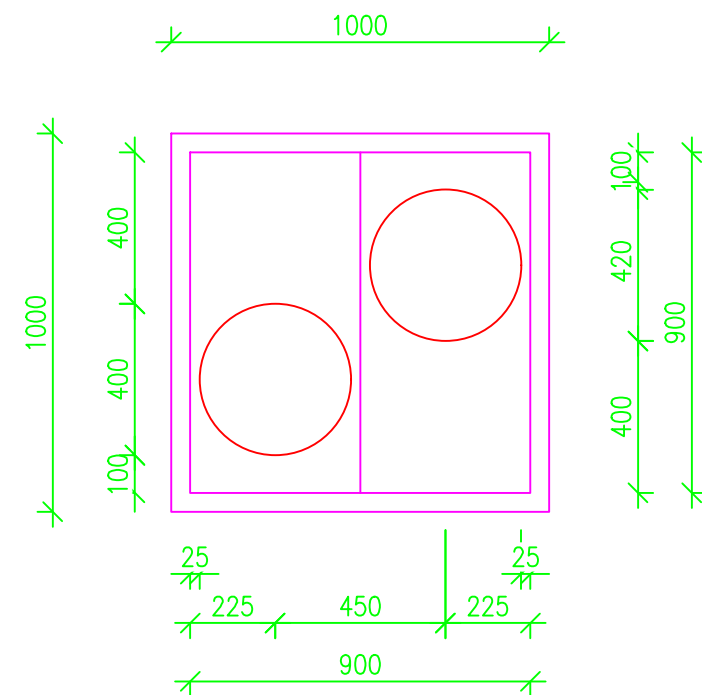

DETAIL VÝFUKOVÉHO OTVORU "A" – ŘEZ

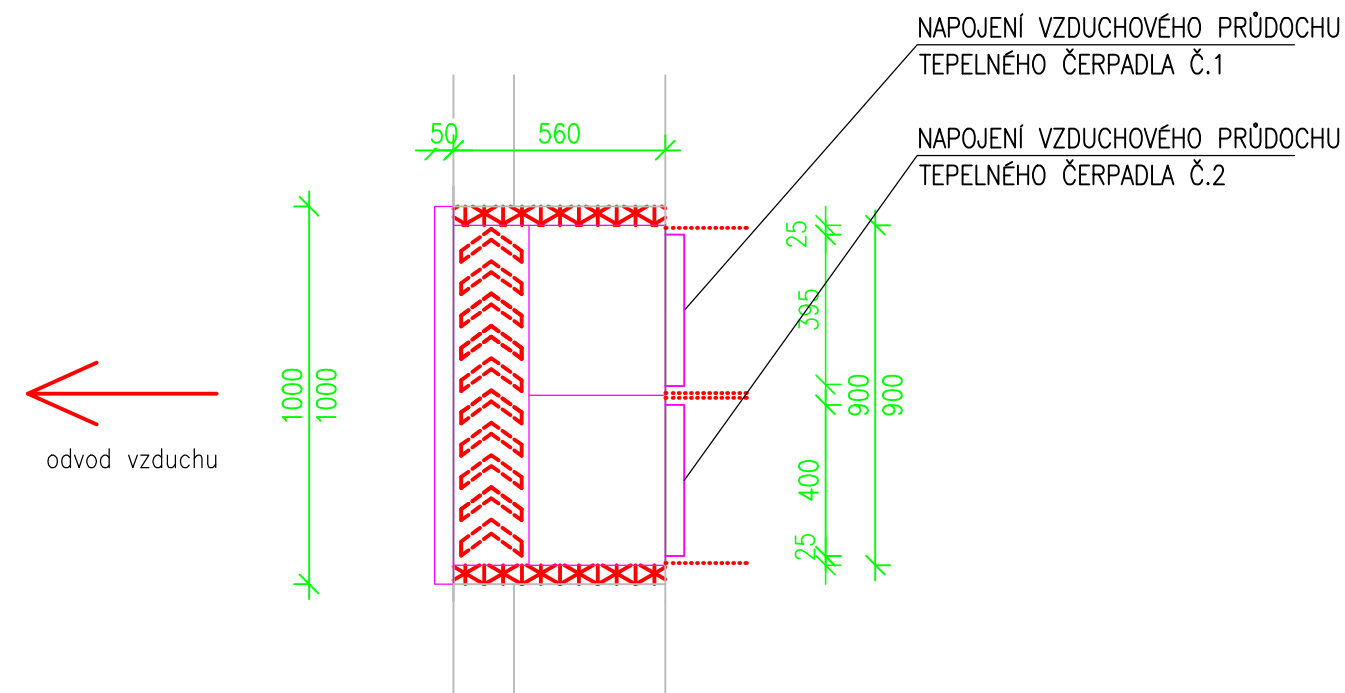

HLAVNÍ PROJEKTANT:



Energy Benefit Centre a.s.
Křenova 438/3
162 00 Praha 6
tel.: +420 270 003 300
e-mail: kontakt@energy-benefit.cz
internet: www.energy-benefit.cz

ZPRACOVATEL ČÁSTI:

Vypracovala:
Ing. Andrea Hlávková
Zodpovědný projektant:
Lukáš Diviš

PROJEKT:

Výměna stávajícího zdroje vytápění v budově ZŠ
Stříbrná Skalice

STAVEBNÍK:

Obec Stříbrná Skalice,
Sázavská 323, 281 67 Stříbrná Skalice

ČÁST, PROFESE:

VYTÁPĚNÍ

VÝKRES:

DETAIL VÝFUKOVÉHO OTVORU VZT ŽALUZIE "A"

razítko a podpis

Zakázkové číslo: 190141
Paré:

Datum: 20.9.2019

Část: D.1.4
Stupeň: DVZ

Č.výkr.: 05
Změna: 00
Měřítko: 1:20