


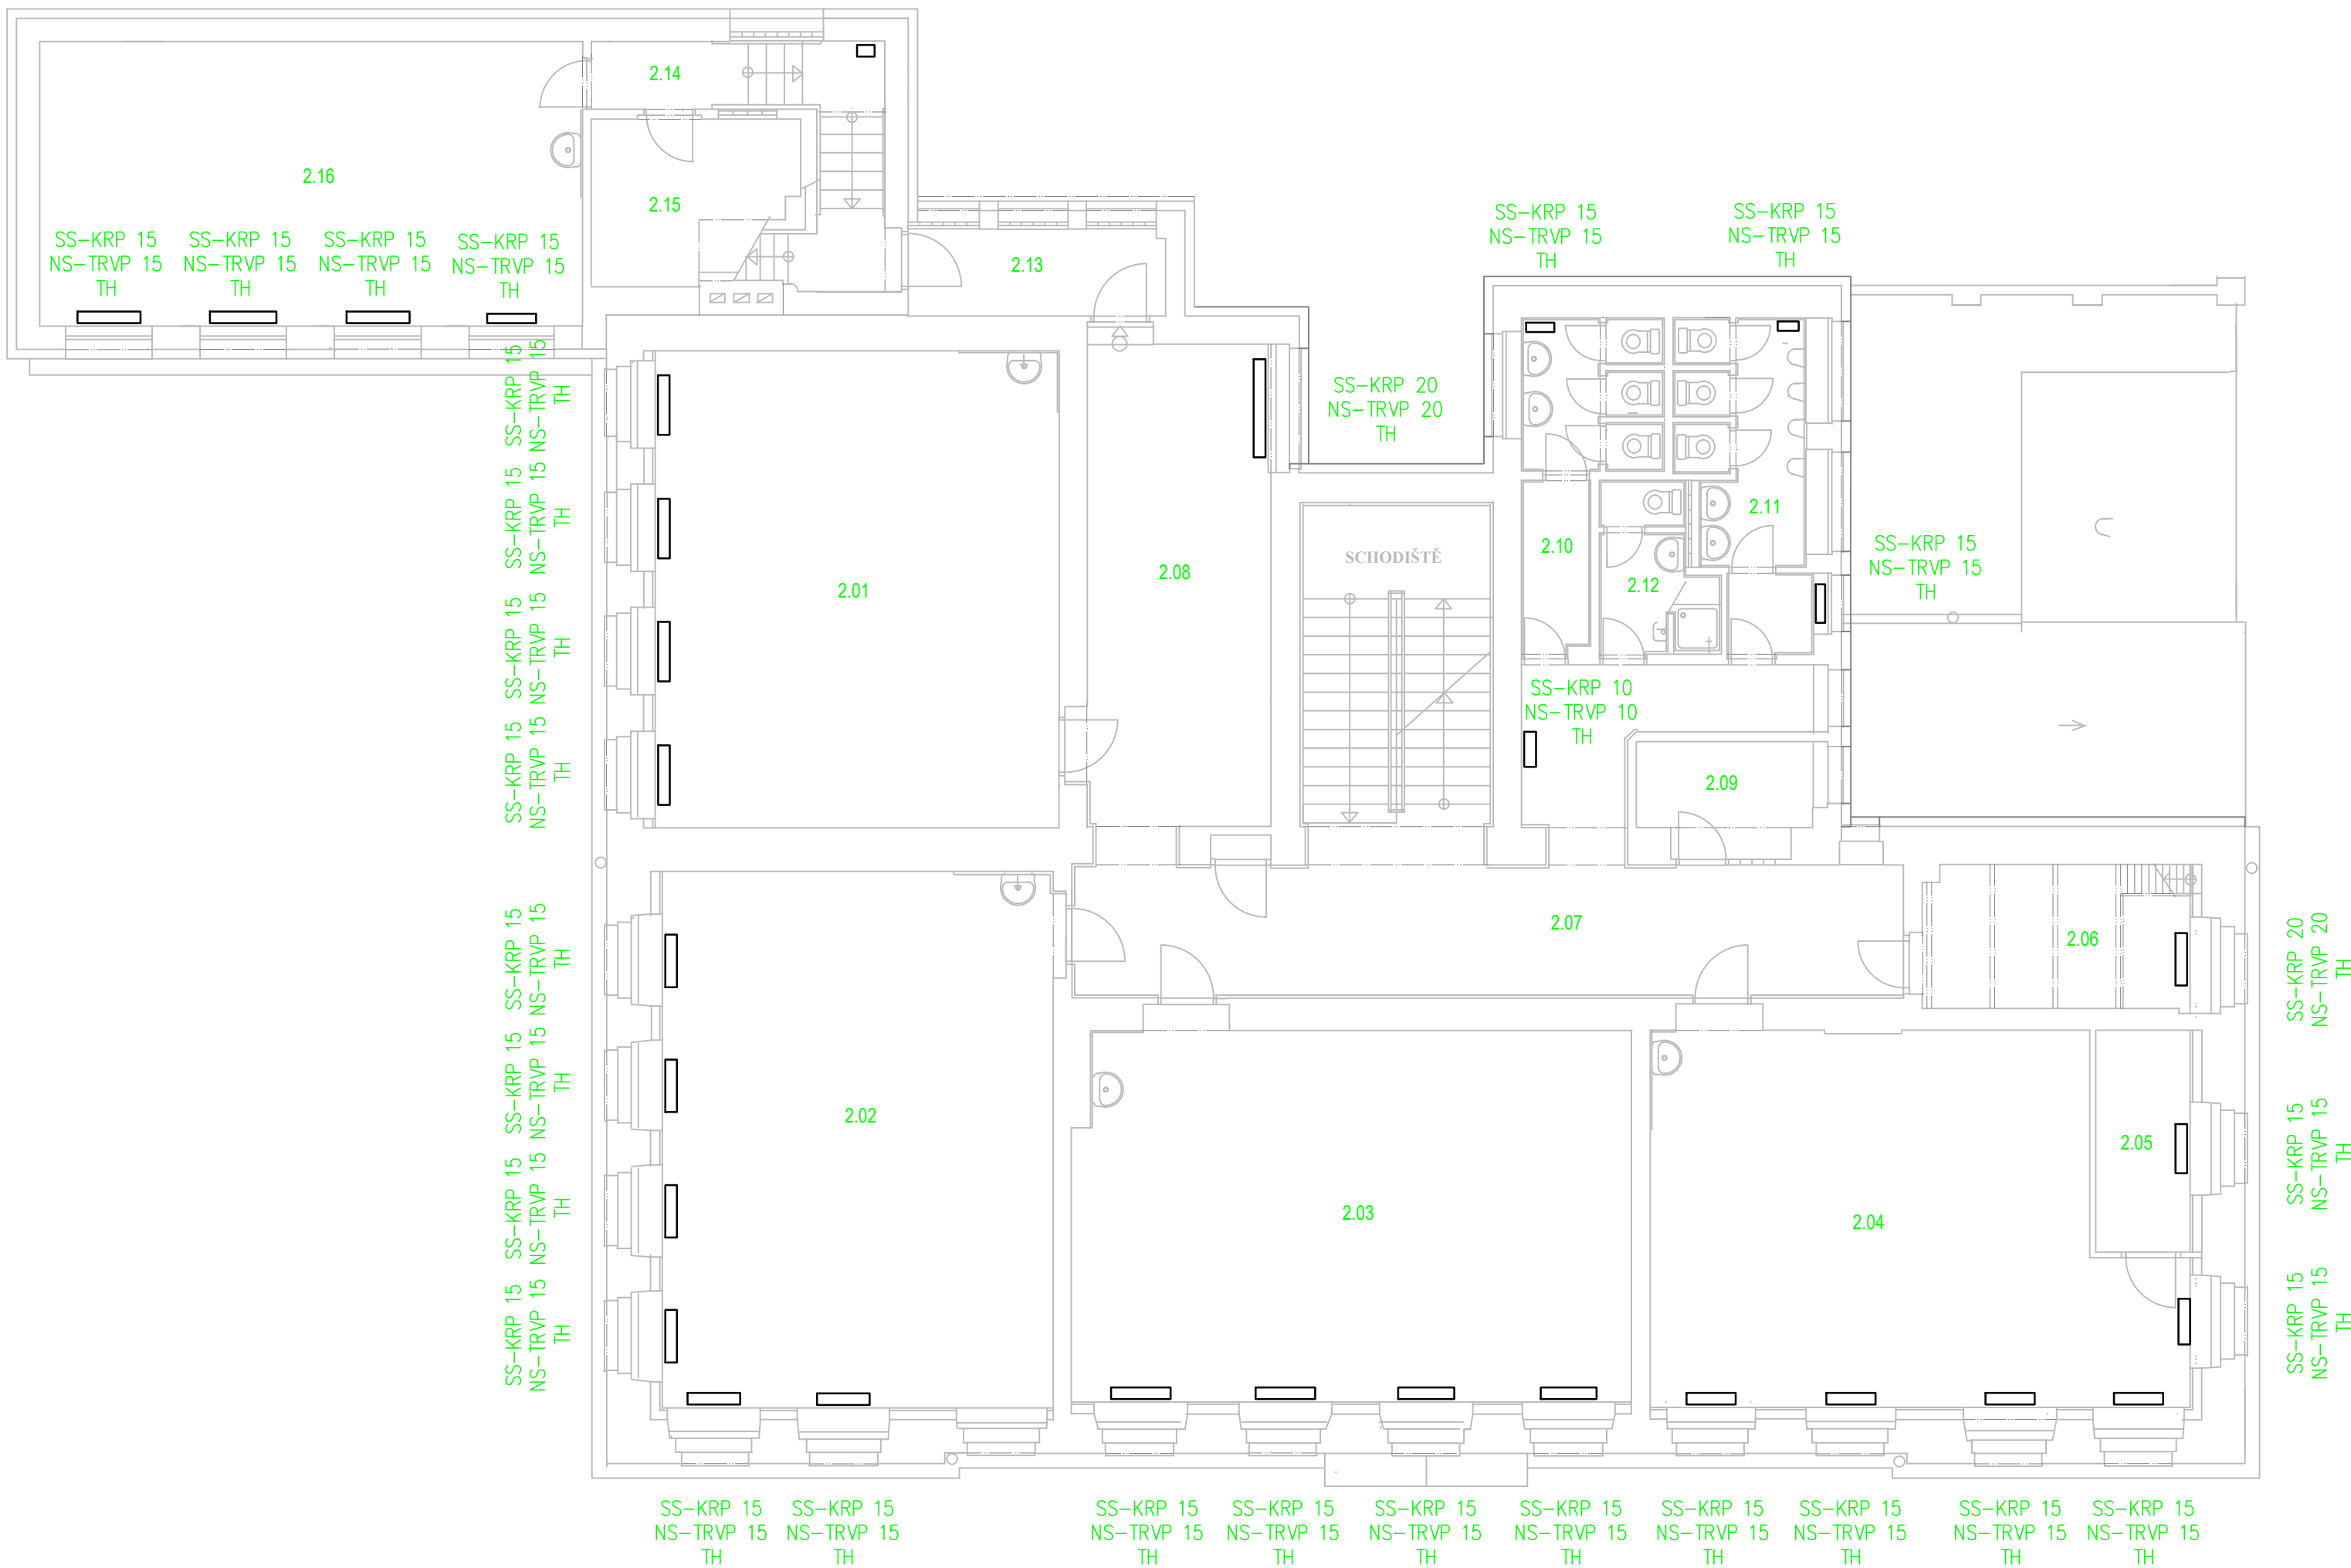

TABULKA MÍSTNOSTÍ	
Č.M.	NÁZEV
2.01	Učebna VII.
2.02	Učebna VI.
2.03	Učebna IX.
2.04	Učebna VIII.
2.05	Kabinet
2.06	Kabinet matematiky
2.07	Chodba
2.08	Respirium
2.09	Sklad Map
2.10	WC dívky
2.11	WC chlapci
2.12	WC sprchy
2.13	Chodba
2.14	Chodba
2.15	Komora
2.16	Hudební výchova

LEGENDA:

- POTRUBÍ PŘÍVODNÍ, t1=50°C
— POTRUBÍ VRATNÉ, t2=40°C

- TRVP– TERMOREGULAČNÍ VENTIL PŘÍMÝ
TRVR– TERMOREGULAČNÍ VENTIL ROHOVÝ
TH– TERMOSTATICKÁ HLAVICE
KRP– KOHOUT RADIÁTOROVÝ PŘÍMÝ
KRR– KOHOUT RADIÁTOROVÝ ROHOVÝ

POZN.:
–VEŠKERÁ OTOPNÁ TĚLESA JSOU STÁVAJÍCÍ A JEJICH NÁVRH NENÍ PŘEDMĚTEM PD
–STÁVAJÍCÍ PŘÍPOJKY OTOPNÝCH TĚLES BUDOU S OHLEDEM NA STAVEBNÍ DÉLKY A DIMENZE NOVĚ INSTALOVANÝCH TERMOREGULAČNÍCH VENTILŮ V PŘÍPADĚ POTŘEBY UPRAVENY, POPŘ. BUDE POUŽITO SYSTÉMOVÝCH REDUKCÍ A PRODLUŽOVACÍCH KUSŮ K TOMU URČENÝCH
–VÝPOČTEM BYLO ZJIŠTĚNO, ŽE STÁVAJÍCÍ OTOPNÉ PLOCHY NEPOKRYJÍ TEPELNÉ ZTRÁTY JEDNOTLIVÝCH MÍSTNOSTÍ (Z DŮVODU VÝMĚNY ZDROJE TEPLA A SNÍŽENÍ NABĚHOVÉ TEPLoty TOPNÉ VODY), NÁVRH NOVÝCH OTOPNÝCH TĚLES NENÍ DLE ZADÁNÍ PROJEKTU PŘEDMĚTEM TĚTO PROJEKTOVÉ DOKUMENTACE A PRO ZARUČENÍ PŘEDEPSANÝCH TEPLot V MÍSTNOSTECH, DLE DANÝCH NOREM A PŘEDPISŮ BUDE MUSET BÝT TOTO ŘEŠENO V SAMOSTATNĚ PD–PŘED REALIZACÍ ZMĚNY ZDROJE TEPLA PRO VYTÁPĚNÍ
–REALIZACE VÝMĚNY ZDROJE TEPLA NESMÍ BÝT S OHLEDEM NA VÝŠE POPSANÉ PROVEDENA SAMOSTATNĚ – BEZ NAVÝŠENÍ OTOPNÝCH PLOCH

HLAVNÍ PROJEKTANT:



Energy Benefit Centre a.s.
Křenova 438/3
162 00 Praha 6
tel.: +420 270 003 300
e-mail: kontakt@energy-benefit.cz
internet: www.energy-benefit.cz

ZPRACOVATEL ČÁSTI:

Ing. Andrea Hlávková

Zodpovědný projektant:

Lukáš Diviš

PROJEKT:

Výměna stávajícího zdroje vytápění v budově ZŠ Stříbrná Skalice

STAVEBNÍK:

Obec Stříbrná Skalice,
Sázavská 323, 281 67 Stříbrná Skalice

ČÁST, PROFESE:

VYTÁPĚNÍ

VÝKRES:

PŮDORYS 2.NP

razítko a podpis

Zakázkové číslo:

190141

Datum:

20.9.2019

Část:

D.1.4

Stupeň:

DVZ

Č.výkr.:

08

Změna:

00

Měřítko:

1:100