


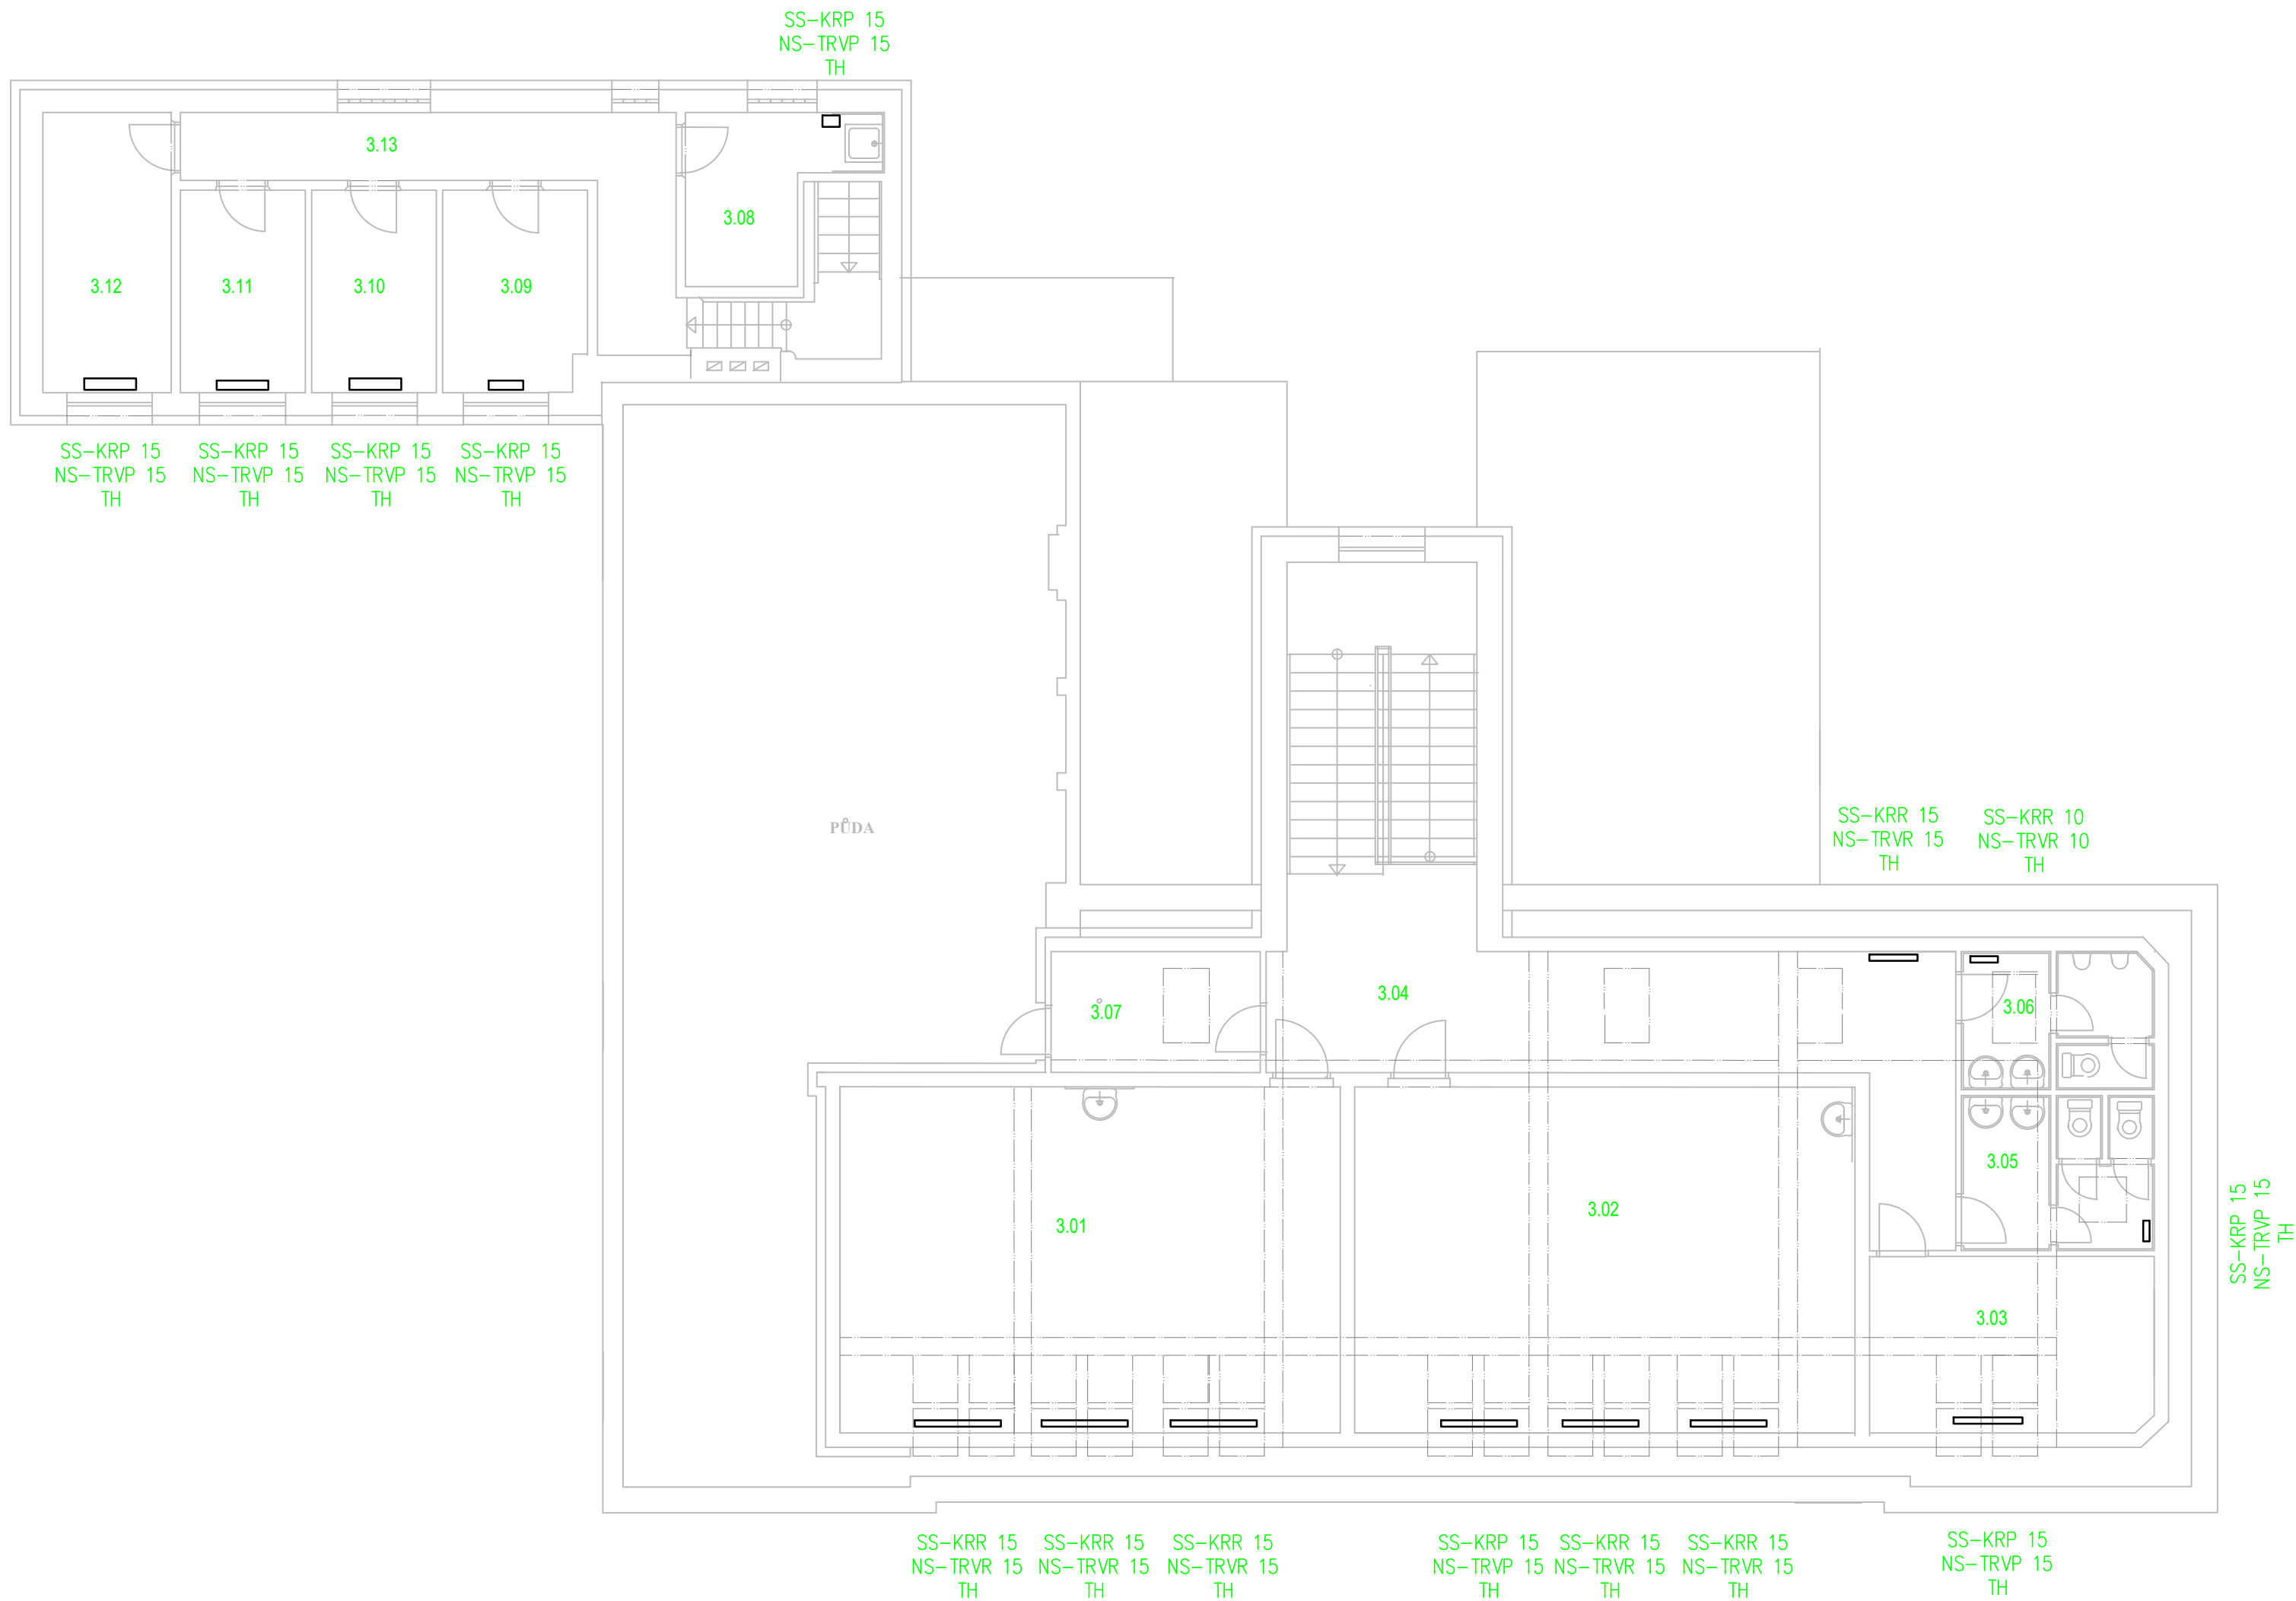

TABULKA MÍSTNOSTÍ	
Č.M.	NÁZEV
3.01	Počítačová učebna
3.02	Učebna II,III.
3.03	Kabinet I. stúpeň
3.04	Chodba
3.05	WC dívky
3.06	WC chlapci
3.07	PŮda
3.08	Kabinet 308
3.09	Kabinet 309
3.10	Kabinet 310
3.11	Kabinet 311
3.12	Kabinet 312
3.13	Chodba

LEGENDA:

- POTRUBÍ PŘÍVODNÍ, t1=50°C
— POTRUBÍ VRATNÉ, t2=40°C

TRVP – TERMOREGULAČNÍ VENTIL PŘÍMÝ
TRVR – TERMOREGULAČNÍ VENTIL ROHOVÝ
TH – TERMOSTATICKÁ HLAVICE
KRP – KOHOUT RADIÁTOROVÝ PŘÍMÝ
KRR – KOHOUT RADIÁTOROVÝ ROHOVÝ

POZN.:
– VEŠKERÁ OTOPNÁ TĚLESA JSOU STÁVAJÍCÍ A JEJICH NÁVRH NENÍ PŘEDMĚTEM PD
– STÁVAJÍCÍ PŘÍPOJKY OTOPNÝCH TĚLES BUDOU S OHLEDEM NA STAVEBNÍ DÉLKY A DIMENZE NOVĚ INSTALOVANÝCH TERMOREGULAČNÍCH VENTILŮ V PŘÍPADĚ POTŘEBY UPRAVENY, POPŘ. BUDE POUŽITO SYSTÉMOVÝCH REDUKCÍ A PRODLUŽOVACÍCH KUSŮ K TOMU URČENÝCH
– VÝPOČTEM BYLO ZJIŠTĚNO, ŽE STÁVAJÍCÍ OTOPNÉ PLOCHY NEPOKRYJÍ TEPELNÉ ZTRÁTY JEDNOTLIVÝCH MÍSTNOSTÍ (Z DŮVODU VÝMĚNY ZDROJE TEPLA A SNÍŽENÍ NÁBĚHOVÉ TEPLoty TOPNÉ VODY), NÁVRH NOVÝCH OTOPNÝCH TĚLES NENÍ DLE ZADÁNÍ PROJEKTU PŘEDMĚTEM TĚTO PROJEKTOVÉ DOKUMENTACE A PRO ZARUČENÍ PŘEDEPSANÝCH TEPLOT V MÍSTNOSTECH, DLE DANÝCH NŮREM A PŘEDPISŮ BUDE MUSET BÝT TOTO ŘEŠENO V SAMOSTATNĚ PD – PŘED REALIZACÍ ZMĚNY ZDROJE TEPLA PRO VYTÁPĚNÍ
– REALIZACE VÝMĚNY ZDROJE TEPLA NESMÍ BÝT S OHLEDEM NA VÝŠE POPSANÉ PROVEDENA SAMOSTATNĚ – BEZ NAVÝŠENÍ OTOPNÝCH PLOCH

HLAVNÍ PROJEKTANT: ENERGY BENEFIT CENTRE	Energy Benefit Centre a.s. Křenova 438/3 162 00 Praha 6 tel.: +420 270 003 300 e-mail: kontakt@energy-benefit.cz internet: www.energy-benefit.cz	ZPRACOVATEL ČÁSTI: Vyracovala: Ing. Andrea Hlávková Zodpovědný projektant: Lukáš Diviš
PROJEKT: Výměna stávajícího zdroje vytápění v budově ZŠ Stříbrná Skalice		
STAVEBNÍK: Obec Stříbrná Skalice, Sázavská 323, 281 67 Stříbrná Skalice		
ČÁST, PROFESE: VYTÁPĚNÍ	Část: D.1.4	Stupeň: DVZ
VÝKRES: PŮDORYS 3.NP	Č.výkr.: 09	Změna: 00
		Měřítko: 1:100

razítko a podpis

Zakázkové číslo:	Paré:
190141	
Datum:	
20.9.2019	