


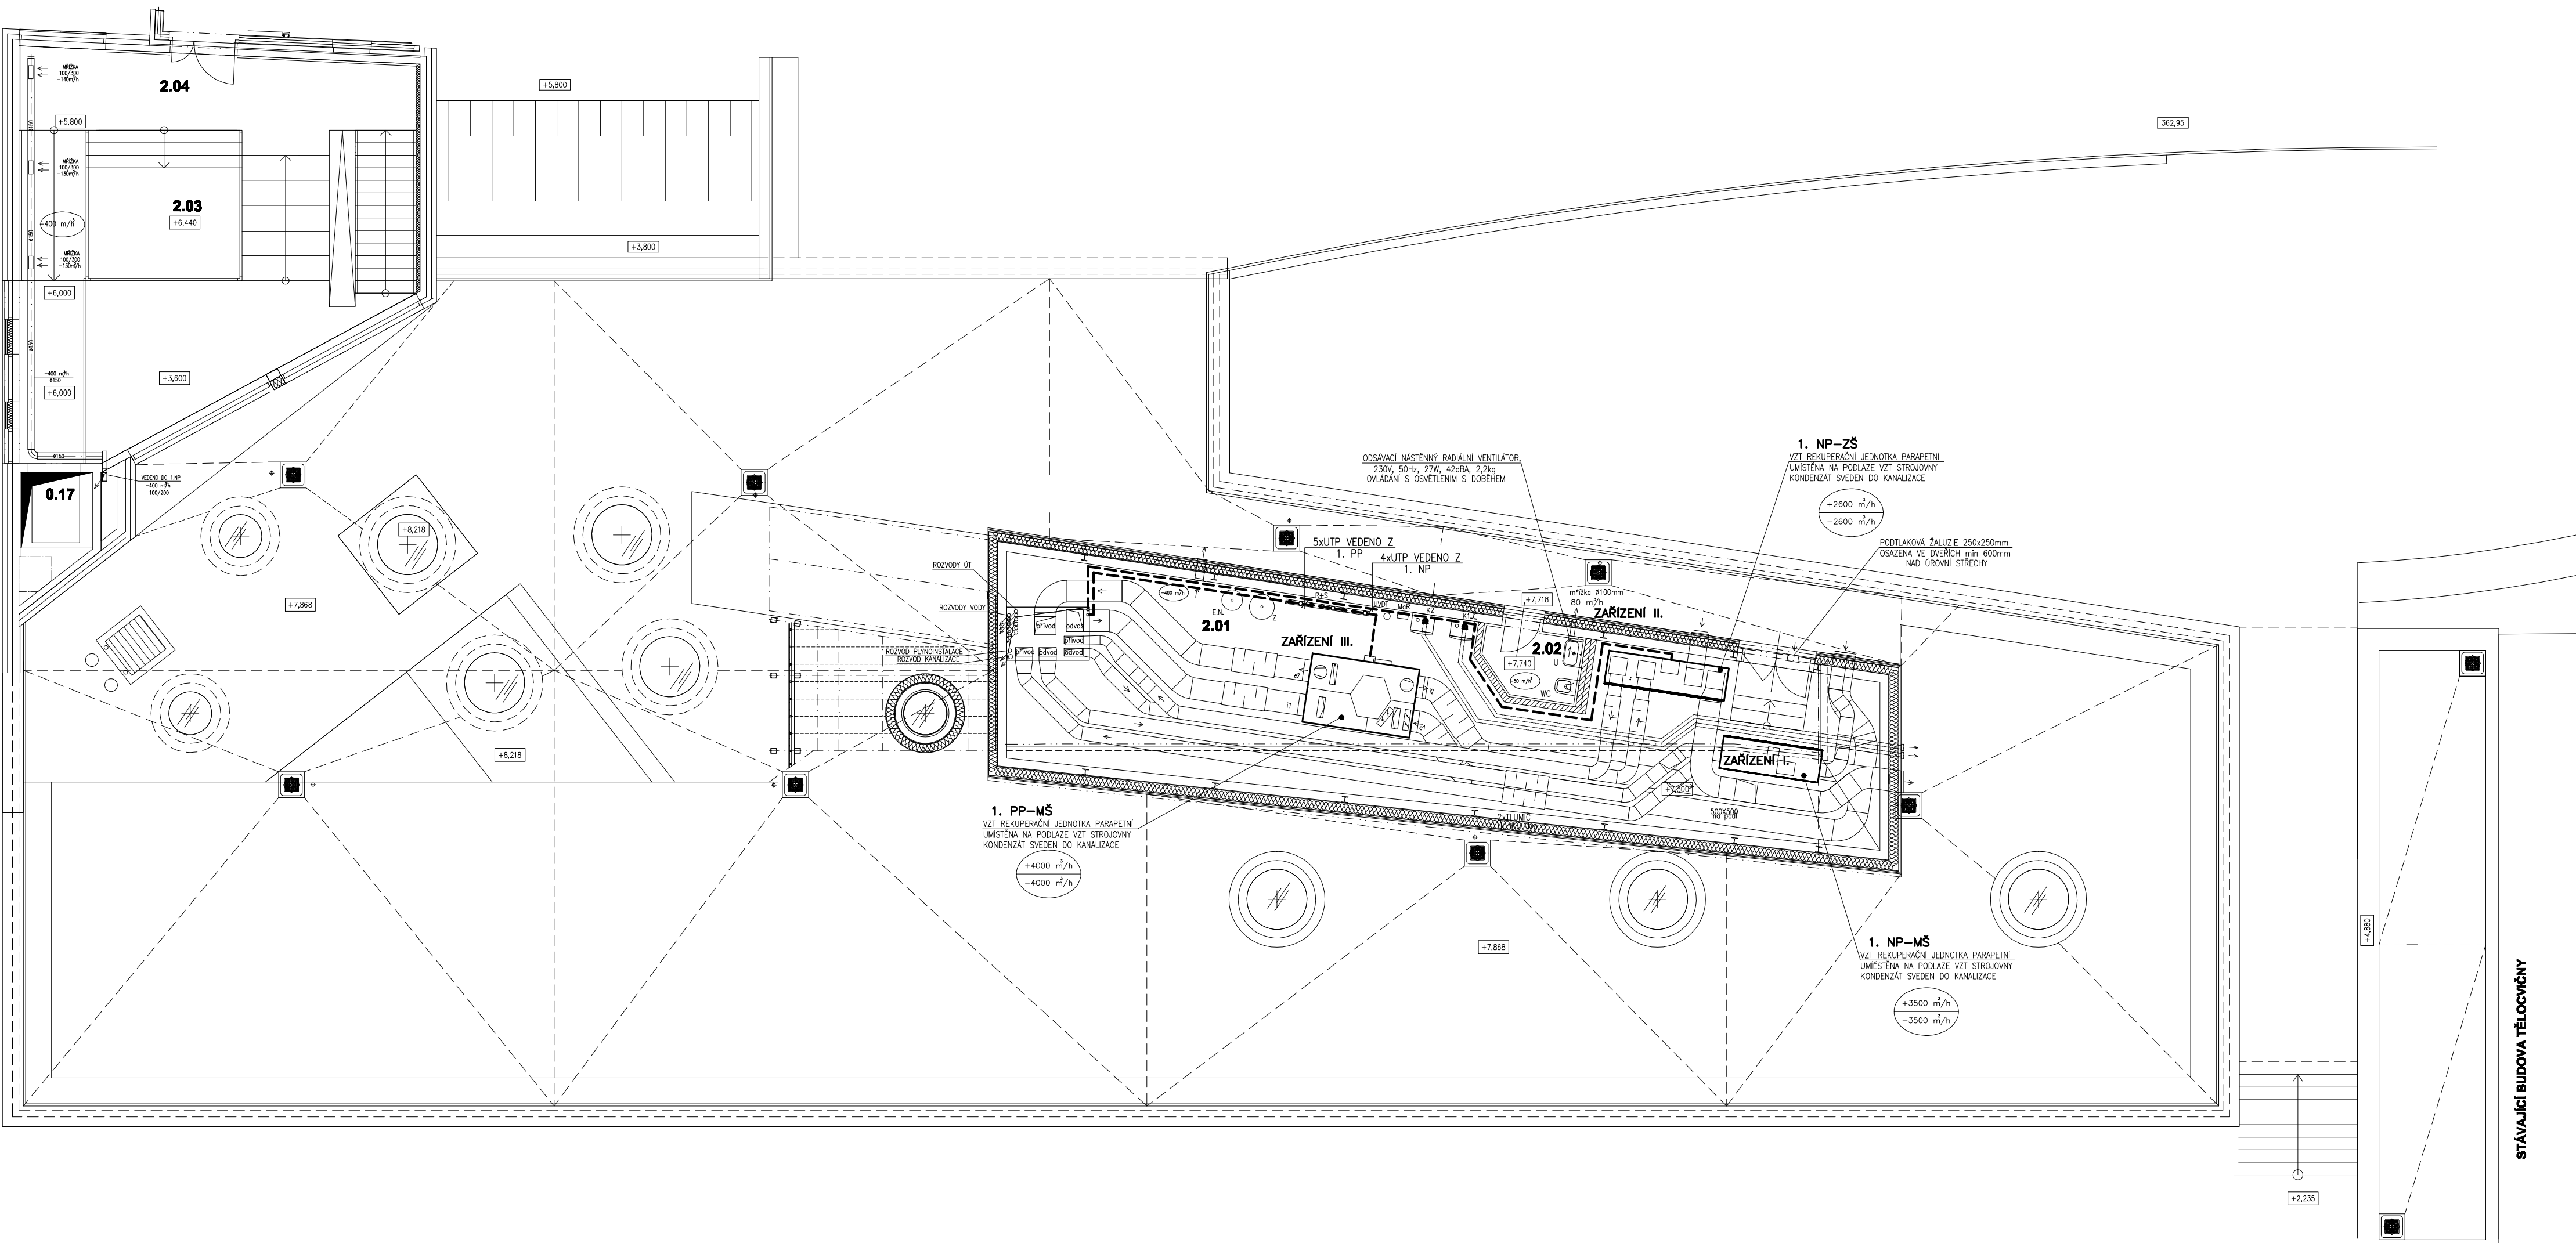

LEGENDA MÍSTNOSTÍ

Č. M.	NÁZEV MÍSTNOSTI	Č. P.	PLOCHA	PODLAŽNÍ	STĚNA	STROP	PODLAŽNÍ
2.01	STROJOVNA VZT	80.00	1. NP	1. NP	1. NP	1. NP	1. NP
2.02	VZT	80.00	1. NP	1. NP	1. NP	1. NP	1. NP
2.03	STROJOVNA VZT	80.00	1. NP	1. NP	1. NP	1. NP	1. NP
2.04	CHODBA - GALERIE	36.00	1. NP	1. NP	1. NP	1. NP	1. NP
2.05	ZELENÁ STŘEŠNÍ	36.00	1. NP	1. NP	1. NP	1. NP	1. NP
2.06	DŘEVOPLET. PRŮVA	36.00	1. NP	1. NP	1. NP	1. NP	1. NP
2.07	BETON. DLAŽBA	36.00	1. NP	1. NP	1. NP	1. NP	1. NP

KD - KLASICKÁ SLUŽBA NEKULINÁ
KL - KLASICKÝ OKRÁD
AL - ALUMINOVÝ OKRÁD
AP - ALUMINOVÝ PRŮVA
BL - BLOKOVÝ BETON SLUŽBA
BP - BLOKOVÝ PRŮVA NA ROZV. A POVLÁŽKÁCH

LEGENDA:

- SB SMART BOX
- CO₂ NASTAVENÝ REGULÁTOR S ČIDLEM CO₂, OSADIT 1,2m NAD PODLAŽKOU
- STIKY 2x2x0,5 POD OMTKOU, V POHLEDNĚCH POR. V PODLAŽE
- UTP 5 V PODLAŽE NA KABELOVÝCH LÁVKÁCH
- KABELOVÉ TRASY : VIZ TECHNICKÁ ZPRÁVA
- NAPÁJENÍ SMART BOXŮ (SV) VIZ ELEKTRO (230V, 4A, CHAR. B)
- PRŮVOD VZDUCHU POD DVEŘMI BEZ PRAHU
SPÁRA NA ŠÍŘI DVEŘÍ 20mm
- PRŮVOD/ODVODNÍ MŘÍŽKA-VENTIL
- RP REGULÁTOR PRŮTOKU

POZN: ROZVODY ÚT KOORDINOVAT S ROZVODY ZTI, VZT A KLIMATIZACE

Projektant

Ing.arch. Jan Linhart

Pulšínovo n. 4, 180 00, Praha 8
IČO: 0015, IČENOVÁ 6, 182 00 Praha 8
Tel: (+420) 777 844 325, e-mail: info@o15.cz

Autor a HIP:

J.Linhart

Investor:

Obec Třebotov, Klidná 69, 252 26 Třebotov IČ:00241741

Místo:

Třebotov, Hlavní 190, 252 26 areál školy

Projektant části

MAXXI - THERM s.r.o.
projekce vytápění a vzduchotechniky
Poděbradova 2738/16, 702 00 OSTRAVA 2
tel./fax: 596 913 265 tel.: 736 163 711
IČO: 277 77 685, DIČ: CZ27777685
e-mail: maxxitherm@seznam.cz

Razítka

ROZŠÍŘENÍ KAPACIT ZŠ A MŠ Třebotov

DOKUMENTACE PRO PROVÁDĚNÍ STAVBY

Objekt D.1.04 SO 04 Nová budova

Část 4 Technika prostředí staveb

4.4 MaR

Zodpovědný projektant část:

Ing. Michal Havlíček

Vypracoval:

Radim Bartek

Příloha

PŮDORYS 2.NP - VZT

Datum:

09/2016

Počet formátů A4:

A4 x 4

Měřítko:

1:100

Číslo přílohy:

4.4 - B6