


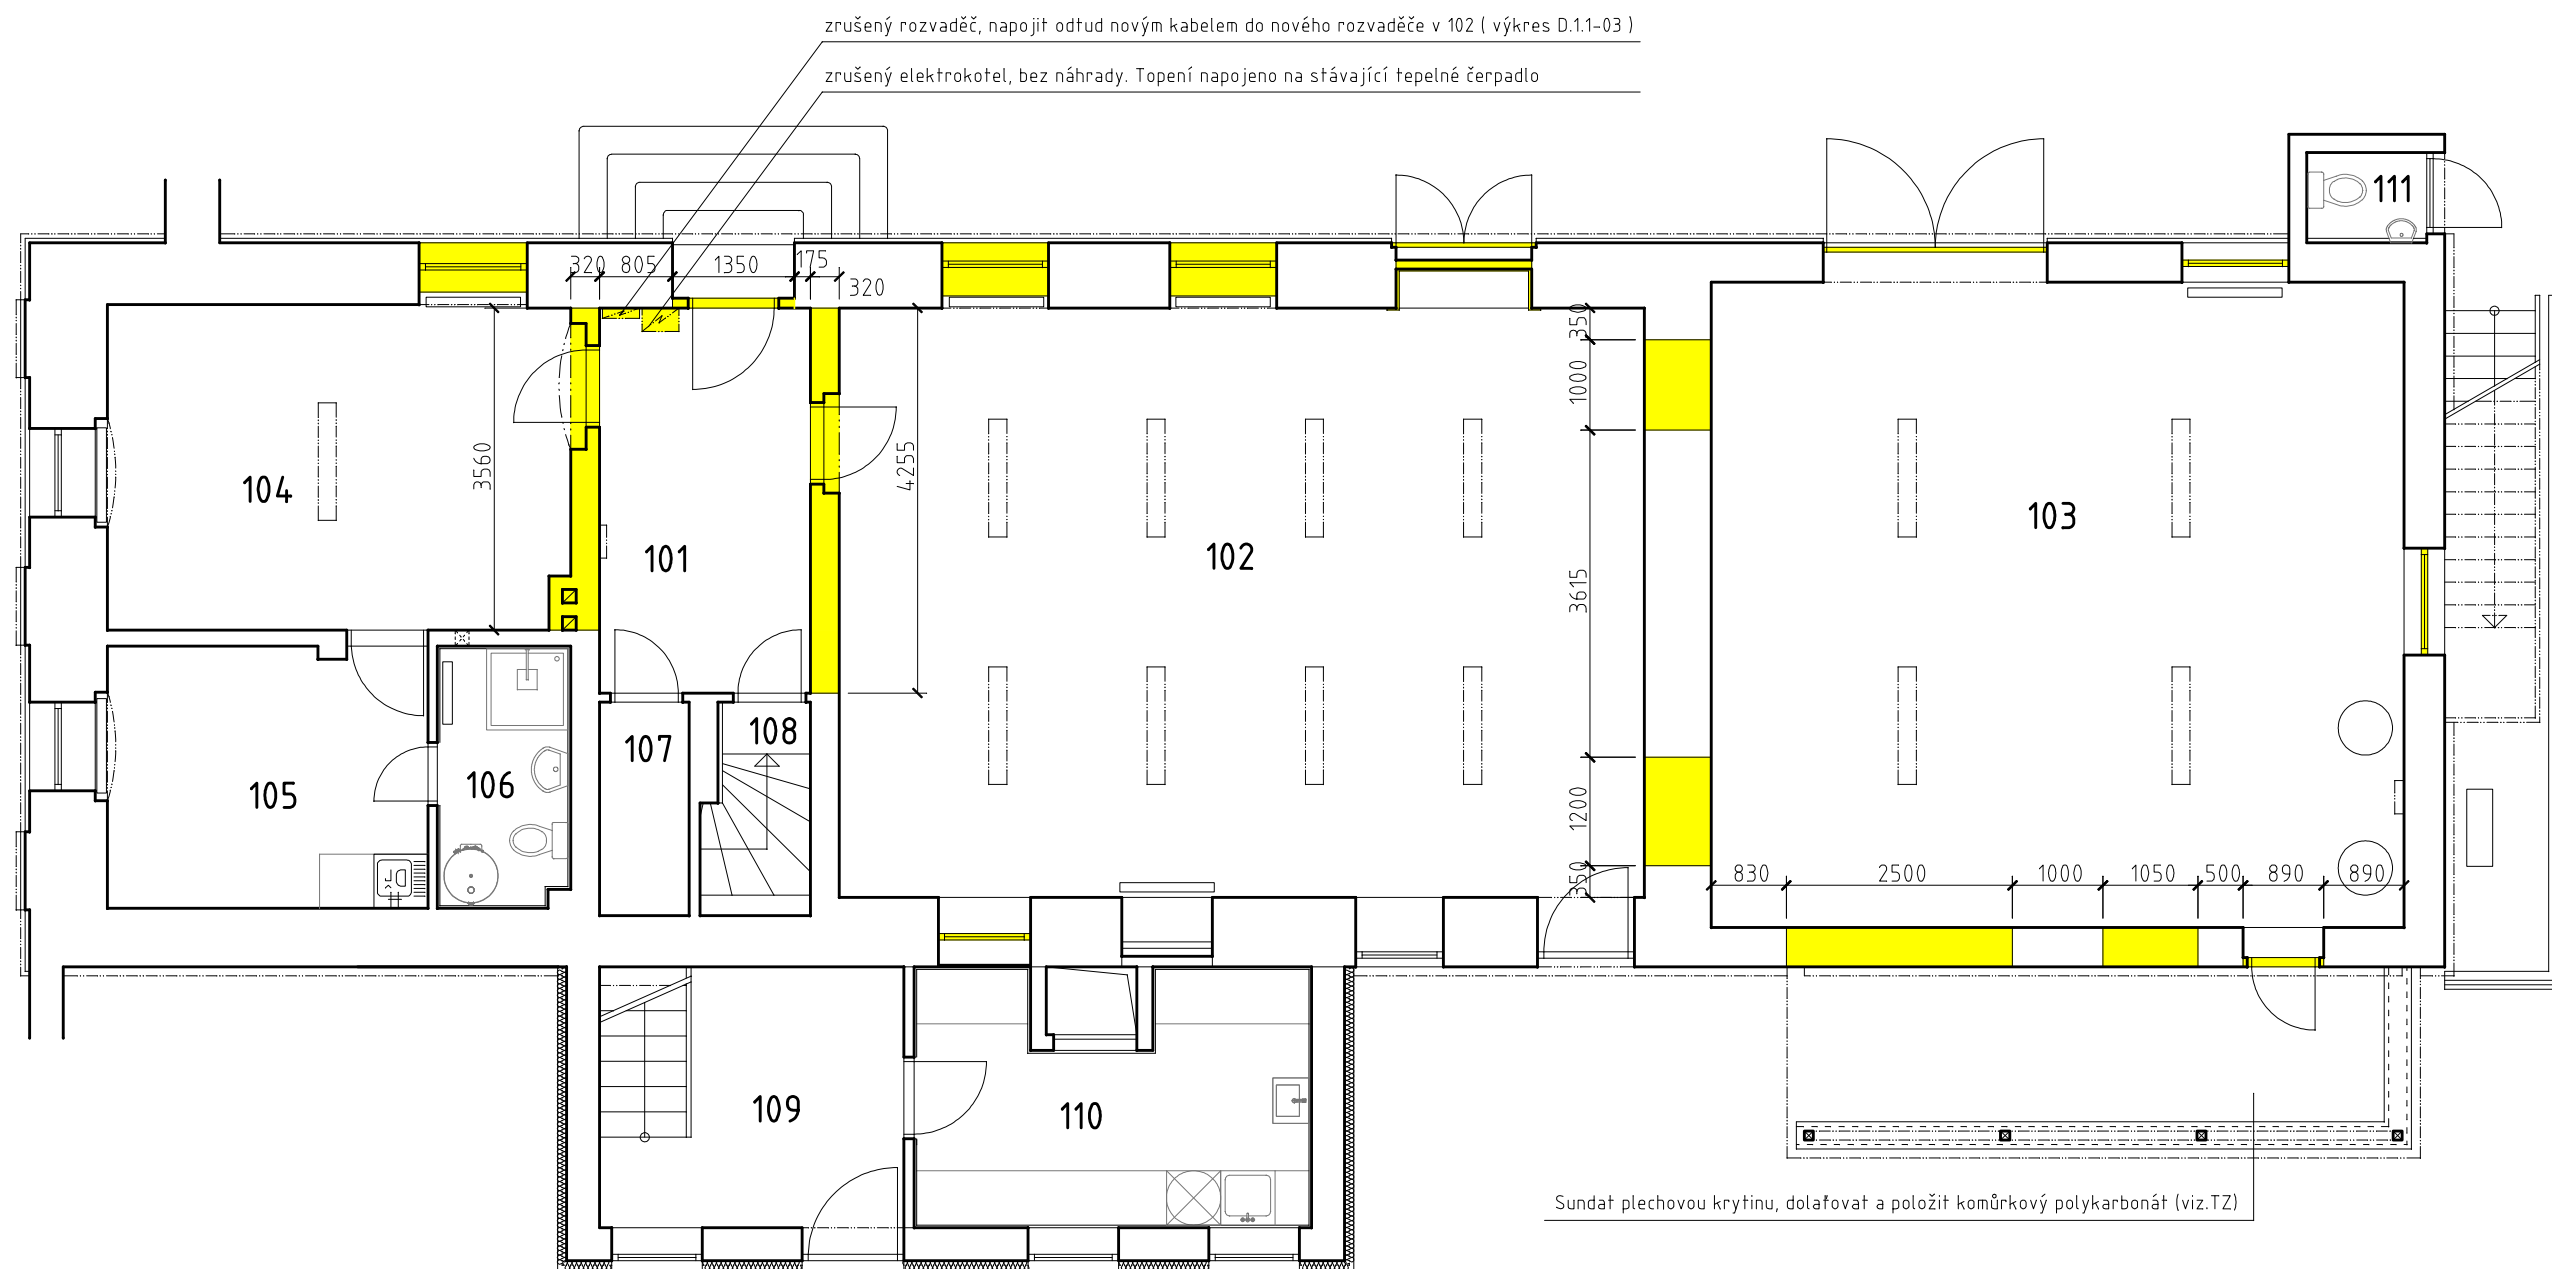

Poznámky:

TOPNÁ TĚLESA ZACHOVAT A NAPOJIT NA STÁVAJÍ PŘÍPRAVENÝ ROZVOD ÚT (viz.projekt ÚT)
SOCIÁLNÍ ZÁZEMÍ UČITELŮ ZACHOVAT
STÁVAJÍCÍ OSVĚTLENÍ ZRUŠIT A NAHRADIT ZA NOVÉ
STÁVAJÍCÍ AKUMULACI A TEPELNÉ ČERPADLO ZACHOVAT
ELEKTROINSTALACI KOMPLET AŽ NA NOVOU ČÁST V PŘÍSTAVBĚ ZRUŠIT A NAHRADIT NOVOU, ROZVADĚČ V TECHNICKÉ MÍSTNOSTI)

Legenda materiálů:

- bourané konstrukce
- stávající konstrukce

název akce: Přestavba objektu č.p.6 na MŠ - Ohrobec - II.etapa			
Výkresová část D.1.1		vypracoval: Jan Král	
stavebník: Obec Ohrobec, V Dolích 5 , Ohrobec, 252 45	místo stavby: parc.č.15/1, 10/1, 501/1 k.ú. Ohrobec	datum: 19/09/2013	
název výkresu: půdorys 1.np - bourané konstrukce	číslo výkresu: D.1.1- 02	měřítko: 1:80	
		zakázkové číslo: PD - 57 - 2013	
Jan Král  , autorizovaný technik pro pozemní stavby, ČA:0009885, IČO:62987992, Ke hřišti 171, Radlík, Jílové u Prahy, 254 01, e-mail: projekt.kral@volny.cz, GSM:777 698 387, tel:241 400 484			