


- SILOVÁ NAPÁJECÍ SÍŤ

3/PEN AC 400/230 V 50 Hz / TN-C  
3/N/PE AC 400/230 V 50 Hz / TN-C-S
- OCHRANA PŘED NEB. DOTYKEM

DLE ČSN 33 2000-4-41 ed. 3 AUTOMATICKÝM ODPOJENÍM OD ZDROJE  
DOPLNĚNÁ DOPLŇUJÍCÍM OCHRANNÝM POSPOJOVÁNÍM
- VNĚJŠÍ VLIVY

JSOU URČENY DLE ČSN 33 2000-1 ed. 2, ČSN 33 2000-5-51 ed. 3
- POZNÁMKA

SCHÉMATICKÉ ZNAČKY PRVKŮ EL.INSTALACE, KVŮLI PŘEHLEDNOSTI, NEODPOVÍDAJÍ MĚŘÍTKU  
STAVEBNÍ ČÁST A DALŠÍ PROFESE JSOU ZAKRESLENY ORIENTAČNĚ

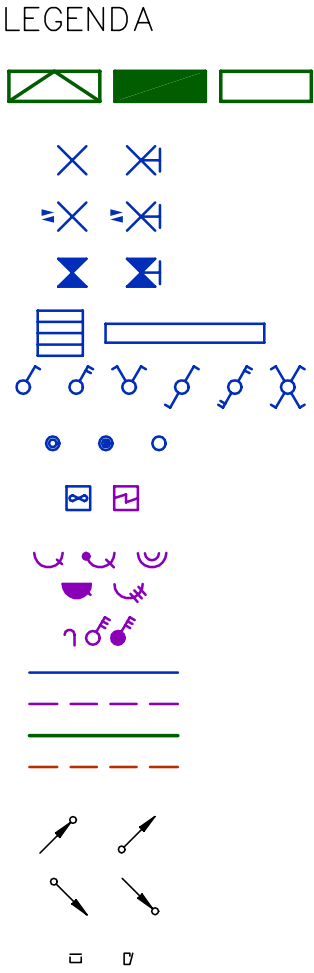

- PŘÍPOJKOVÁ SKŘÍŇ (HDS), HLAVNÍ ROZVÁDĚČ,  
PODRUŽNÝ ROZVÁDĚČ
- LED SVÍTIDLO (NÁHRADA ŽÁROVKOVÉHO)
- LED SVÍTIDLO S ČIDLEM
- LED SVÍTIDLO S NOUZOVÝM MODULEM
- LED SVÍTIDLO / (NÁHRADA ŽÁŘIVKOVÉHO)
- VYPÍNAČ ŘAZENÍ 1 / 2 / 5 / 6 / 6+6 / 7 / PROVEDENÍ IP44
- TLAČÍTKO / SE SIGNÁLKOU / KRABICE
- VENTILÁTOR / OSOUSEČ RUKOU
- ZÁSUVKA JEDNODUCHÁ / S PŘEP. OCHR. / DVOJITÁ  
ZÁSUVKA IP44 JEDNODUCHÁ / 3f
- VÝVOD / VYPÍNAČ 3f / IP44
- KABELY PRO SVĚTLNÉ OKRUHY  
KABELY PRO ZÁSUVKOVÉ OKRUHY  
NAPÁJECÍ PŘÍVODY / KABELY / VODIČE  
OVLÁDACÍ KABELY
- STOUPAJÍCÍ VEDENÍ - Z NIŽŠÍHO DO VYŠŠÍHO PATRA
- KLESAJÍCÍ VEDENÍ - Z VYŠŠÍHO DO NIŽŠÍHO PATRA
- ELEKTROINSTALAČNÍ LIŠTA / SBĚRNÝ DRŽÁK (HÁK)

LEGENDA MÍSTNOSTÍ		
OZN.	ÚČEL MÍSTNOSTI	PODLAHA
2.01	CHODBA S KUCHYŇKOU	13,3 PVC+SOKL
2.03	OKRUDOVÁ MÍSTNOST	1,2 KER. DLAŽBA+KER. OKLAD V. 1500
2.04	WC DĚVY	6,5 KER. DLAŽBA+KER. OKLAD V. 1500
2.05	WC CHLAPCI	7,3 KER. DLAŽBA+KER. OKLAD V. 1500
2.06	KANCELÁŘ	14,1 KOBEREČ
2.07	KANCELÁŘ	7,0 PVC+SOKL
2.08	CHODBA	19,3 PVC+SOKL
2.09	ŠKOLNÍ TŘÍDA	105,6 PVC+SOKL
2.10	PRODEJNA	7,8 PVC+SOKL
2.11	CHODBA	32,2 PVC+SOKL
2.12	OKRUD.	1,3 PVC+SOKL
2.13	WC DĚVY	7,1 KER. DLAŽBA+KER. OKLAD V. 1500
2.14	WC CHLAPCI	8,5 KER. DLAŽBA+KER. OKLAD V. 1500
2.15	KANCELÁŘ	14,0 KOBEREČ
2.16	KANCELÁŘ	6,9 KOBEREČ
2.17	ŠKOLNÍ TŘÍDA	105,3 PVC+SOKL
2.18	KANCELÁŘ	20,1 PVC+SOKL, KOBEREČ, KER. OKLAD V. 2980
2.19	KANCELÁŘ	13,4 KOBEREČ, KER. OKLAD V. 2980

POZNÁMKA: BOURANÉ PODLAHOVÉ KRYTINY

KRESLIL	PROJEKTANT	SCHVÁLIL	<div>DELANTE</div> <div>Onďrej Mazal, IČ: 86868110 Nikolčice 265, 691 71 Nikolčice e-mail: info@delante.cz, mob.: +420 728 021 541 www.delante.cz</div>	
ONDŘEJ MAZAL	ONDŘEJ MAZAL	ONDŘEJ MAZAL		
STAVEBNÍK: STATUTÁRNÍ MĚSTO BRNO, MĚSTSKÁ ČÁST BRNO - STARÝ LÍSKOVEC				
MÍSTO:	BRNO, KRYMSKÁ 2		ZAKÁZKOVÉ ČÍSLO DELANTE: 2501ELKR	
STAVBA:	OPRAVA ELEKTROINSTALACE OBJEKTU KRYMSKÁ 2, BRNO-STARÝ LÍSKOVEC		ARCHIVNÍ ČÍSLO: -	
ČÁST:	D.1.2.5 SILNOPROUD		DATUM: 03/2025	
OBSAH:	INSTALAČNÍ VÝKRES 2. NP		FORMÁT: A2	
			STUPEŇ PD: DPS	
			MĚŘÍTKO: 1:75	Č. VÝKRESU: D.1.2.5.2-05